


NOVÉ ZAŘÍZENÍ

Trasa nové splaškové kanalizace – DN 300

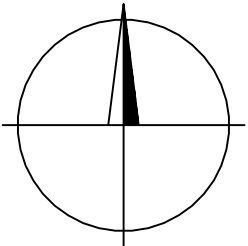


Revizní, lomová (spojná) šachta

Š 10 207,25 0,380
Číslo šachty kóta poklopu v m.n.m.
kóta dna stoky v m.n.m. (odtok) - staničení v km

Návrh umístění kanalizační odbočky


Revizní šachta přípojky PVC DN 400

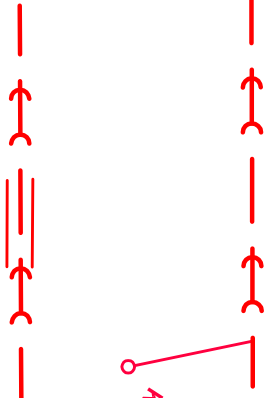

Protlak ocelové chráničky pod státní silnicí
DN 500 – splašková kanalizace

protlak oc.chránička
DN 500, d. 7,0 m

STOKA AB-3
Kan. trouby PP - DN 300
- délka 458 bm, Š 64 - Š 76

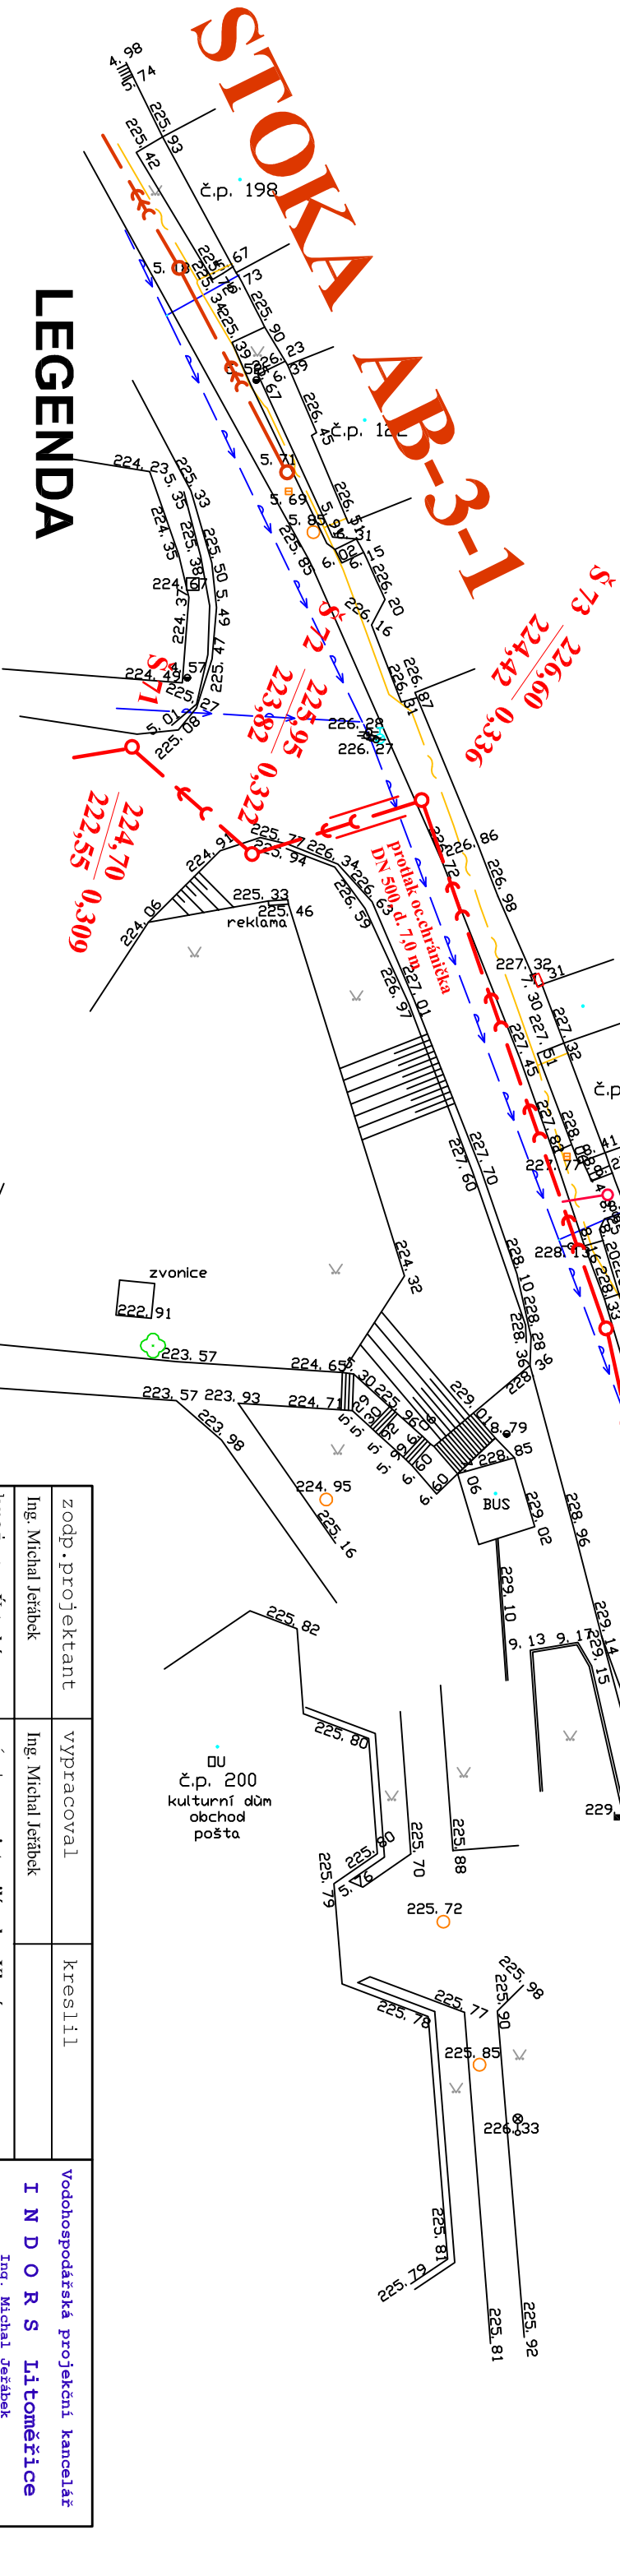

LEGENDA

STÁVAJÍCÍ ZAŘÍZENÍ V TRASE NOVÉ KANALIZACE

STÁVAJÍCÍ DEŠŤOVÁ KANALIZACE

STÁVAJÍCÍ JEDNOTNÁ KANALIZACE

STÁVAJÍCÍ VODOVODNÍ ROZVODNÉ ŘÁDY

KABELY ELEKTRO

KABELY SPOJŮ

zodp.projektant		vypracoval		kreslil		Vodohospodářská projekční kancelář						
Ing. Michal Jerábek		Ing. Michal Jerábek				I N D O R S Litoměřice						
kraj : Ústecký		místo : intravilán obce Klapy		Ing. Michal Jerábek								
investor : Obec Klapy				Velká Dominikánská 10, 412 01 Litoměřice Tel.: 776 785 535, indors@email.cz								
název dokumentace :		účel		DPS								
KANALIZACE A ČOV KLAPÝ Dokumentace pro provádění stavby		číslo zakázky		00373								
		datum		05/2018 / 06/2019								
		měřítko : 1 : 500		příloha : D.1.6								
PODROBNÁ SITUACE STAVBY HLAVNÍ STOKY - část V												
paré číslo :		1 2 3 4 5 6 7 8 9 0										