


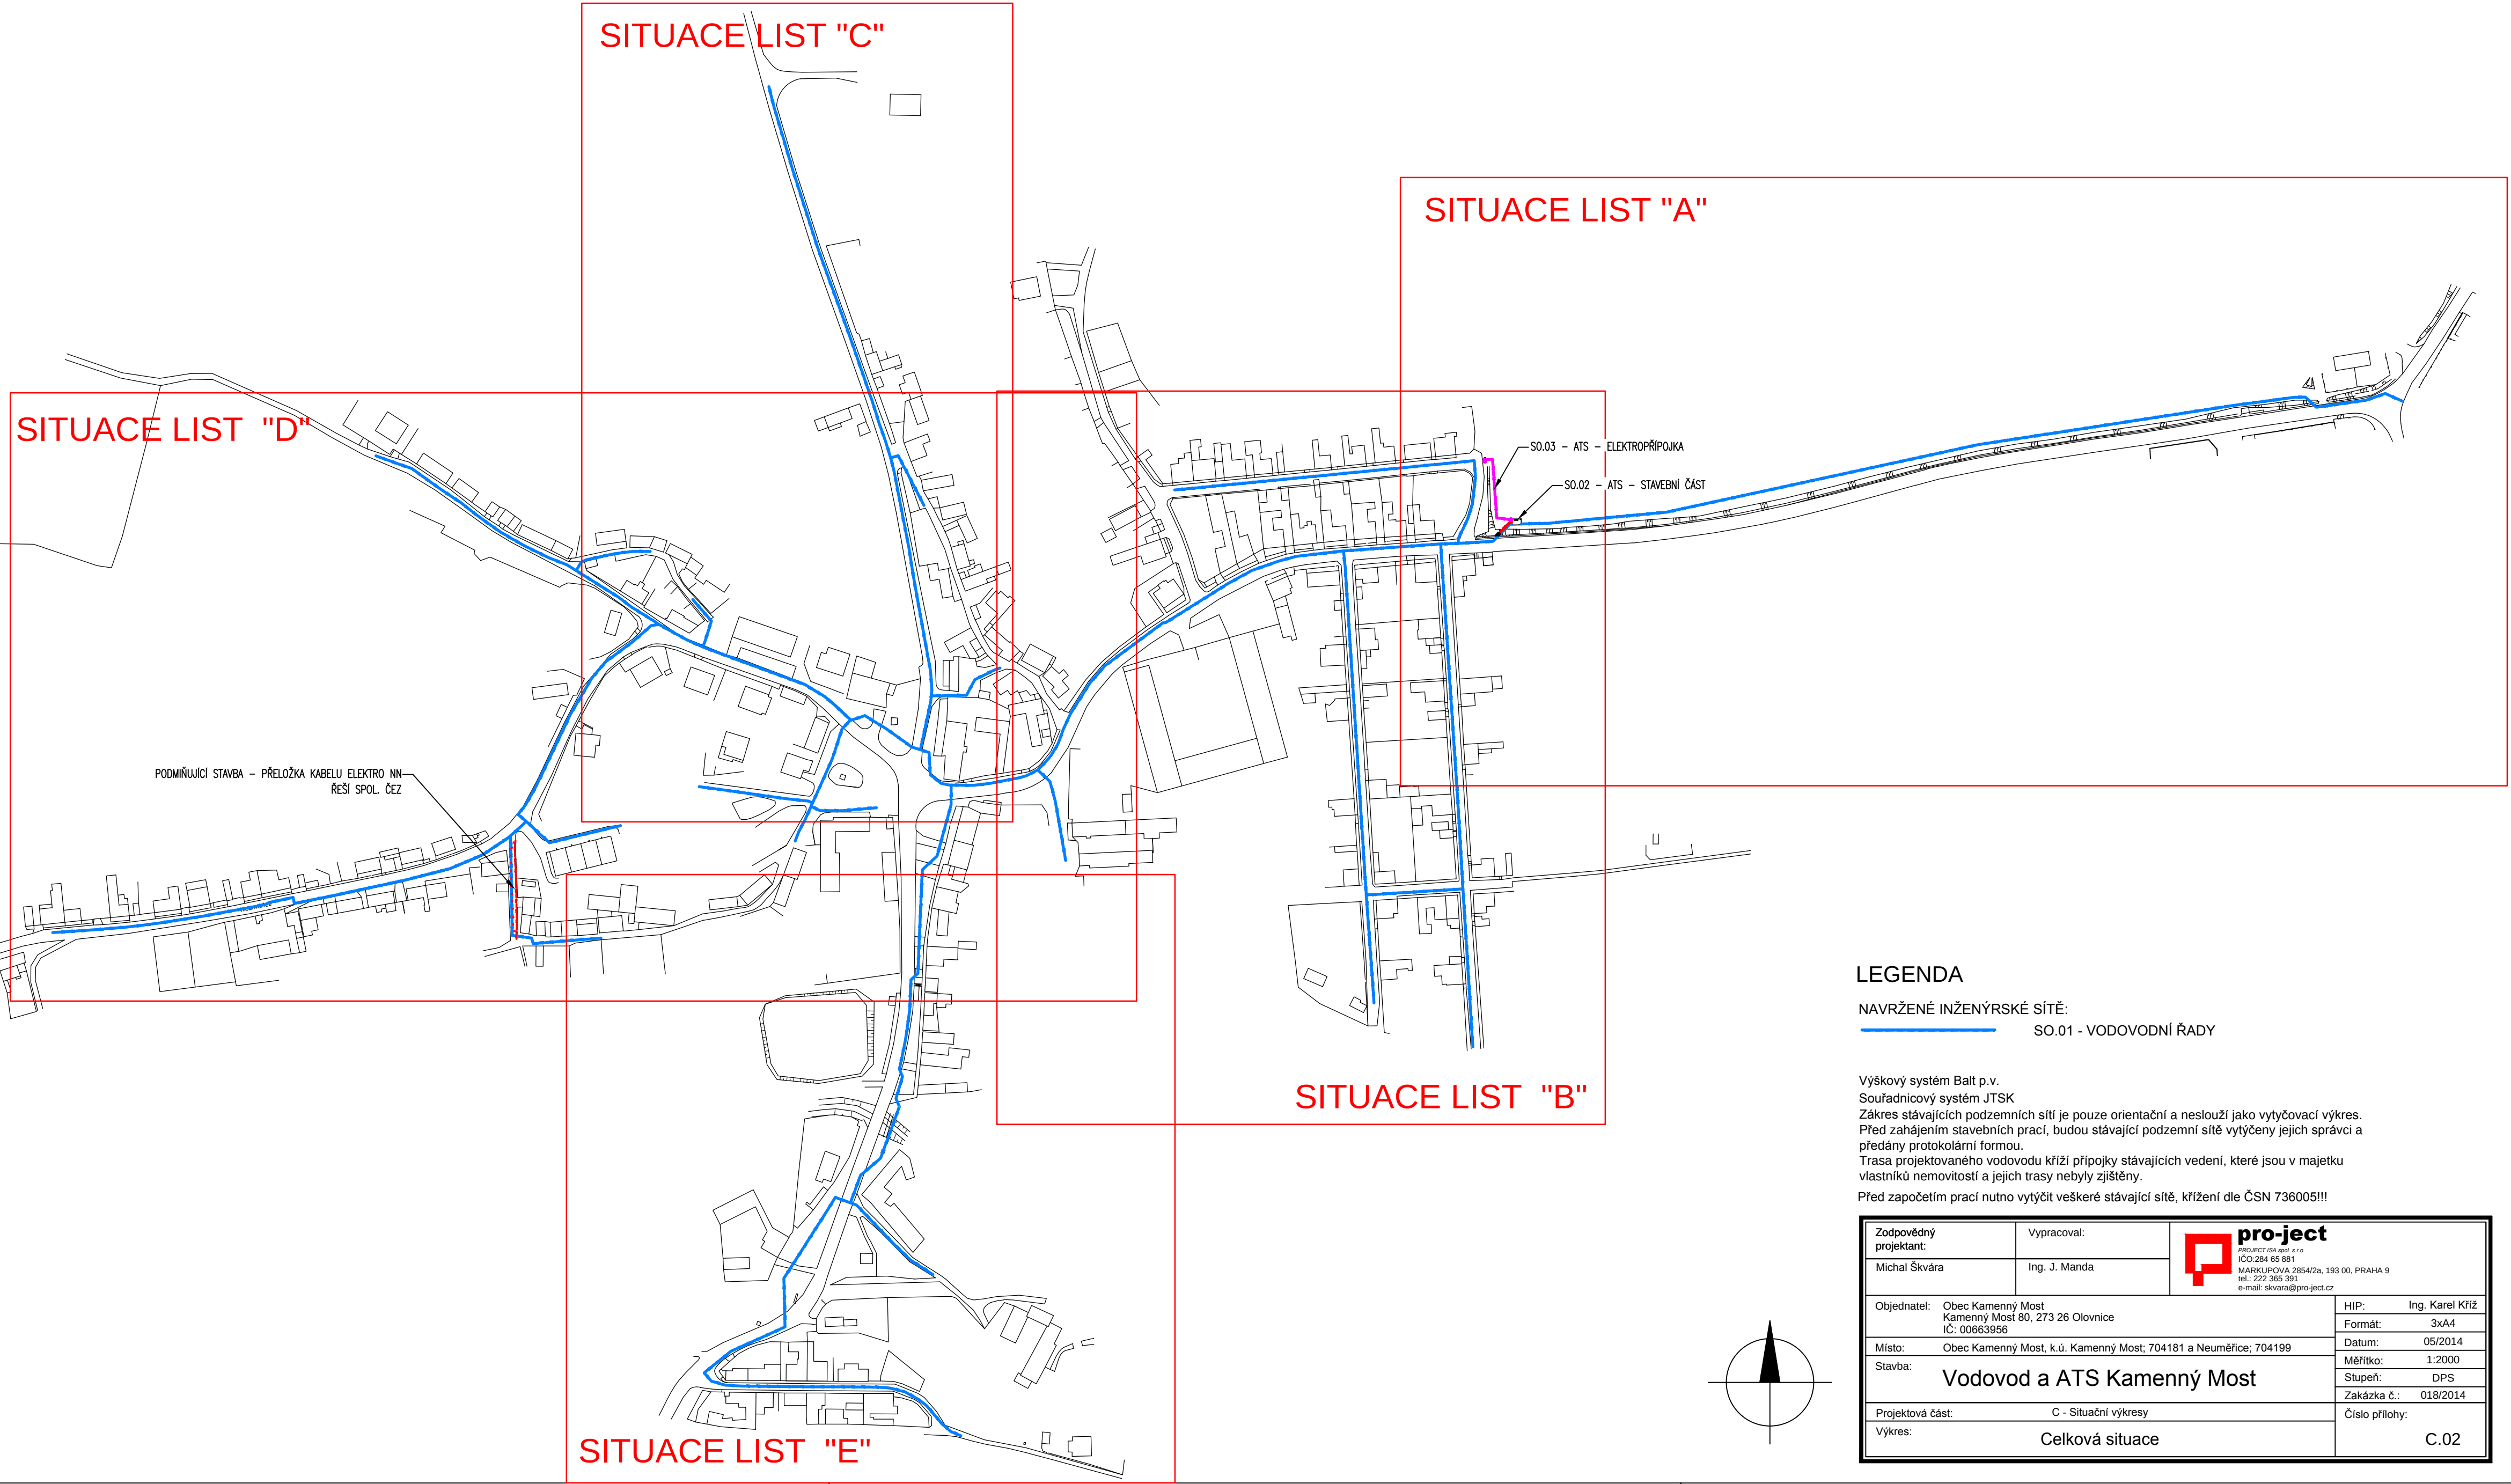

LEGENDA

NAVRŽENÉ INŽENÝRSKÉ SÍTĚ:
SO.01 - VODOVODNÍ ŘADY

Výškový systém Balt p.v.
Souřadnicový systém JTSK
Zákres stávajících podzemních sítí je pouze orientační a neslouží jako vytyčovací výkres.
Před zahájením stavebních prací, budou stávající podzemní sítě vytyčeny jejich správci a předány protokolární formou.
Trasa projektovaného vodovodu kříží přípojky stávajících vedení, které jsou v majetku vlastníků nemovitostí a jejich trasy nebyly zjištěny.
Před započatím prací nutno vytyčit veškeré stávající sítě, křížení dle ČSN 736005!!!

Zodpovědný projektant:	Vypracoval:	 pro-ject PROJEKT ISA spol. s r.o. IČO: 284 65 881 MARKUPOVA 2854/2a, 193 00, PRAHA 9 tel.: 222 365 391 e-mail: skvara@pro-ject.cz
Michal Škvára	Ing. J. Manda	
Objednatel: Obec Kamenný Most Kamenný Most 80, 273 26 Olovnice IČ: 00663956		HIP: Ing. Karel Kříž
Místo: Obec Kamenný Most, k.ú. Kamenný Most; 704181 a Neuměřice; 704199		Formát: 3xA4
Stavba: Vodovod a ATS Kamenný Most		Datum: 05/2014
		Měřítko: 1:2000
		Stupeň: DPS
Projektová část: C - Situační výkresy	Zakázka č.: 018/2014	
Výkres:	Číslo přílohy:	
Celková situace		C.02