


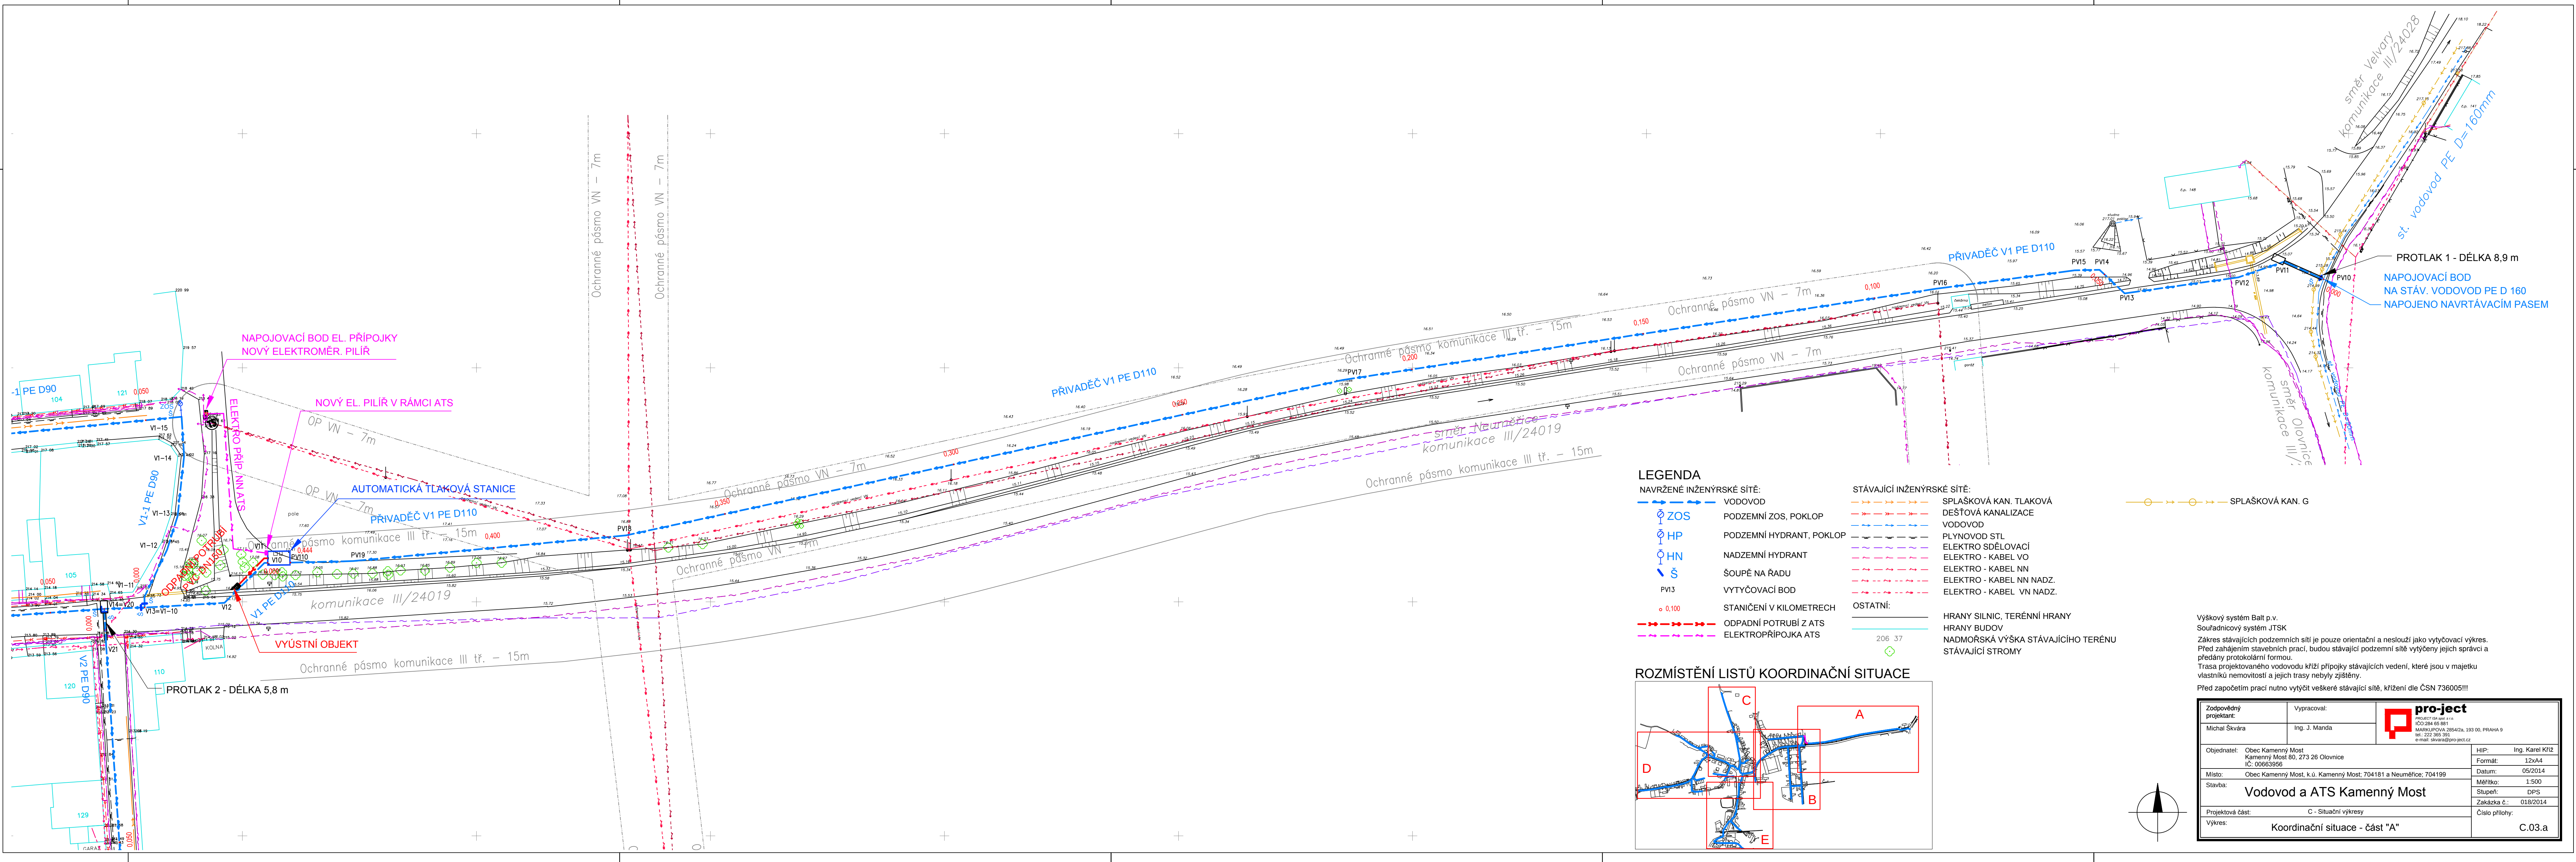

LEGENDA


NAVRŽENÉ INŽENÝRSKÉ SÍTĚ:

- VODOVOD
- PODZEMNÍ ZOS, POKLOP
- PODZEMNÍ HYDRANT, POKLOP
- NADZEMNÍ HYDRANT
- ŠOUPĚ NA RADU
- VYTÝČOVACÍ BOD
- STANIČENÍ V KILOMETRECH
- ODPADNÍ POTRUBÍ Z ATS
- ELEKTROPŘÍPOJKA ATS

STÁVAJÍCÍ INŽENÝRSKÉ SÍTĚ:

- SPLAŠKOVÁ KAN. TLAKOVÁ
- DEŠŤOVÁ KANALIZACE
- VODOVOD
- PLYNOVOD STL
- ELEKTRO SDĚLOVACÍ
- ELEKTRO - KABEL VO
- ELEKTRO - KABEL NN
- ELEKTRO - KABEL NN NADZ.
- ELEKTRO - KABEL VN NADZ.
- OSTATNÍ:
- HRANY SILNIC, TERÉNNÍ HRANY
- HRANY BUDOV
- NADMOŘSKÁ VÝŠKA STÁVAJÍCÍHO TERÉNU
- STÁVAJÍCÍ STROMY

ROZMÍSTĚNÍ LISTŮ KOORDINAČNÍ SITUACE

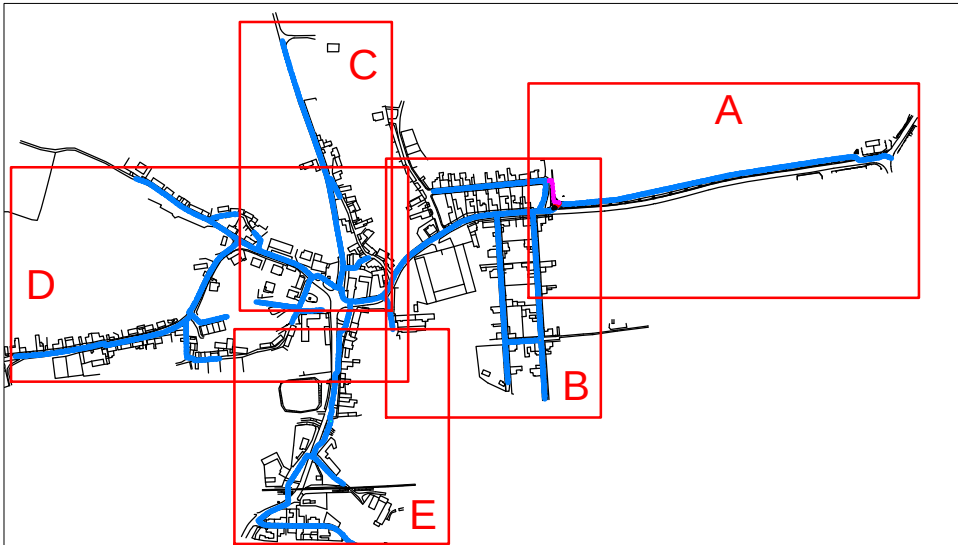

Výškový systém Balt p.v.
Souřadnicový systém JTSK
Zákres stávajících podzemních sítí je pouze orientační a neslouží jako vytyčovací výkres.
Před zahájením stavebních prací, budou stávající podzemní sítě vytyčeny jejich správci a předány protokolární formou.
Trasa projektovaného vodovodu kříží přípojky stávajících vedení, které jsou v majetku vlastníků nemovitostí a jejich trasy nebyly zjištěny.
Před započatím prací nutno vytyčit veškeré stávající sítě, křížení dle ČSN 736005!!!

Zodpovědný projektant: Michal Škvára	Vypracoval: Ing. J. Manda	pro-ject PROJEKČNÍ A S. s. r. o. IČO: 284 65 881 MAKROUPOVÁ 28542a, 193 00, PRAHA 9 tel. 222 965 981 e-mail: skvara@pro-ject.cz
Objednatel: Obec Kamenný Most Kamenný Most 80, 273 26 Olomnice IČ: 00663956	Místo: Obec Kamenný Most, k.ú. Kamenný Most; 704181 a Neuměřice; 704199	Stavba: Vodovod a ATS Kamenný Most
Projektová část: Výkres:	C - Situační výkresy Koordináční situace - část "A"	HIP: Ing. Karel Kříž Formát: 12x44 Datum: 05/2014 Měřítko: 1:500 Stupeň: DPS Zakázka č.: 018/2014 Číslo přílohy: C.03.a