


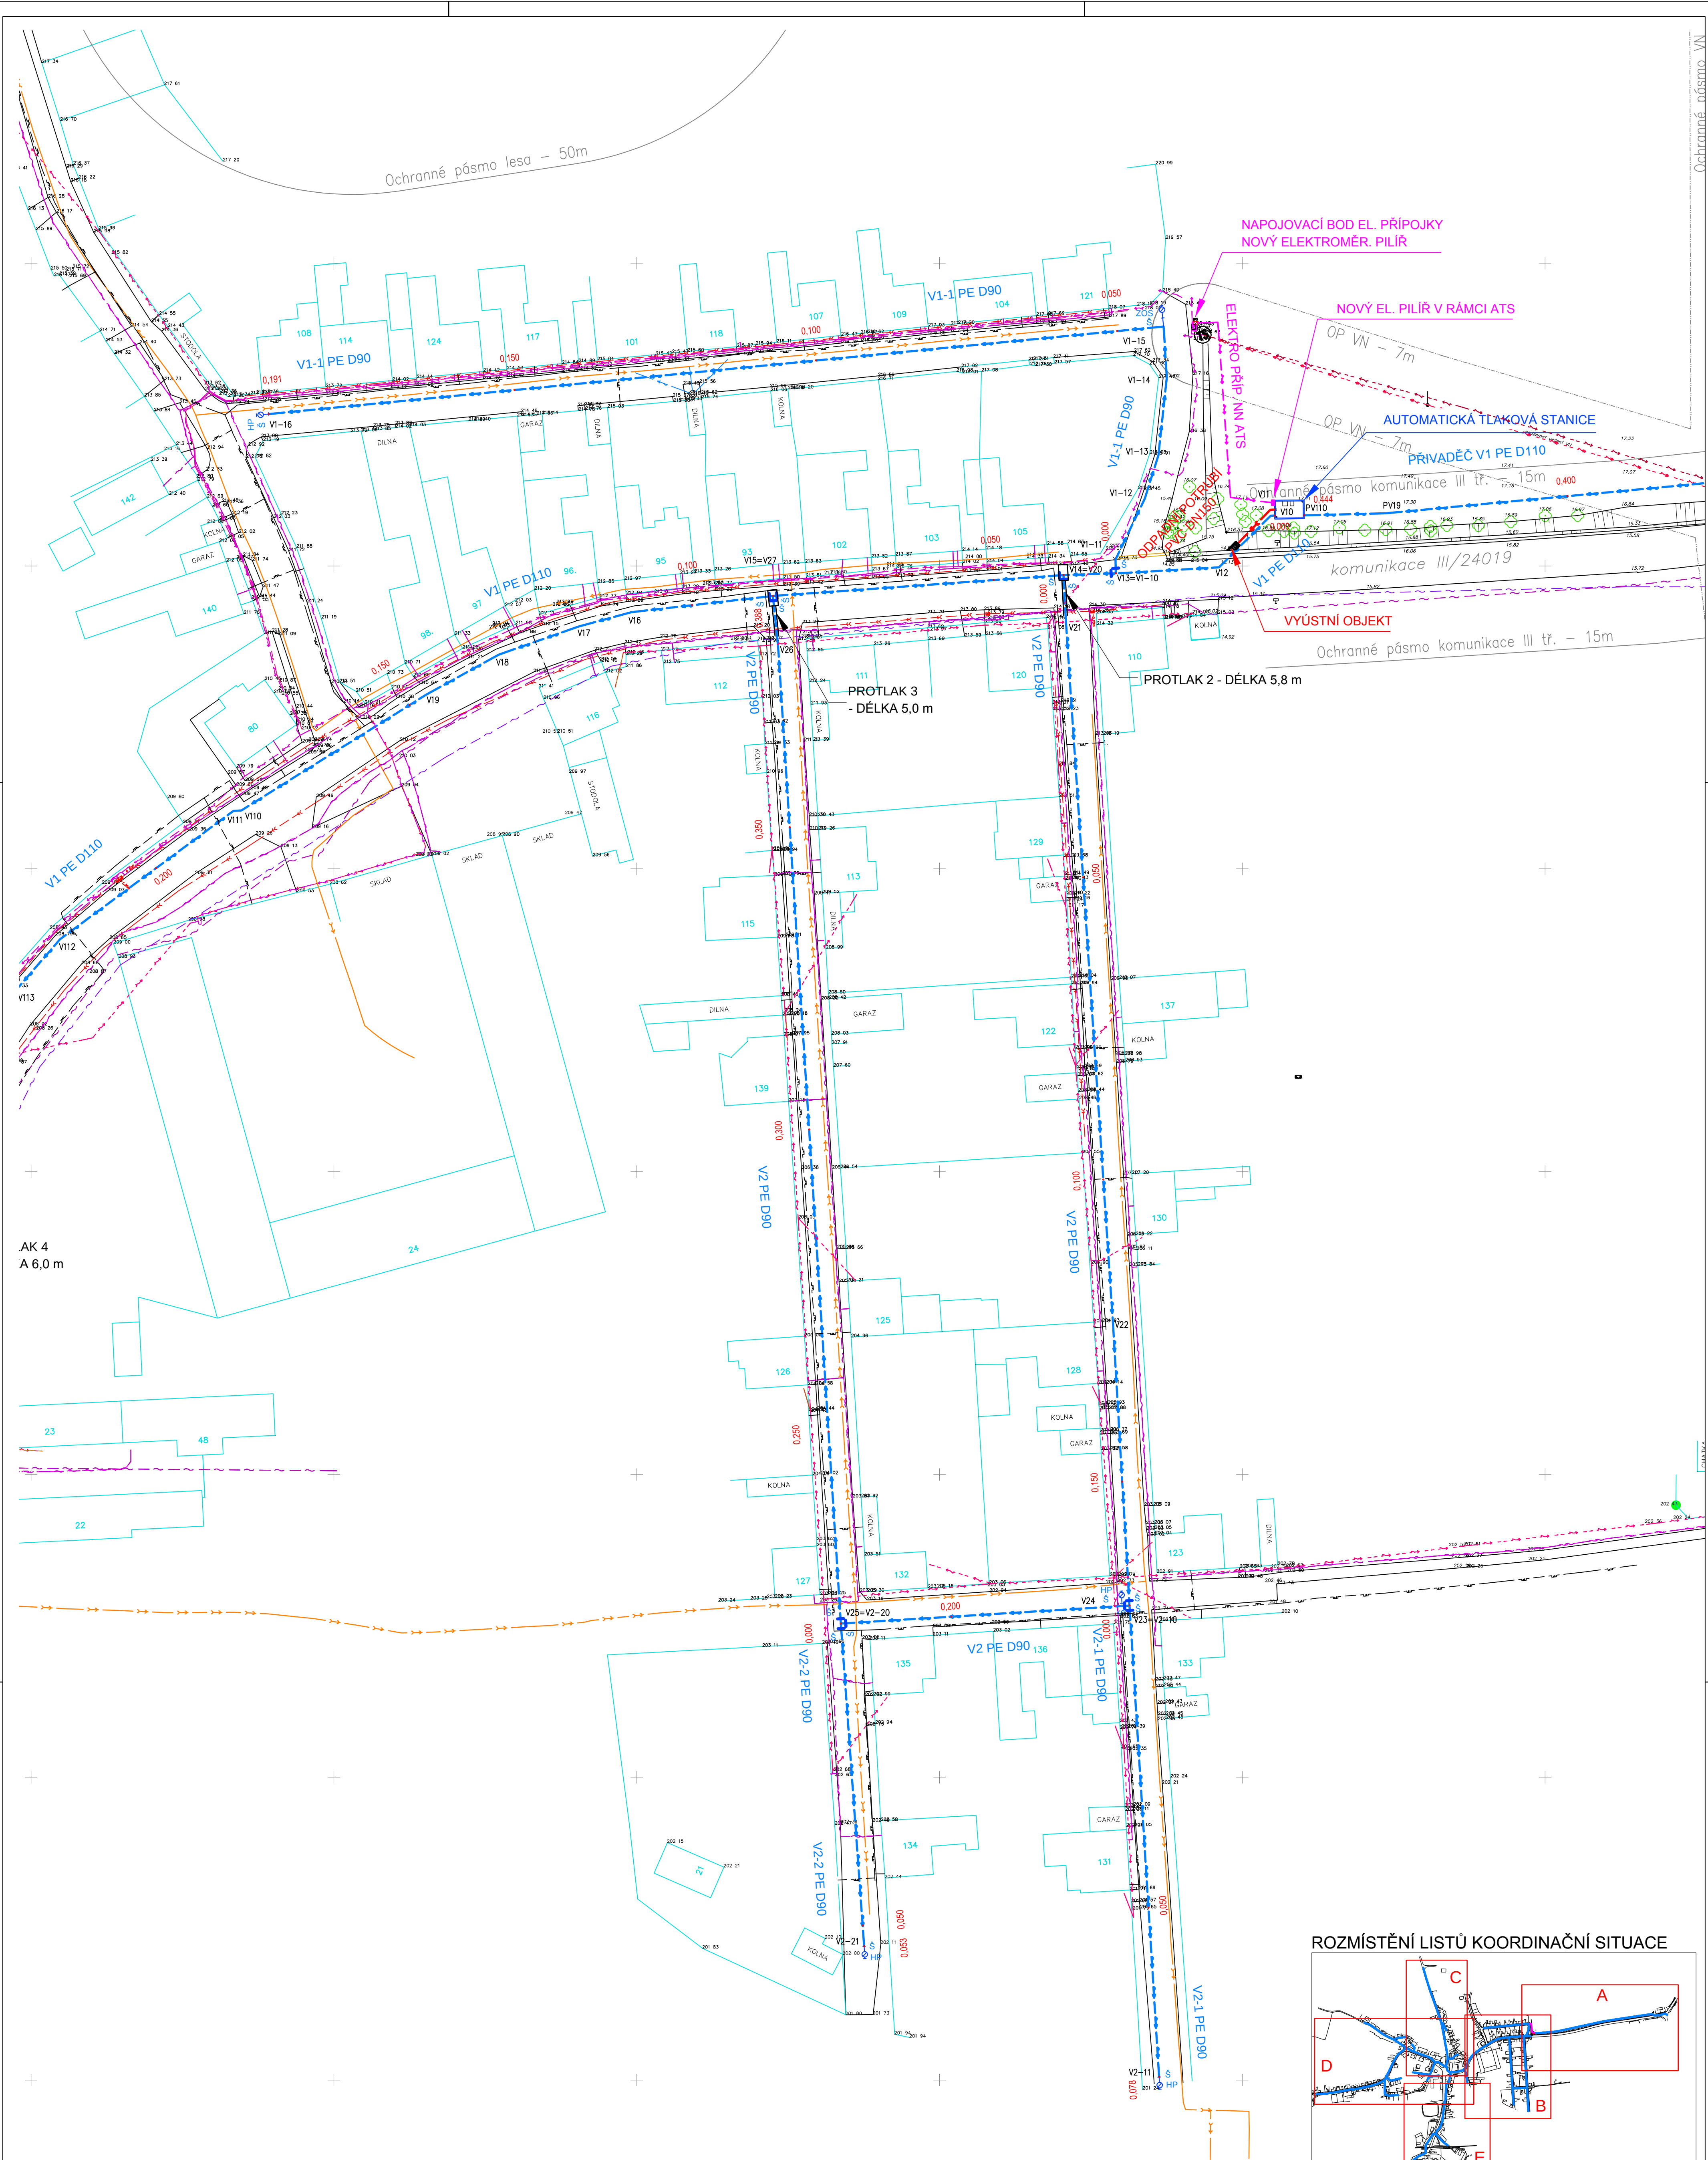

AK 4
A 6,0 m

LEGENDA

- NAVŘZENÉ INŽENÝRSKÉ SÍTĚ:


 - VODOVOD
 - PODZEMNÍ ZOS, POKLOP
 - PODZEMNÍ HYDRANT, POKLOP
 - NADZEMNÍ HYDRANT
 - ŠOUPĚ NA ŘADU
 - VYTYČOVACÍ BOD
 - STANIČENÍ V KILOMETRECH
 - ODPAVNÍ POTRUBÍ Z ATS
 - ELEKTROPŘÍPOJKA ATS
- STÁVAJÍCÍ INŽENÝRSKÉ SÍTĚ:

 - SPLAŠKOVÁ KAN. TLAKOVÁ
 - DEŠŤOVÁ KANALIZACE
 - VODOVOD
 - PLYNOVOD STL
 - ELEKTRO SDĚLOVACÍ
 - ELEKTRO - KABEL VO
 - ELEKTRO - KABEL NN
 - ELEKTRO - KABEL NN NADZ.
 - ELEKTRO - KABEL VN NADZ.

OSTATNÍ:

 - HRANY SILNIC, TERÉNNÍ HRANY
 - HRANY BUDOV
 - NADMOŘSKÁ VÝŠKA STÁVAJÍCÍHO TERÉNU
 - STÁVAJÍCÍ STROMY

ROZMÍSTĚNÍ LISTŮ KOORDINAČNÍ SITUACE

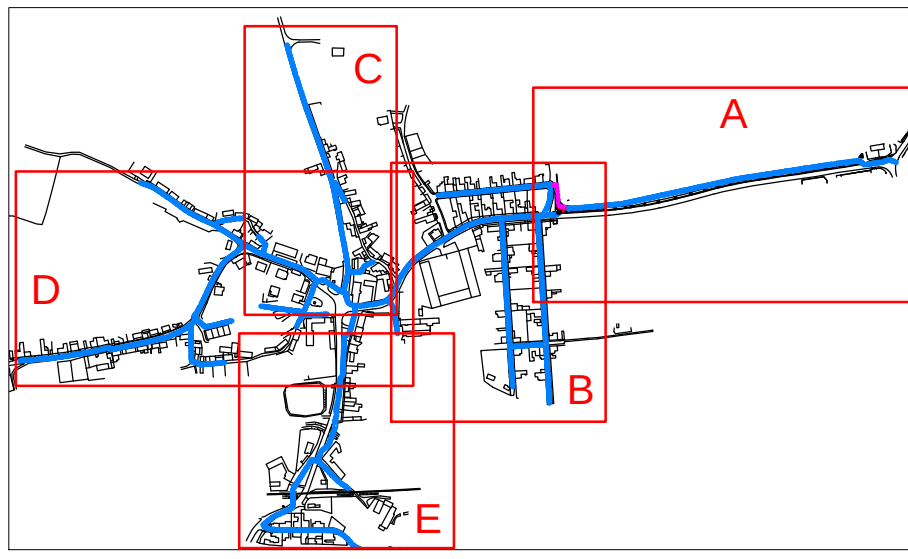

Výškový systém Balt p.v.
Souřadnicový systém JTSK

Zákes stávajících podzemních sítí je pouze orientační a neslouží jako vytyčovací výkres. Před zahájením stavebních prací, budou stávající podzemní sítě vytyčeny jejich správci a předány protokolární formou.

Trasa projektovaného vodovodu kříží přípojky stávajících vedení, které jsou v majetku vlastníků nemovitostí a jejich trasy nebyly zjištěny.

Před započítím prací nutno vytyčit veškeré stávající sítě, křížení dle ČSN 736005/II!

Zodpovědný projektant: Michal Skvára	Vypracoval: Ing. J. Manda	 PROJEKT s.r.o. s úř. IČO: 264 60 681 MARKETPOVA 28542a, 193 00, PRAHA 9 tel.: 222 966 381 e-mail: skvara@pro-ject.cz
Objednatel: Obec Kamenný Most Kamenný Most 80, 273 26 Olovnice IČ: 00663566	HIP: Ing. Karel Kříž	
Místo: Obec Kamenný Most, k.ú. Kamenný Most, 704181 a Neuměřice, 704199	Datum: 05/2014	
Stavba: Vodovod a ATS Kamenný Most	Měřítko: 1:500	
Projektová část: C - Situační výkresy	Stupeň: DPS	
Výkres: Koordinální situace - část "B"	Zakázka č.: 018/2014	Číslo přílohy: C.03.b