



PŮDORYS

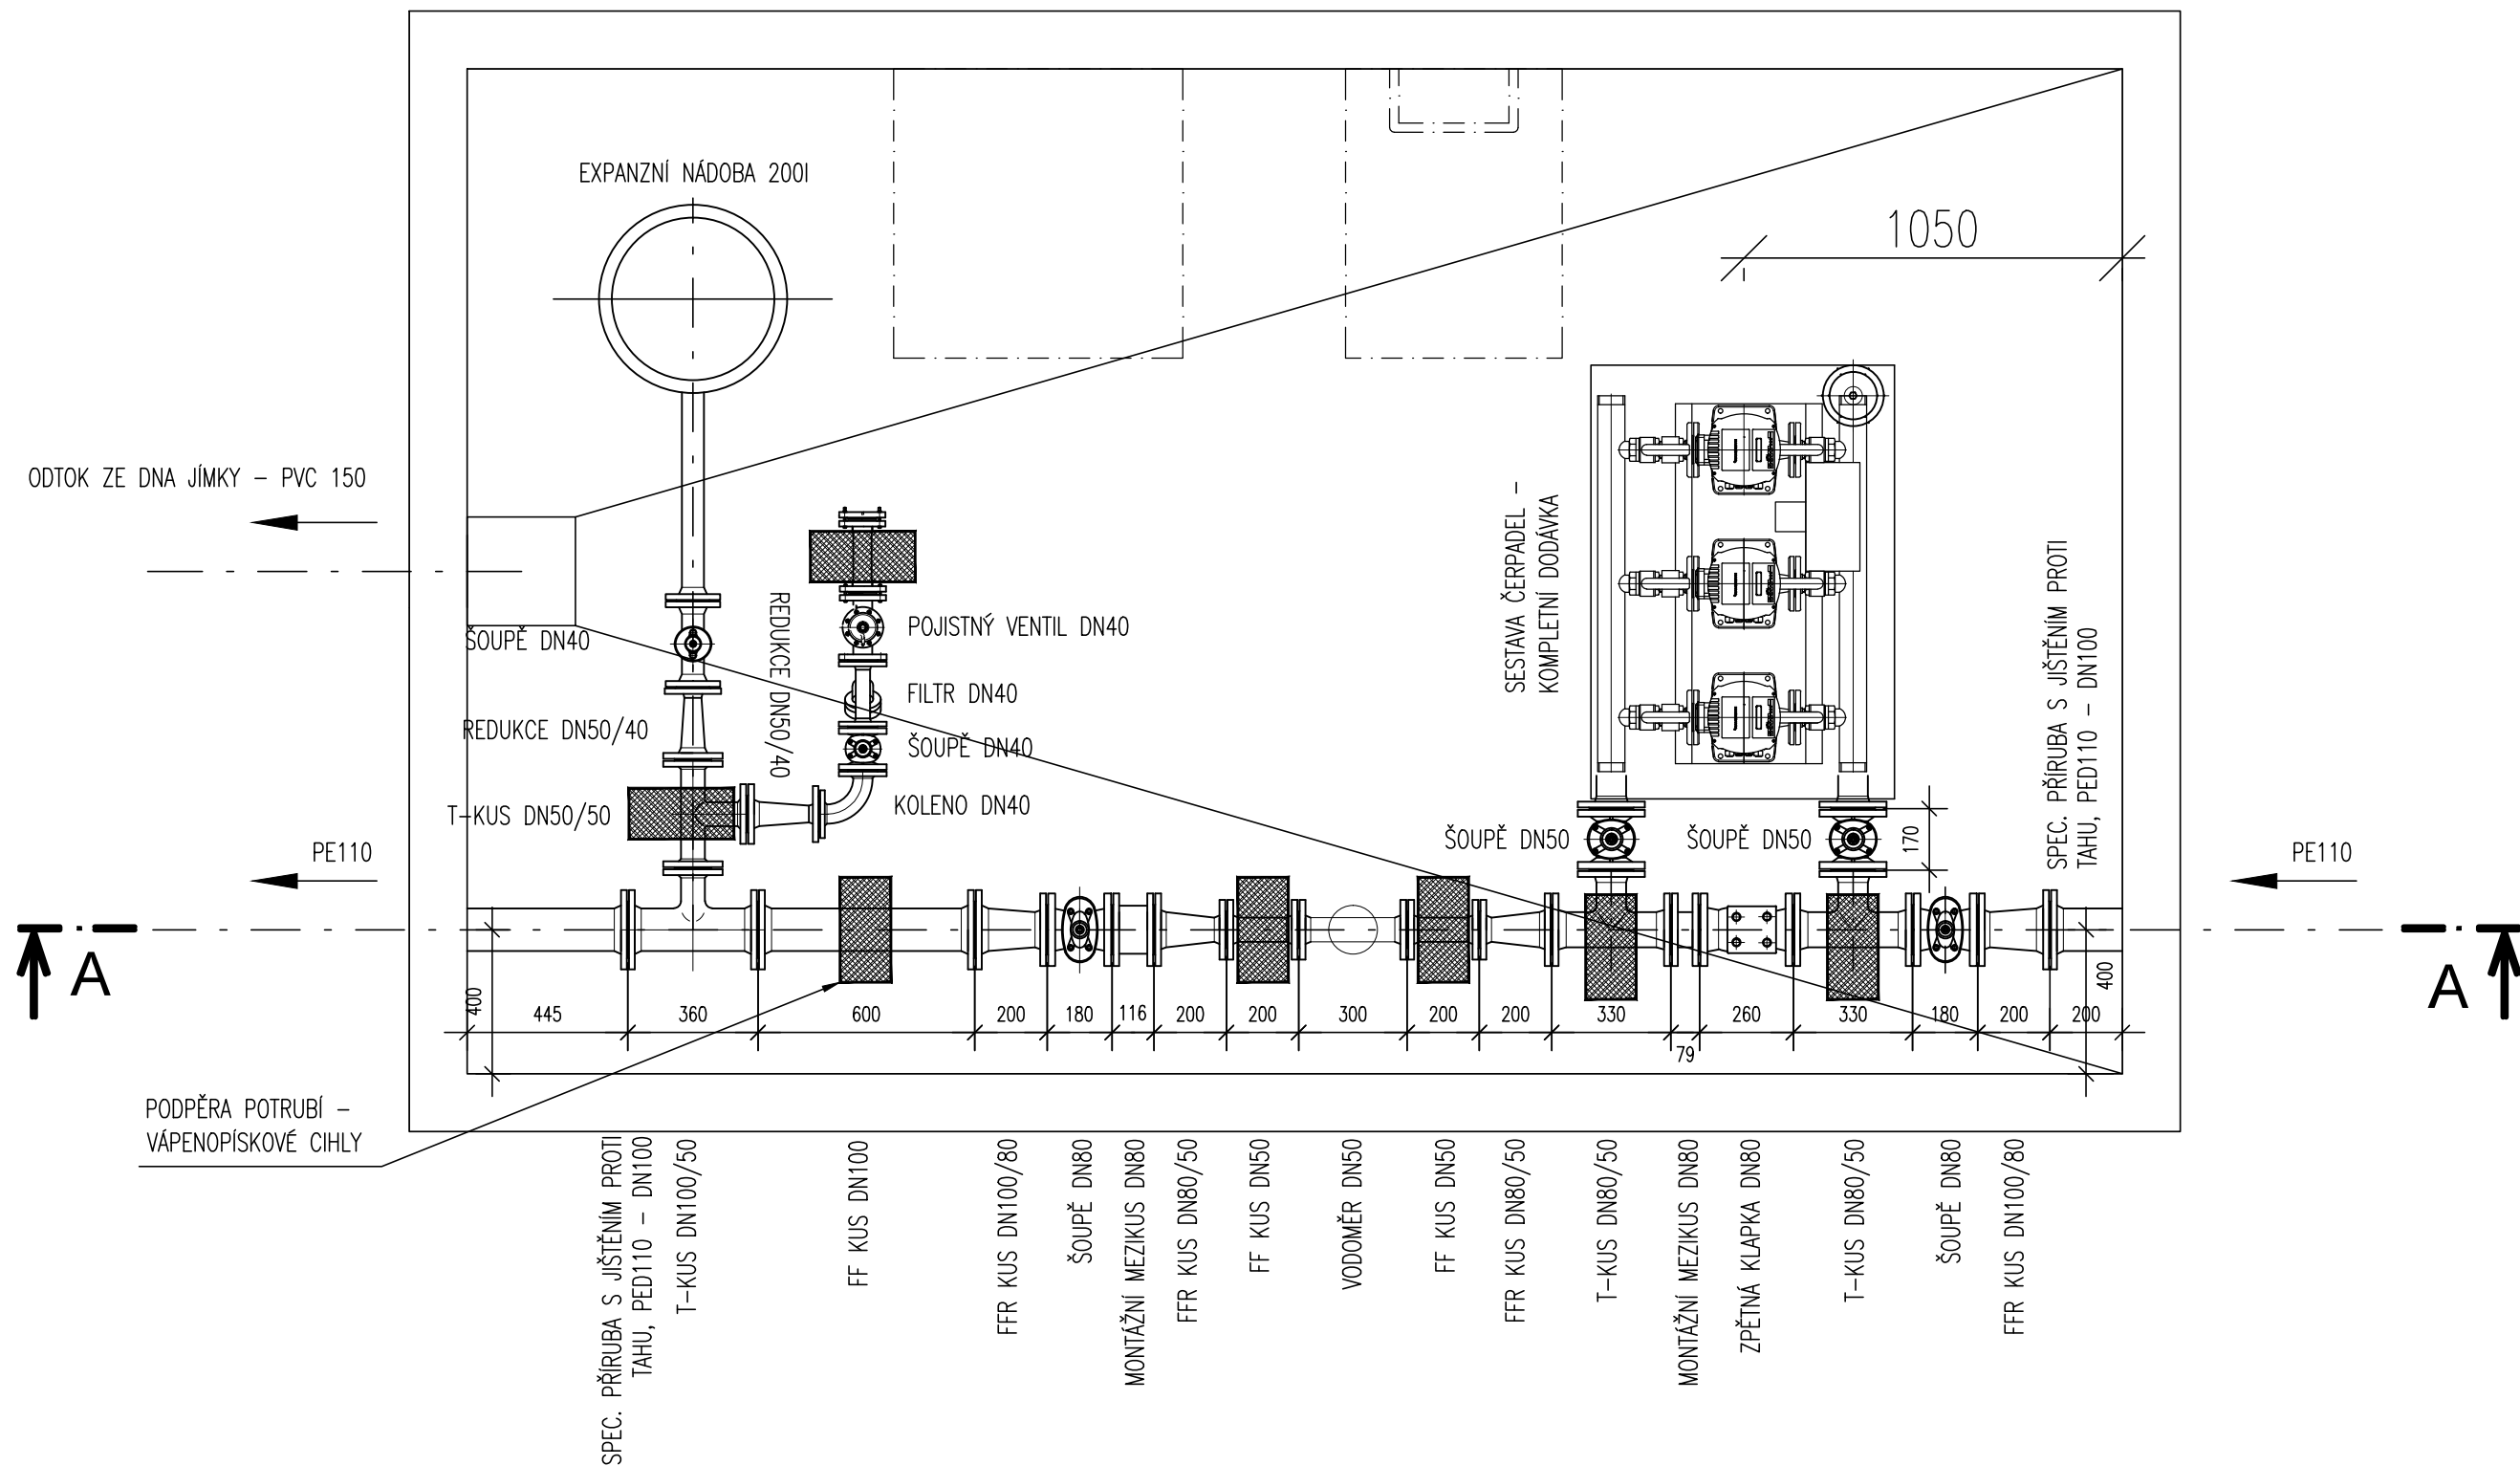

ŘEZ A-A

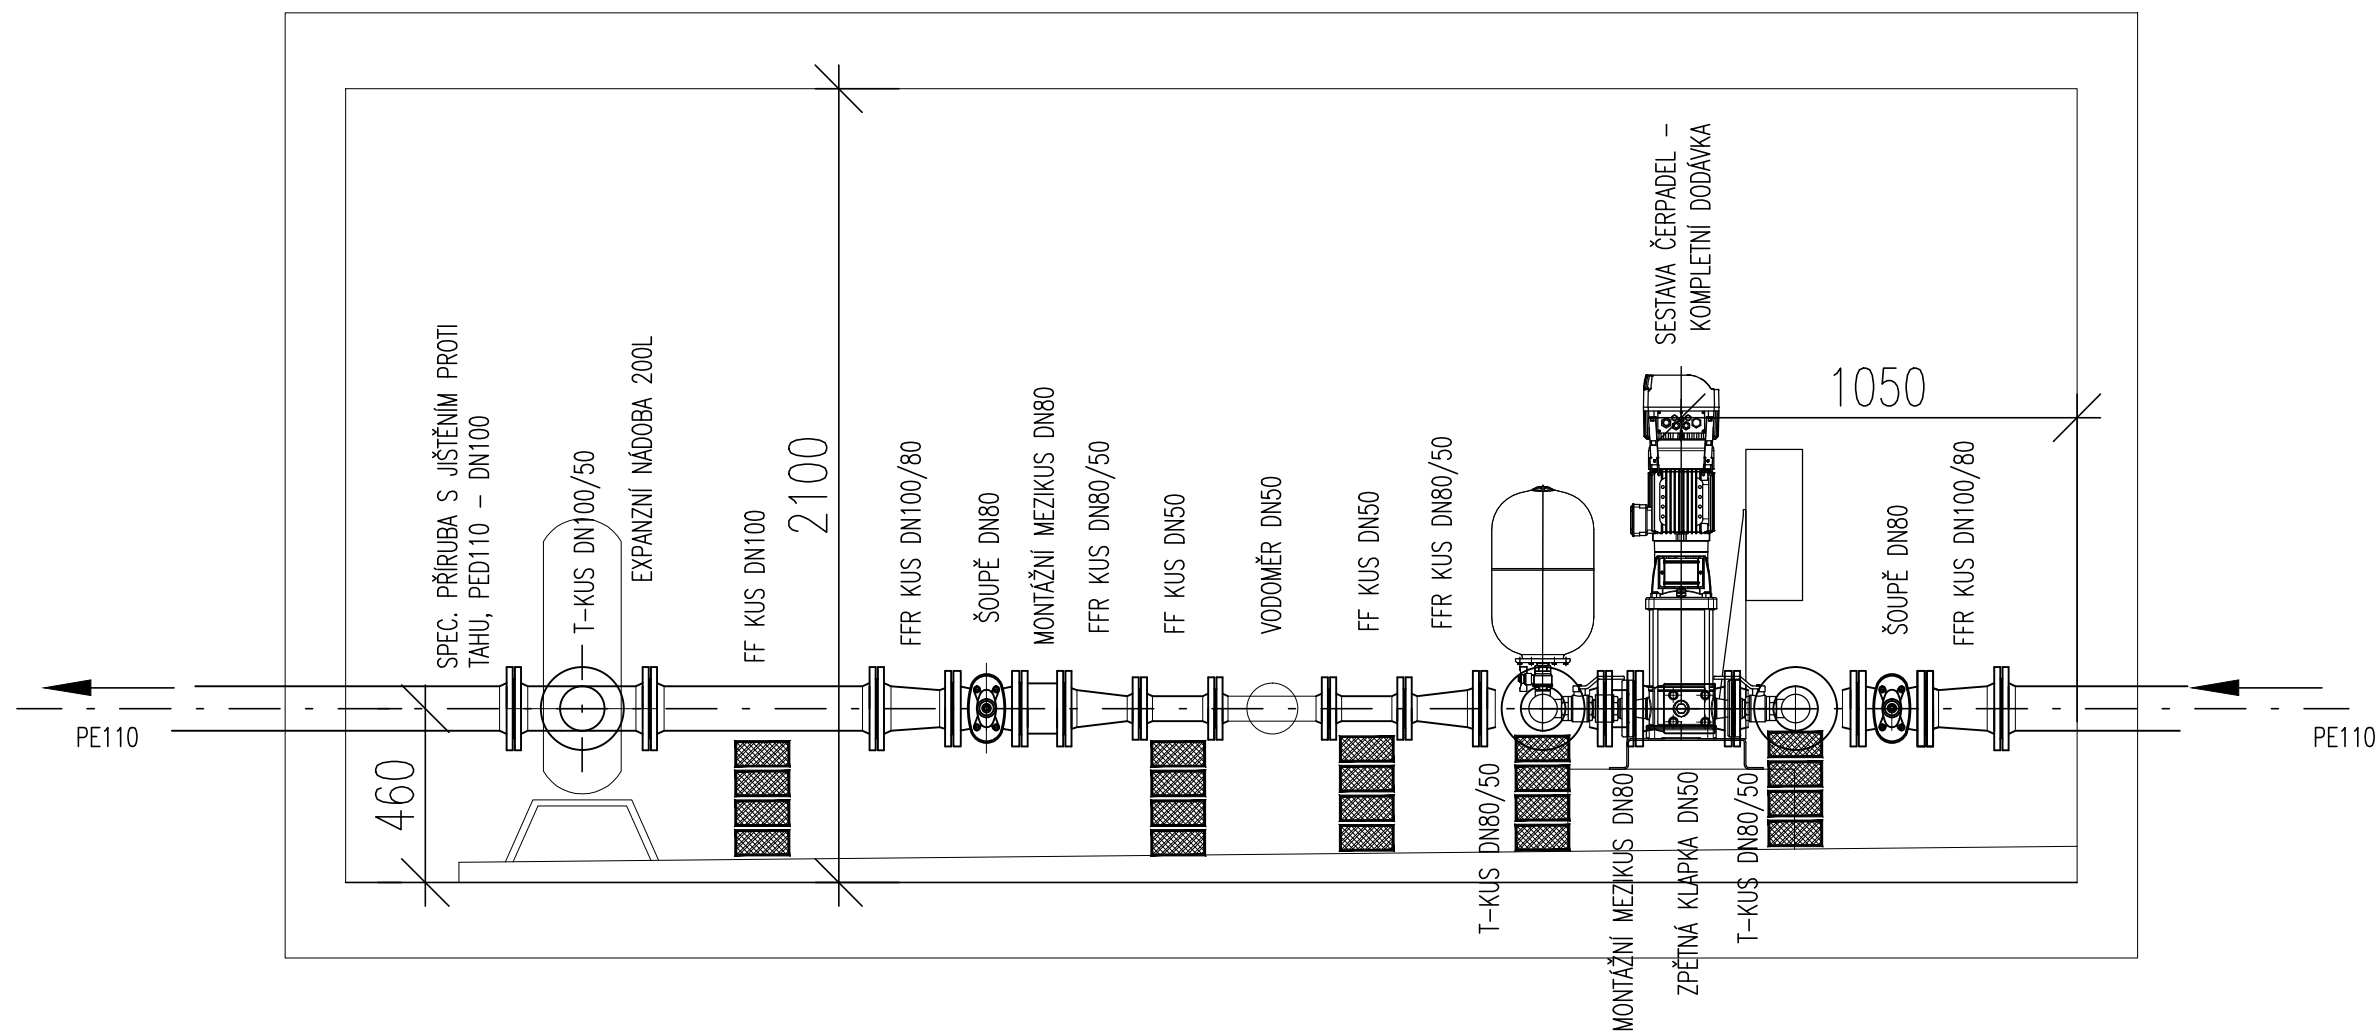

Zodpovědný projektant:		Vypracoval:	
Michal Škvára		Ing. J. Manda	
Objednatel: Obec Kamenný Most Kamenný Most 80, 273 26 Olovnice IČ: 00663956		pro-ject PROJEKT S4 spol. s r.o. IČO: 284 65 881 MARKUPOVA 2854/2a, 193 00, PRAHA 9 tel.: 222 365 391 e-mail: skvara@pro-ject.cz	
Místo: Obec Kamenný Most, k.ú. Kamenný Most; 704181 a Neuměřice; 704199		HIP: Ing. Karel Kříž	
Stavba: Vodovod a ATS Kamenný Most		Formát: 6x A4	
Projektová část: PS.01 - ATS - Technologické vybavení		Datum: 05/2014	
Výkres: Půdorys a řez vstrojení ATS		Měřítko: 1:40	
		Stupeň: DPS	
		Zakázka č.: 018/2014	
		Číslo přílohy: SO.02 D.2.b.1	