



ŘEZ A-A

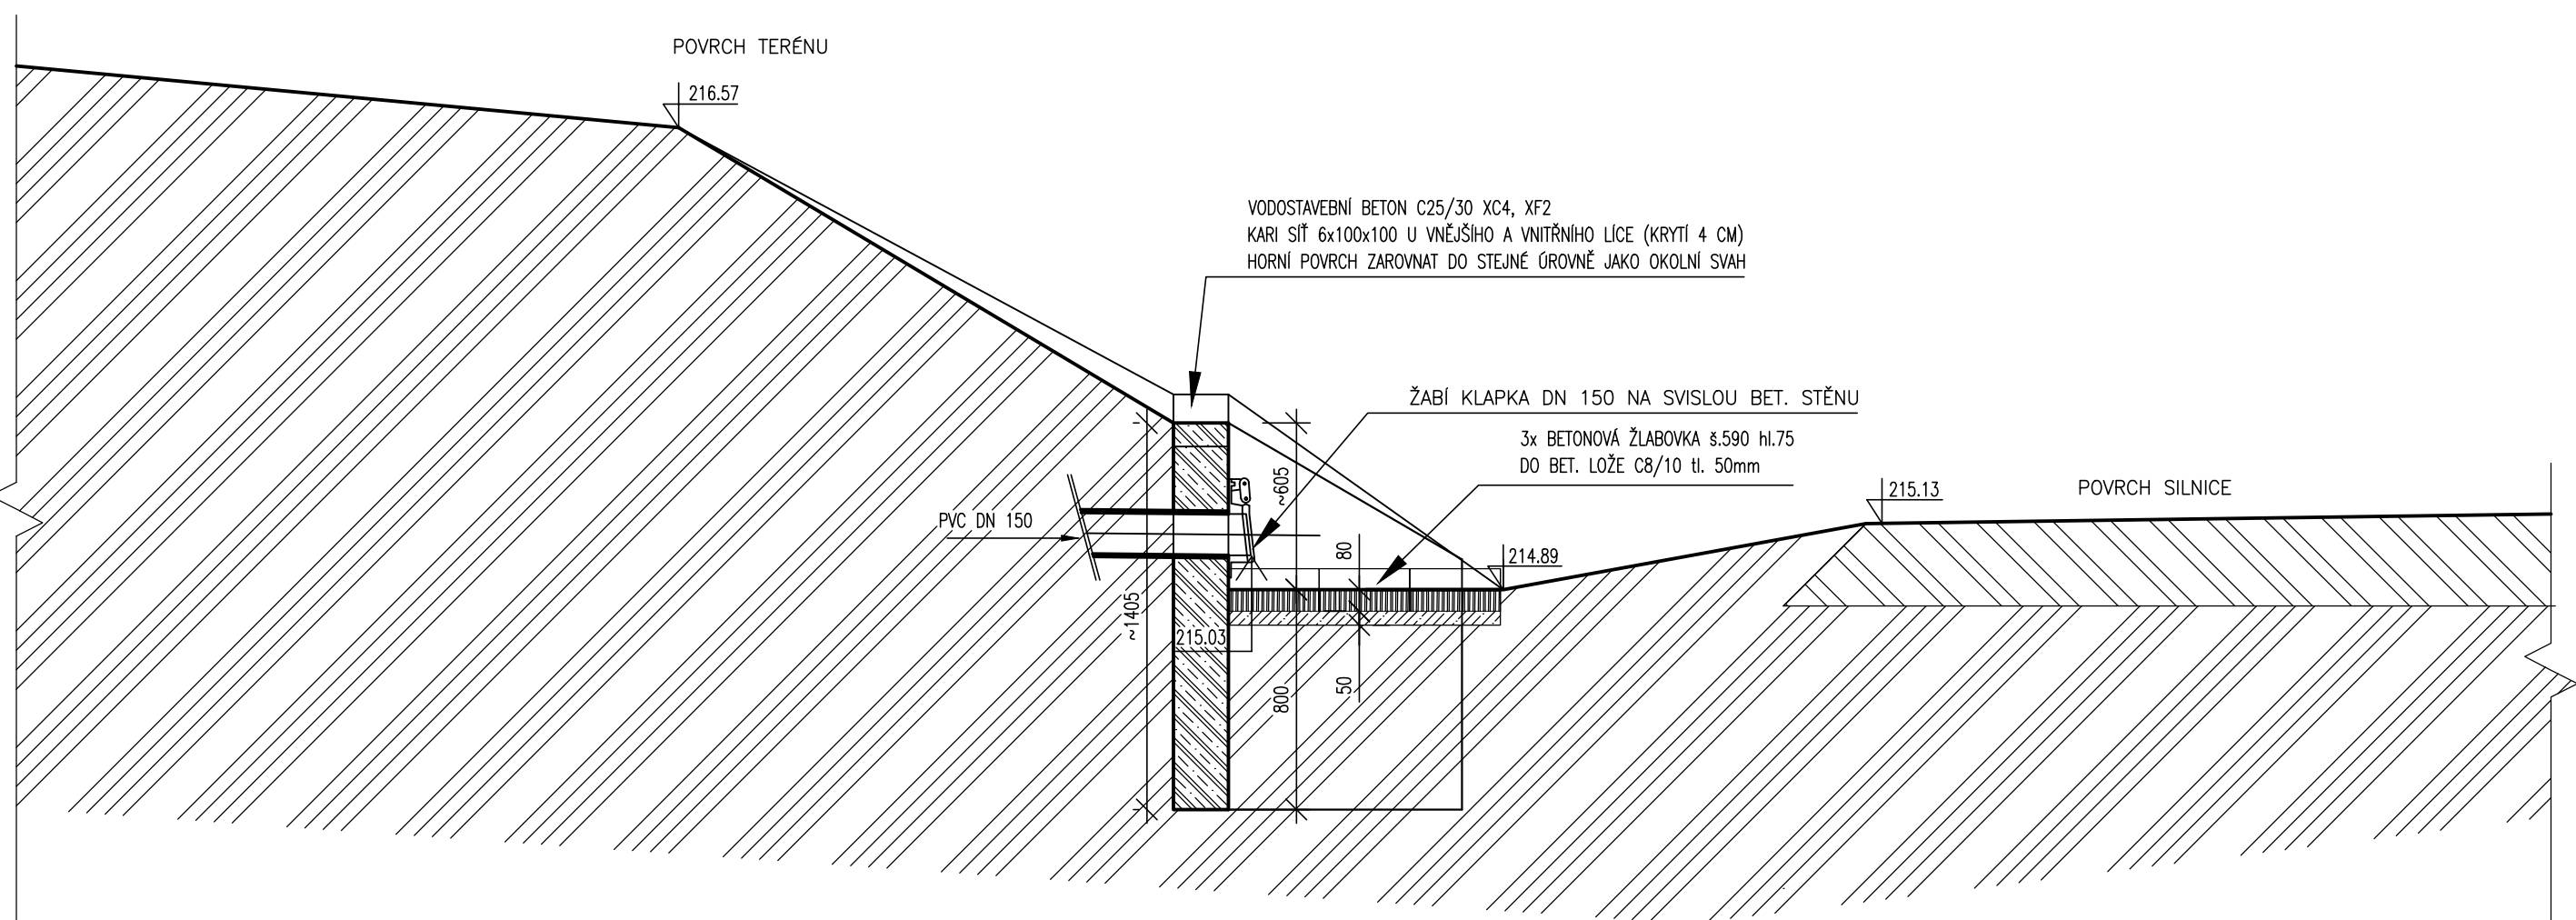

PŮDORYS

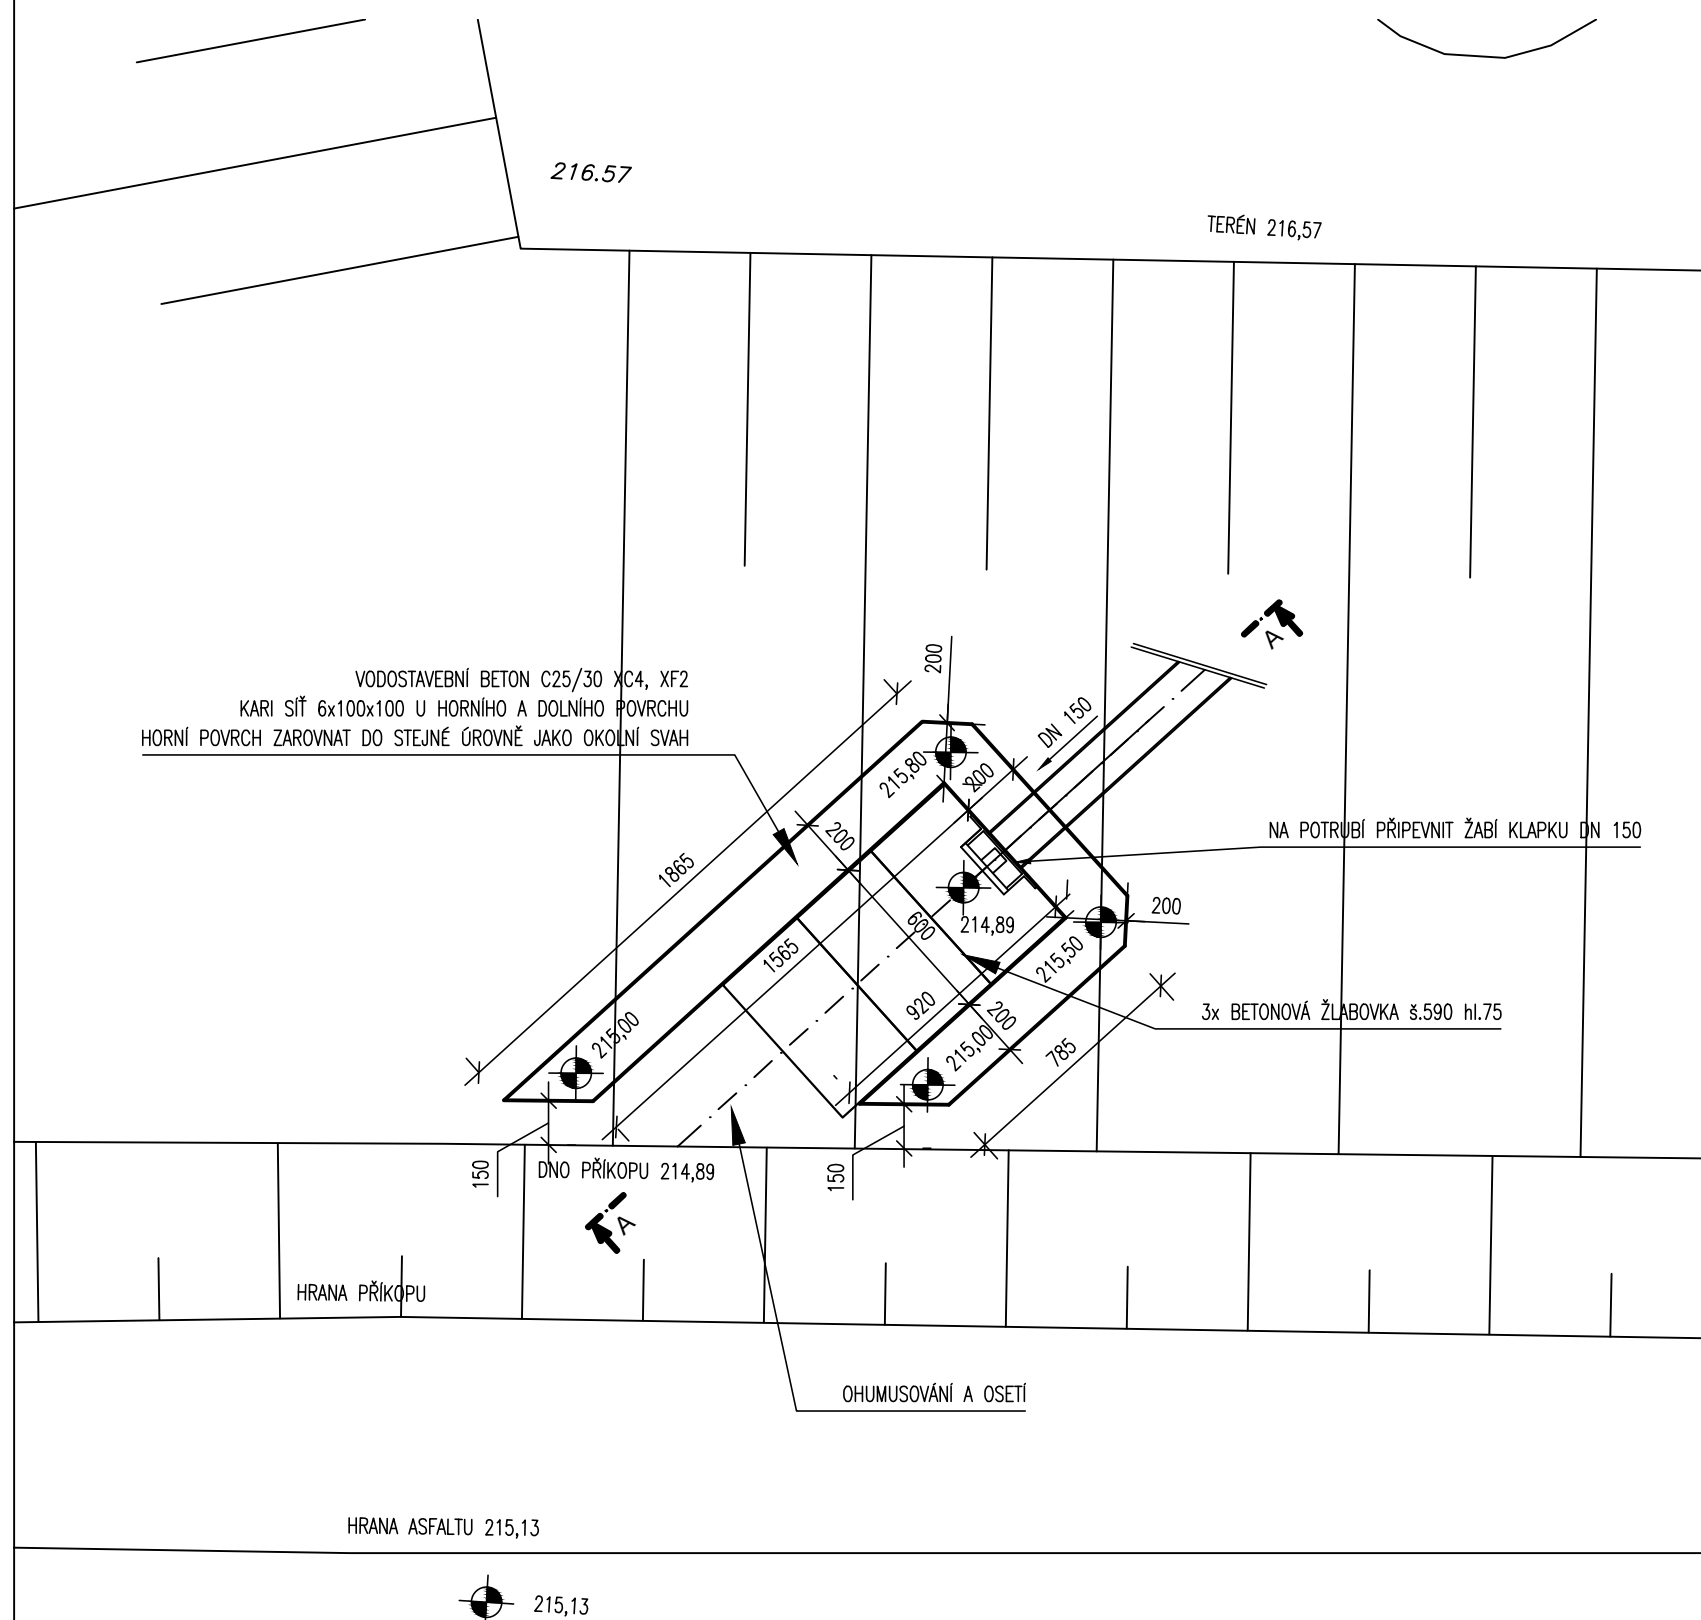

Zodpovědný projektant:	Vypracoval:	 pro-ject PROJECT ISA spol. s r.o. IČO: 284 65 881 MARKUPOVA 2854/2a, 193 00, PRAHA 9 tel.: 222 365 391 e-mail: skvara@pro-ject.cz
Michal Škvára	Ing. Karel Kříž	
Objednatel:	Obec Kamenný Most Kamenný Most 80, 273 26 Olovnice IČ: 00663956	HIP: Ing. Karel Kříž Formát: 4xA4 Datum: 05/2014 Měřítko: 1:25 Stupeň: DPS Zakázka č.: 018/2014 Číslo přílohy:
Místo:	Obec Kamenný Most, k.ú. Kamenný Most; 704181 a Neuměřice; 704199	
Stavba:	Vodovod a ATS Kamenný Most	
Projektová část:	SO.02 - ATS - Stavební část	
Výkres:	Výústní objekt SO.02 D.1.1.b.4	