



DISPOZICE TECHNOLOGIE S PROSTUPY POTRUBÍ ZE STROJOVNY DO SUTERÉNU (ARMATURNÍ PROSTOR)

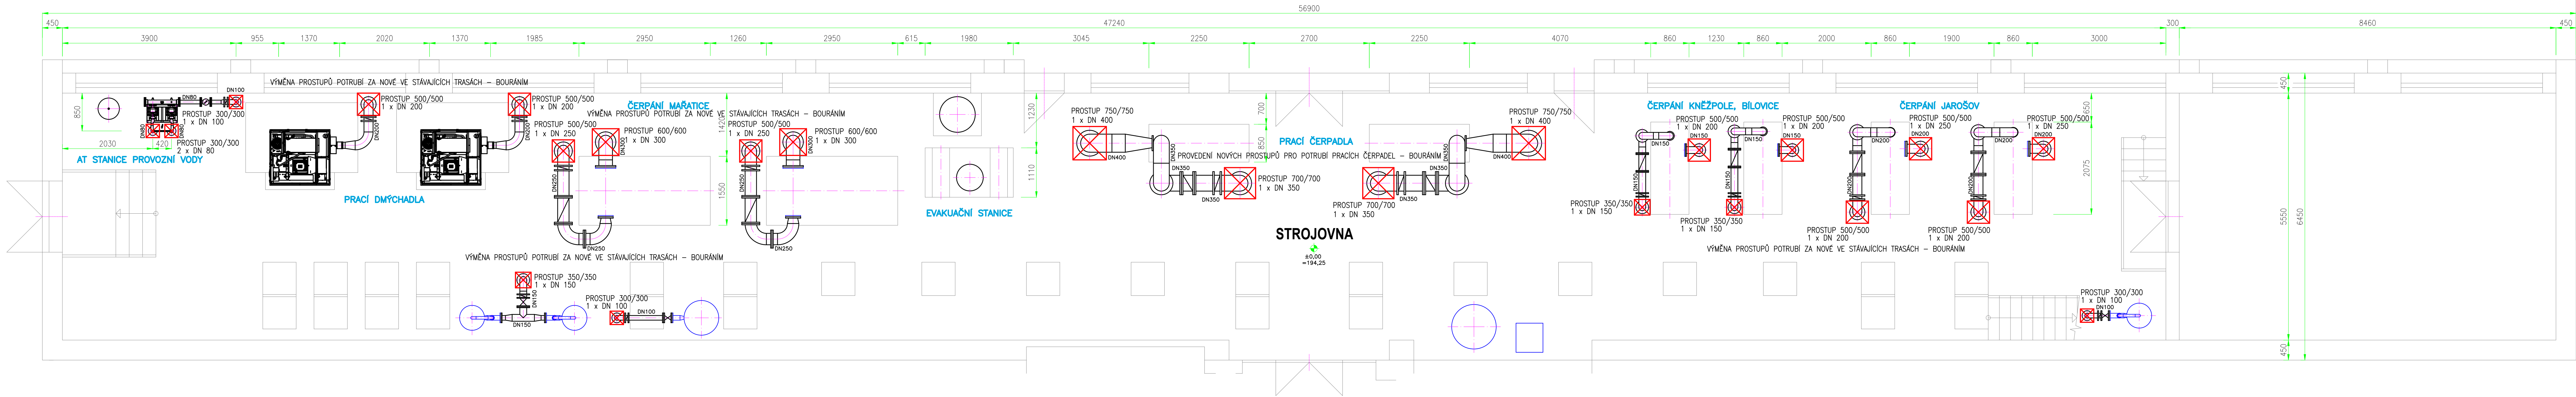

PROVOZNÍ BUDOVA - PŮDORYS PŘÍZEMÍ-STROJOVNA  
DISPOZICE PROSTUPŮ POTRUBÍ

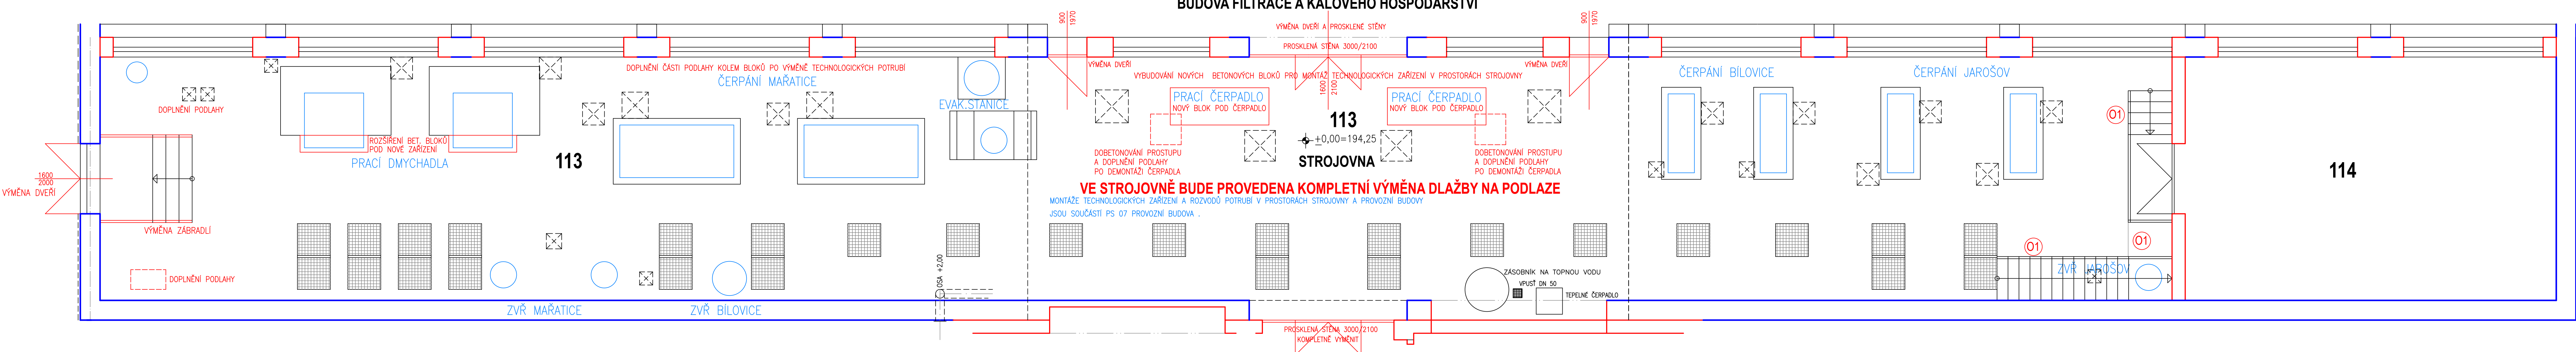

POZNÁMKA

STÁVAJÍCÍ STAVEBNÍ A OCELOVÉ KONSTRUKCE JE NUTNO PŘI PROVÁDĚNÍ STAVEBNÍCH A MONTÁŽNÍCH PRÁČÍ CHRÁNIT PŘED POŠKOZENÍM PROVIZORNÍMI DŘEVĚNÝMI KONSTRUKCEMI SE ZAPLACHOVÁNÍM NEBO ZAKRYTÍM TEXTILIEM.  
BETONÁŽE NOVÝCH BETONOVÝCH BLOKŮ POD ZAŘÍZENÍ JE NUTNO ÚZCE KOORDINOVAT S MONTÁŽÍ TECHNOLOGIE.

POZNÁMKA

POLOHU PROSTUPŮ POTRUBÍ ÚZCE KOORDINOVAT S MONTÁŽÍ TECHNOLOGICKÝCH ROZVODŮ POTRUBÍ.

PORUŠENÁ DLAŽBA OKOLO PROSTUPŮ POTRUBÍ A BLOKŮ BUDE PO JEHO ZABETONOVÁNÍ VE STROPNÍCH KONSTRUKCÍCH CELOPLOŠNĚ VYBOURÁNA A PROVEDENA NOVÁ - VELIKOST DLAŽDIC 300/300 mm.

LEGENDA PROSTUPŮ



LEGENDA MÍSTNOSTÍ

ČÍSLO	NÁZEV MÍSTNOSTI	m2
113	STROJOVNA	262,52
114	ROZVODNA VN	48,60

POZNÁMKA

MONTÁŽE TECHNOLOGICKÝCH ZAŘÍZENÍ A ROZVODŮ POTRUBÍ V PROSTORÁCH STROJOVNY A PROVOZNÍ BUDOVY JSOU SOUČÁSTÍ PS 07 PROVOZNÍ BUDOVA .  
PŘI MONTÁŽI TECH. POTRUBÍ BUDE PROVEDENO OSAZENÍ OCELOVÝCH NEREZOVÝCH PODPĚR POD POTRUBÍM.

± 0,00 = 194,25

 <b>YODING</b> HRANICE, spol. s r.o.		YODING HRANICE, spol. s r.o. Zborovská 583 753 01 Hranice		Tel.: +420 581 675 211 yoding@yoding.cz www.yoding.cz	
 <b>KONEKO</b>		KONEKO, spol. s r.o. Výstavní 2224/6 705 00 Ostrava		Tel.: +420 596 633 836 koneko@koneko.cz www.koneko.cz	
HIP. ING. ROBERT ROH		STAVEBNÍK: SLOVÁCKÉ VAK, s.r.o.		SDRUŽENÍ VHK	
ZODP. PROJEKTANT: ING. HORSKÝ		MÍSTO (OBEC): KNĚŽPOLE			
KRESLIL:		KRAJ: ZLÍNSKÝ		ÚV KNĚŽPOLE	
AKCE:		REKONSTRUKCE A INTENZIFIKACE ÚV KNĚŽPOLE		ZAK. ČÍSLO 13 1357/1	
PRŮLOHA: SO 07 PROVOZNÍ BUDOVA – ČÁST STAVEBNÍ STAVEBNÍ DETAILS - 3 - ÚPRAVY PODLAHY VE STROJOVNĚ				ARCH. ČÍSLO Z-16-1886/1	
				STUPEŇ D Z S	
				DATUM 08/2024	
				MĚŘÍTKO: 1:50	
				VÝKRES ČÍSLO: D.1.7.14	