

Trásla voda bude připravována centrálně pro celou budovu v novém zásobníkovém ohřeváči  
spíše vody o objemu 65 l. Topným médiem bude voda. Pro přípravu a skladování teplem  
vody bude sloužit zásobník s objemem 65 l. Zásobník bude umístěn v 1. NP. Vzhledem ke  
zásobníkové chůvce TV bude umístěn v samostatné místnosti v 1. NP. Vzhledem ke  
kompatibilitě a snadnému připojení a ovládání doporučí použití nepřímotopný závesný  
zásobníkový ohřeváč TV Vaillant typ uniSTOR VIH-Q 75 B. Dosažená teplota TV na všech  
výtokových armaturách bude zajištěna cirkulací s elektronicky řízeným dělovým čerpadlem.


D (03) LSS-100  
KG 110

S-01 D20-čz.20  
C-01 D25-čz.20  
T-01 D32-čz.20

K (02) HT 110  
K (03) HT 110

K (05) HT 110


D (04) LSS-100  
KG 110

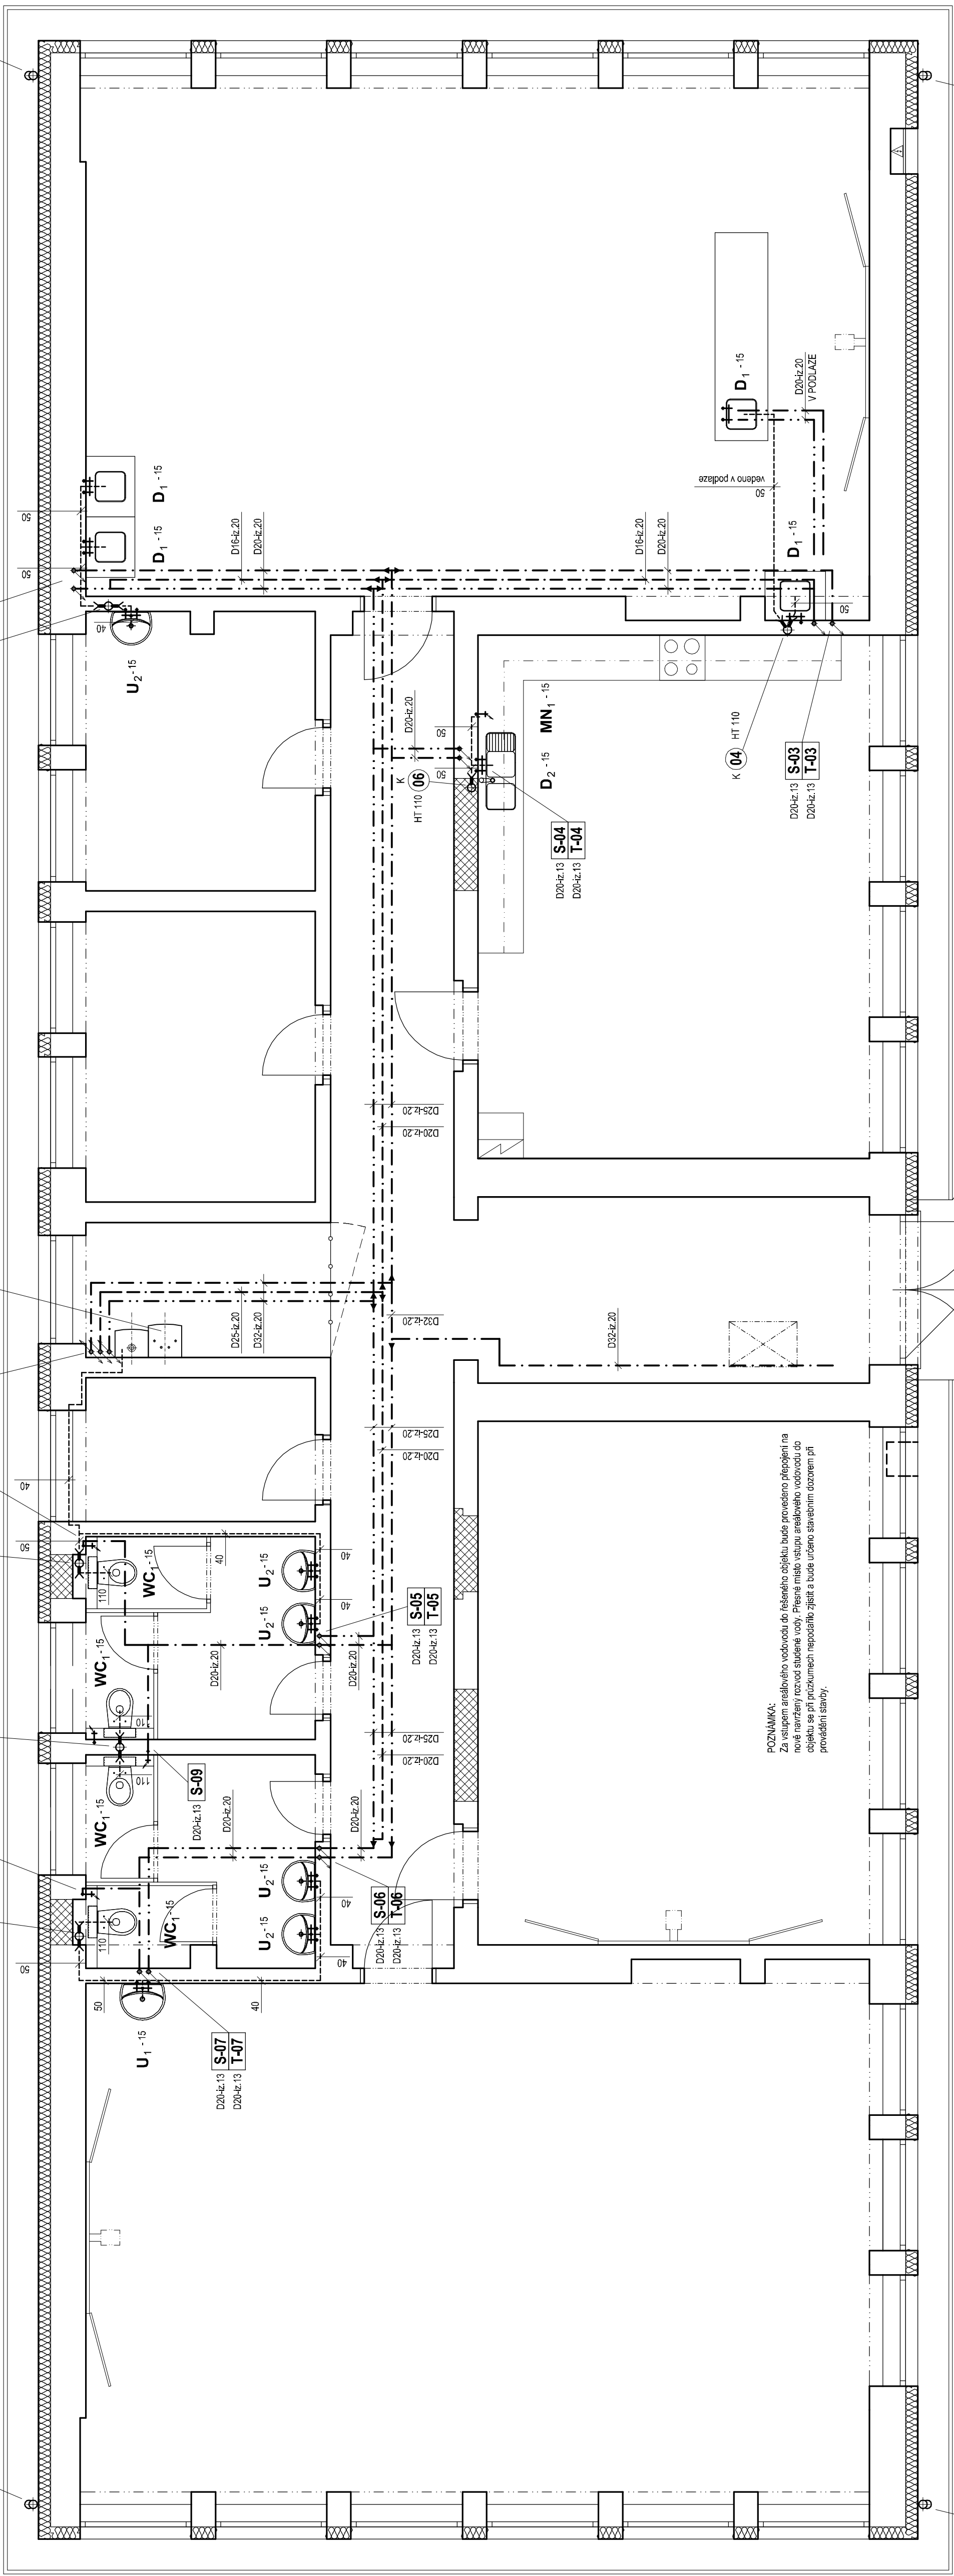

POZNÁMKA:  
Za vstupem areálového vodovodu do řešeného objektu bude provedeno připojení na  
nové navržený rozvod studené vody. Přesné místo vstupu areálového vodovodu do  
objektu se při pozdějším reprojektu zjistí a bude určeno stavebním dozorem při  
provádění stavby.

LEGENDA POTRUBÍ:

- VODOVODNI PŘÍPOJKA z polypropylenových trub PE a S104.8 mm
- VNITŘNÍ ROZVODY - STUDENÁ VODA (SV) z plastových trubek EVO PP-RCT SDR 7,4 pro jmenovitý tlak PN 28
- VNITŘNÍ ROZVODY - TEPLÁ VODA (TV) z plastových trubek EVO PP-RCT SDR 7,4 pro jmenovitý tlak PN 28
- VNITŘNÍ ROZVODY - CÍRKULACE (CV) z plastových trubek EVO PP-RCT SDR 7,4 pro jmenovitý tlak PN 28
- VNITŘNÍ LEŽATÝ KANALIZAČNÍ SVOD - hrdlové plastové trubky PVC-KG SN 4
- VNITŘNÍ KANALIZAČNÍ SVOD - hrdlové plastové trubky PVC-HT
- VNITŘNÍ KANALIZAČNÍ SVOD - PŘIPOJOVACÍ POTRUBÍ - hrdlové plastové trubky PVC-HT
- VNITŘNÍ ROZVOD PLYNU - ULŐZENÝ V ZEMĚ - PE100DL 63 x 5,8 mm (SDR 11)
- VNITŘNÍ ROZVOD PLYNU - ocelové potrubí vedené vně nebo v drážkách pod omítkou

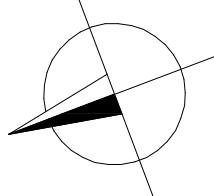

0 1 m 5 m

**MARS s.r.o.**

Čtyřlístková 208, 381 01 Kouty nad Vltavou  
IČO: 4322419 DIČ: CZ4322419  
Telefon: +420 604101504 e-mail: mars.sro@seznam.cz

**STAVEBNÍ ÚPRAVY BUDOVY OTP  
v areálu ZŠ Bayerovská, Netolice  
ZDRAVOTNÉ TECHNICKÉ INSTALACE**

**PŮDORYS 1. NP**

|                |                                                     |          |        |
|----------------|-----------------------------------------------------|----------|--------|
| Číslo akce:    | 17012                                               | Měřítko: | 1 : 50 |
| Stavba:        | Město Netolice, Mírové náměstí 208, 384 11 Netolice |          |        |
| Město stavby:  | bayerovská 306, 384 11 Netolice                     |          |        |
| Název výkresu: | Karel Kozý (ČKAIT 0400267)                          |          |        |
| Vypracoval:    | Číslo výkresu:                                      |          |        |
| D 1.4.4        |                                                     |          |        |