


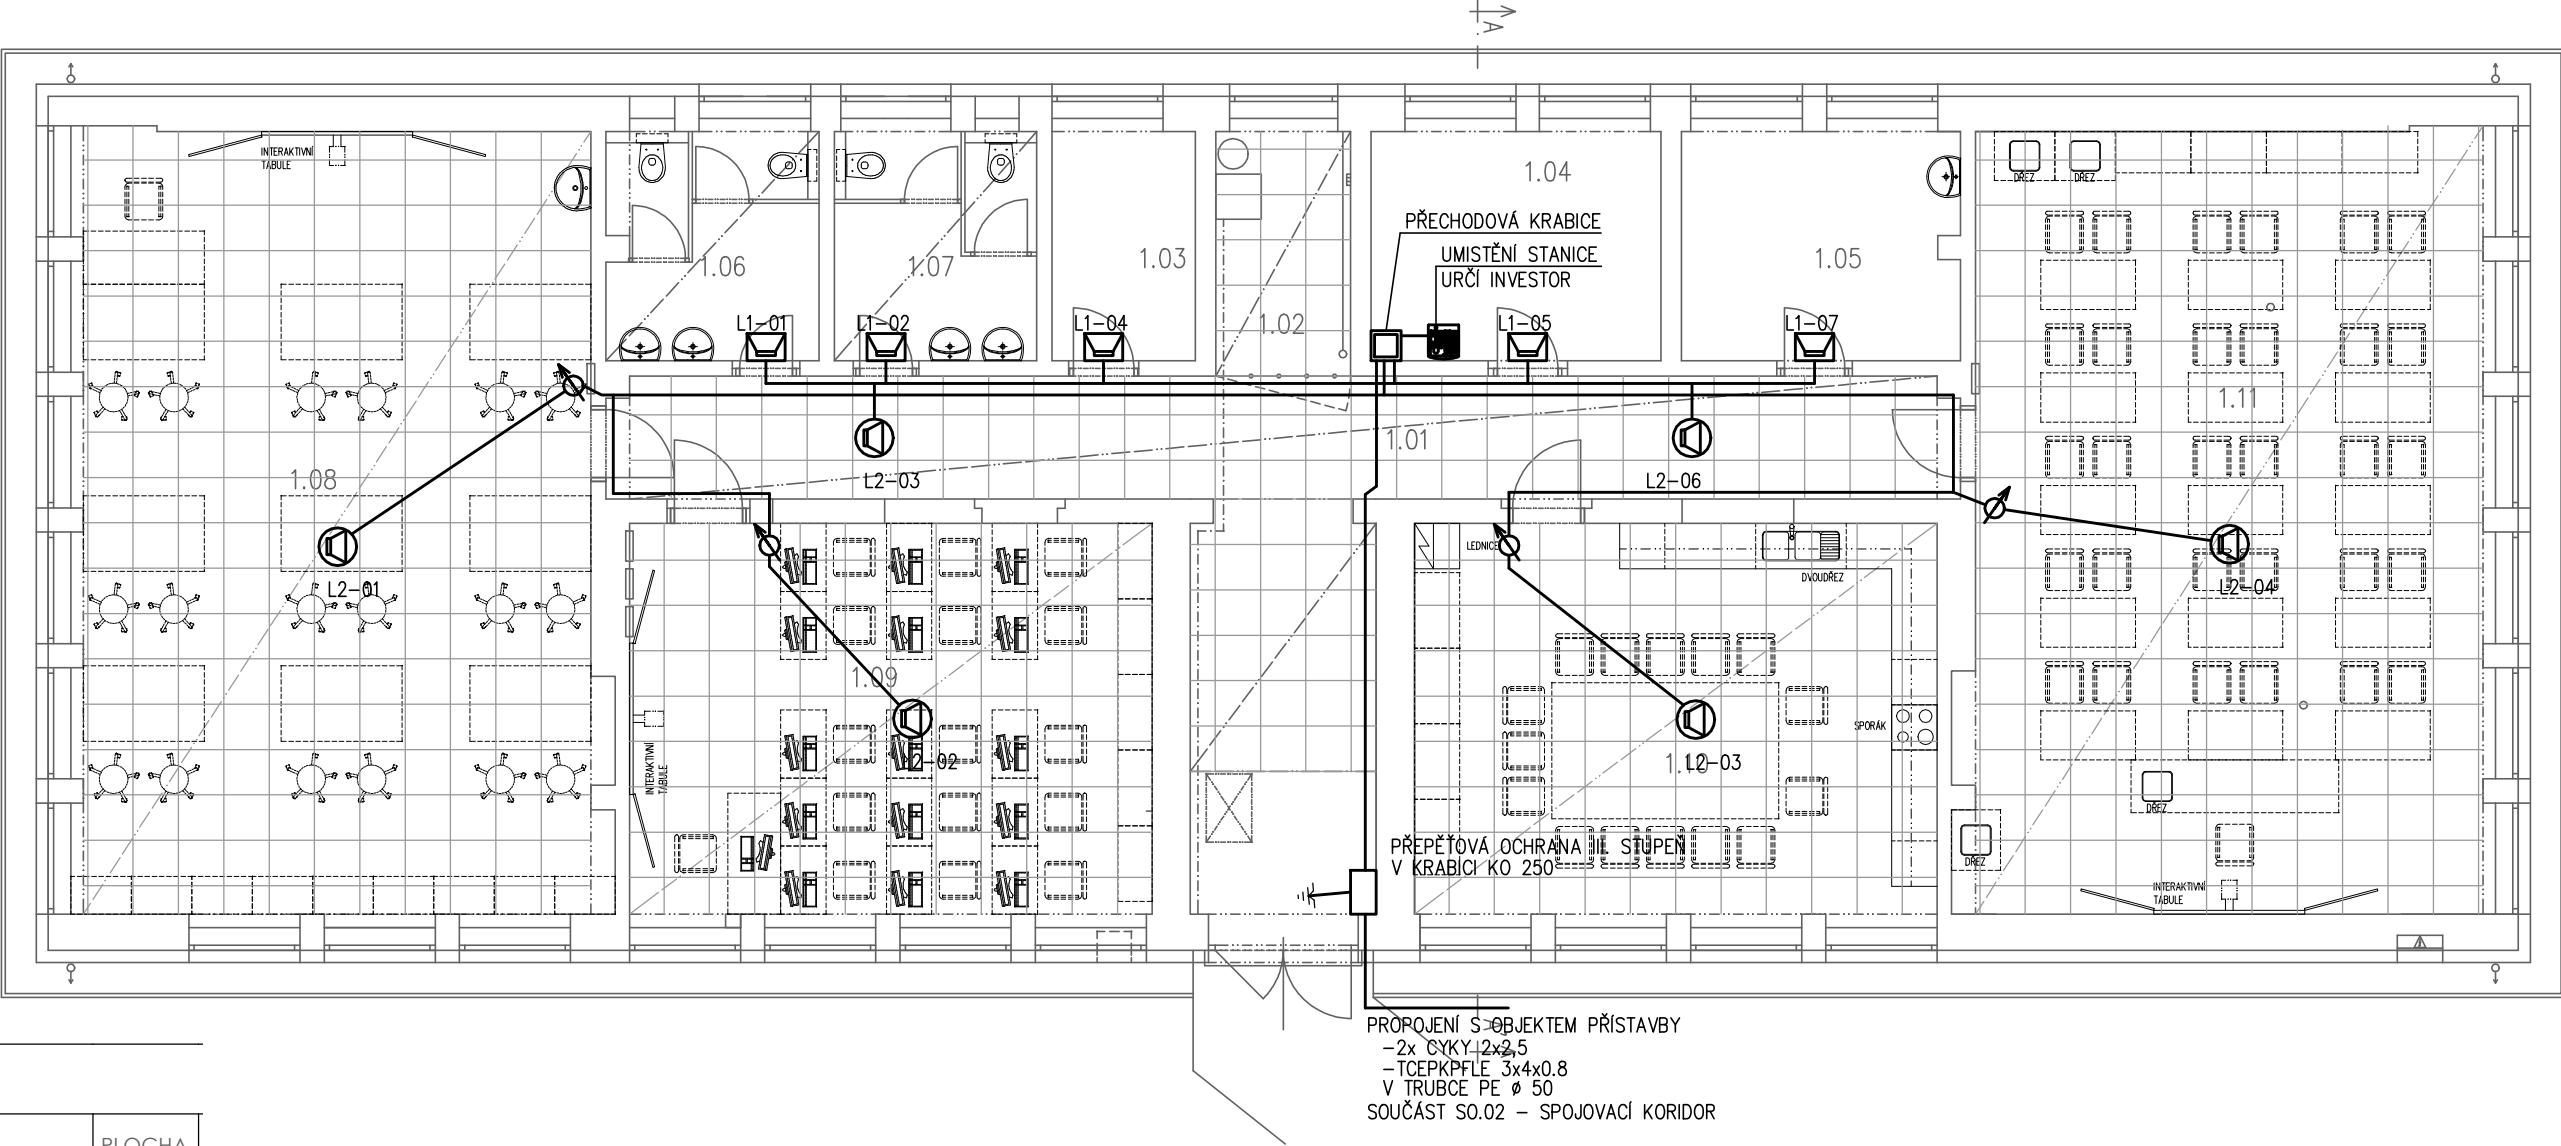

Č. M.	ÚČEL MÍSTNOSTI	PLOCHA [m²]
1.01	CHODBA	42,28
1.02	TZB	6,00
1.03	SKLAD UČEBNÍCH POMŮCEK	6,14
1.04	SKLAD UČEBNÍCH POMŮCEK	12,29
1.05	SKLAD UČEBNÍCH POMŮCEK – FYZIKA/CHEMIE	11,73
1.06	WC – CHLAPCI	8,87
1.07	WC – DÍVKY	8,55
1.08	UČEBNA DÍLEN	72,98
1.09	UČEBNA VÝPOČETNÍ TECHNIKY	37,13
1.10	UČEBNA PRAKTICKÉHO VYUČOVÁNÍ	37,13
1.11	UČEBNA – FYZIKA/CHEMIE	72,21

- PODHLEDOVÝ REPRODUKTOR
- SKŘÍŇOVÝ REPRODUKTOR
- STANICE HLASATELE
- REGULÁTOR HLASITOSTI S NUCENÝM POSLECHEM

VNITŘNÍ ROZVODY
JYTY 4x1 – REGULOVANÉ OKRUHY
JYTY 2x1 – OHRUHY BEZ REGULACE

S0.01 – STAVEBNÍ ÚPRAVY BUDOVY OTP D.1.5.2 – DOMÁCÍ ROZHLAS S NUCENÝM ODPOSLECHEM

Zodp. projektant	Projektant	Vypracoval	ELEKTRO Sobíšek MARTIN VAŇAS DIŠ. 370 01 Č. Budějovice, Čechova 59 IČO: 74316575; email: el.so@volny.cz	
JOSEF SOBÍŠEK	MARTIN VAŇAS DIŠ.	MARTIN VAŇAS DIŠ.		
Investor	Město Netolice, Mírové Náměstí 208, 38411 Netolice		Čís. zakázky	134/2016
Akce	STAVEBNÍ ÚPRAVY BUDOVY ODBORNĚ TECHNICKÉHO PAVILONU V AREÁLU ZŠ BAVOROVSKÁ, NETOLICE parc.č. 871 – k.ú. NETOLICE		Formát	2xA4
Příloha	PŮDORYS 1.NP – ROZHLAS		Datum	5/2017
			Stupeň	PDPS
			List/Listů	–
			Měřítko 1:100	Výkres č. D.1.5.7