
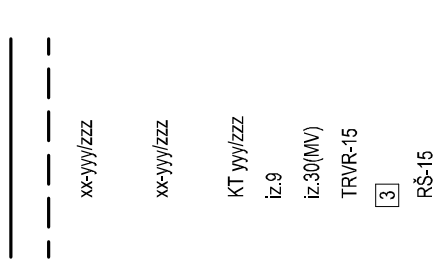
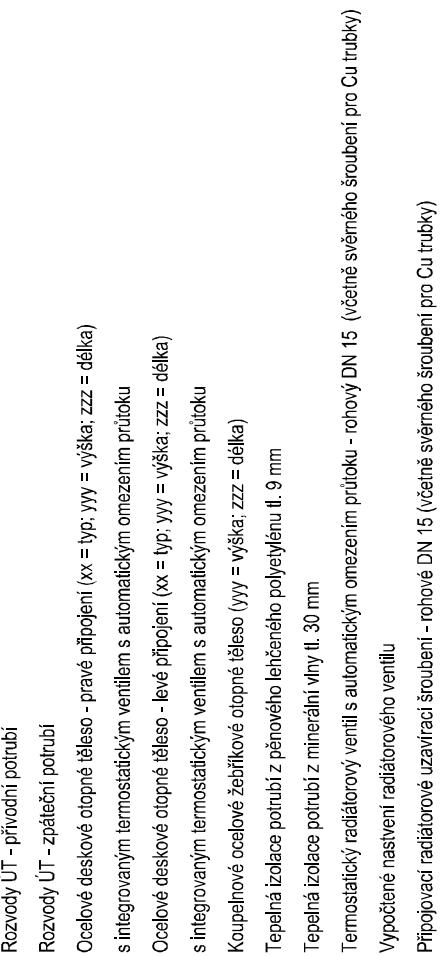
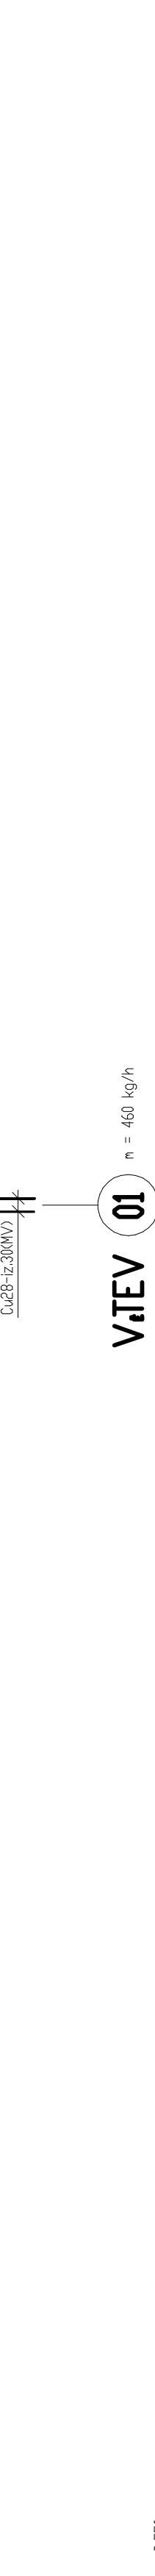
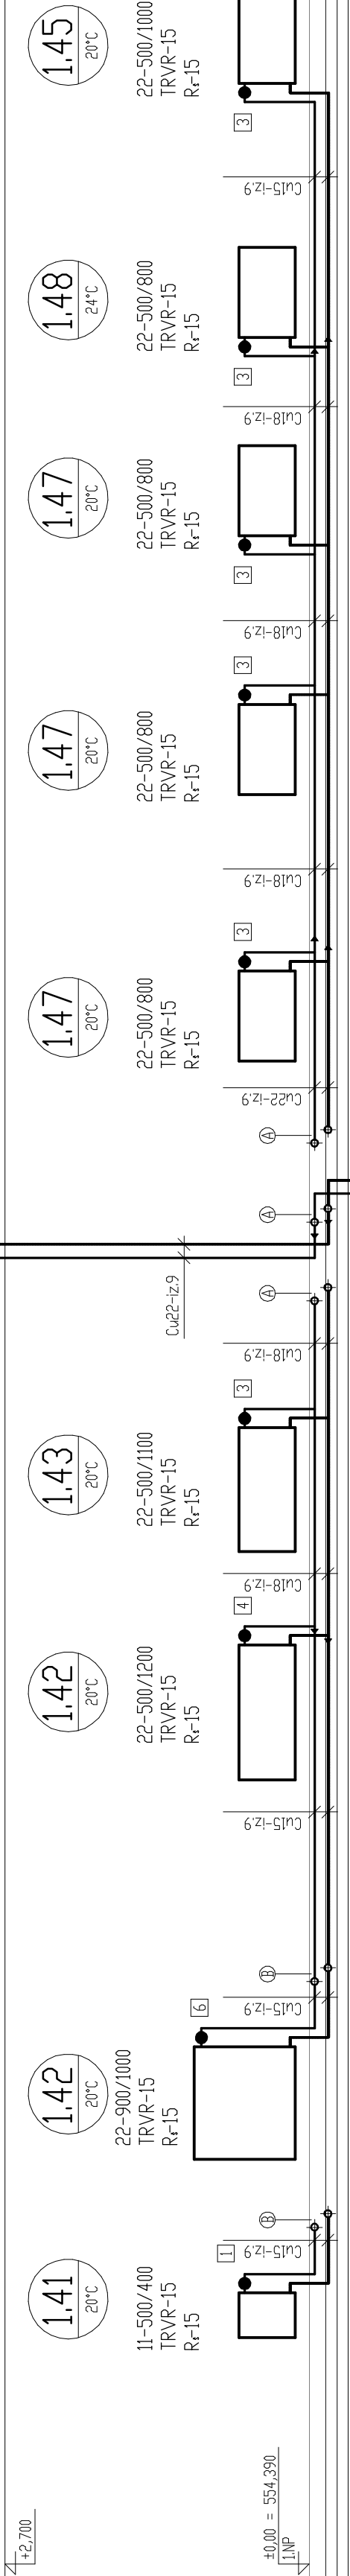


m = 590 kg/h


-2,550
SKLEP
+6,480
LUDENI KLEJIN

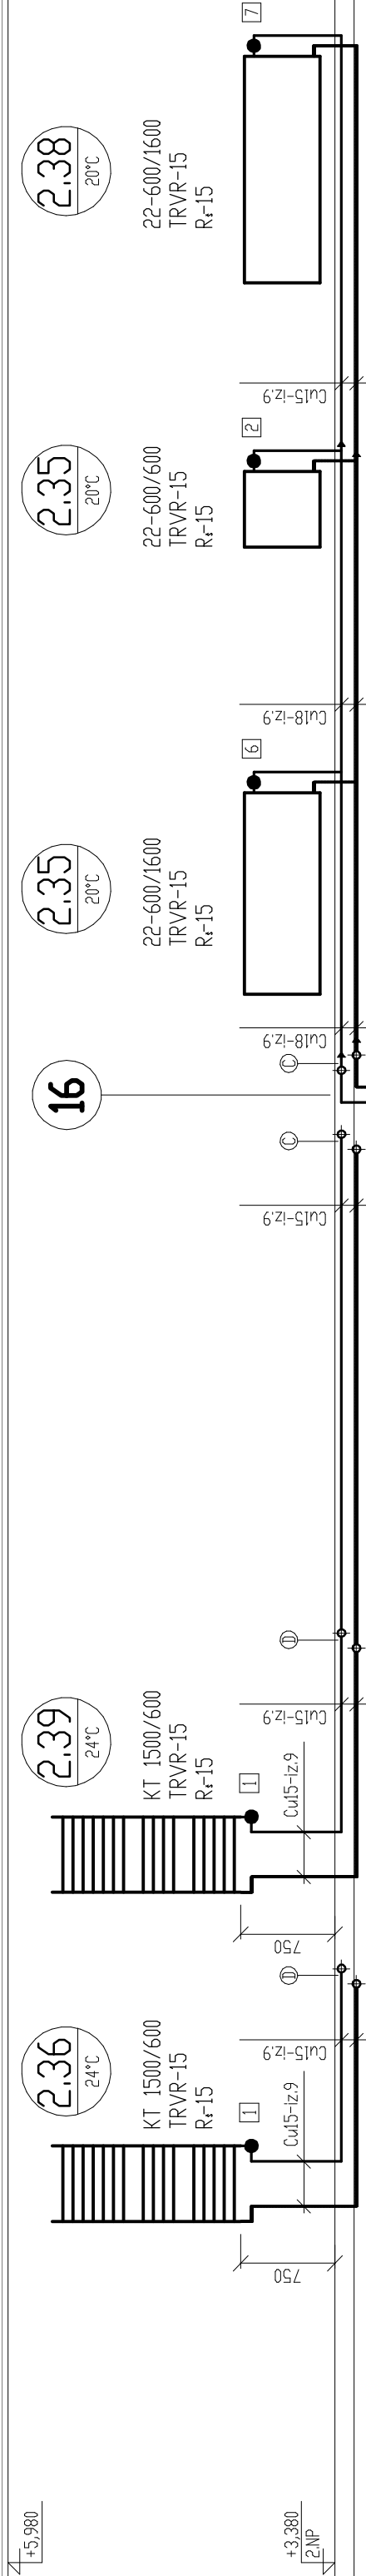

VTEV 01 m = 460 kg/h

LEGENDA:

- Rozvody UT - přívodní potrubí
Rozvody UT - zpáteční potrubí
Ocelové deskové topné těleso - pravé připojení (xx = typ; yy = výška; zzz = délka)
s integrovaným termostatickým ventilem s automatickým omezením průtoku
Ocelové deskové topné těleso - levé připojení (xx = typ; yy = výška; zzz = délka)
s integrovaným termostatickým ventilem s automatickým omezením průtoku
Koupelnové ocelové žadlíkové topné těleso (yyy = výška; zzz = délka)
Tepelná izolace potrubí z pěnového lekšondního polyuretanu tl. 9 mm
Tepelná izolace potrubí z minerální vlny tl. 30 mm
Termostatický radiátorový ventil s automatickým omezením průtoku - rohový DN 15 (účinné světelné srovnání pro Cu trubky)
Vypodlání nastavení radiátorového ventilu
Připojení radiátorové uzavírací srovnání - rohové DN 15 (účinné světelné srovnání pro Cu trubky)

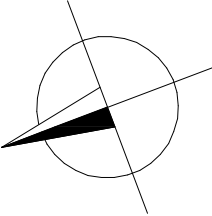

0 1 m 5 m



Chvaldinská 220, 381 01 Písek, Krušovice
IČO: 43223419, DIČ: CZ43223419
Telefon: +420 604 010 104, e-mail: mars.sro@seznam.cz

**PRÍSTAVBA OTP
v areálu ZŠ Bavorovská, Netolice
VYTÁPĚNÍ**

PŮDORYS 2. NP

Číslo zakázky: 17012, Měřítko: 1 : 50

Stavba: Město Netolice, Mírové náměstí 208, 384 11 Netolice

Město stavby: bavorovská 306, 384 11 Netolice

Datum: 15. května 2017

Vypracoval: Karel Koyza (CKAT 0400267)

Číslo projektu: 0400267

Číslo výkresu: D.1.6.3