
 




SO 01 KOMUNIKACE
SO 02 VODOVOD
SO / PS 03 KANALIZACE SPLAŠKOVÁ
SO 05 EL VEDENÍ NN
JTSK

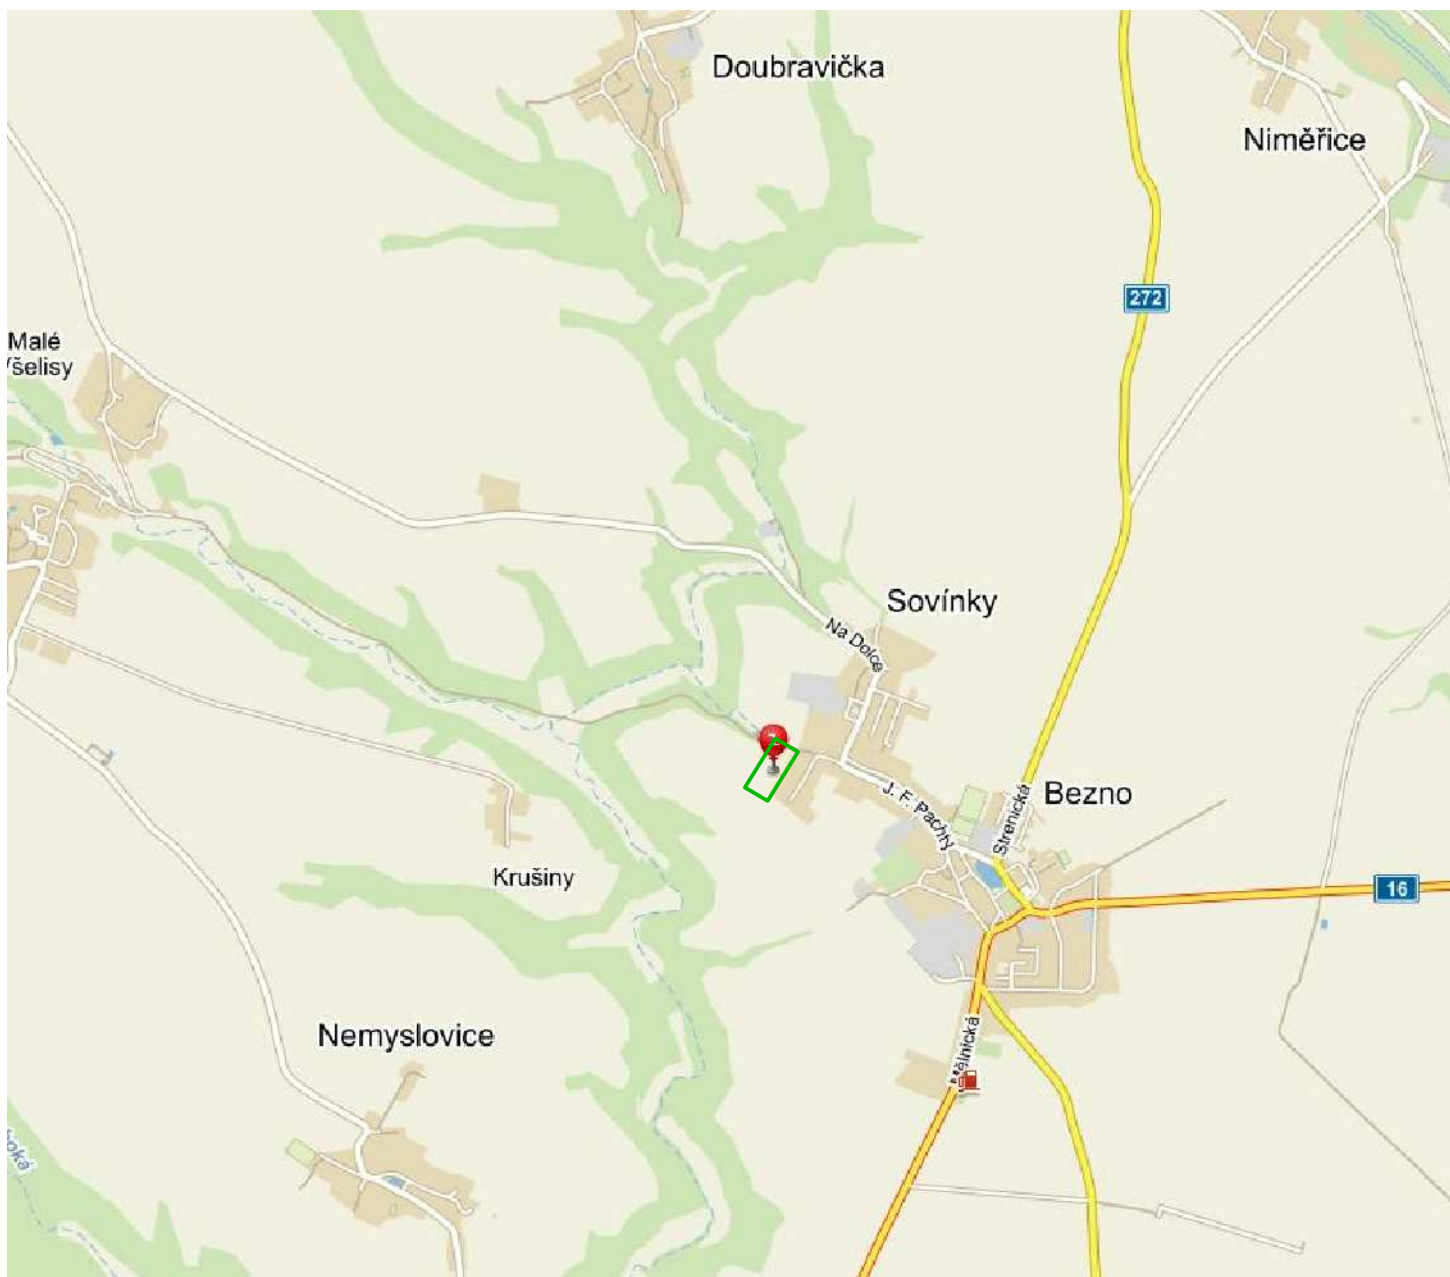

ROZVOJOVÁ LOKALITA Z4



BPV

Zodpovědný projektant:	Vypracoval:	Kontroloval:	Ing. Zbyněk Vyhlas IČ 74924401 Petržilkova 2266/14 Praha 5 vyhlas.z@gmail.com
Ing. Zbyněk Vyhlas	Ing. Zbyněk Vyhlas	Ing. Zbyněk Vyhlas	
			
Kraj: Středočeský	K.ú.: Sovínky		
Investor: Městys Sovínky			Stupeň: DPS
Název akce: SOVINKY, ROZVOJOVÁ LOKALITA Z4 - TECHNICKÁ INFRASTRUKTURA			Datu: 2018 / 02
			Měřítko: 1:3000
Název přílohy: SITUACE ŠIRŠÍCH VZTAHŮ			Č. přílohy: C.1
			Č. výtisku: