


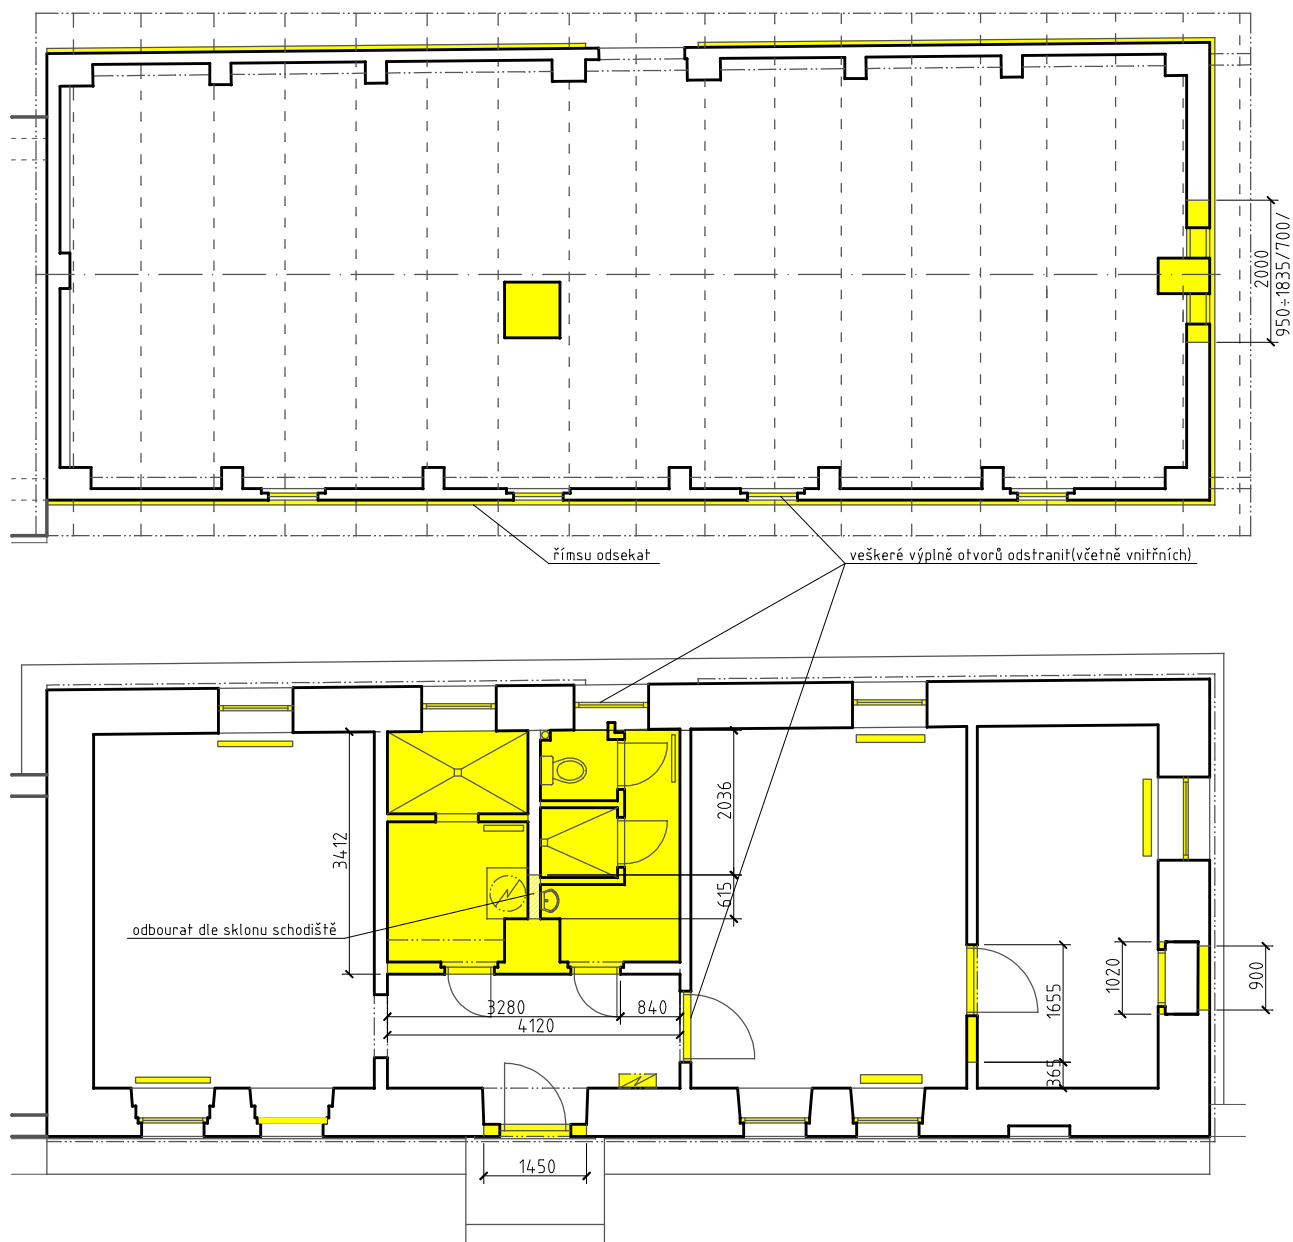

Legenda materiálů:

	bourané konstrukce
	stávající konstrukce

Poznámky:

CELÝ SYSTÉM ÚSTŘEDNÍHO TOPENÍ VČETNĚ ROZVODŮ ODSTRANIT

VŠECHNY ROZVODY ZTI (VODA, KANALIZACE) ODSTRANIT (MIMO POD PODLAHOU), NÁPOJOVACÍ BODY VIZ STÁVAJÍCÍ STAV

ELEKTROINSTALACI (VČETNĚ OSVĚTLENÍ) KOMPLET ZRUŠIT A NAHRADIT NOVOU, NOVÝ ROZVADĚČ V TECHNICKÉ MÍSTNOSTI BUDE NÁPOJEN ZE STÁVAJÍCÍHO V ZÁDVEŘÍ, TEN ZRUŠIT

akce: Přestavba objektu č.p.30 na obecní úřad – Ohrobec			
stavebník: Obec Ohrobec, V Dolích 5, 252 45 Ohrobec		místo stavby: k.ú. Ohrobec	vypracoval: Jan Král
výkres: půdorysy – bourané konstrukce		oddíl – číslo výkresu: D.1.1 – 03	datum: 13/03/2014
			měřítko: 1:100
Jan Král  , autorizovaný technik pro pozemní stavby, ČA:0009885, IČO:62987992, Ke hřišti 171, Radlák, Jílové u Prahy, 254 01, e-mail: projekt.kral@volny.cz, gsm:777 698 367, tel:241 400 484			