


TABULKA MÍSTNOSTÍ 1.NP		
Číslo	Jméno	Plocha [m²]
1.01	ZAVĚTRÍ	7,32
1.02	ZÁVĚTRÍ	12,92
1.03	PŘEDSÍŇ	7,42
1.04	WC DĚTI	1,03
1.05	WC MUŽI	1,1
1.06	WC ŽENY	2,38
1.07	OKLID	1,3
1.08	HERNA	41,87
1.09	KUPOVACÍ ZÓNA	28,5

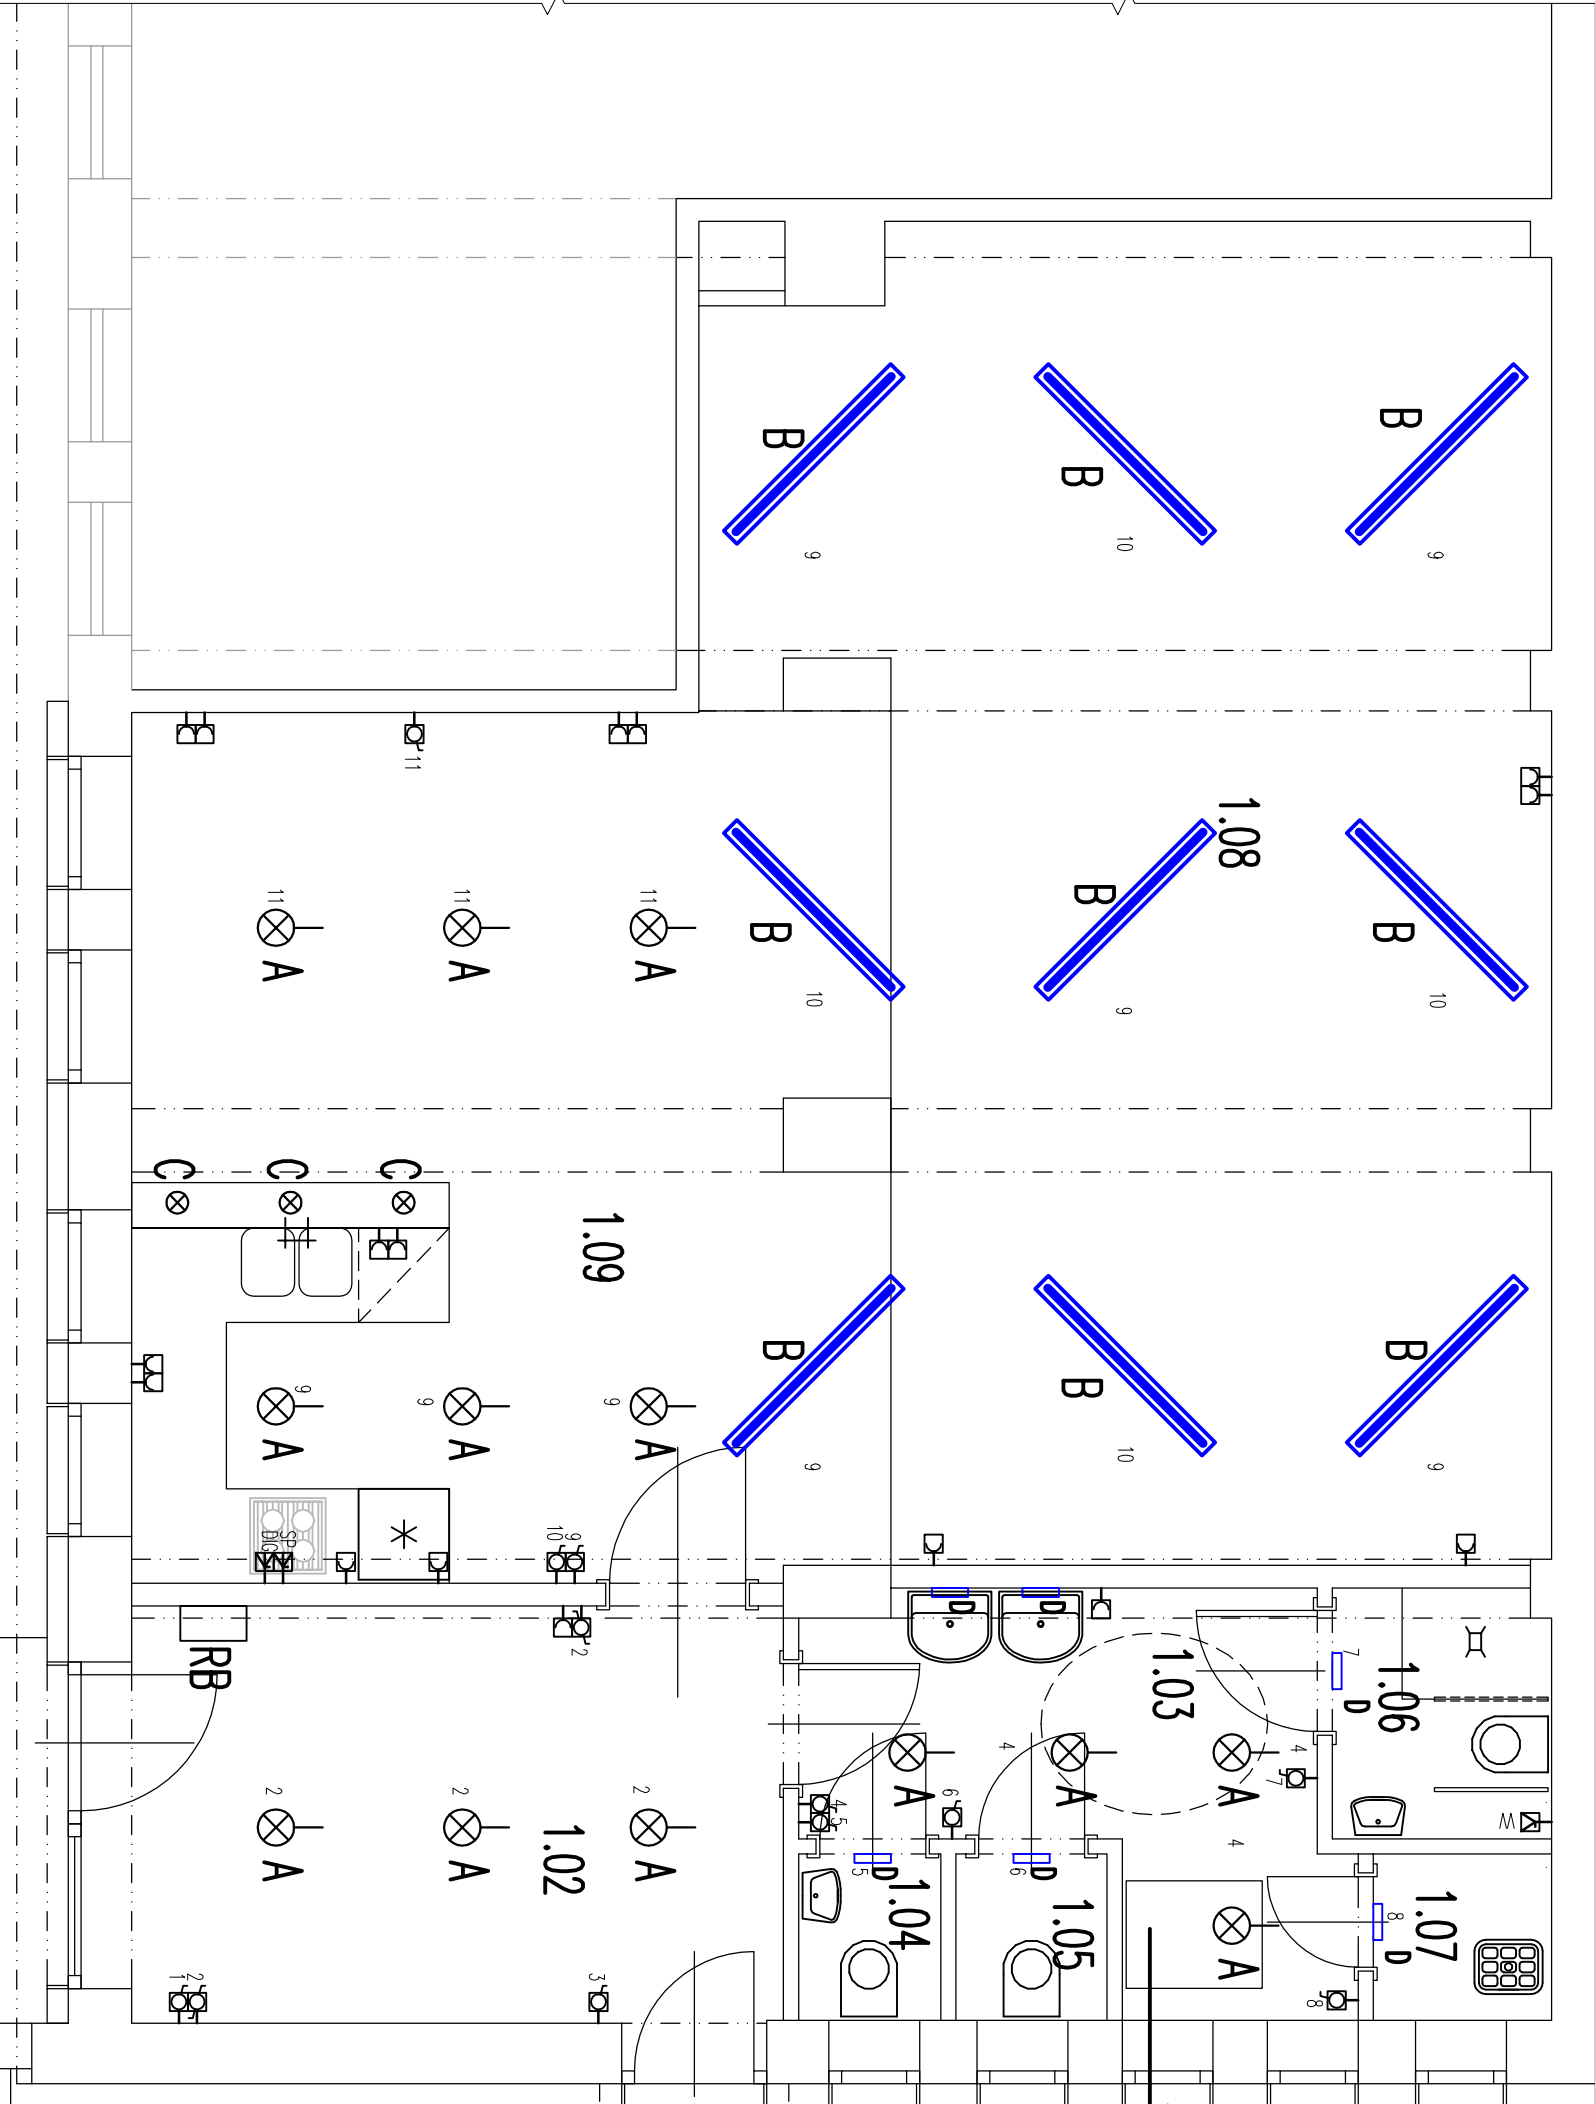

LEGENDA

- W VÝVOD PRO VENTILÁTOR
- SP VÝVOD PRO VARNOU DESKU
- DIG VÝVOD ODSAŠAČ PÁR
- ČŠ VÝVOD PRO ČERPAČI ŠACHTU

A PŘISAZENÉ SVĚTLIDLO, LED DIODY O VÝKONU 30W, SVĚTELNÝ TOK 3000 lm

B PŘISAZENÉ LED SVĚTLIDLO, PŘÍKON 44W, SVĚTELNÝ TOK 4700 lm, ELEKTRONICKÝ PŘEDŘÁDNIK, KRYTÍ IP20

C ZAČESNÉ SVĚTLIDLO SE STÍNÍTKEM Z MĚČNĚHO SKLA, ROZMĚR STROPNÍ KRYTKY Ø/V 10/7cm, 15W

D LINEÁRNÍ LED DIODOVÉ SVĚTLIDLO DO VLHKÉHO PROSTŘEDÍ 9W, 780lm

E KRUHOVÉ VENKOVNÍ NÁSTĚNNÉ LED SVĚTLIDLO BILÉ, IP44, 850 lm

Výpracoval		Zodp. projektant	Techn. kontrola	Ing. Karel Grabovský	
Ing. GRABOVSKÝ	Ing. GRABOVSKÝ			adresa: Ing. pro obor elektrotechnika a elektroinstalace Na výhledu 14, 788 33 Hanušovice IČ: 15511111 tel: 736078388	
Kreslil					
Investor		MĚSTO HANUŠOVICE, HLAVNÍ 92, 788 33 HANUŠOVICE		formát: A3	
Akce		KAPSTRAVNÍ ÚZEMÍ HANUŠOVICE, PRACČ. sč.570/24570/3, 846/1, 2355/1, 2355/2, 846/6		datum: 12/2018	
STAVEBNÍ ÚPRAVY SPOJENÉ SE ZMĚNOU UŽÍVÁNÍ DĚTSKÉ KOMUNITNÍ CENTRUM		c. zakázky		c. výkresu	
				2018.21	
				2018.21	
Obsah výkresu		SCHEMA ELEKTRONINSTALACE		Měřítko 1:50	
				D.1.4.04	