



ŘEZ ŠACHTOU SPLAŠKOVÉ KANALIZACE

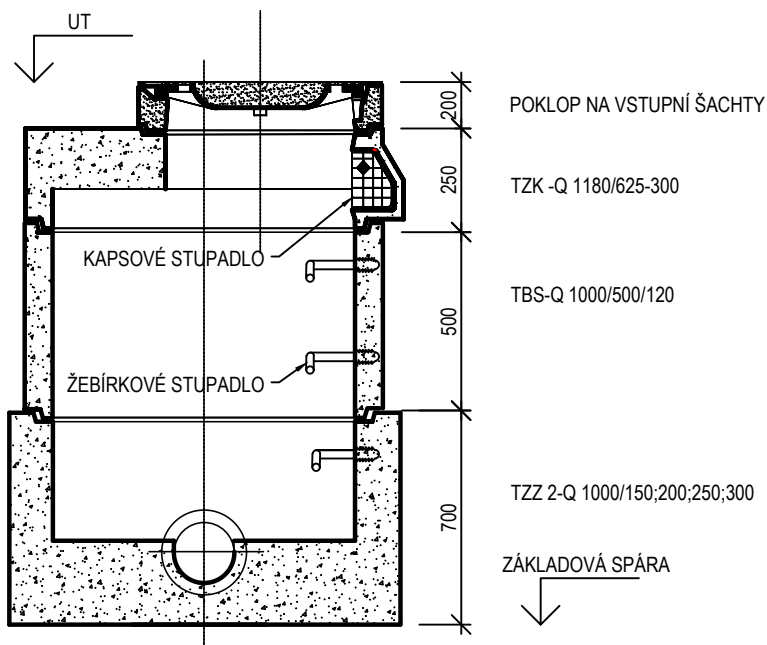

PŮDORYS

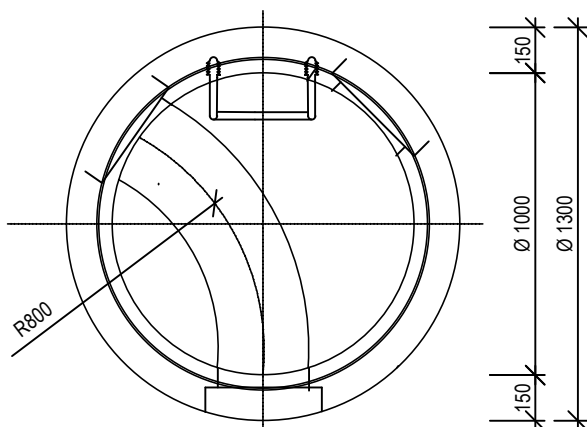

VÝŠKOVÝ SYSTÉM Bpv

+/-0,00 = 293,00 m n.m.

PROJEKT

CHOCERADY

Centrum veřejných služeb Chocerady

INVESTOR

Obec Chocerady

Chocerady 267, 257 24

ARCHITEKT

Zuzana Drahotová (ČKA 04638)

T 604 928 396, E zuzana.drahotova@gmail.com

STUPEŇ

DPS

STAVEBNÍ OBJEKT

SO 01

ČÁST

D.2.1-ZTI_Přípojky

ZODPOVĚDNÝ PROJEKTANT

Ing. Jan Šetelík (ČKAIT 0007729)

ZPRACOVAL

Ing. Barbora Žďárská

DATUM

15.10.2021

MĚŘÍTKO

1:25

NÁZEV VÝKRESU

DETAIL REVIZNÍ ŠACHTY

SPLAŠKOVÉ KANALIZACE

ČÍSLO VÝKRESU

D.2.1.05