




DNO NÁDRŽE

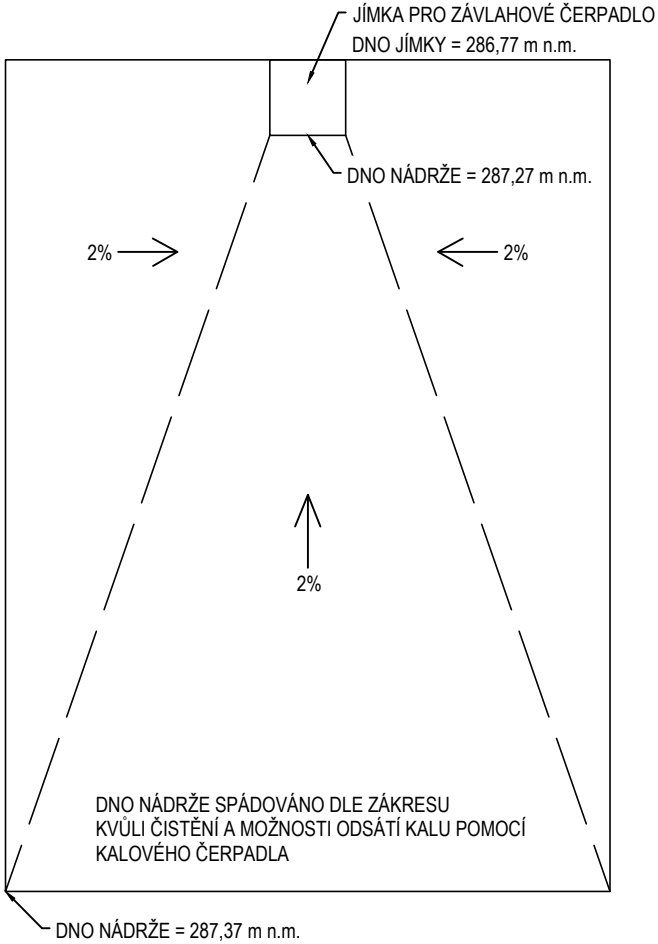


PŮDORYS NÁDRŽE

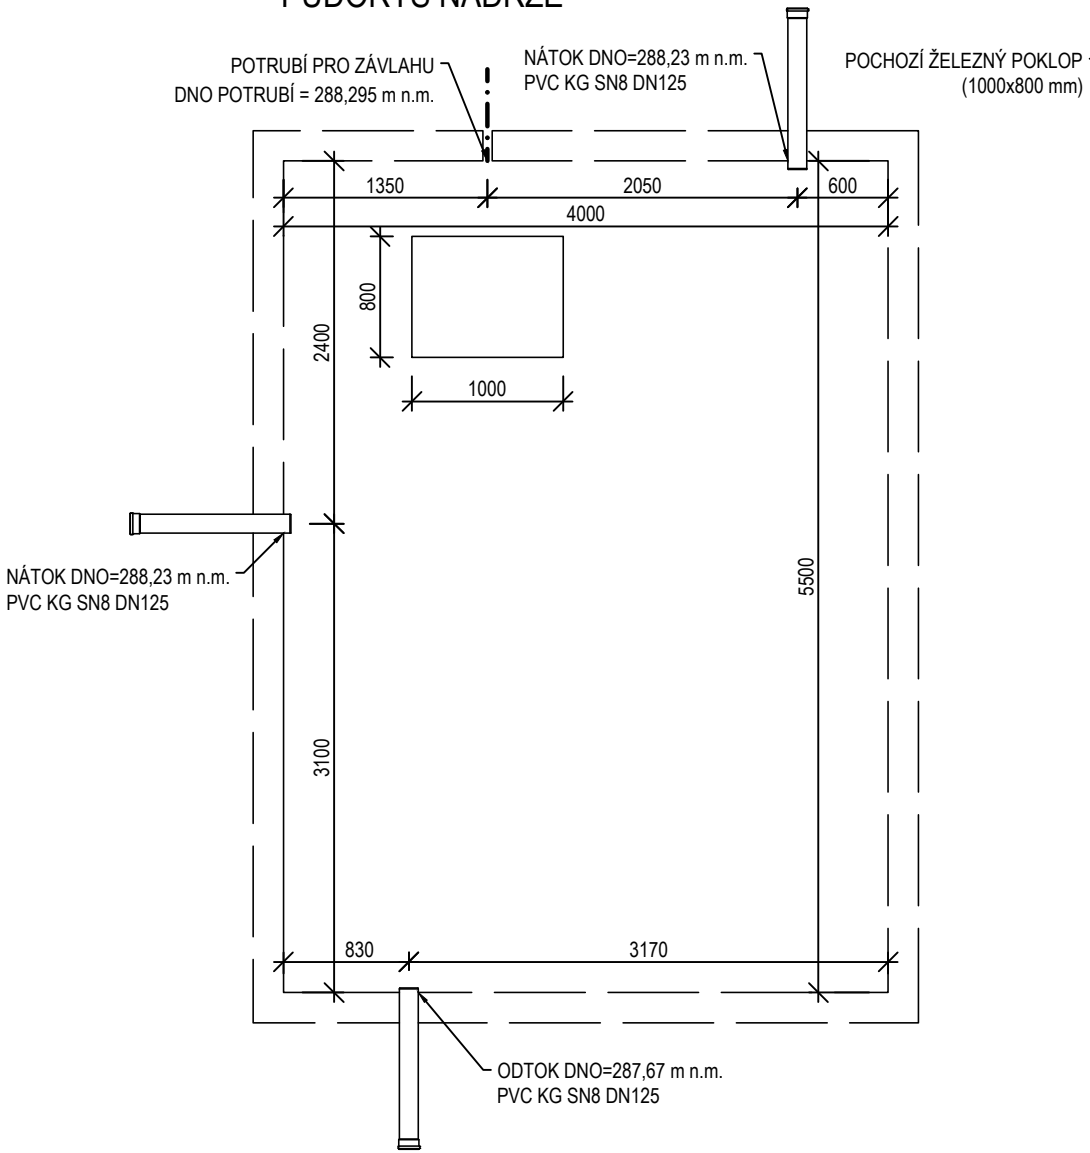

PODÉLNÝ ŘEZ

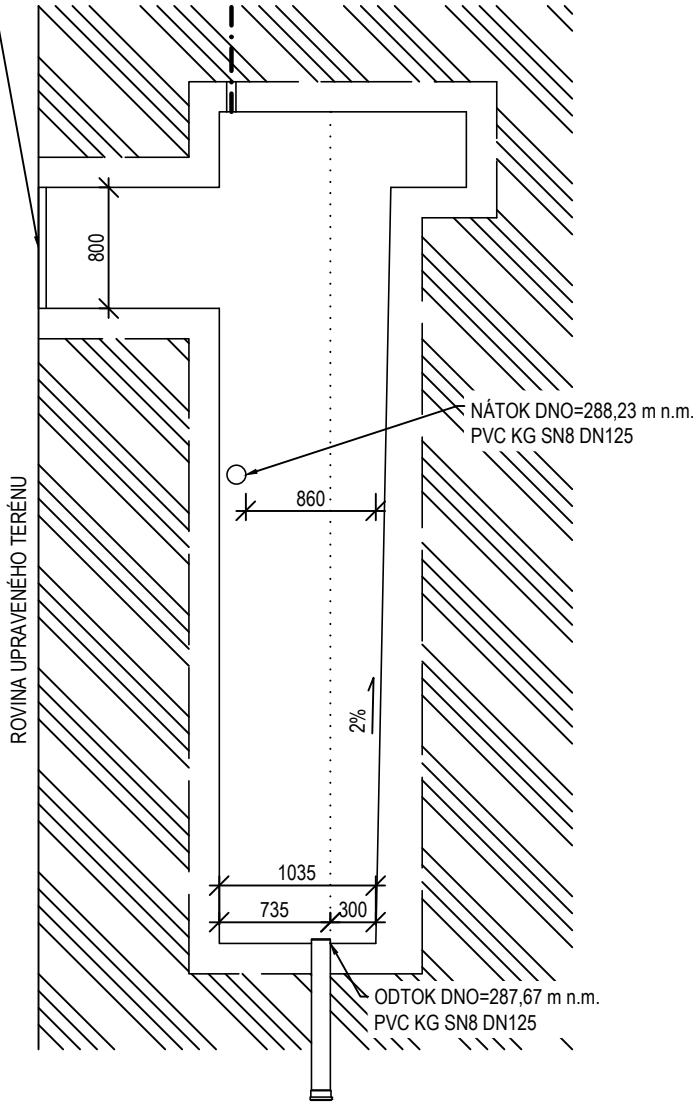

PŘÍČNÝ ŘEZ

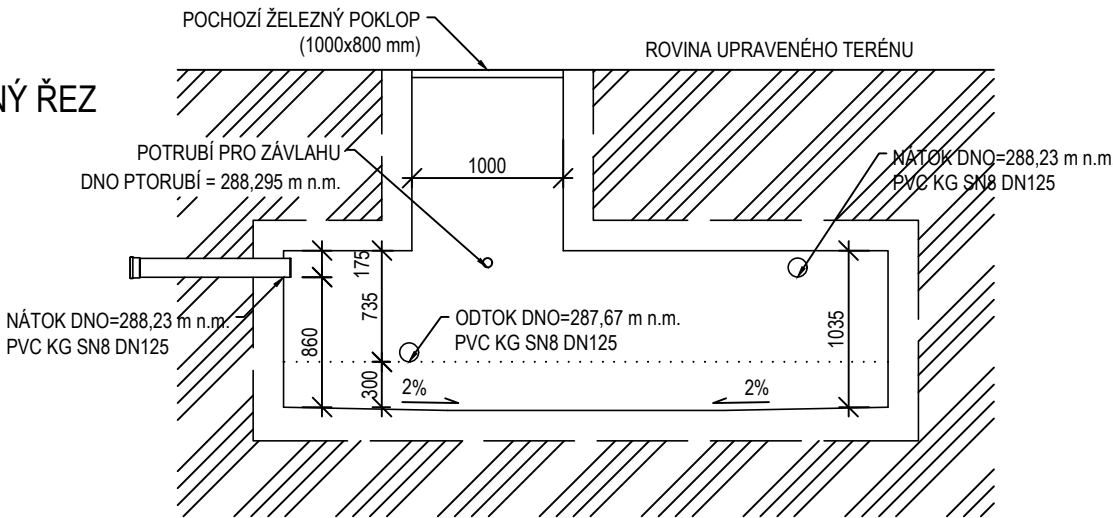

VÝŠKOVÝ SYSTÉM BpV
+/-0,00 = 293,00 m n.m.

PROJEKT
CHOCERADY
Centrum veřejných služeb Chocerady

INVESTOR
Obec Chocerady
Chocerady 267, 257 24

ARCHITEKT
Zuzana Drahotová (ČKA 04638)
T 604 928 396, E zuzana.drahotova@gmail.com

STUPEŇ
DPS

STAVEBNÍ OBJEKT
SO 01

ČÁST
D.1.4.c Zdravotechnické instalace

ZODPOVĚDNÝ PROJEKTANT
Ing. Jan Šetelík (ČKAIT 0007729)

ZPRACOVAL
Ing. Barbora Žďárská

DATUM
15.10.2021

MĚŘÍTKO
1:50

NÁZEV VÝKRESU

DETAIL NÁDRŽE

ČÍSLO VÝKRESU

D.1.4.c.301K