


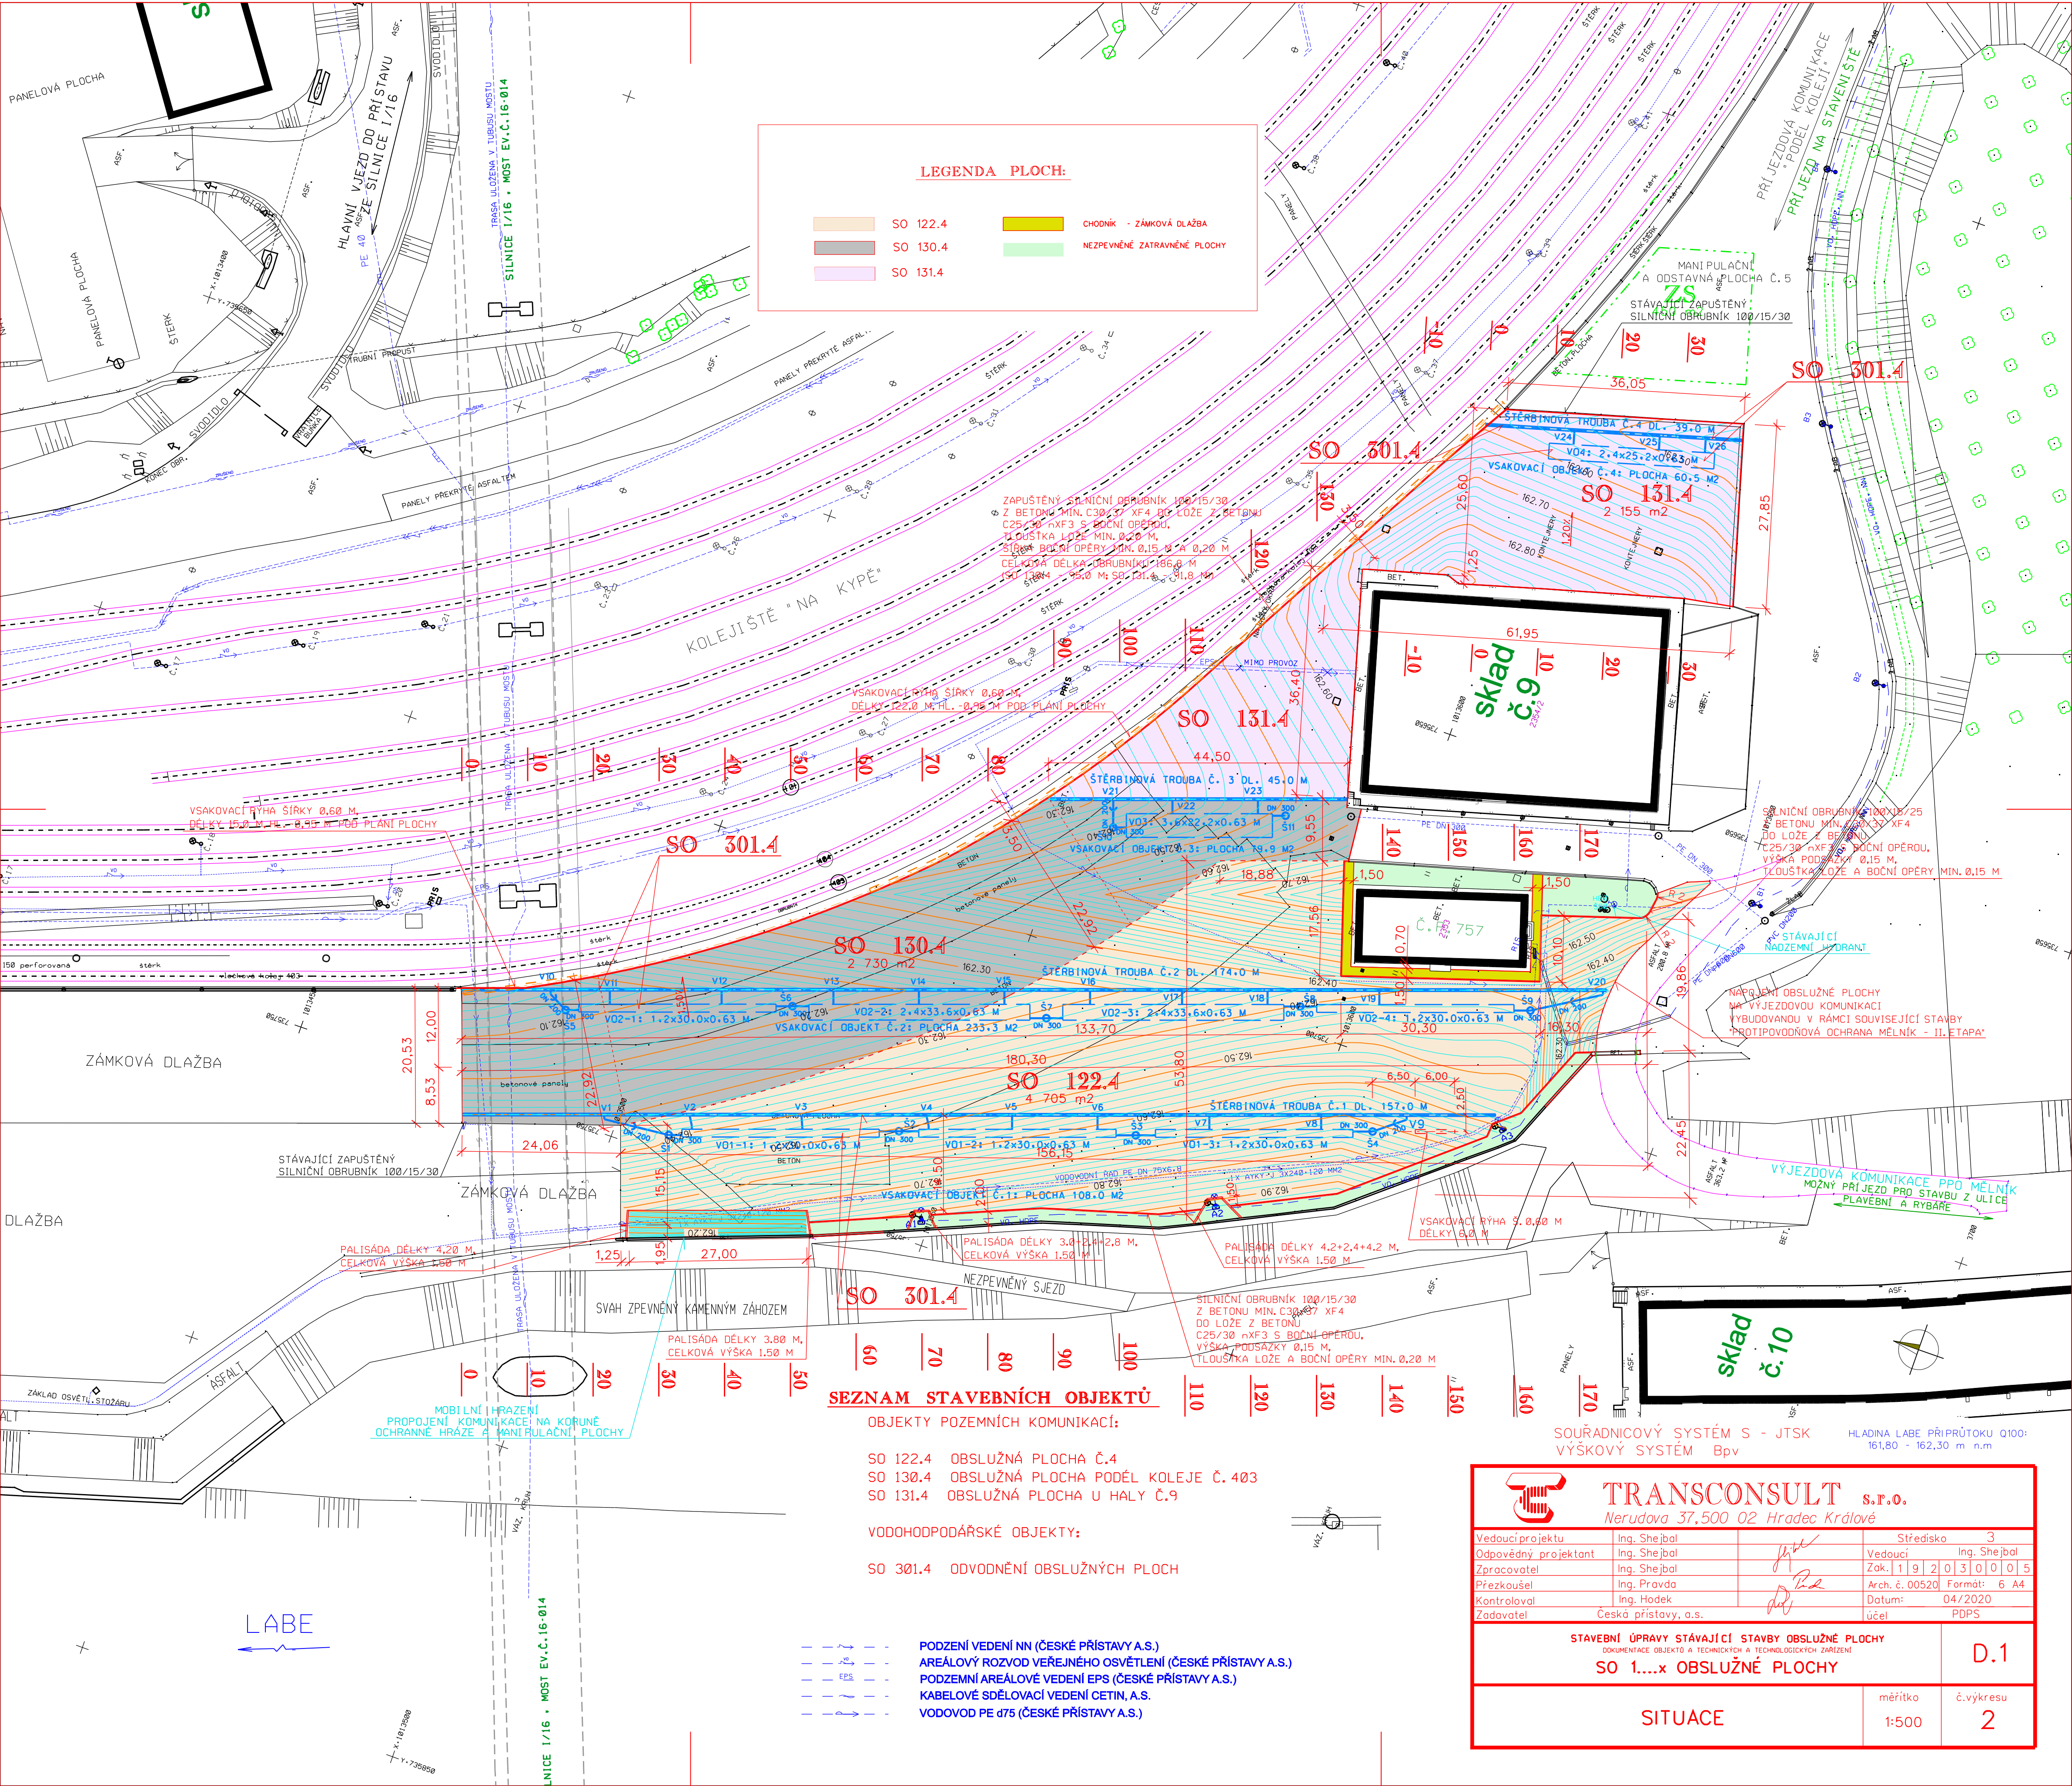

LEGENDA PLOCH:

- SO 122.4 SO 130.4 SO 131.4
- CHODNÍK - ZÁMKOVÁ DLAŽBA
- NEZPEVNĚNÉ ZATRAVNĚNÉ PLOCHY

SEZNAM STAVEBNÍCH OBJEKTŮ

OBJEKTY POZEMNÍCH KOMUNIKACÍ:

- SO 122.4 OBSLUŽNÁ PLOCHA Č.4
- SO 130.4 OBSLUŽNÁ PLOCHA PODÉL KOLEJE Č.403
- SO 131.4 OBSLUŽNÁ PLOCHA U HALY Č.9

VODOHODPODÁŘSKÉ OBJEKTY:

- SO 301.4 ODVODNĚNÍ OBSLUŽNÝCH PLOCH

- PODZENÍ VEDENÍ NN (ČESKÉ PŘÍSTAVY A.S.)
- AREÁLOVÝ ROZVOD VEŘEJNÉHO OSVĚTLENÍ (ČESKÉ PŘÍSTAVY A.S.)
- PODZEMNÍ AREÁLOVÉ VEDENÍ EPS (ČESKÉ PŘÍSTAVY A.S.)
- KABELOVÉ SDĚLOVACÍ VEDENÍ CETIN, A.S.
- VODOVOD PE d75 (ČESKÉ PŘÍSTAVY A.S.)

SOUTŘADNICOVÝ SYSTÉM S - JTSK

VÝŠKOVÝ SYSTÉM Bpv

HLADINA LABE PŘÍPRŮTOKU Q100: 161,80 - 162,30 m n.m.



TRANSCONSULT s.r.o.

Nerudova 37, 500 02 Hradec Králové

Vedoucí projektu	Ing. Shejbal	Středisko	3
Odpovědný projektant	Ing. Shejbal	Vedoucí	Ing. Shejbal
Zpracovatel	Ing. Shejbal	Zak. č.	19 2 03 0 0 0 5
Přezkoušel	Ing. Pravda	Arch. č.	00520
Kontroloval	Ing. Hodek	Datum	04/2020
Zadavatel	Česká přístavy, a.s.	Účel	POPS

STAVEBNÍ ÚPRAVY STÁVAJÍCÍ STAVBY OBSLUŽNÉ PLOCHY

DOKUMENTACE OBJEKTU A TECHNICKÝCH A TECHNOLOGICKÝCH ZAŘÍZENÍ

SO 1....x OBSLUŽNÉ PLOCHY

D.1

SITUACE

měřítko 1:500

č.výkresu 2