



VSAKOVACÍ OBJEKT VO4
2,4 x 25,2 x 0,63 m
84 ks boxů, 2 ks revizní šachta DN 600
stavební / retenční objem 38,1 / 36,2 m³

PŮDORYS

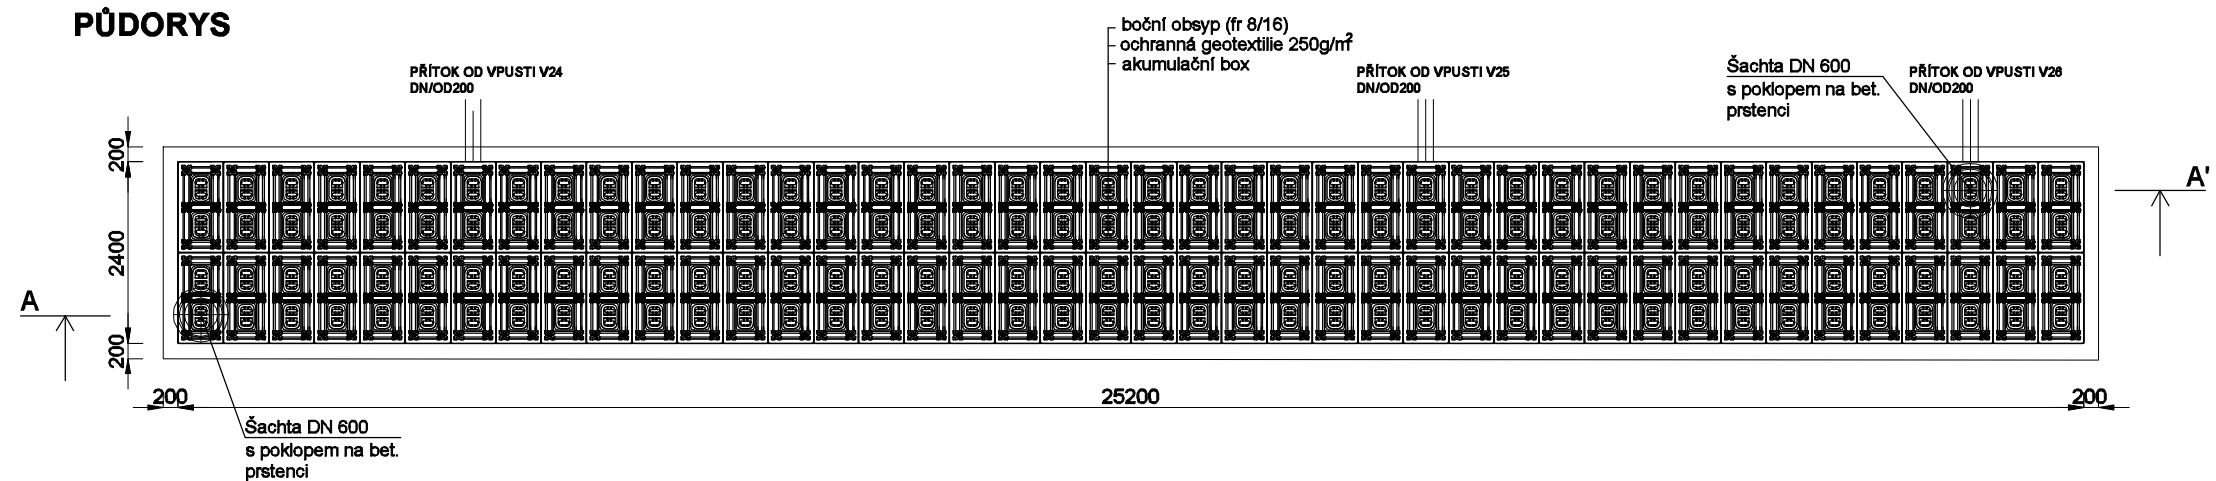

PODÉLNÝ ŘEZ A - A'

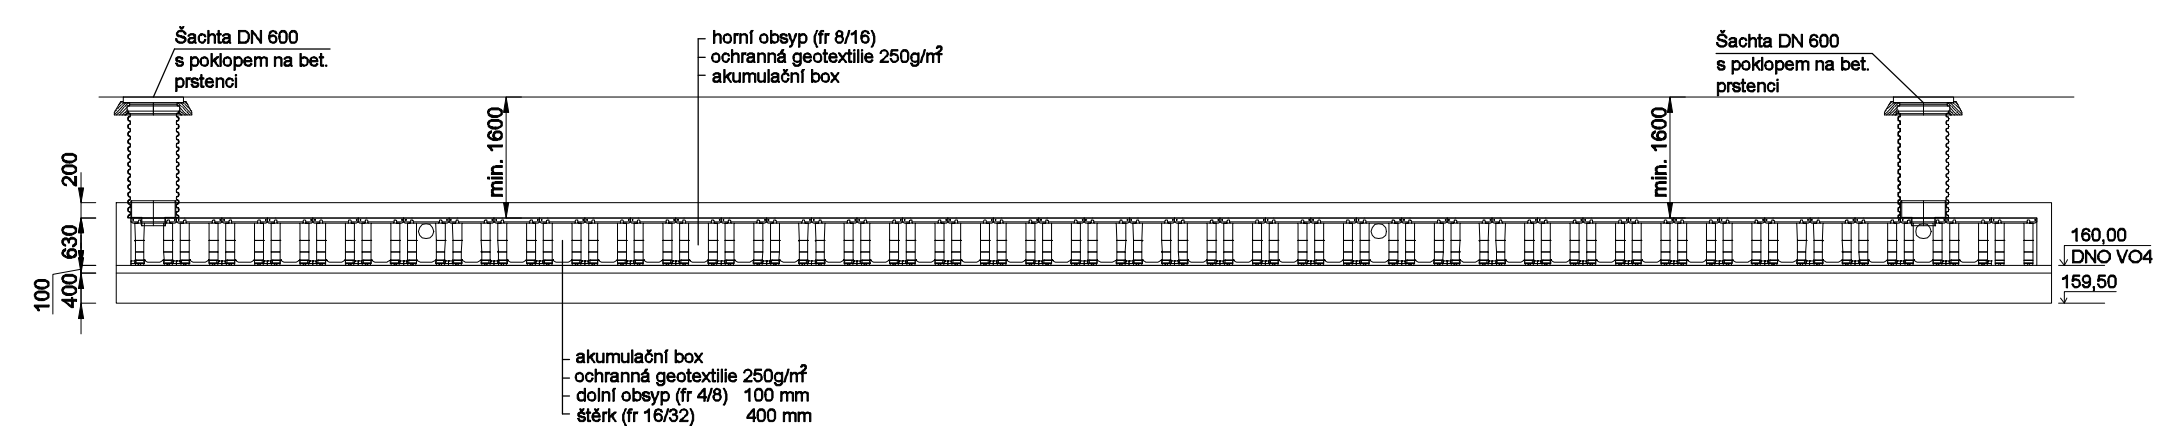

		TRANSCONSULT s.r.o.	
Nerudova 37, 500 02 Hradec Králové			
Vedoucí projektu	Ing. Shejbal	Středisko 3	
Odpovědný projektant	Ing. Vrabcová	Vedoucí: Ing. Shejbal	
Zpracovatel	Ing. Vrabcová	Zak. číslo 1 9 2 0 3 0 0 5	
Přezkoušel	Ing. Shejbal	Arch.č.: 00520 Formát: 2 A4	
Kontroloval	Ing. Hodek	Datum: 04/2020	
Investor	České přístavy, a.s.	Účel: PDPS	
STAVEBNÍ ÚPRAVY STÁVAJÍCÍ STAVBY OBSLUŽNÉ PLOCHY DOKUMENTACE OBJEKTŮ A TECHNICKÝCH A TECHNOLOGICKÝCH ZAŘÍZENÍ SO 301.4 ODVODNĚNÍ OBSLUŽNÝCH PLOCH			Část dok. D.2
VSAKOVACÍ OBJEKT Č. 4			Měřítko 1:100 Č.výkresu 4