


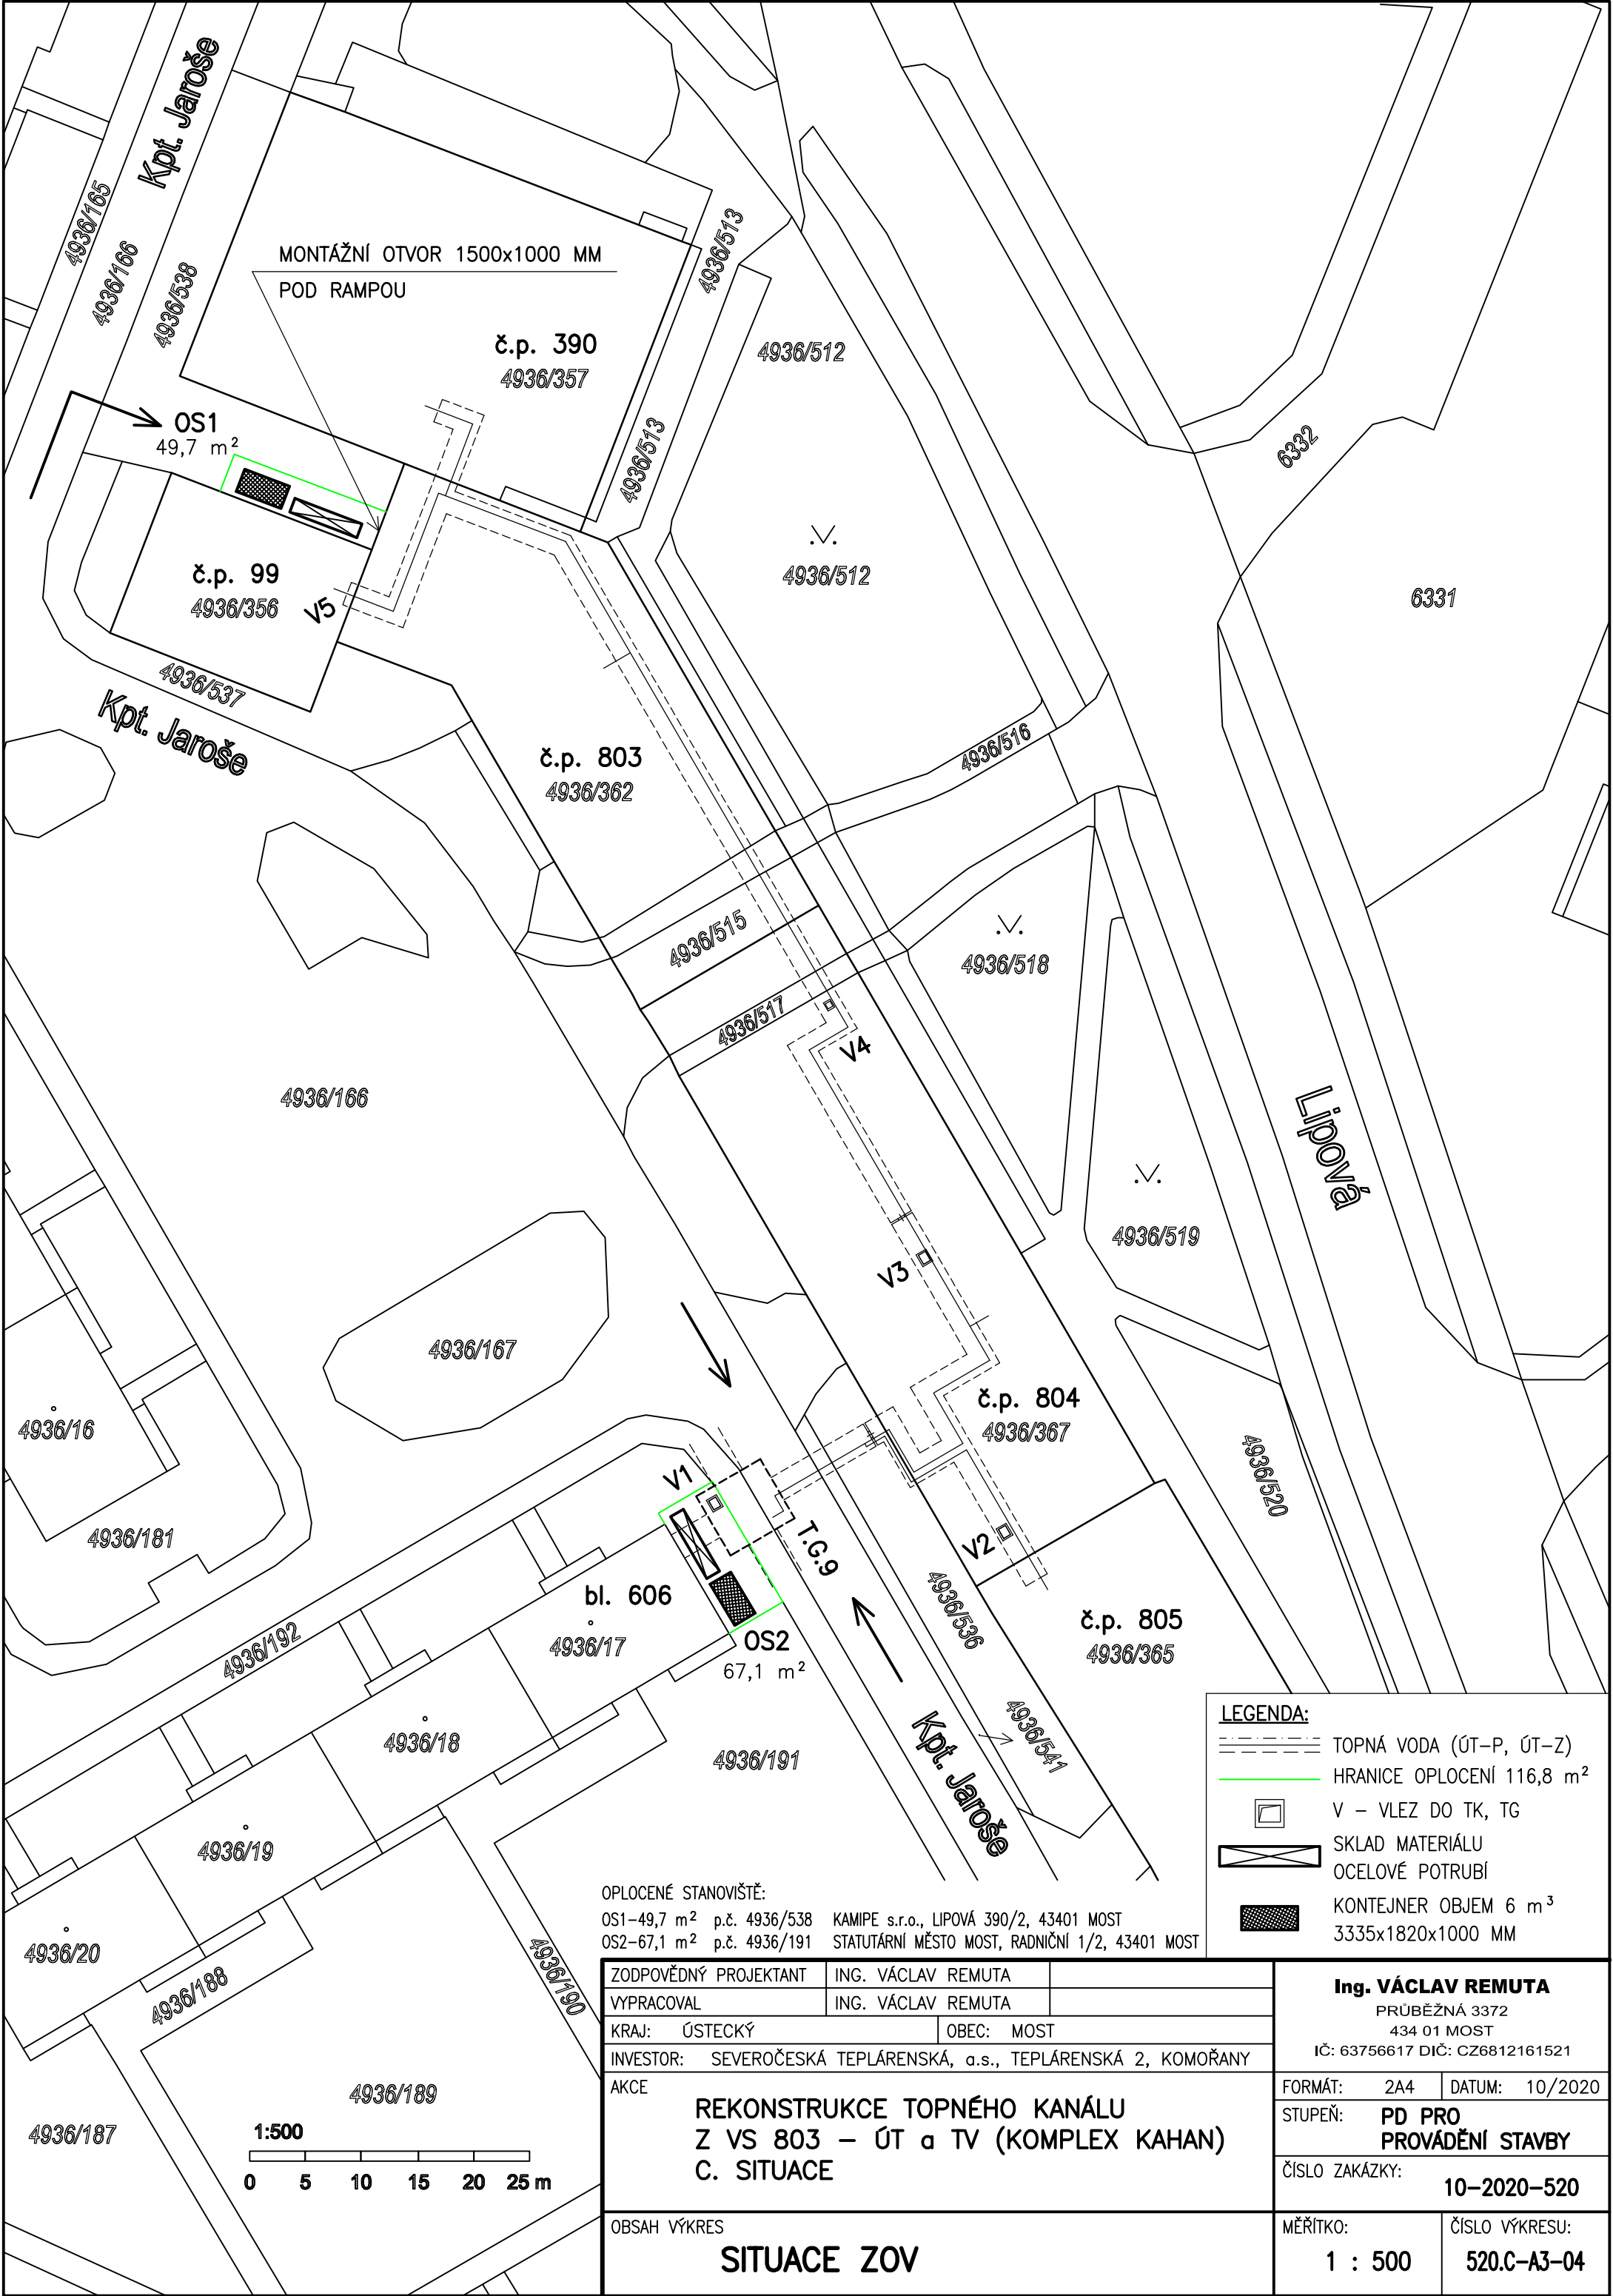

OPLOCENÉ STANOVISŤE:

OS1-49,7 m² p.č. 4936/538 KAMIPE s.r.o., LIPOVÁ 390/2, 43401 MOST
OS2-67,1 m² p.č. 4936/191 STATUTÁRNÍ MĚSTO MOST, RADNIČNÍ 1/2, 43401 MOST

ZODPOVĚDNÝ PROJEKTANT	ING. VÁCLAV REMUTA	
VYPRACOVAL	ING. VÁCLAV REMUTA	
KRAJ: ÚSTECKÝ	OBEC: MOST	
INVESTOR: SEVEROČESKÁ TEPLÁRENSKÁ, a.s., TEPLÁRENSKÁ 2, KOMOŘANY		
AKCE	REKONSTRUKCE TOPNÉHO KANÁLU Z VS 803 – ÚT a TV (KOMPLEX KAHAN) C. SITUACE	
OBSAH VÝKRES	SITUACE ZOV	

LEGENDA:

- TOPNÁ VODA (ÚT-P, ÚT-Z)
- HRANICE OPLOCENÍ 116,8 m²
- V - VLEZ DO TK, TG
- SKLAD MATERIÁLU
- OCELOVÉ POTRUBÍ
- KONTEJNER OBJEM 6 m³
3335x1820x1000 MM

Ing. VÁCLAV REMUTA

PRŮBĚŽNÁ 3372
434 01 MOST

IČ: 63756617 DIČ: CZ6812161521

FORMÁT: 2A4 DATUM: 10/2020

STUPEŇ: PD PRO
PROVÁDĚNÍ STAVBY

ČÍSLO ZAKÁZKY: 10-2020-520

MĚŘÍTKO: 1 : 500

ČÍSLO VÝKRESU: 520.C-A3-04