
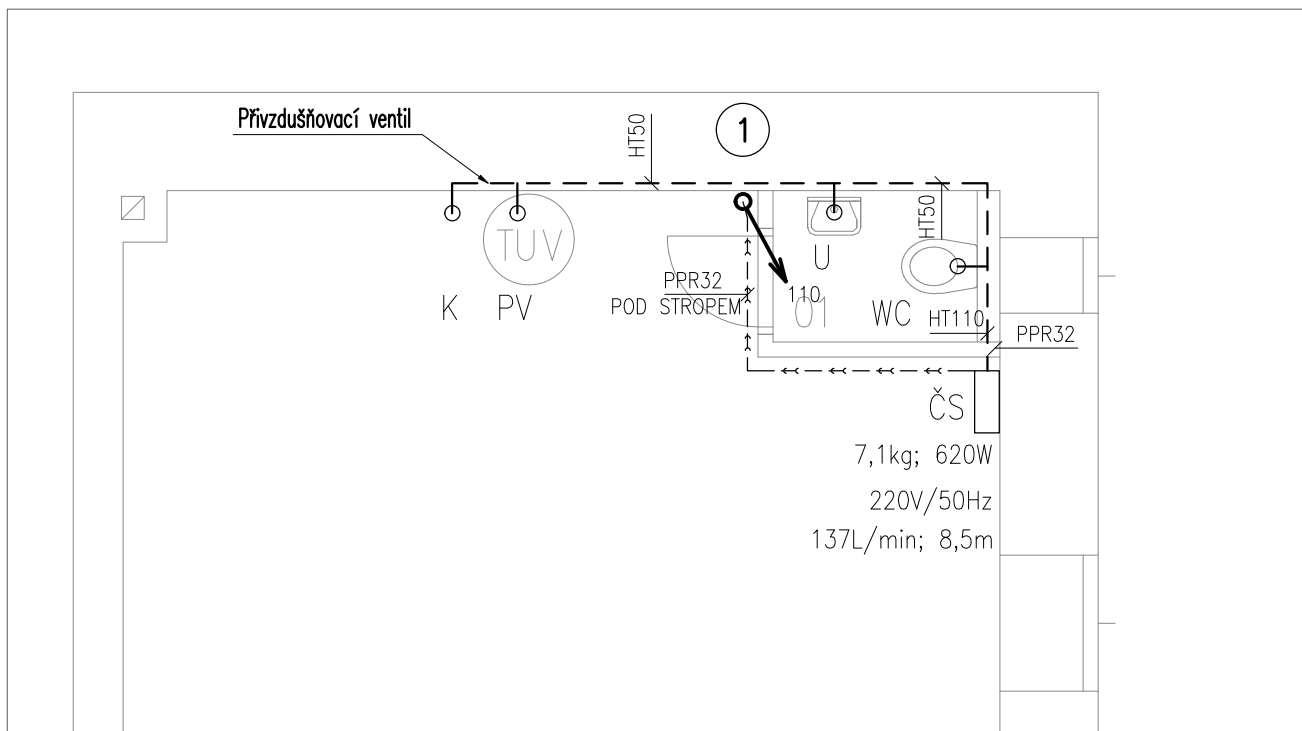


1.NP

1.PP

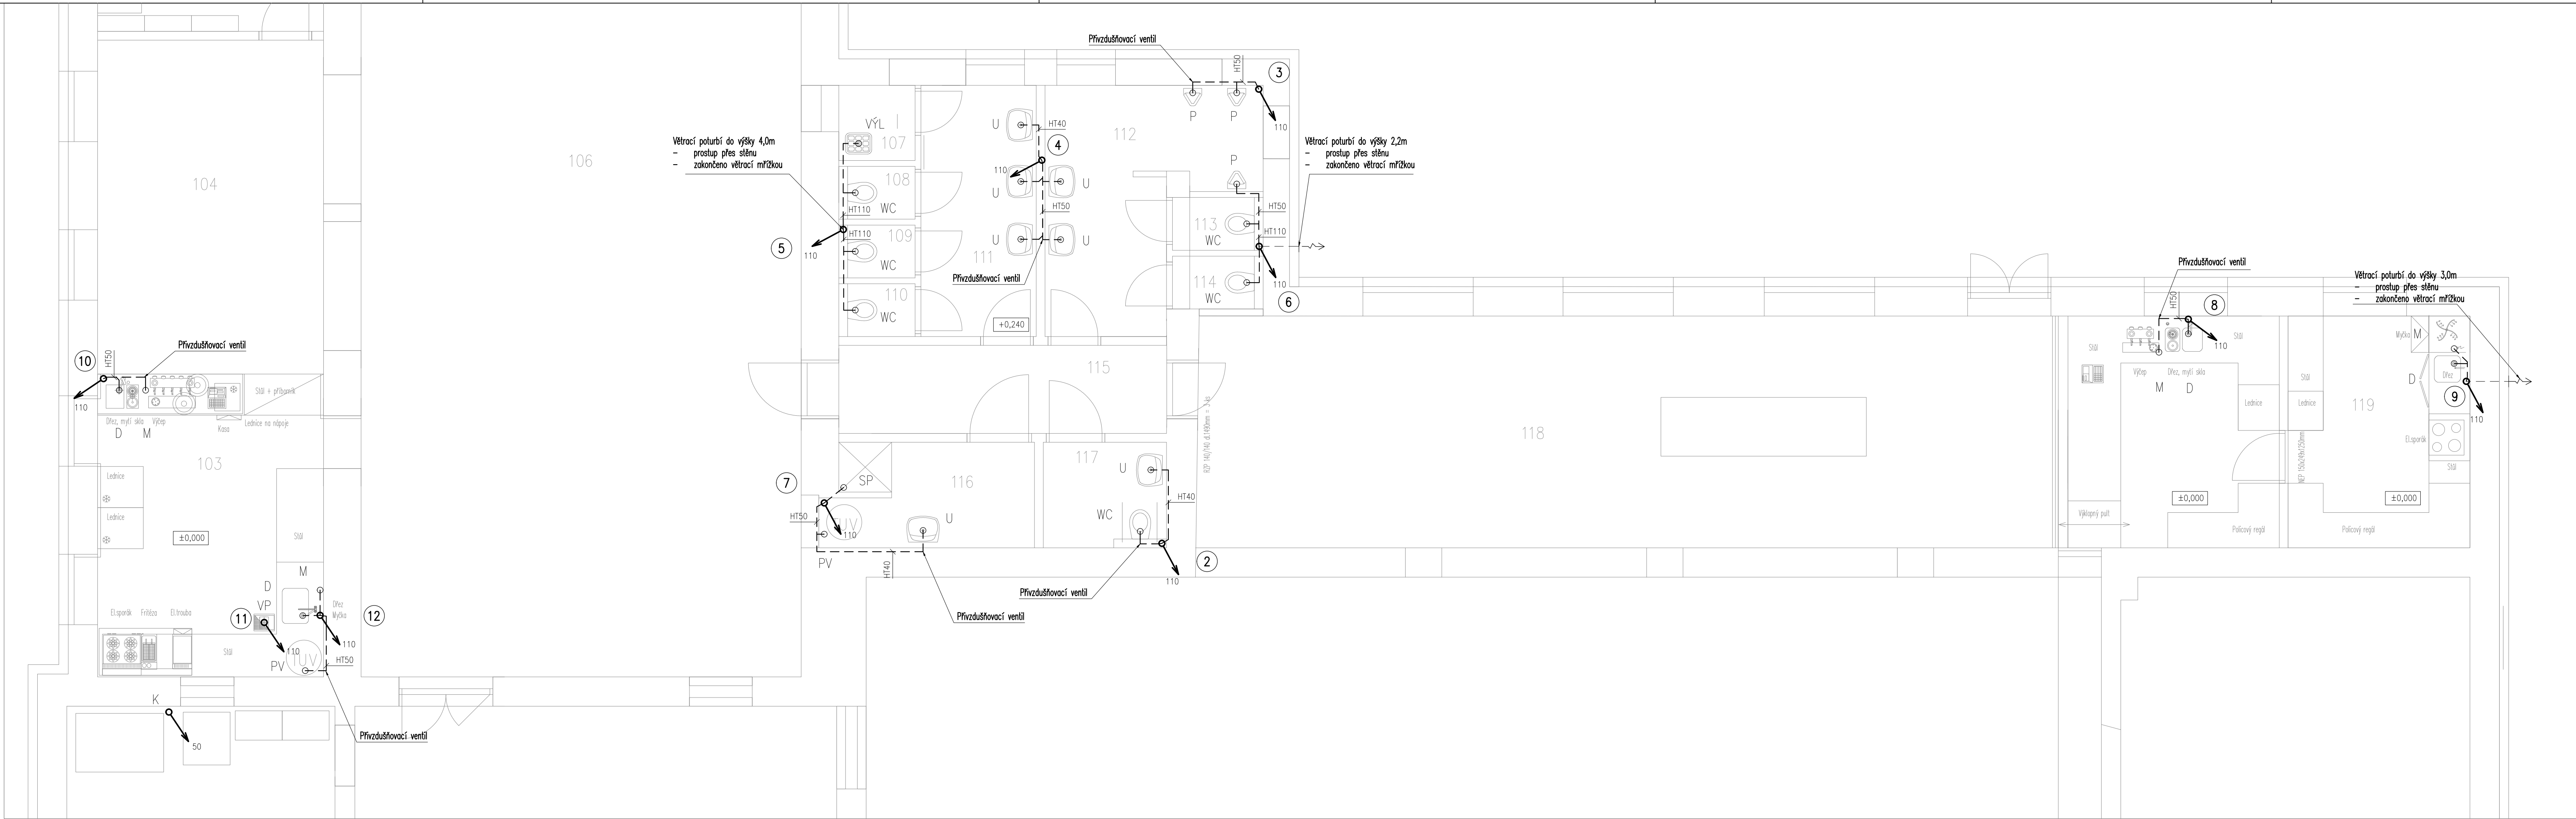


Legenda:

- Stoupající potrubí
- Klesající potrubí
- Průběžné potrubí
- Označení svislého potrubí
- kanalizace splašková
- kanalizace splašková přípojovací

Legenda zařizovacích předmětů a zařízení :

- WC keramické umyvadlo se sifonem
- WC WC
- D kuchyňský dřez se sifonem
- PV pojistný ventil
- SP sprcha
- M myčka
- VP podlahová vpust DN70
- K kondenzát





Detail přechodu stoupacího potrubí na svodné:

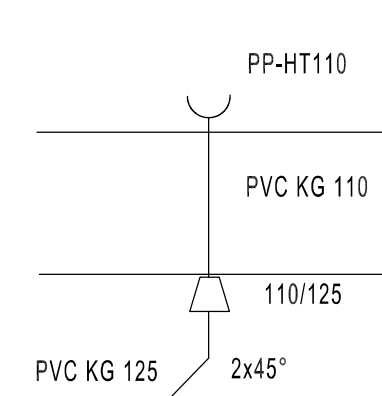


Připojovací potrubí pro jeden zařizovací předmět, výška středu odpadu:

umyvadlo	PP-HT 40	530 mm
WC	PP-HT 110	230 mm
kuchyňský dřez	PP-HT 50	460–540 mm
sprchový kout	PP-HT 50	dle dřezu
výlevka	PP-HT 50	0–130 mm
podlahová vpust	PP-HT 70	200 mm
pojistný ventil	PP-HT 70	0 mm
odvod kondenzátu	PP-HT 32	dle zdroje
pračka	PP-HT 32	dle zdroje
vana	PP-HT 50	450–600 mm
bidet	PP-HT 50	0–200 mm
	PP-HT 50	120 mm


Vypracoval Josef Pospíšil	Zpracoval Jan Vojtíšek	Tech. kontrola Jan Vojtíšek	
Kreslil Josef Pospíšil			
Investor Město Moravská Třebová			Formát 7,5x44
Alce Kulturně kreativní centrum Moravská Třebová k.ú. Boršov, parc.č.st.230 D.1.4.a – ZTI			datum 06/2024
			účet DPS
			č. zakázky 24–057
			č. kopie 24–057
Obsah výkresu Kanalizace – přípojovací potrubí			Měřítko 1:50
			č. výkresu 02

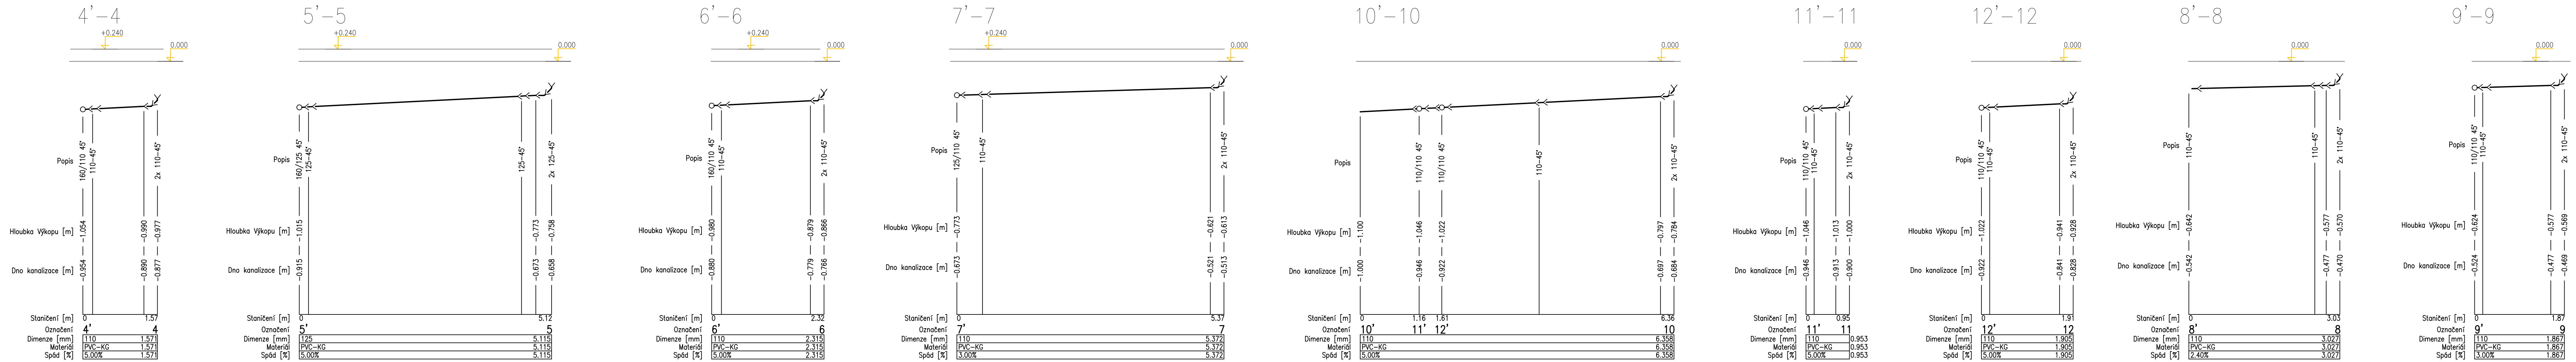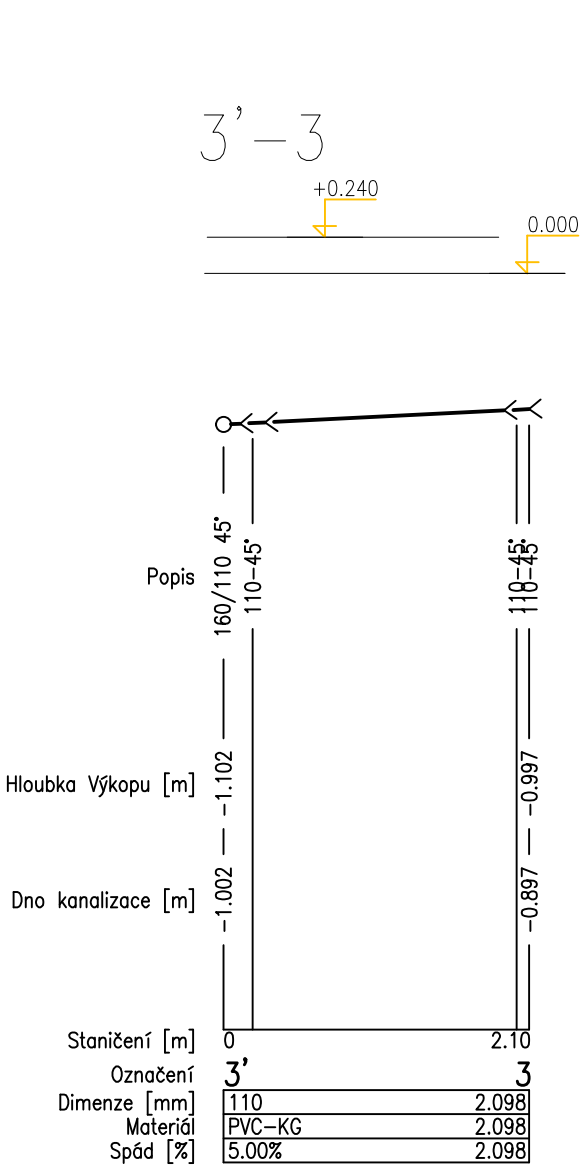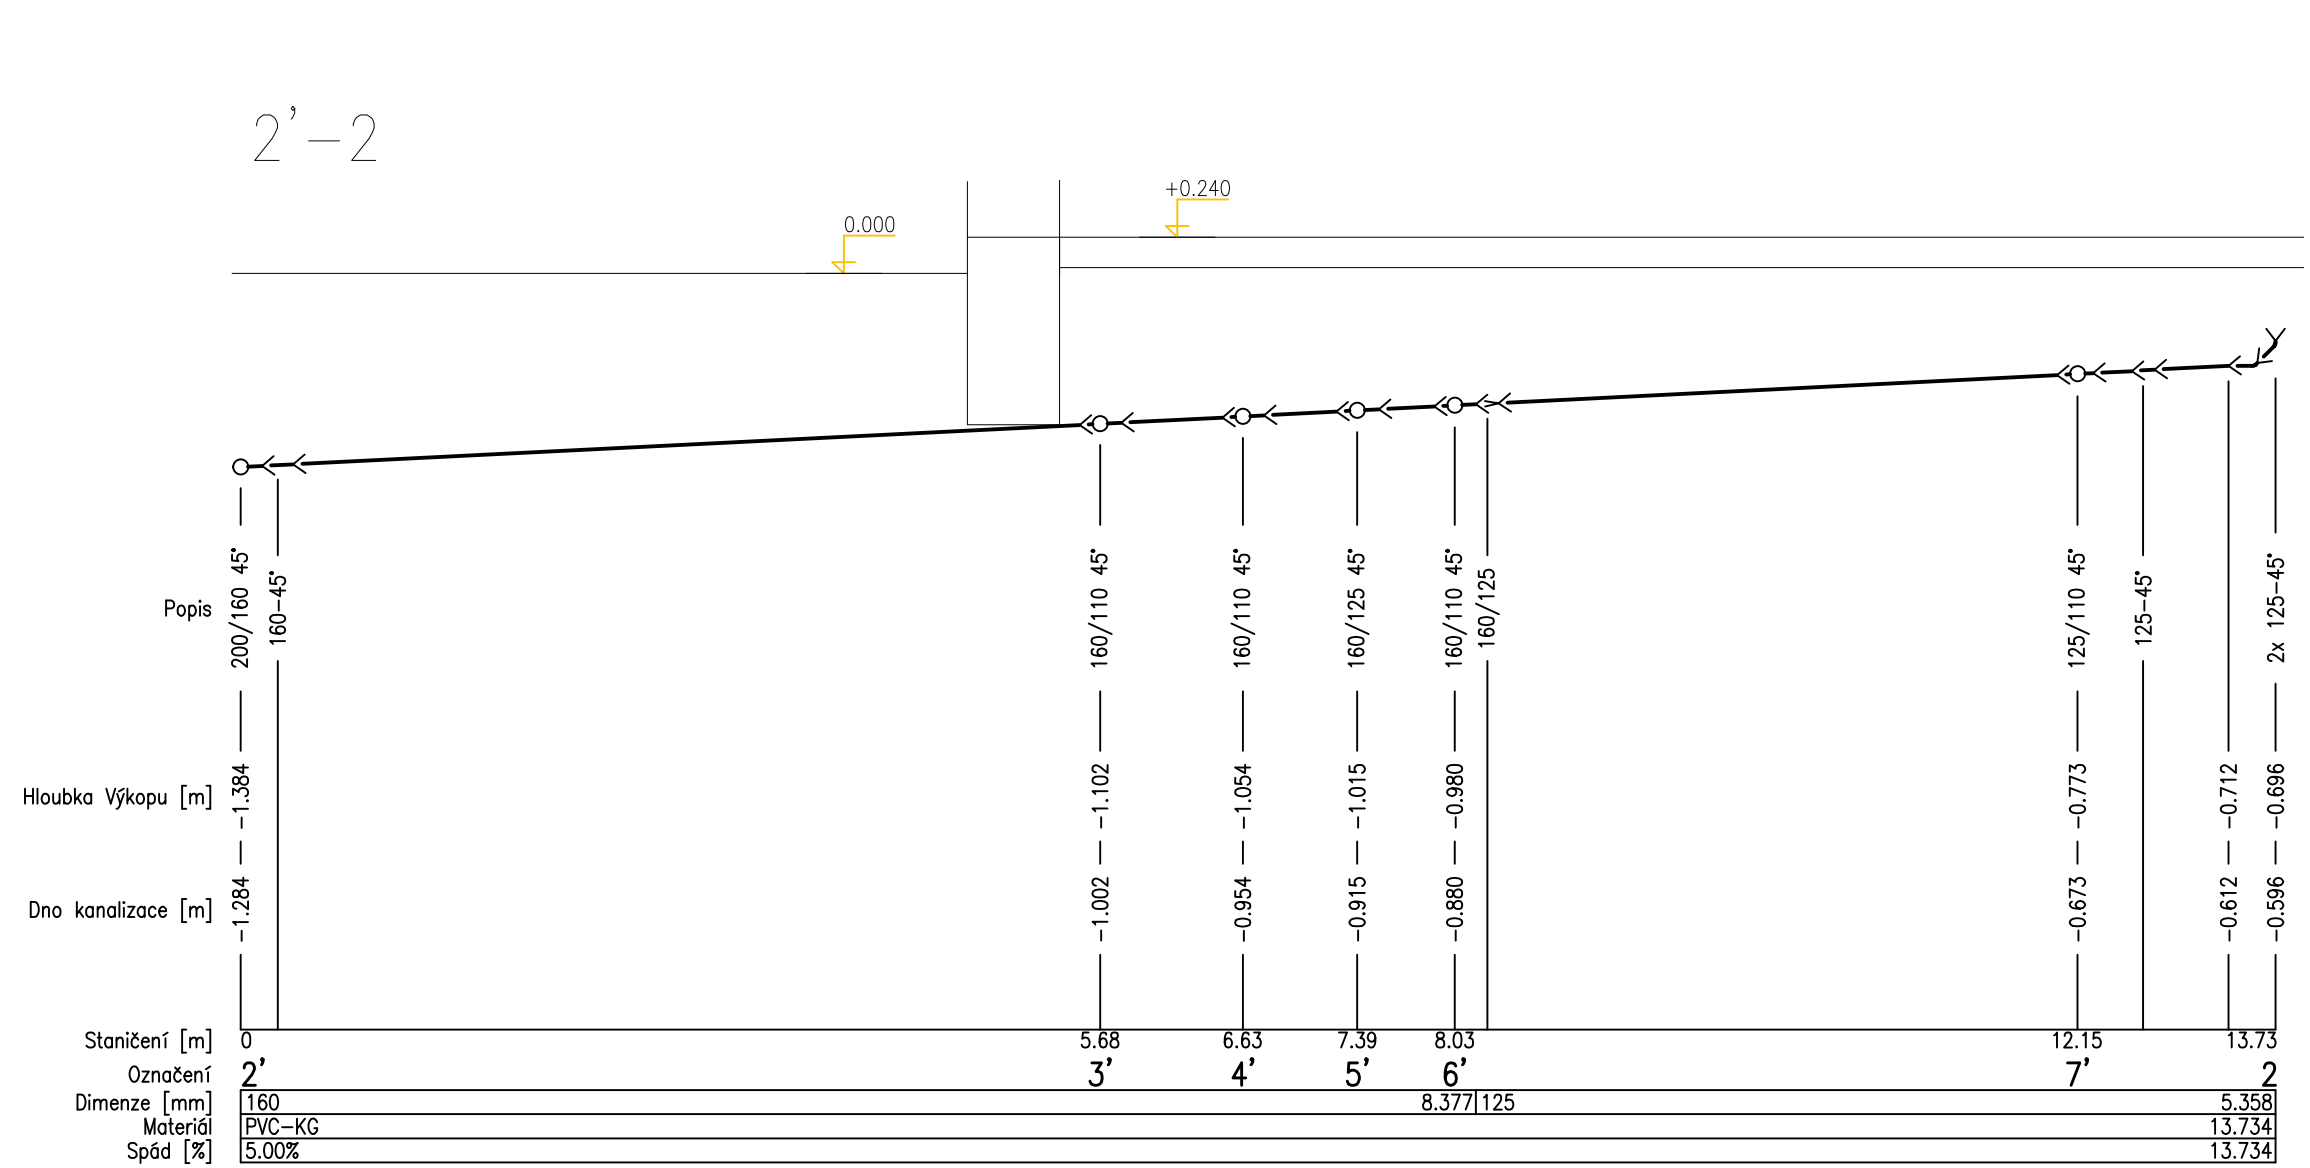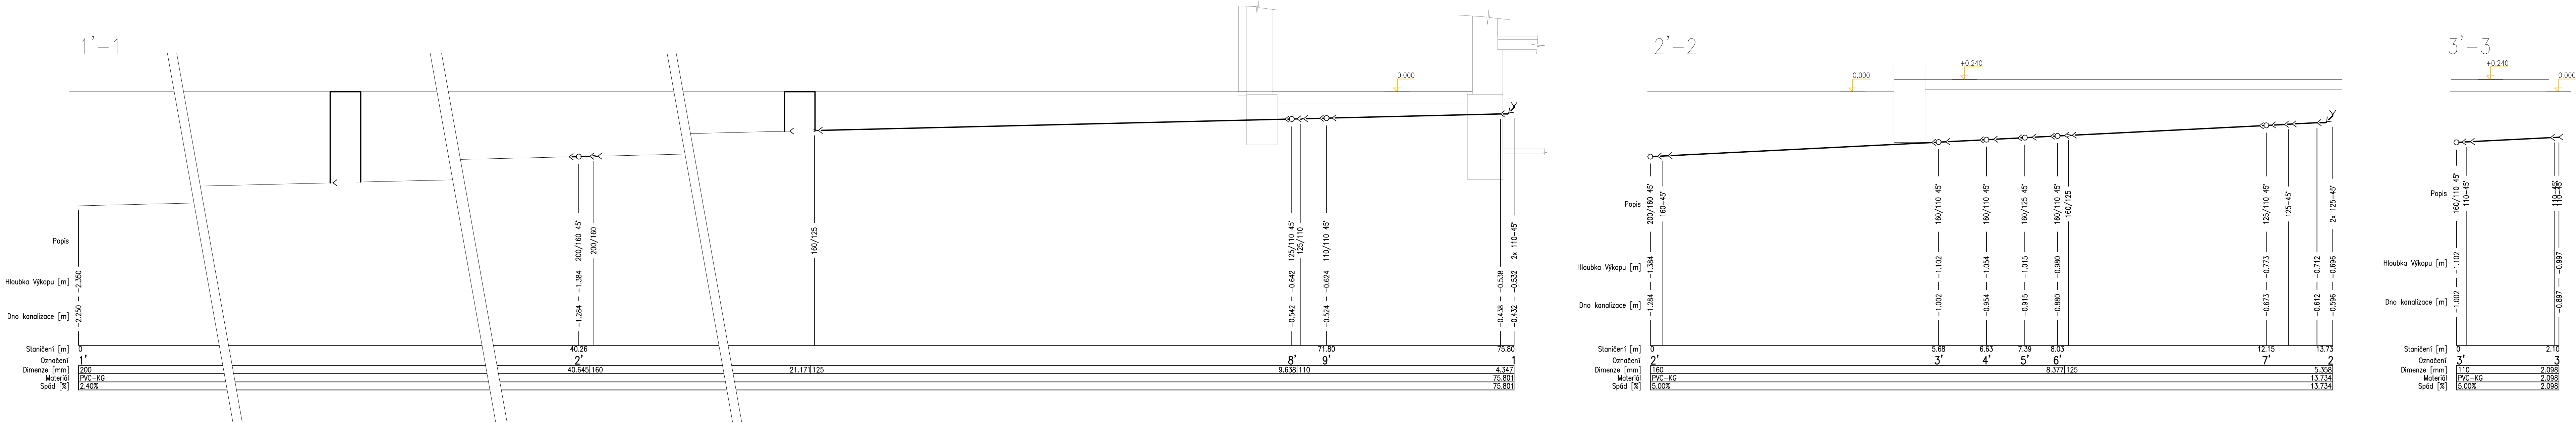

Vypracoval Josef Pospíšil		Zatv. projektant Jan Vojtíšek	Tech. kontrola Jan Vojtíšek		
Kreslil Josef Pospíšil				formát	7,5xA4
Investor Město Moravská Třebová				datum	06/2024
Akce Kulturně kreativní centrum Moravskotřebovska k.ú. Boršov, parc.č.st.230 D.1.4.a – ZTI				účel	DPS
				č. zakázky	24-057
				č. kopie	24-057
Obsah výkresu Kanalizace – podélné řezy				archivní č.	24-057
				Měřítko 1:50	č. výkresu 03

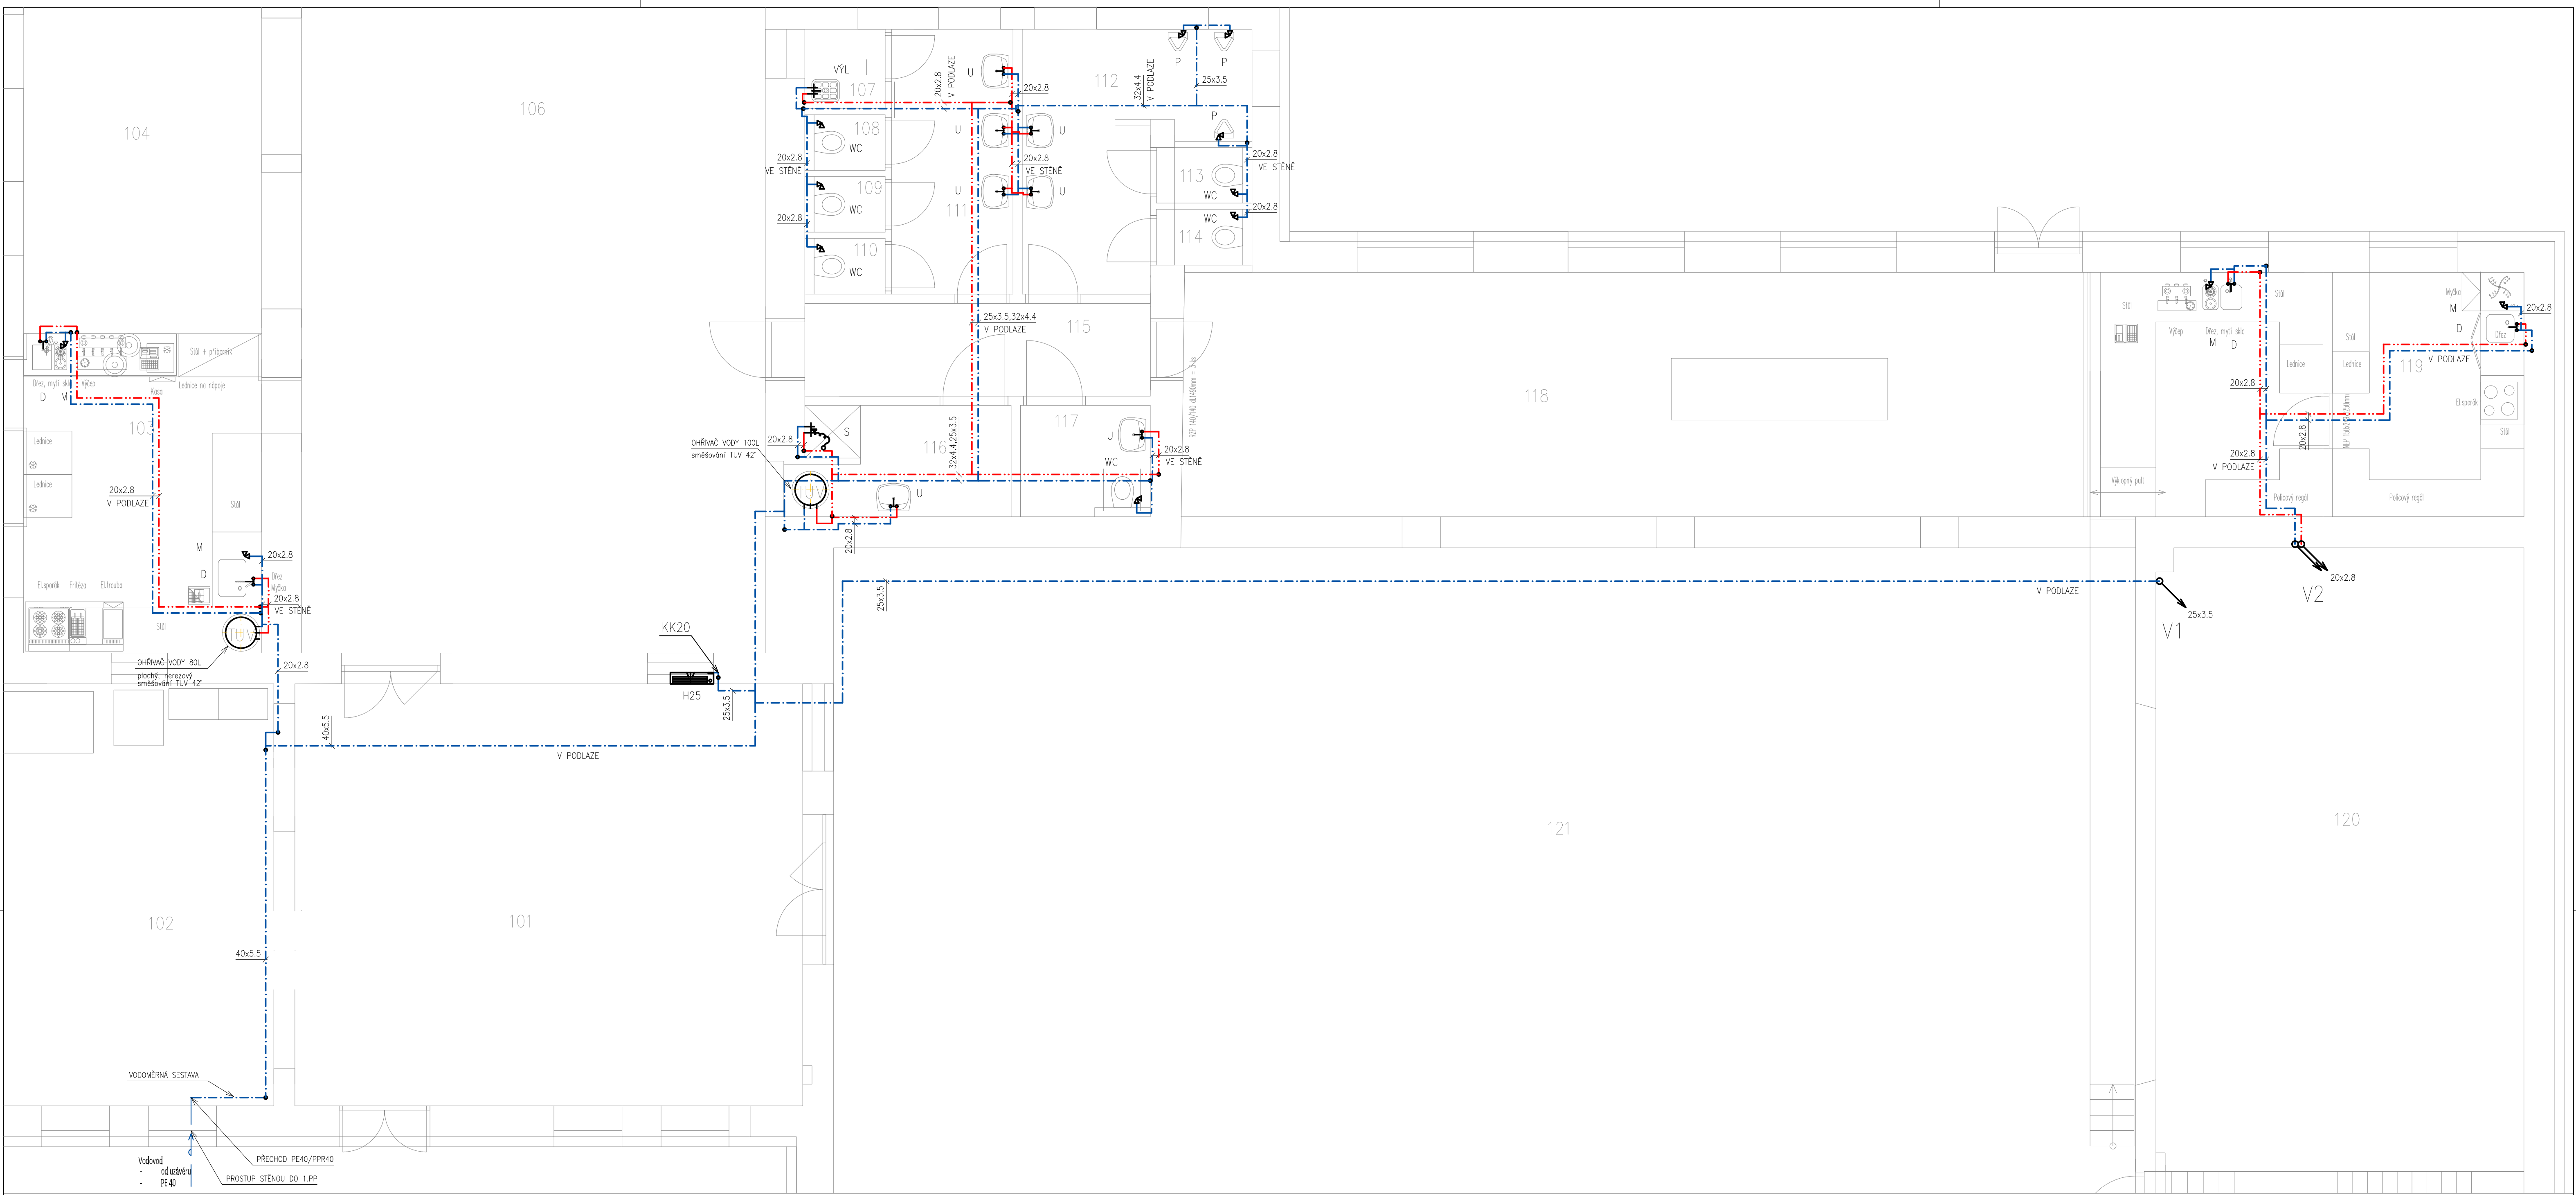

1.NP

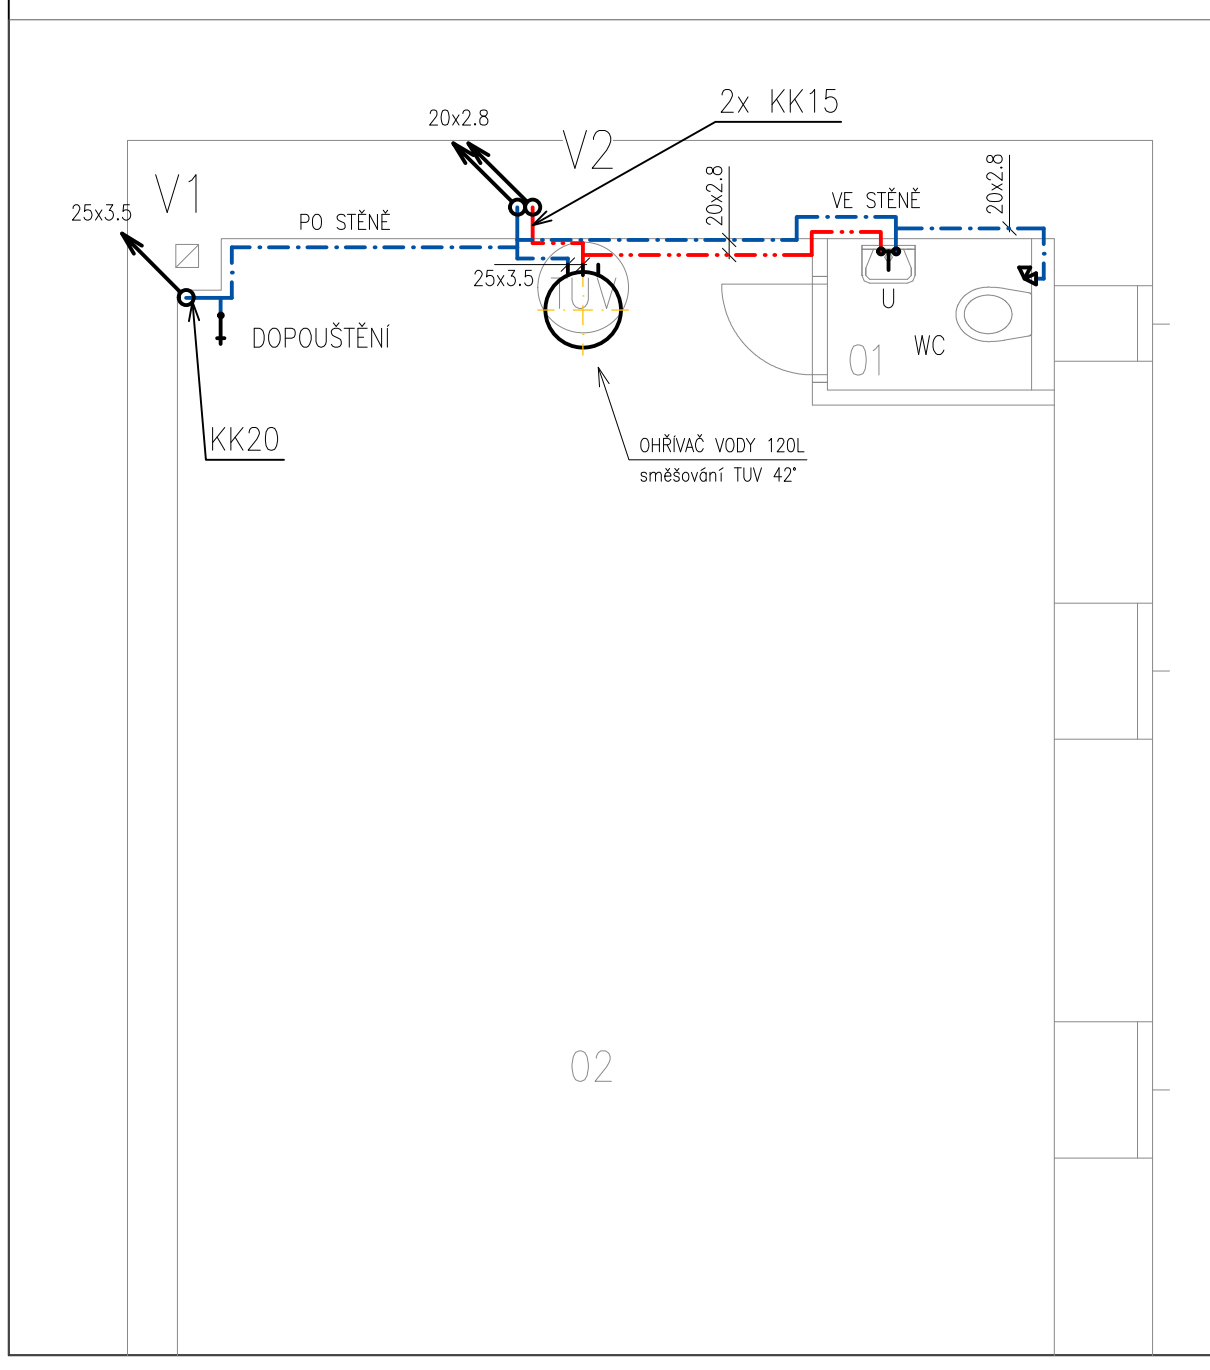

1.PP

Legenda:

- — — studená voda PE, značeno největším průměrem
- - - - - studená voda PPR, značeno největším průměrem
- . - . - . teplá voda PPR, značeno největším průměrem

Tepelná izolace potrubí:

Studená voda:
6mm pro potrubí všech průměrů vedené volně a ve stěně/podlaze.

Teplá užitková voda:
PPR 16,20 – tl.20/10 mm (potrubí vedené volně/ve stěně nebo podlaze).
PPR 25,32 – tl.30/13 mm (potrubí vedené volně/ve stěně nebo podlaze).

Legenda koncových prvků:

- ⊕ Baterie–nástená
- ⊕ Napouštěcí ventil
- ⊕ Baterie sprchová
- ⊕ kohout uzavírací
- ⊕ Baterie stojánková
- ⊕ Rohový ventil
- ⊕ Požární hydrant
- ⊕ OV Ohřivač vody elektrický

SCHÉMA VODOMĚRNÉ SESTAVY


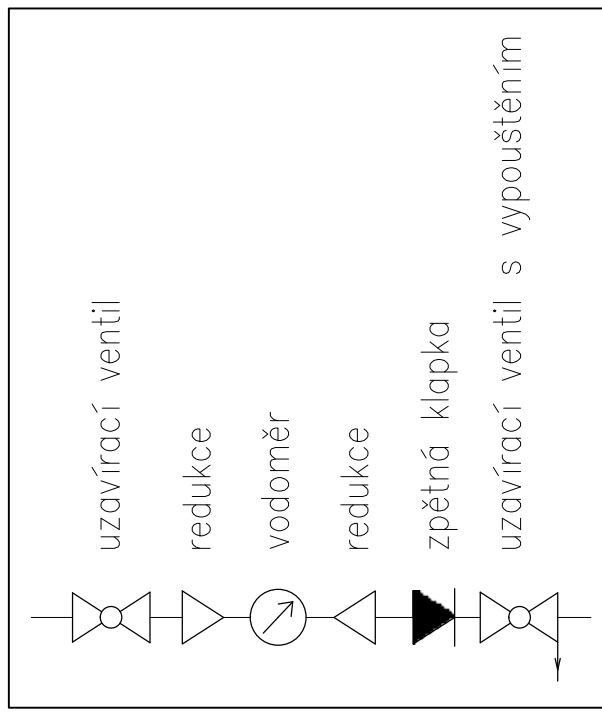



SCHÉMA ZAPOJENÍ OHŘÍVAČE TUV

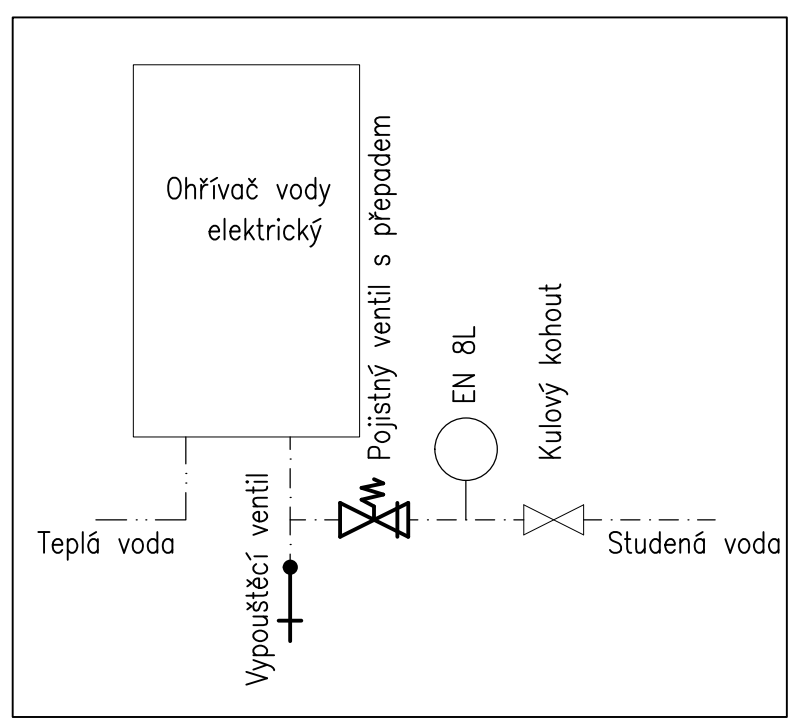

Výška vývodu pro vodu

- umyvadlo 580 mm
- WC 900 mm
- kuchyňský dřez 600 mm
- myčka na nádobí 580 mm
- sprchový kout 150 mm nad hranu vaničky
- pračka 300–400 mm
- vana 150 mm nad hranu vany
- bidet max 400 mm dle použitého typu

Vypracoval Josef Pospíšil	Zatv. projektant Jan Vojtíšek	Tech. kontrola Jan Vojtíšek	
Kreslil Josef Pospíšil			formát A1
Investor Město Moravská Třebová			datum 06/2024
Alce Kulturně kreativní centrum Moravskébovska k.ú. Boršov, parc.č.st.230 D.1.4.a – ZTI			účel DPS
			č. zakázky 24–057
			č. kopie 24–057
Obsah výkresu Vodovod – půdorys			č. výkresu 04

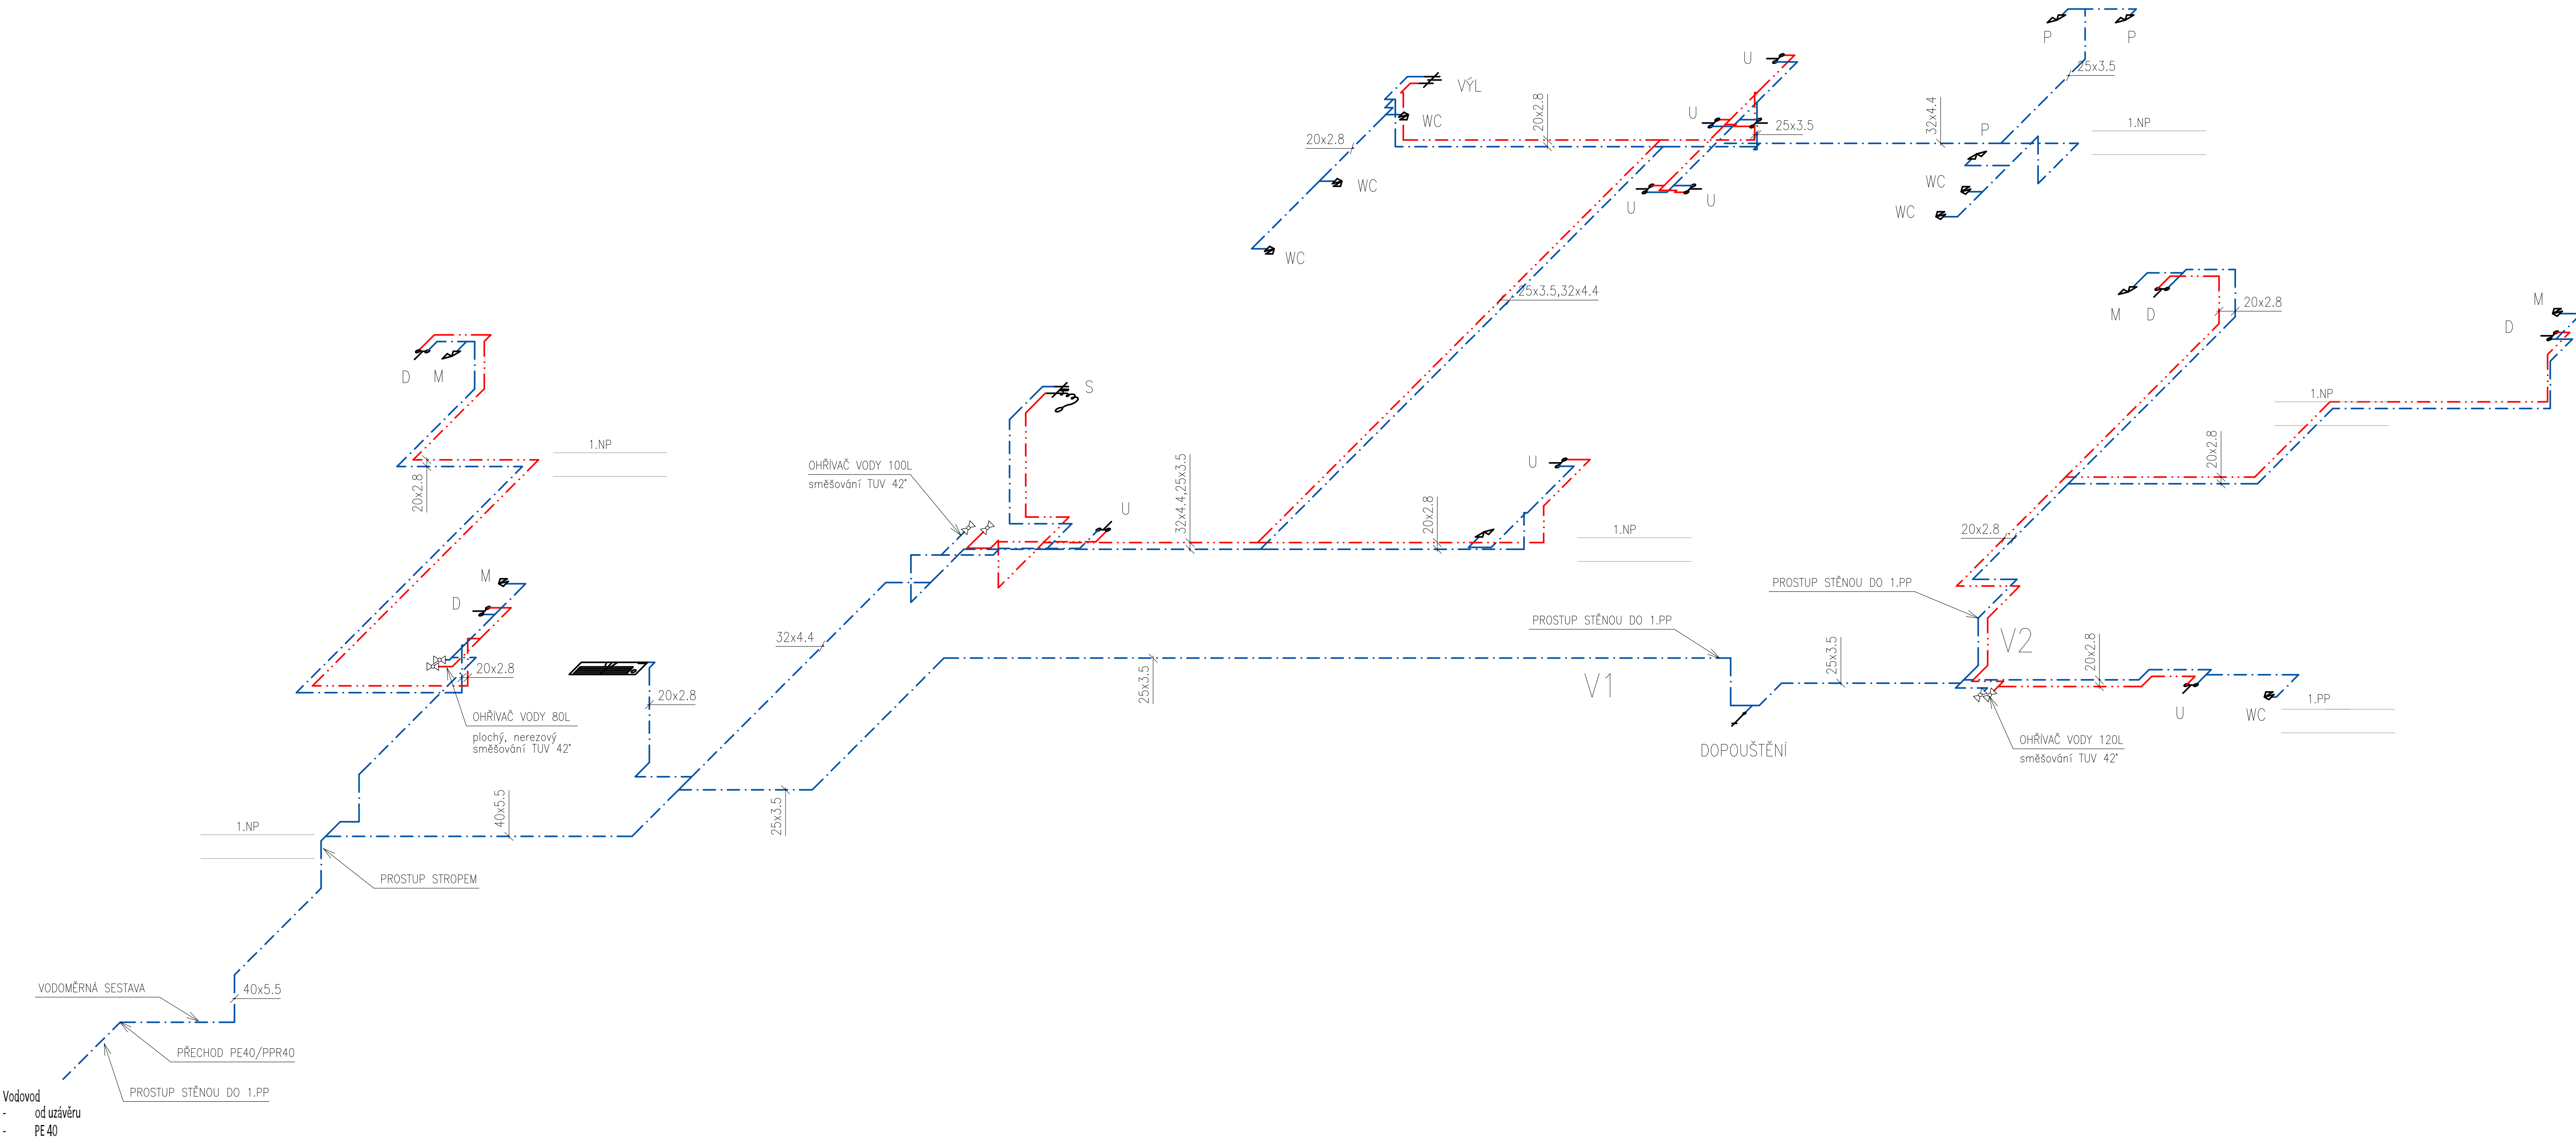

Legenda:

- — studená voda PE, značeno největším průměrem
- - - studená voda PPR, značeno největším průměrem
- teplá voda PPR, značeno největším průměrem

Tepelná izolace potrubí:

Studená voda:

6mm pro potrubí všech průměrů vedené volně a ve stěně/podlaze.

Teplá užitková voda:

PPR 16,20 – tl.20/10 mm (potrubí vedené volně/ve stěně nebo podlaze).

PPR 25,32 – tl.30/13 mm (potrubí vedené volně/ve stěně nebo podlaze).

Legenda koncových prvků:

- # Baterie – nástěnná
- ↑ Napouštěcí ventil
- # Baterie sprchová
- ⊗ kohout uzavírací
- ⊗ Baterie stojánková
- ⊗ Rohový ventil
- ⊗ Požární hydrant
- ⊗ OV Ohříváč vody elektrický

SCHÉMA VODOMĚRNÉ SESTAVY


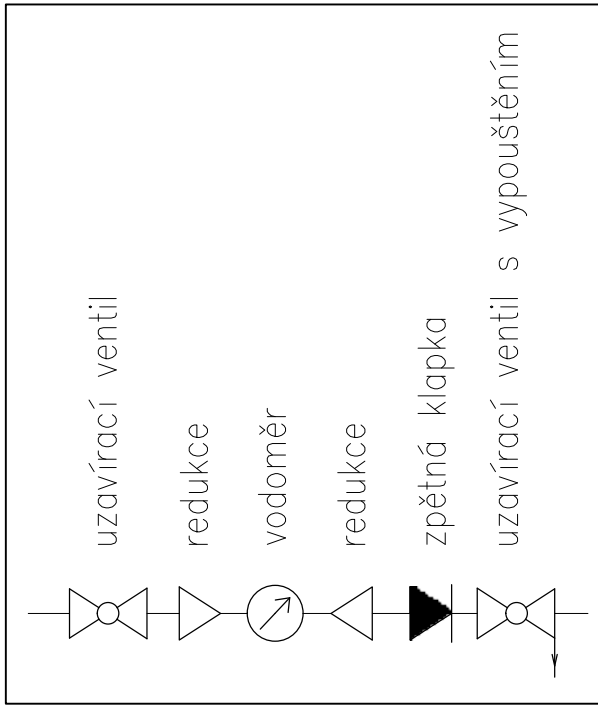


SCHÉMA ZAPOJENÍ OHŘÍVAČE TUV

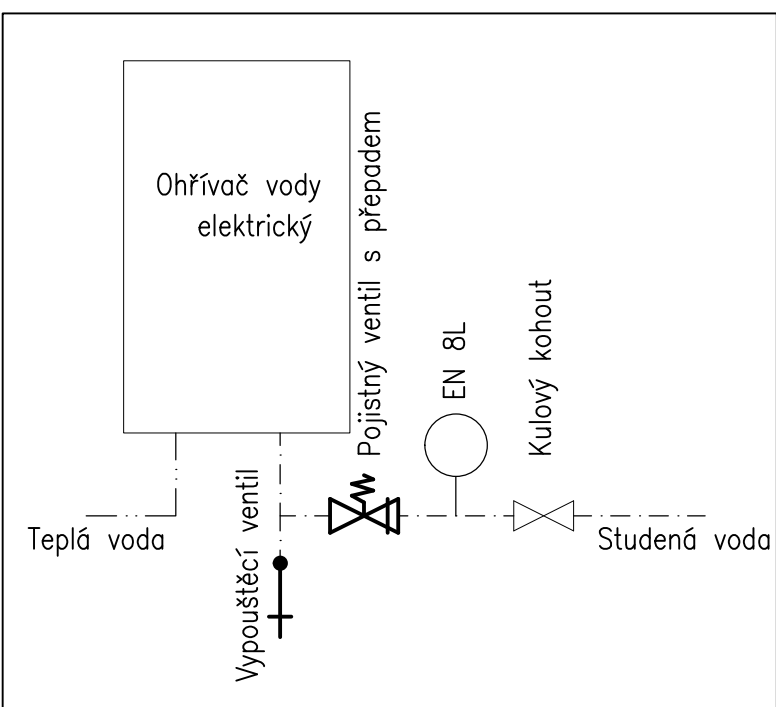

Výška vývodu pro vodu

- umyvadlo 580 mm
- WC 900 mm
- kuchyňský dřez 600 mm
- myčka na nádobí 580 mm
- sprchový kout 150 mm nad hranu vaničky
- pračka 300–400 mm
- vana 150 mm nad hranu vany
- bidet max 400 mm dle použitého typu

Vypracoval Josef Pospíšil	Zdroj, projektant Jan Vojtíšek	Tech. kontrola Jan Vojtíšek	
Kreslil Josef Pospíšil			
Investor Město Moravská Třebová			formát A1
Alce Kulturně kreativní centrum Moravskotřebovska k.ú. Boršov, parc.č.st.230 D.1.4.a – ZTI			datum 06/2024
			účel DPS
			č. zakázky 24–057
			č. kopie
			archivní č. 24–057
Období výkresu Vodovod – izometrie			č. výkresu 05