


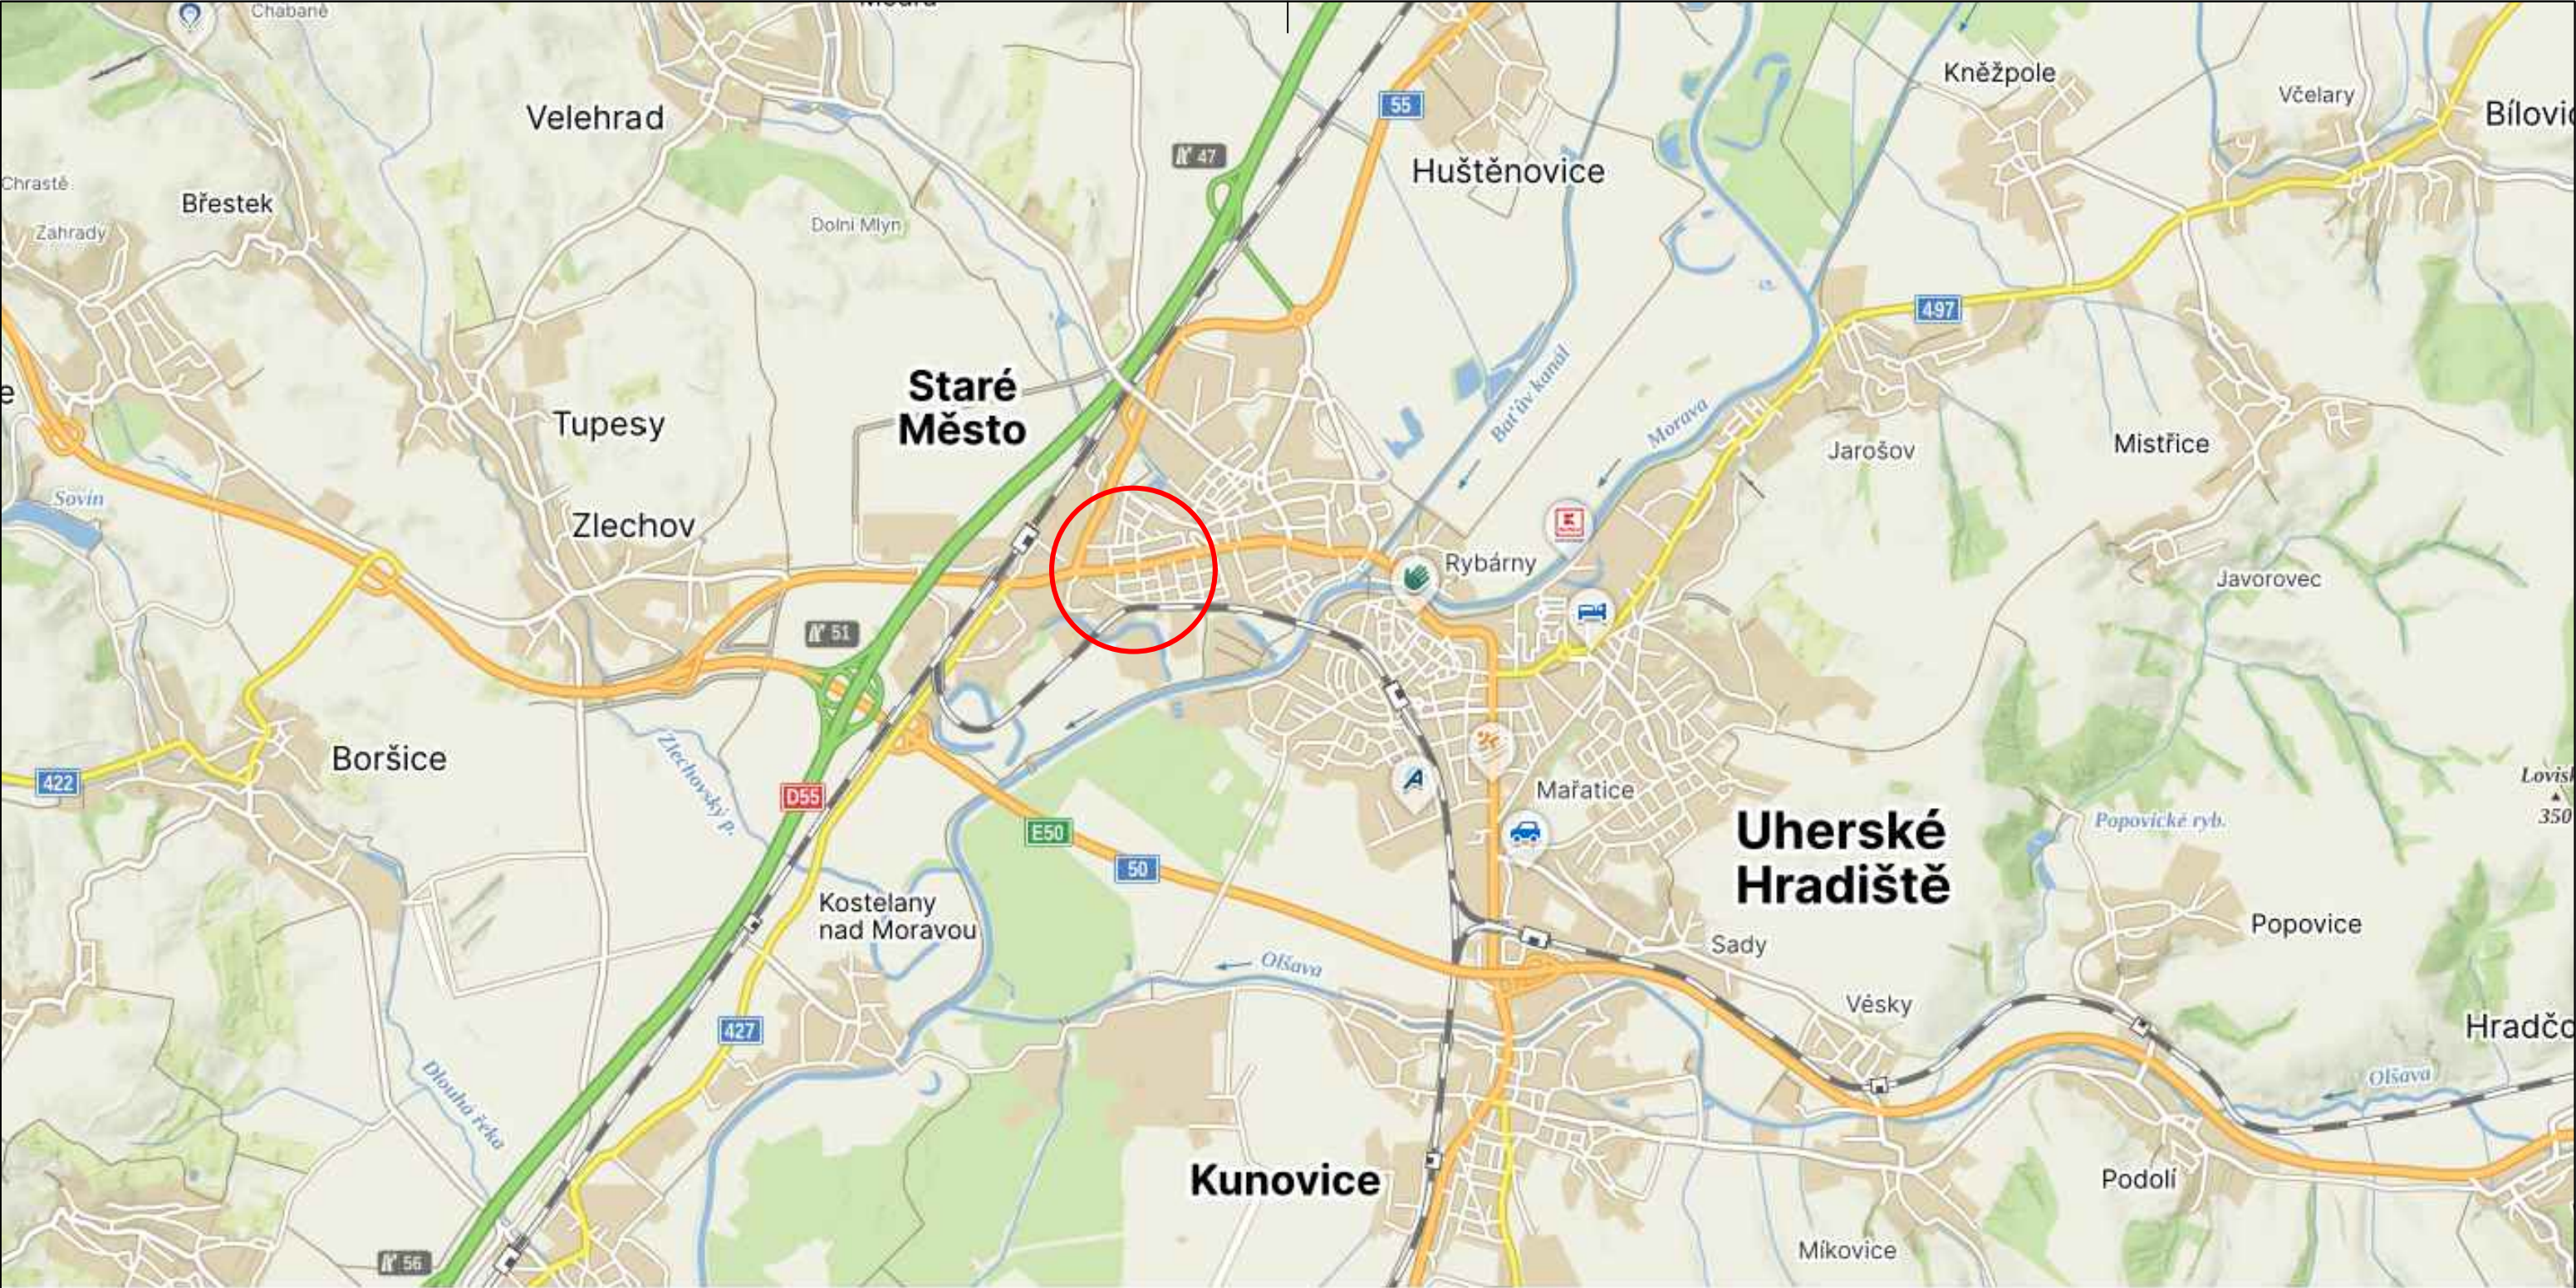

SOUŘADNICOVÝ SYSTÉM : JTSK
VÝŠKOVÝ SYSTÉM : BPV

PROJEKTANT PROFESE	ODP. PROJEKTANT STAVBY:	VYPRACOVAL :	KONTROLOVAL :
Ing. Jan Hladiš	Ing. Jan Hladiš	Ing. Jan Hladiš	Ing. Jiří Kutal
		Ing. arch. V. Molčanová	
KRAJ : ZLÍNSKÝ		OBEC : STARÉ MĚSTO	
INVESTOR : Slovácké vodárny a kanalizace, a. s., Za Olšávkou 290, Sady, 686 01 Uherské Hradiště			

Ing. Jan Hladiš
Holešov, Sušilova 448, 769 01

stavba : STARÉ MĚSTO - OPRAVA KANALIZACE STOKY AIVc - 10 - 1, AIVg a AIVi - 1	
oddíl : C- SITUACE	
obsah : SITUAČNÍ VÝKRES ŠIRŠÍCH VZTAHŮ	

DATUM	2/2025
FORMÁT	A4 (A3)
STUPEŇ	PRO DPZ + DPS
měřítko : 1:5000	číslo výkresu : C1