


STARÉ MĚSTO - OPRAVA KANALIZACE STOKY AIVc - 10 - 1, AIVg a AIVi - 1

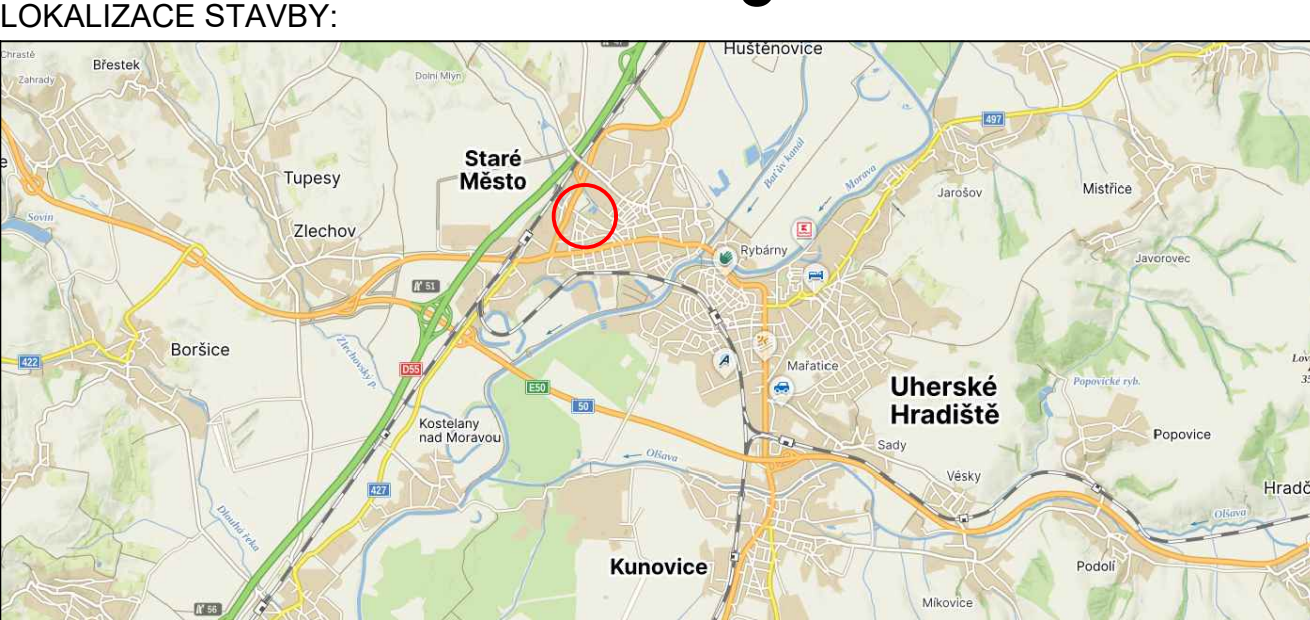

Revize	Datum	Popis změny	Kontroloval
01			
02			
03			
04			
05			
06			
07			
08			
09			
10			

AUTORIZACE:

SOUŘADNICOVÝ SYSTÉM : JTSK
VÝŠKOVÝ SYSTÉM : BPV

PROJEKTANT PROFESE : Ing. Jan Hladíš
ODP. PROJEKTANT STAVBY: Ing. Jan Hladíš
VYPRACOVAL : Ing. Jan Hladíš
KONTROLOVAL : Ing. Jiří Kutal

KRAJ : Zlínský
INVESTOR : Slovácké vodárny a kanalizace, a. s., Za Olšávkou 290, Sady, 686 01 Uherské Hradiště
OBEC : STARÉ MĚSTO

stavba :

STARÉ MĚSTO - OPRAVA KANALIZACE STOKY AIVc - 10 - 1, AIVg a AIVi - 1

oddíl : C- SITUACE
obsah : SITUACE STAVBY č.1

Ing. Jan Hladíš
Holešov, Sušilova 448, 769 01

DATUM : 3/2025
FORMÁT : A4
STUPEŇ : PRO DPZ + DPS

měřítko : 1:500
číslo výkresu : C4

LEGENDA SYMBOLŮ

- BETONOVÁ REVIZNÍ KANALIZAČNÍ ŠACHTA DN 1000
- SILNIČNÍ KANALIZAČNÍ VPUŠŤ
- PODZEMNÍ HYDRANT
- SLOUP VEŘEJNÉHO OSVĚTLENÍ
- DOPRAVNÍ ZNAČKA
- HRANICE PARCEL
- PARCELNÍ ČÍSLO
- STÁVAJÍCÍ VÝŠKOVÁ KÓTA
- ÚP - VÝŠKOVÁ KÓTA
- HRANICE VEŘEJNÉHO PROSTORU

KLAD LISTŮ

Č.1

LEGENDA STÁVAJÍCÍCH INŽENÝRSKÝCH SÍTÍ	
	KANALIZACE SPLAŠKOVÁ
	OCHRANNÉ PÁSMO KANALIZACE

LEGENDA STÁVAJÍCÍCH INŽENÝRSKÝCH SÍTÍ		LEGENDA STÁVAJÍCÍCH SYMBOLŮ	
	PLYNOVOD STL		VODOVODNÍ SOUPĚ
	KANALIZACE DEŠŤOVÁ PODZEMNÍ		HYDRANT
	KANALIZACE SPLAŠKOVÁ PODZEMNÍ		HLAVNÍ UZÁVĚR PLYNU
	VODOVOD		ODVODŇOVAČ
	KABELOVÉ VEDENÍ NN NADZEMNÍ		ZEMNÍ UZÁVĚR ŠZ
	KABELOVÉ VEDENÍ NN PODZEMNÍ		VEŘEJNÉ OSVĚTLENÍ
	SDĚLOVACÍ VEDENÍ		KANALIZAČNÍ ŠACHTA
	VEŘEJNÉ OSVĚTLENÍ		ULIČNÍ VPUŠŤ
	KABELOVÉ VEDENÍ VN PODZEMNÍ		

