


STARÉ MĚSTO - OPRAVA KANALIZACE STOKY AIVc - 10 - 1, AIVg a AIVi - 1

LOKALIZACE STAVBY:

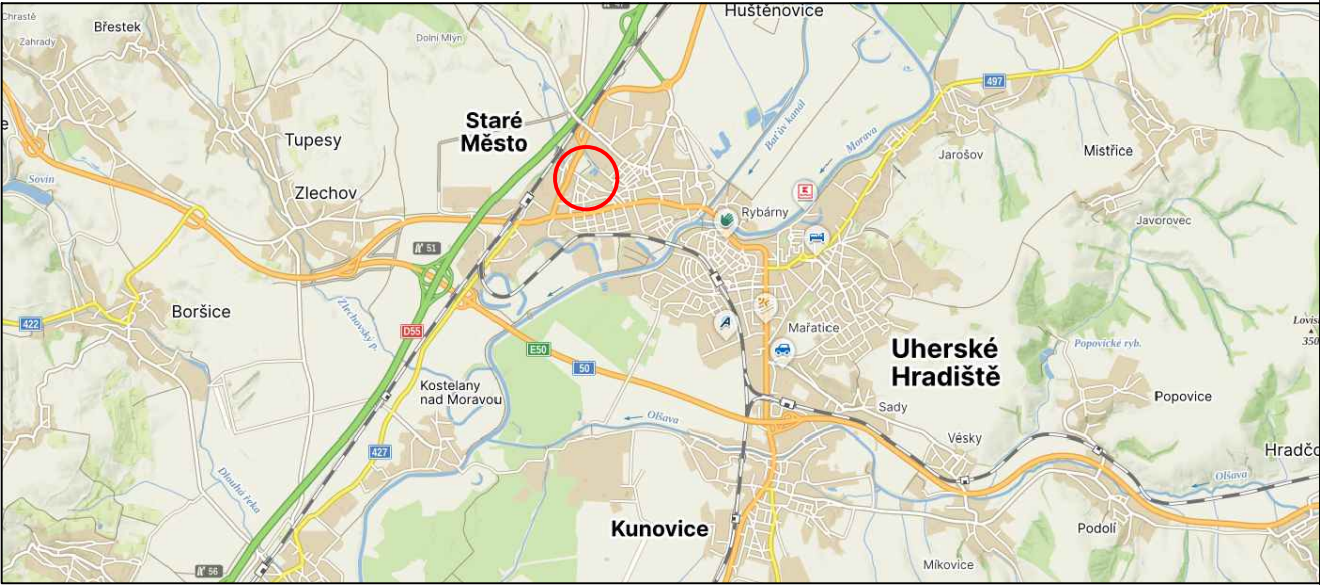

Revize	Datum	Popis změny	Kontroloval
01			
02			
03			
04			
05			
06			
07			
08			
09			
10			

AUTORIZACE:


SOUŘADNICOVÝ SYSTÉM : JTSK
VÝŠKOVÝ SYSTÉM : BPV

PROJEKTANT PROFESE	ODP. PROJEKTANT STAVBY:	VYPRACOVAL :	KONTROLOVAL :	Ing. Jan Hladiš Holešov, Sušilova 448, 769 01
Ing. Jan Hladiš	Ing. Jan Hladiš	Ing. Jan Hladiš	Ing. Jiří Kutal	
		Ing. arch. V. Mořanová		
KRAJ : ZLINSKÝ		OBEC : STARÉ MĚSTO		
INVESTOR : Slovácké vodárny a kanalizace, a. s., Za Olšávkou 290, Sady, 686 01 Uherské Hradiště				
stavba :				
STARÉ MĚSTO - OPRAVA KANALIZACE STOKY AIVc - 10 - 1, AIVg a AIVi - 1				
oddíl : C- SITUACE				DATUM 3/2025
				FORMÁT 3A4
				STUPEŇ PRO DPZ + DPS
obsah :				měřítko : 1:500 číslo výkresu : C6
SITUACE STAVBY č.3				

LEGENDA SYMBOLŮ

- BETONOVÁ REVIZNÍ KANALIZAČNÍ ŠACHTA DN 1000
- SILNIČNÍ KANALIZAČNÍ VPUŠŤ
- PODZEMNÍ HYDRANT
- SLOUP VEŘEJNÉHO OSVĚTLENÍ
- DOPRAVNÍ ZNAČKA
- HRANICE PARCEL
- PARCELNÍ ČÍSLO
- STÁVAJÍCÍ VÝŠKOVÁ KÓTA
- ÚP - VÝŠKOVÁ KÓTA
- HRANICE VEŘEJNÉHO PROSTORU

KLAD LISTŮ

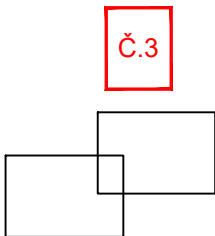

LEGENDA STÁVAJÍCÍCH INŽENÝRSKÝCH SÍTÍ	
	KANALIZACE SPLAŠKOVÁ
	OCHRANNÉ PÁSMO KANALIZACE

LEGENDA STÁVAJÍCÍCH INŽENÝRSKÝCH SÍTÍ		LEGENDA STÁVAJÍCÍCH SYMBOLŮ	
	PLYNOVOD STL		VODOVODNÍ ŠOUPĚ
	KANALIZACE DEŠŤOVÁ PODZEMNÍ		HYDRANT
	KANALIZACE SPLAŠKOVÁ PODZEMNÍ		HLAVNÍ UZÁVĚR PLYNU
	VODOVOD		ODVODŇOVAČ
	KABELOVÉ VEDENÍ NN NADZEMNÍ		ZEMNÍ UZÁVĚR ŠZ
	KABELOVÉ VEDENÍ NN PODZEMNÍ		VEŘEJNÉ OSVĚTLENÍ
	SDĚLOVACÍ VEDENÍ		KANALIZAČNÍ ŠACHTA
	VEŘEJNÉ OSVĚTLENÍ		ULIČNÍ VPUŠŤ
	KABELOVÉ VEDENÍ VN PODZEMNÍ		

