



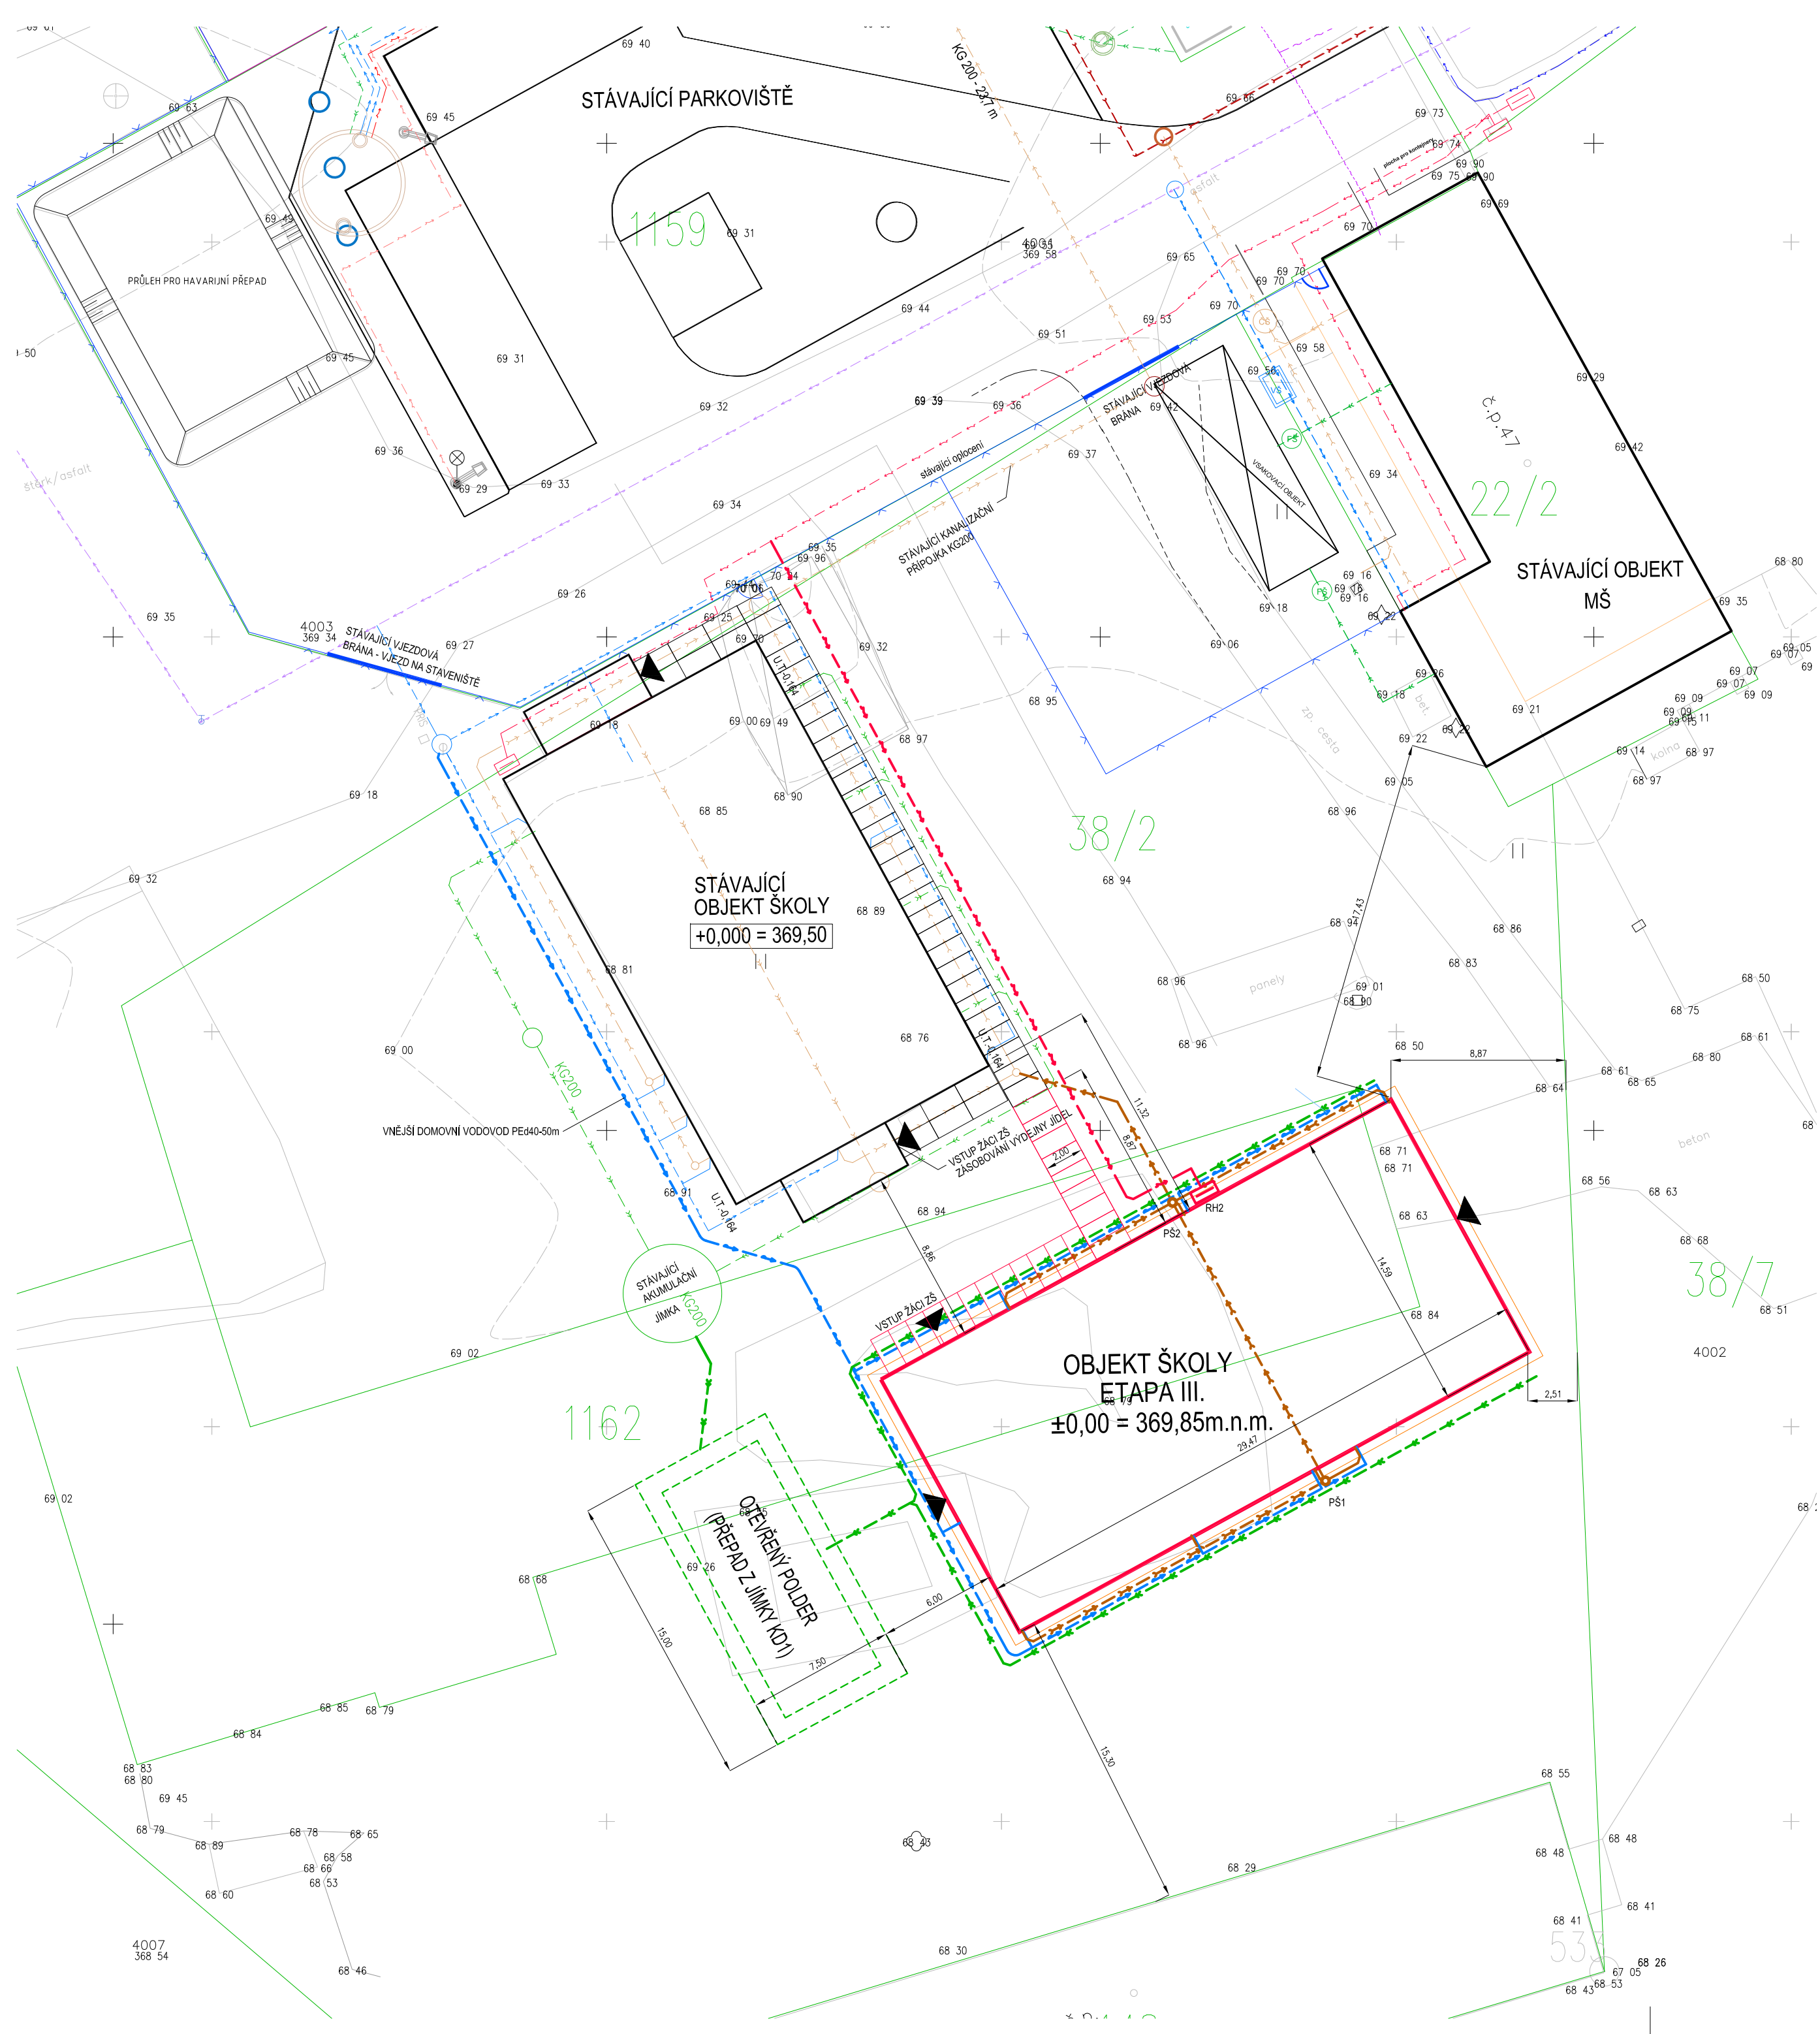

- Legenda ploch:
- LEGENDA:
- HRANICE PARCEL DLE KN
 - NOVÝ OBJEKT ŠKOLY - 430,1 m², max. výška objektu 2,71 m od U.T.
 - CHODNÍK, BETONOVÉ SILNIČNÍ PANELE, 17,7 m²

- Legenda:
- Legenda stávajících inženýrských sítí:
- stávající vedení elektro NN, podzemní
 - stávající vedení elektro VN, podzemní
 - stávající vedení VO, podzemní
 - stávající sdělovací vedení Telefonica Czech Republic, podzemní
 - stávající vedení splaškové kanalizace
 - stávající STL plynovod
 - stávající vodovodní řad
 - stávající vodovodní řad (COPLEX)
- Legenda nových domovních dozvodů:
- nové vedení splaškové kanalizace
 - nové vedení dešťové kanalizace
 - nový domovní vodovod

- Legenda nových přípojek:
- stávající přípojka elektro

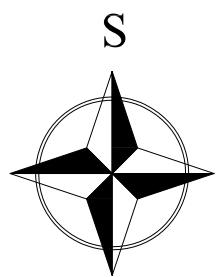

±0,000 = 369,85 m.n.m. (Bpv)

ZODP. PROJEKTANT :	Ing. Radko Vondra	 pridos Na Potoce 648, Hradec Králové 11 tel.,fax.: 495539037, IČO:132 07 245 e-mail: pridos@cmail.cz
VYPRACOVAL :	T. Balážovič	
INVESTOR :	Dobrovolný svazek obcí Modrý vrch	
MÍSTO :	k.ú.Drahelčice p.č. 38/2,1162	
ODDÍL :	C.Situace	
AKCE : DOČASNÁ MODULÁRNÍ STAVBA ŠKOLY V OBCI DRAHELČICE - III.ETAPA		DATUM : 12/2024
OBEC DRAHELČICE, p.č. 38/2,1162		STUPĚN : DSP
KATASTRÁLNÍ SITUAČNÍ VÝKRES		MĚŘÍTKO : 1:250
		C.2