


PŮDORYS I.NP - KLIMATIZACE

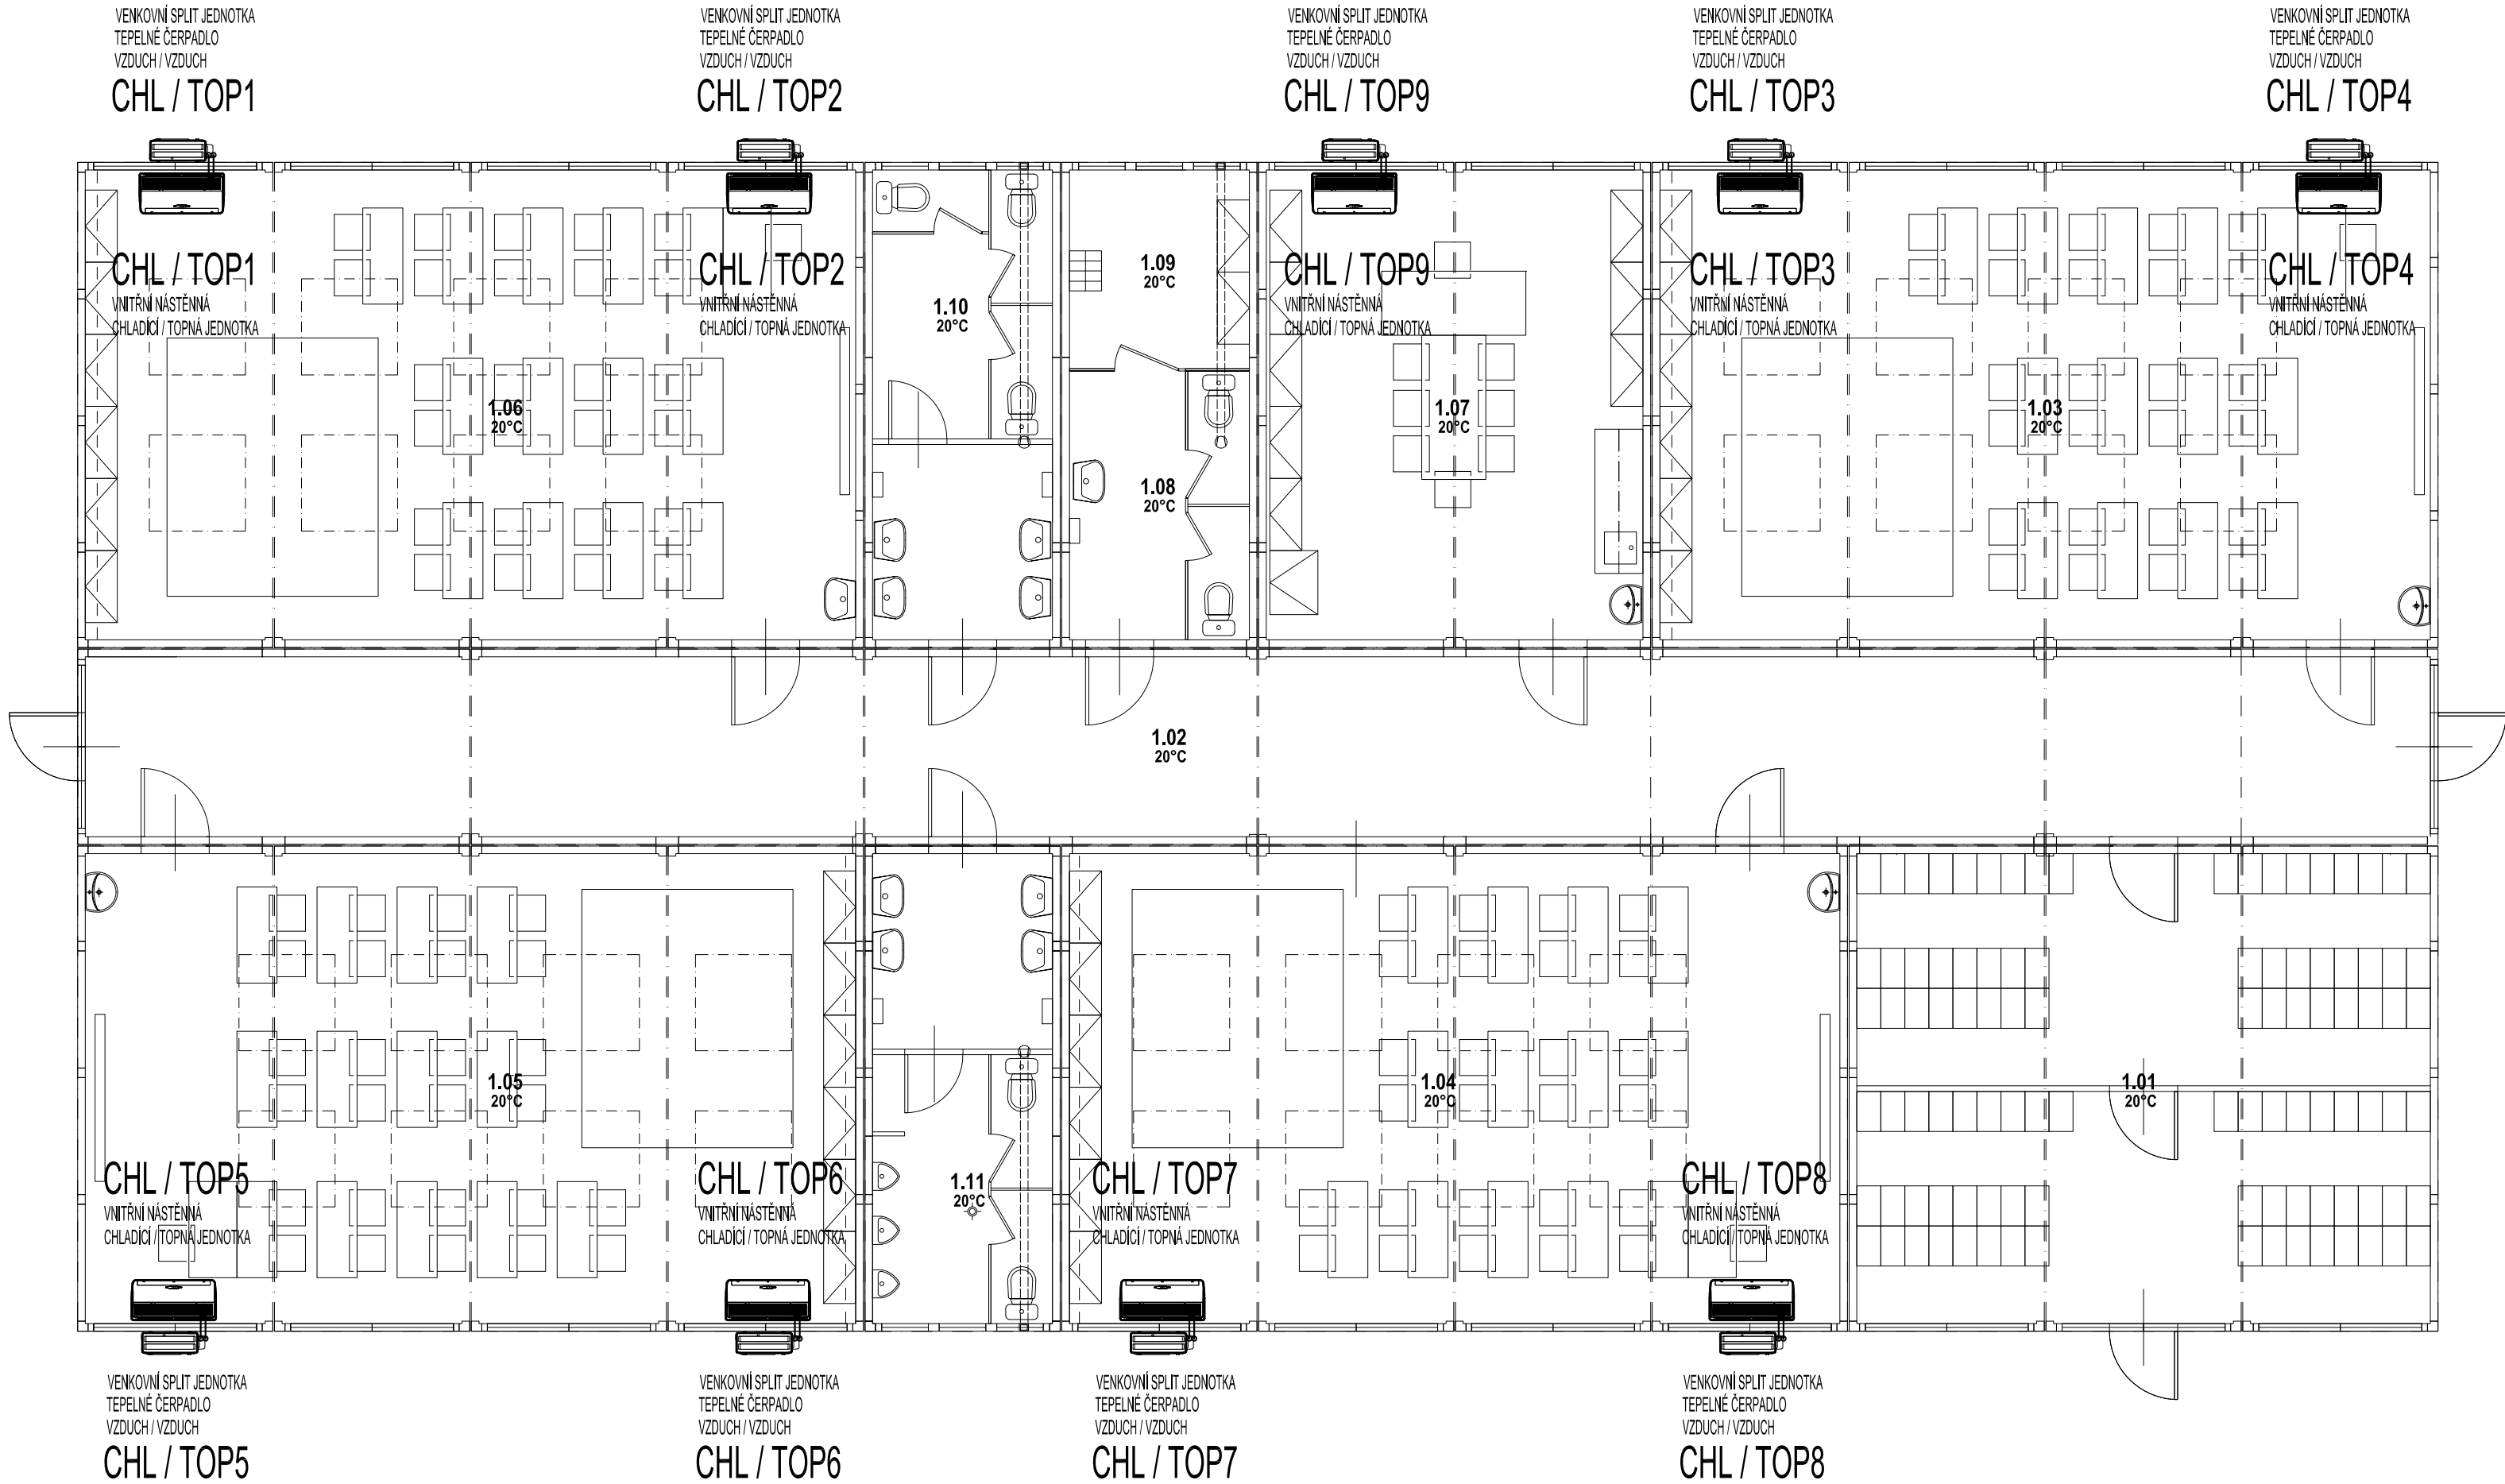

ZODP. PROJEKTANT :	Ing. Radko Vondra	 pridos Na Potoce 648, Hradec Králové 11 tel./fax.: 495539037, 100132 07 245 e-mail: pridos@gmail.cz
KRESLIL:	T. Balažovič	
INVESTOR :	Dobrovolný svazek obcí Modrý vrch	
MÍSTO :	k.ú.Drahelčice p.č. 38/2,1162	
ODDIL :	D.1.4. TECHNIKA PROSTŘEDÍ STAVEB	
AKCE : DOČASNÁ MODULÁRNÍ STAVBA ŠKOLY V OBCI DRAHELČICE - III.ETAPA OBEC DRAHELČICE, p.č. 38/2,1162		DATUM : 12/2024
		STUPEŇ : DSP
		MĚŘÍTKO : 1:75
PŮDORYS I.NP - KLIMATIZACE		03