


PŮDORYS I.NP - VNITŘNÍ KANALIZACE

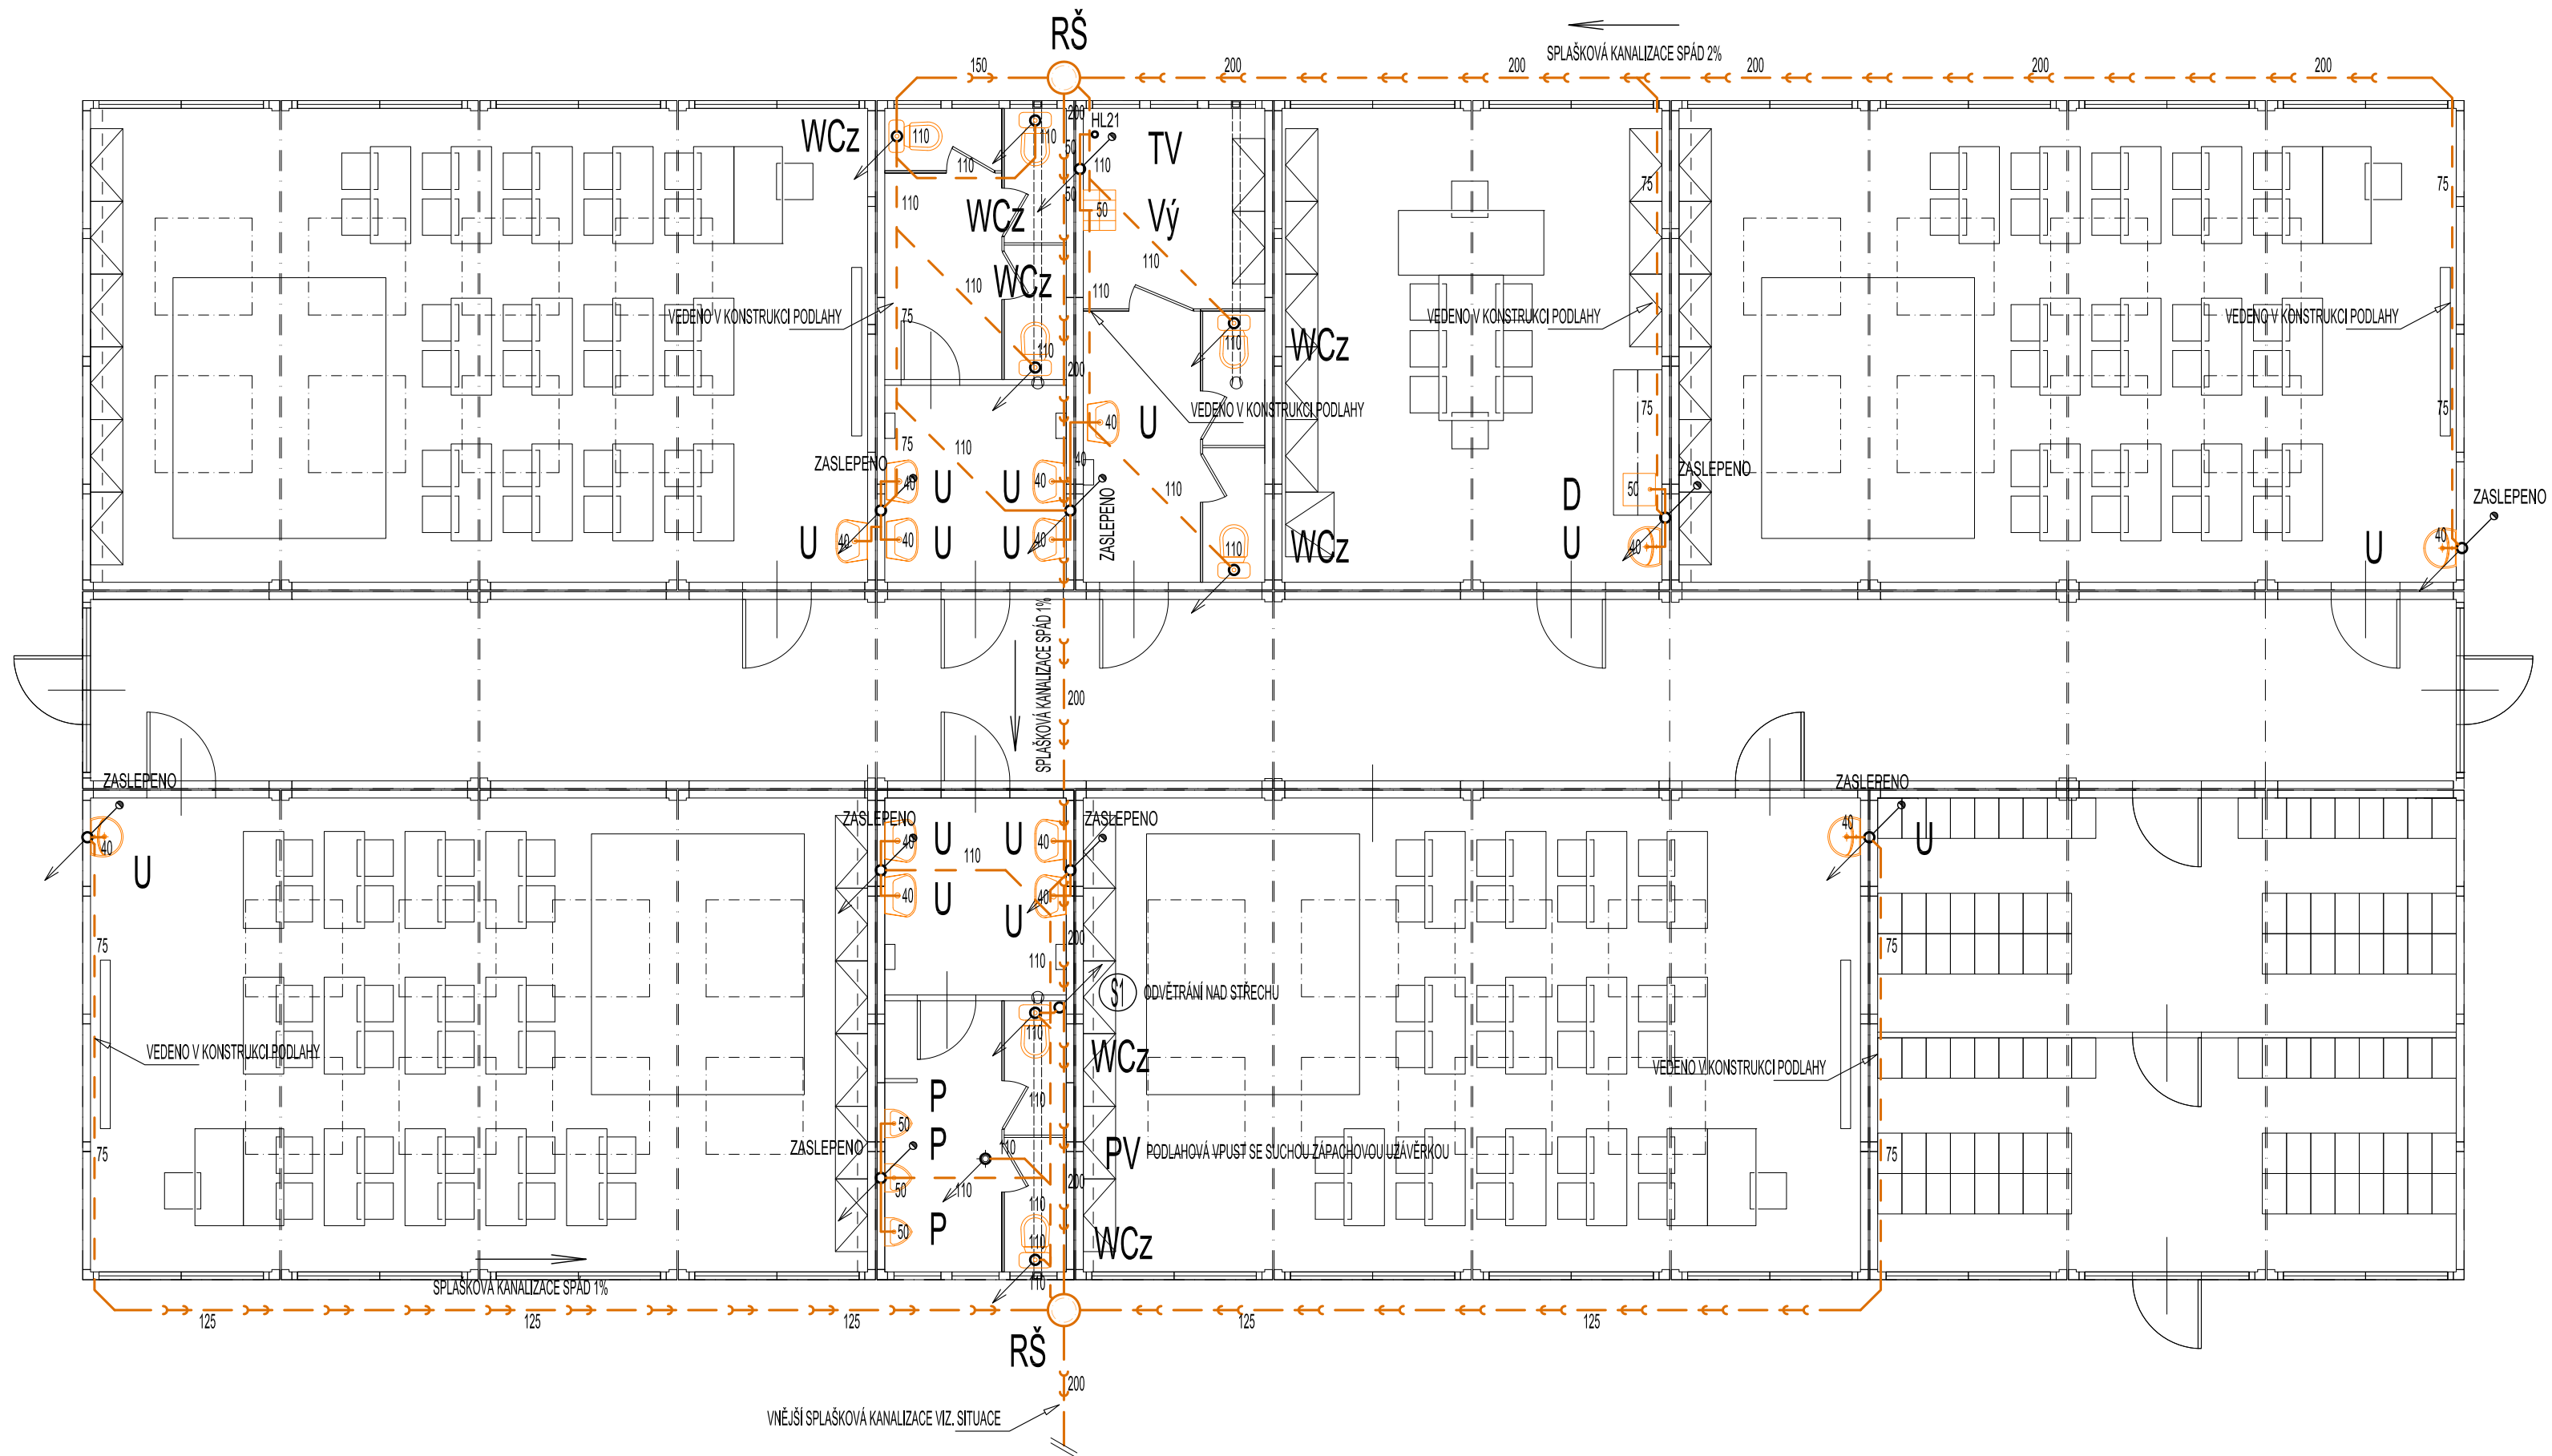

LEGENDA:

ZNAČKA	POPIS	TYP
	PŘIPOJOVACÍ POTRUBÍ KANALIZACE	HT - SYSTÉM
	POTRUBÍ KANALIZACE V MEZIPODLAŽE	HT - SYSTÉM
	SVODNÉ POTRUBÍ SPLAŠKOVÉ KANALIZACE	KG - SYSTÉM
	SVODNÉ POTRUBÍ DEŠŤOVÉ KANALIZACE	KG - SYSTÉM
PŠ	PLASTOVÁ REVIZNÍ ŠACHTA	-
S1 	ODPADNÍ POTRUBÍ SPLAŠKOVÉ KANALIZACE	HT - SYSTÉM
D1 	ODPADNÍ POTRUBÍ DEŠŤOVÉ KANALIZACE	HT - SYSTÉM

POZNÁMKA:

- PŘÍPOJOVACÍ A ODPADNÍ POTRUBÍ VNITŘNÍ KANALIZACE BUDE PROVEDENO Z MATERIÁLU PP HT - SYSTÉM, SVODNÉ POTRUBÍ BUDE PROVEDENO Z PVC KG-SYSTÉM.
- PŘÍPOJOVACÍ A ODPADNÍ POTRUBÍ BUDE VEDENO V DRÁŽKÁCH VE STĚNÁCH, UPEVNĚNO PŘÍCHYTKAMI A ZAZDĚNO.
- SVODNÉ POTRUBÍ VNITŘNÍ KANALIZACE BUDE VEDENO POD TERÉMEM, ULOŽENO NA PÍSKOVÉ LŮŽE A ZASYPÁNO.
- MONTÁŽ KANALIZAČNÍCH POTRUBÍ BUDE PROVÁDĚNA DLE MONTÁŽNÍCH PŘEDPISŮ VÝROBCE.
- VŠECHNY PROSTUPY POTRUBÍ MEZI POŽÁRNÍMI ÚSEKY BUDOU OPATŘENY PROTIPOŽÁRNÍMI MANŽETAMI PŘÍSLUŠNÉHO PROFILU.
- VÝBER ZAŘÍZOVACÍCH PŘEDMĚTŮ BUDE KONZULTOVÁN S INVESTOREM A ARCHITEKTEM.

ZODP. PROJEKTANT :	Ing. Radko Vondra	 pridos Na Potoce 648, Hradec Králové 56 tel./fax: 495539037, IČO:132 07 245 e-mail: pridos@email.cz
KRESLIL:	T. Balážovič	
INVESTOR :	Dobrovolný svazek obcí Modrý vrch	
MÍSTO :	k.ú.Drahelčice p.č. 38/2,1162	
ODDÍL :	D.1.4. TECHNIKA PROSTŘEDÍ STAVEB	
AKCE : DOČASNÁ MODULÁRNÍ STAVBA ŠKOLY V OBCI DRAHELČICE - III.ETAPA OBEC DRAHELČICE, p.č. 38/2,1162		DATUM : 12/2024 STUPEŇ : DSP MĚŘÍTKO : 1:75
PŮDORYS I.NP - VNITŘNÍ KANALIZACE		03