


PŮDORYS I.NP - VNITŘNÍ VODOVOD

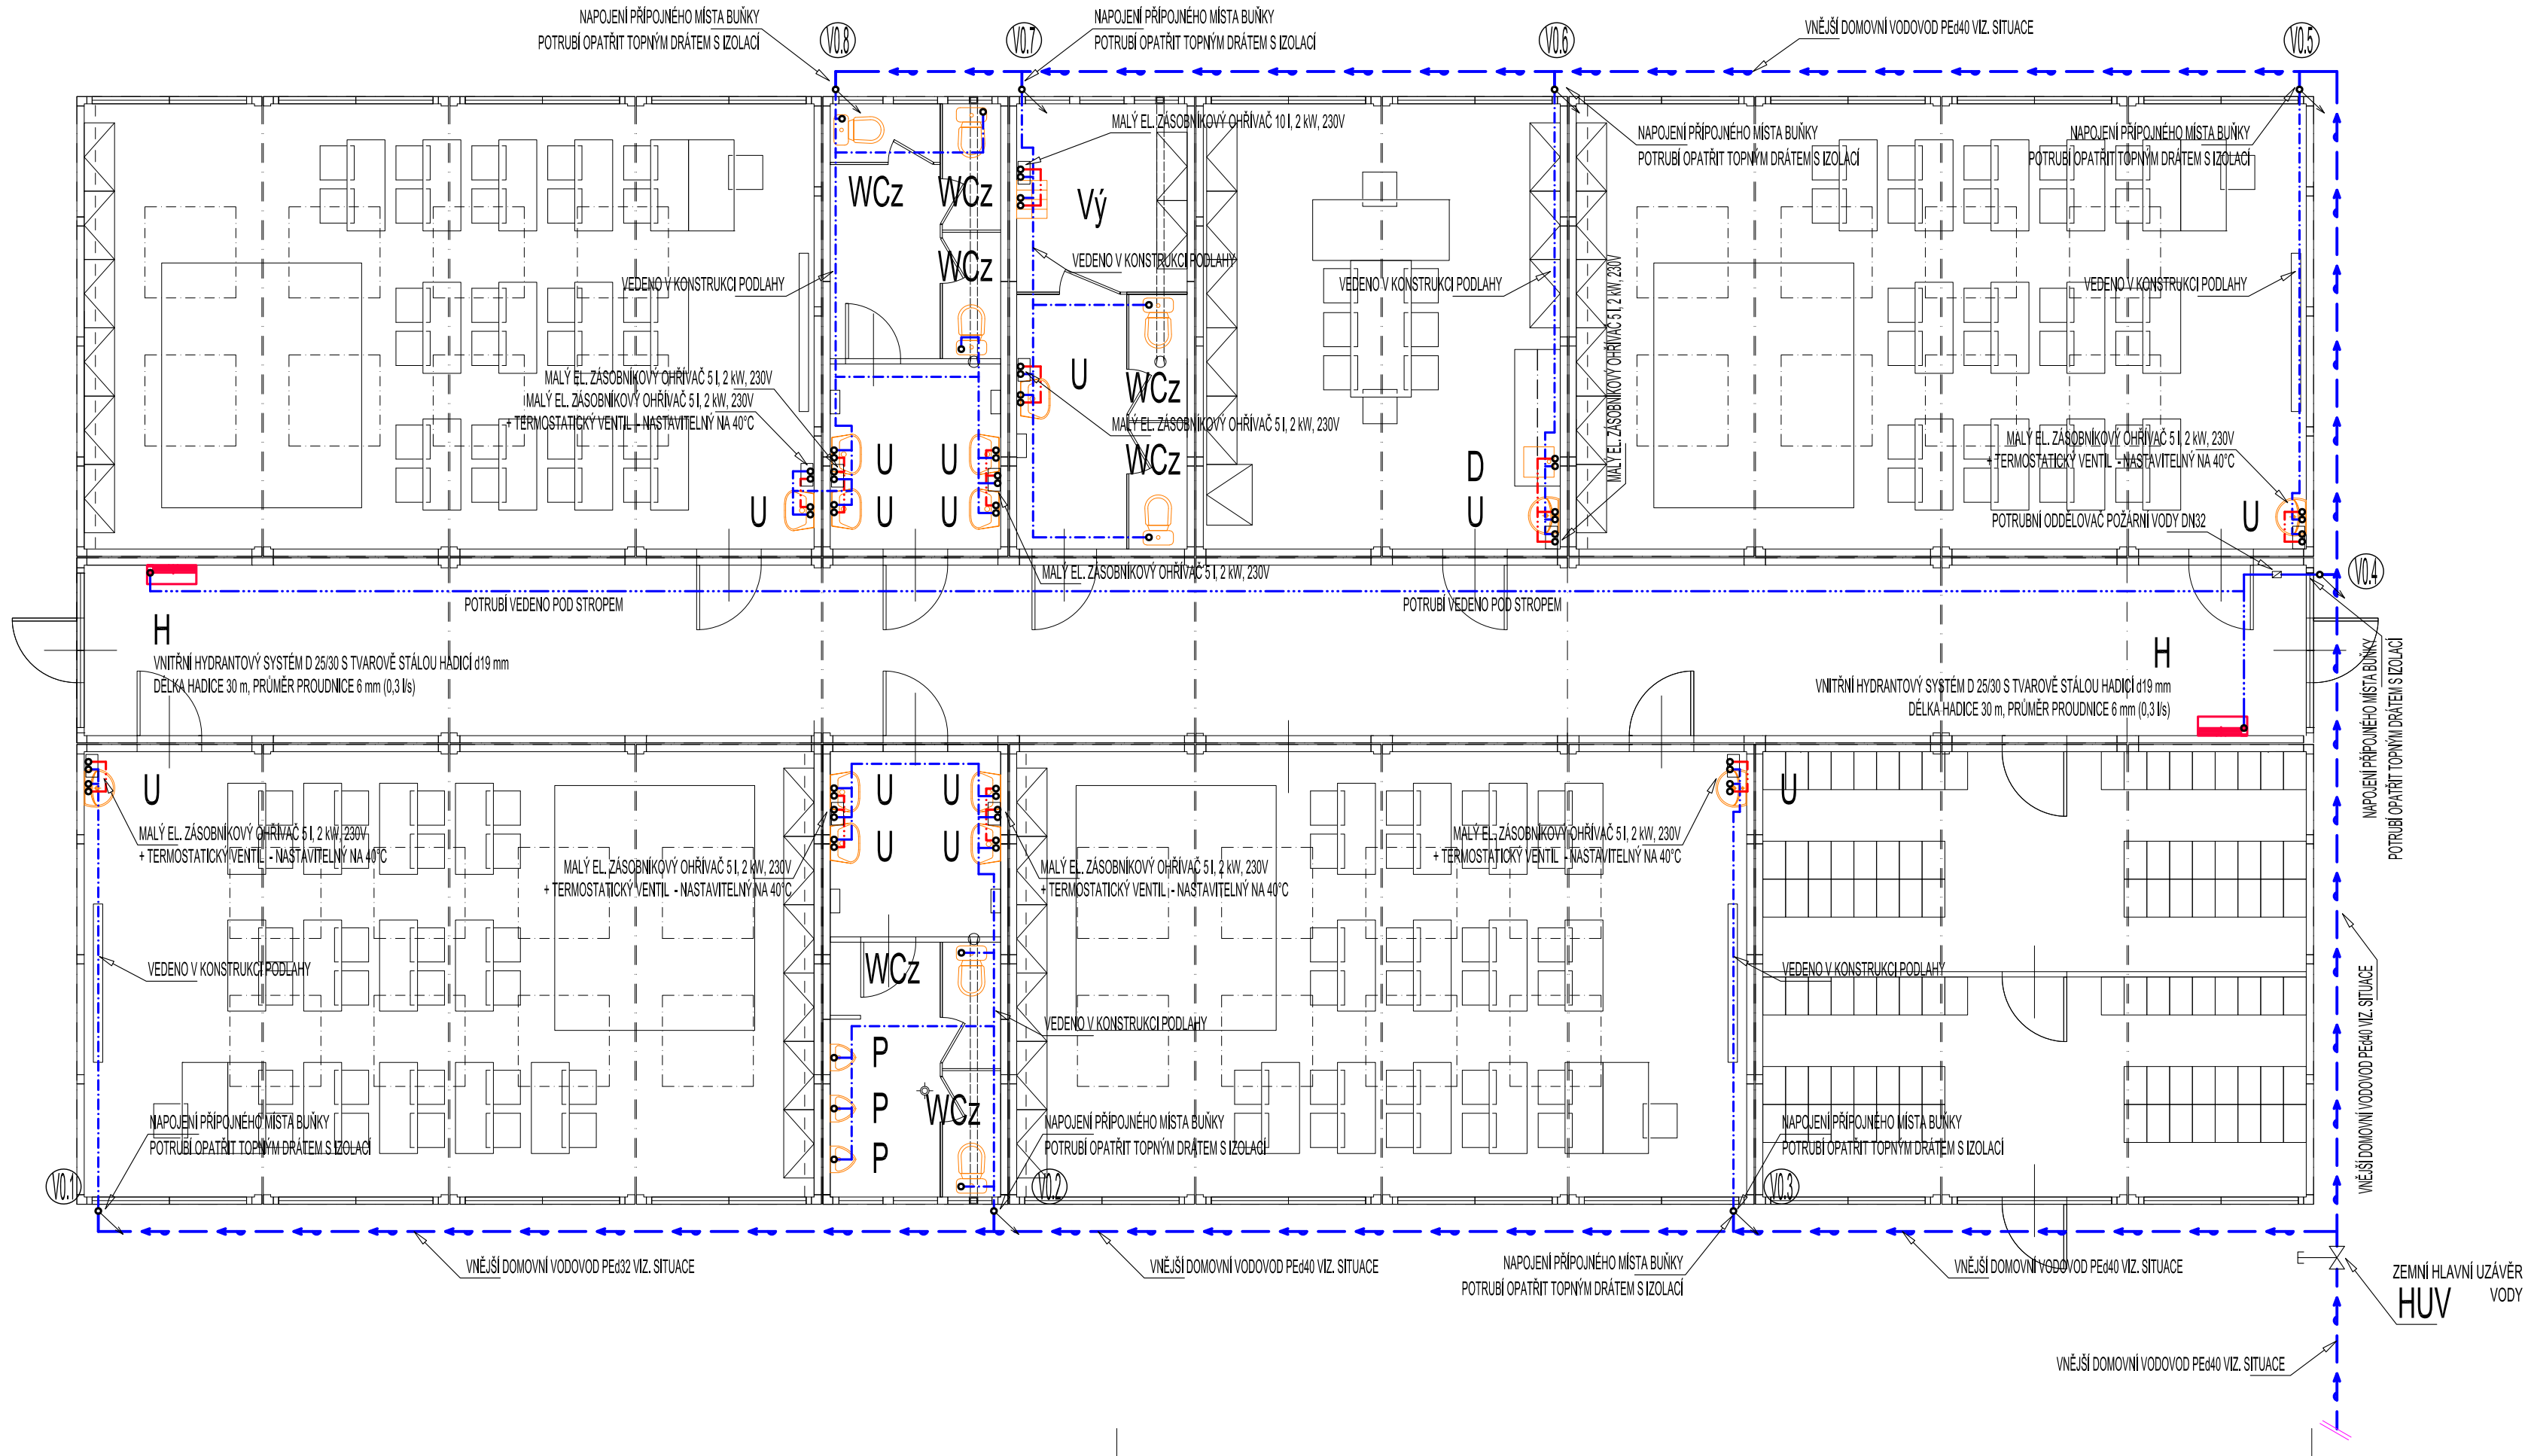

LEGENDA:

ZNAČKA	POPIS	TYP
	POTRUBÍ STUDENÉ VODY	PPr PN 16
	POTRUBÍ POŽÁRNÍ VODY	ocel pozink
	POTRUBÍ TEPLÉ VODY	PPr PN 16
V1, P1	STOUPACÍ POTRUBÍ VODY	PPr PN 16, ocel pozink

POZNÁMKA:
- VEŠKERÉ POTRUBÍ STUDENÉ A TEPLÉ VODY BUDE PROVEDENO Z POTRUBÍ PPR PN 16.
- PŘIPOJOVACÍ POTRUBÍ BUDE VEDENO V DRÁŽKÁCH VE STĚNÁCH, UPEVNĚNO PŘÍCHYTKAMI A ZAZDĚNO.
- VŠECHNY ROZVODY TEPLÉ VODY BUDOU OPATŘENY TEPELNOU IZOLACÍ Z PĚNĚNÉHO PE, TLOUŠTKY IZOLACE DLE DN - VIZ. TECHNICKÁ ZPRÁVA.
- VŠECHNY ROZVODY STUDENÉ VODY BUDOU OPATŘENY IZOLACÍ Z PĚNĚNÉHO PE.
- MONTÁŽ VODOVODNÍCH POTRUBÍ BUDE PROVÁDĚNA DLE MONTÁŽNÍCH PŘEDPISŮ VÝROBCŮ POTRUBÍ.
- VŠECHNY PROSTUPY VODOVODNÍCH POTRUBÍ MEZI POŽÁRNÍMI ÚSEKY BUDOU OPATŘENY PROTIPOŽÁRNÍMI MANŽETAMI.

ZODP. PROJEKTANT :	Ing. Radko Vondra	Na Potoce 648, Hradec Králové 11 tel./fax.: 495539037, 100132 07 245 e-mail: pridos@gmail.cz
KRESLIL:	T. Balažovič	
INVESTOR :	Dobrovolný svazek obcí Modrý vrch	
MÍSTO :	k.ú.Drahelčice p.č. 38/2,1162	
ODDIL :	D.1.4. TECHNIKA PROSTŘEDÍ STAVEB	
AKCE : DOČASNÁ MODULÁRNÍ STAVBA ŠKOLY V OBCI DRAHELČICE - III.ETAPA OBEC DRAHELČICE, p.č. 38/2,1162		DATUM : 12/2024
		STUPEŇ : DSP
		MĚŘÍTKO : 1:75
PŮDORYS I.NP - VNITŘNÍ VODOVOD		04