


PŮDORYS I.NP - VNITŘNÍ VODOVOD

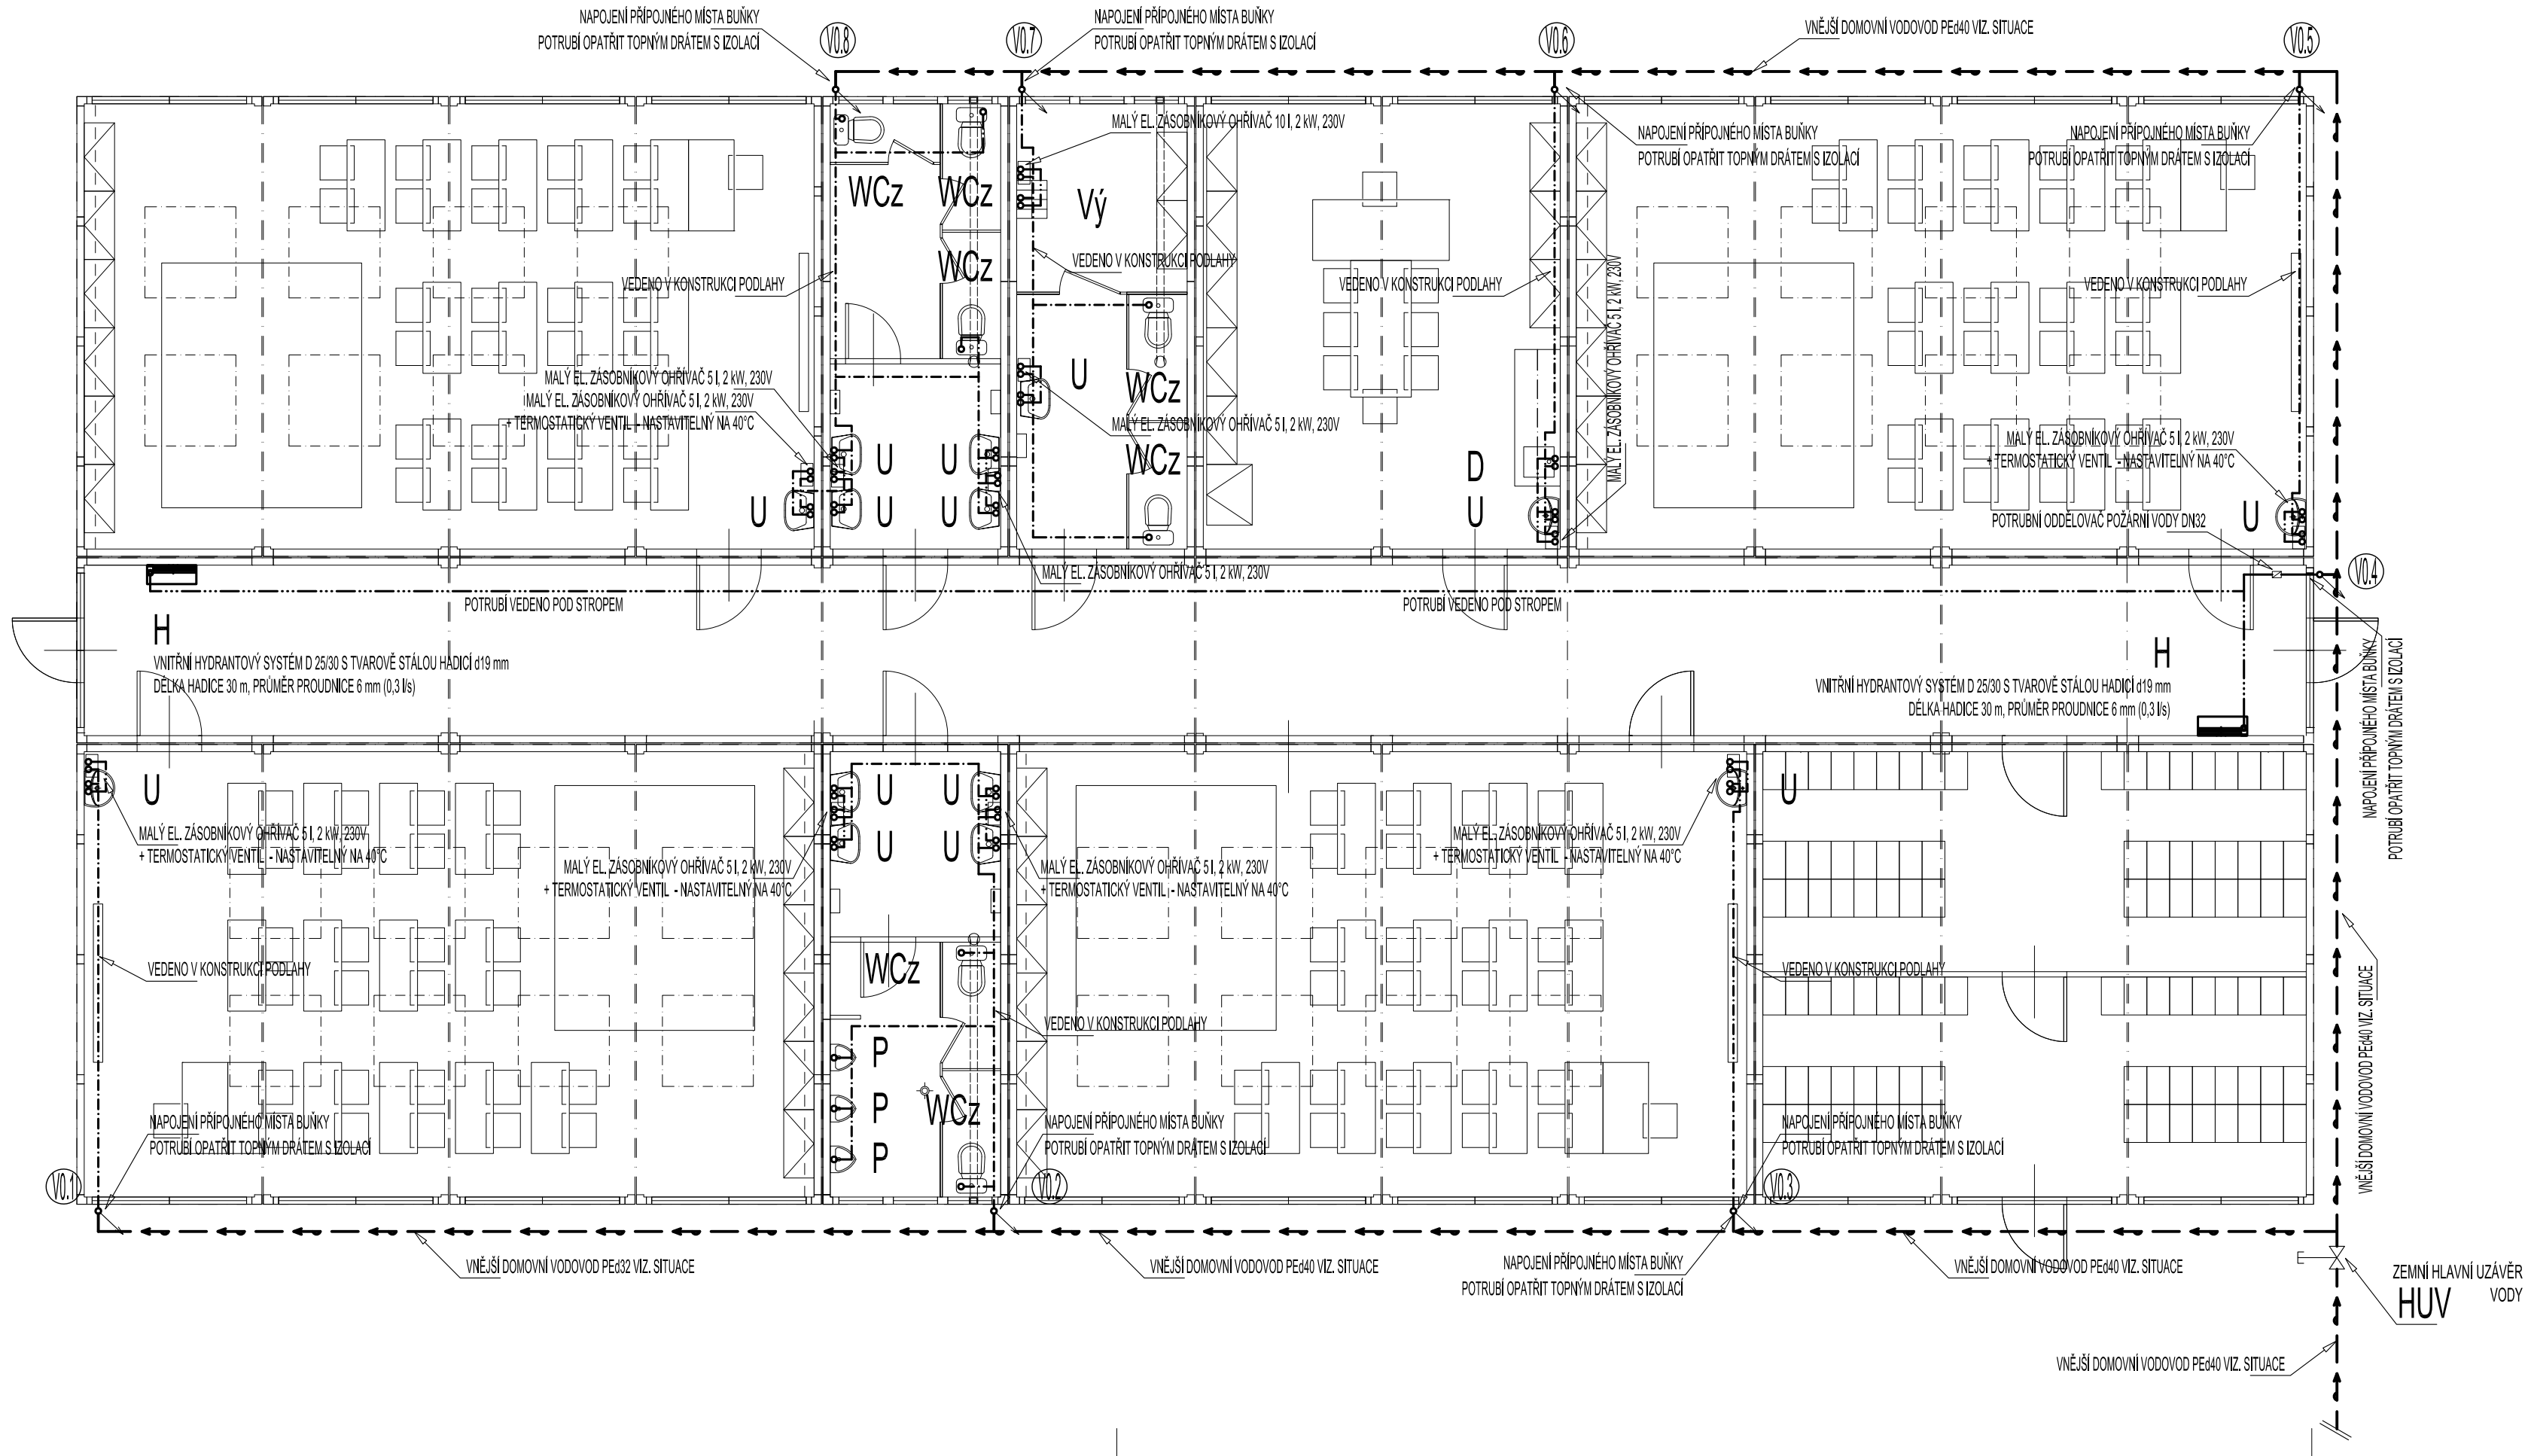

LEGENDA:

ZNAČKA	POPIS	TYP
---	POTRUBÍ STUDENÉ VODY	PPr PN 16
----	POTRUBÍ POŽÁRNÍ VODY	ocel pozink
----	POTRUBÍ TEPLÉ VODY	PPr PN 16
V1, P1 ↗	STOUPACÍ POTRUBÍ VODY	PPr PN 16, ocel pozink

POZNÁMKA:
- VEŠKERÉ POTRUBÍ STUDENÉ A TEPLÉ VODY BUDE PROVEDENO Z POTRUBÍ PPR PN 16.
- PŘIPOJOVACÍ POTRUBÍ BUDE VEDENO V DRÁŽKÁCH VE STĚNÁCH, UPEVNĚNO PŘÍCHÝTKAMI A ZAŽDĚNO.
- VŠECHNY ROZVODY TEPLÉ VODY BUDOU OPATŘENY TEPELNOU IZOLACÍ Z PĚNĚNÉHO PE, TLOUŠTKY IZOLACE DLE DN - VIZ. TECHNICKÁ ZPRÁVA.
- VŠECHNY ROZVODY STUDENÉ VODY BUDOU OPATŘENY IZOLACÍ Z PĚNĚNÉHO PE.
- MONTÁŽ VODOVODNÍCH POTRUBÍ BUDE PROVÁDĚNA DLE MONTÁŽNÍCH PŘEDPISŮ VÝROBCŮ POTRUBÍ.
- VŠECHNY PROSTUPY VODOVODNÍCH POTRUBÍ MEZI POŽÁRNÍMI ÚSEKY BUDOU OPATŘENY PROTIPOŽÁRNÍMI MANŽETAMI.

ZODP. PROJEKTANT :	Ing. Radko Vondra	 Na Potoce 648, Hradec Králové 11 tel./fax.: 495539037, 100132 07 245 e-mail: pridos@gmail.cz
KRESLIL:	T. Balažovič	
INVESTOR :	Dobrovolný svazek obcí Modrý vrch	
MÍSTO :	k.ú.Drahelčice p.č. 38/2,1162	
ODDIL :	D.1.4. TECHNIKA PROSTŘEDÍ STAVEB	
AKCE : DOČASNÁ MODULÁRNÍ STAVBA ŠKOLY V OBCI DRAHELČICE - III.ETAPA OBEC DRAHELČICE, p.č. 38/2,1162		DATUM : 12/2024
		STUPEŇ : DSP
		MĚŘÍTKO : 1:75
PŮDORYS I.NP - VNITŘNÍ VODOVOD		04