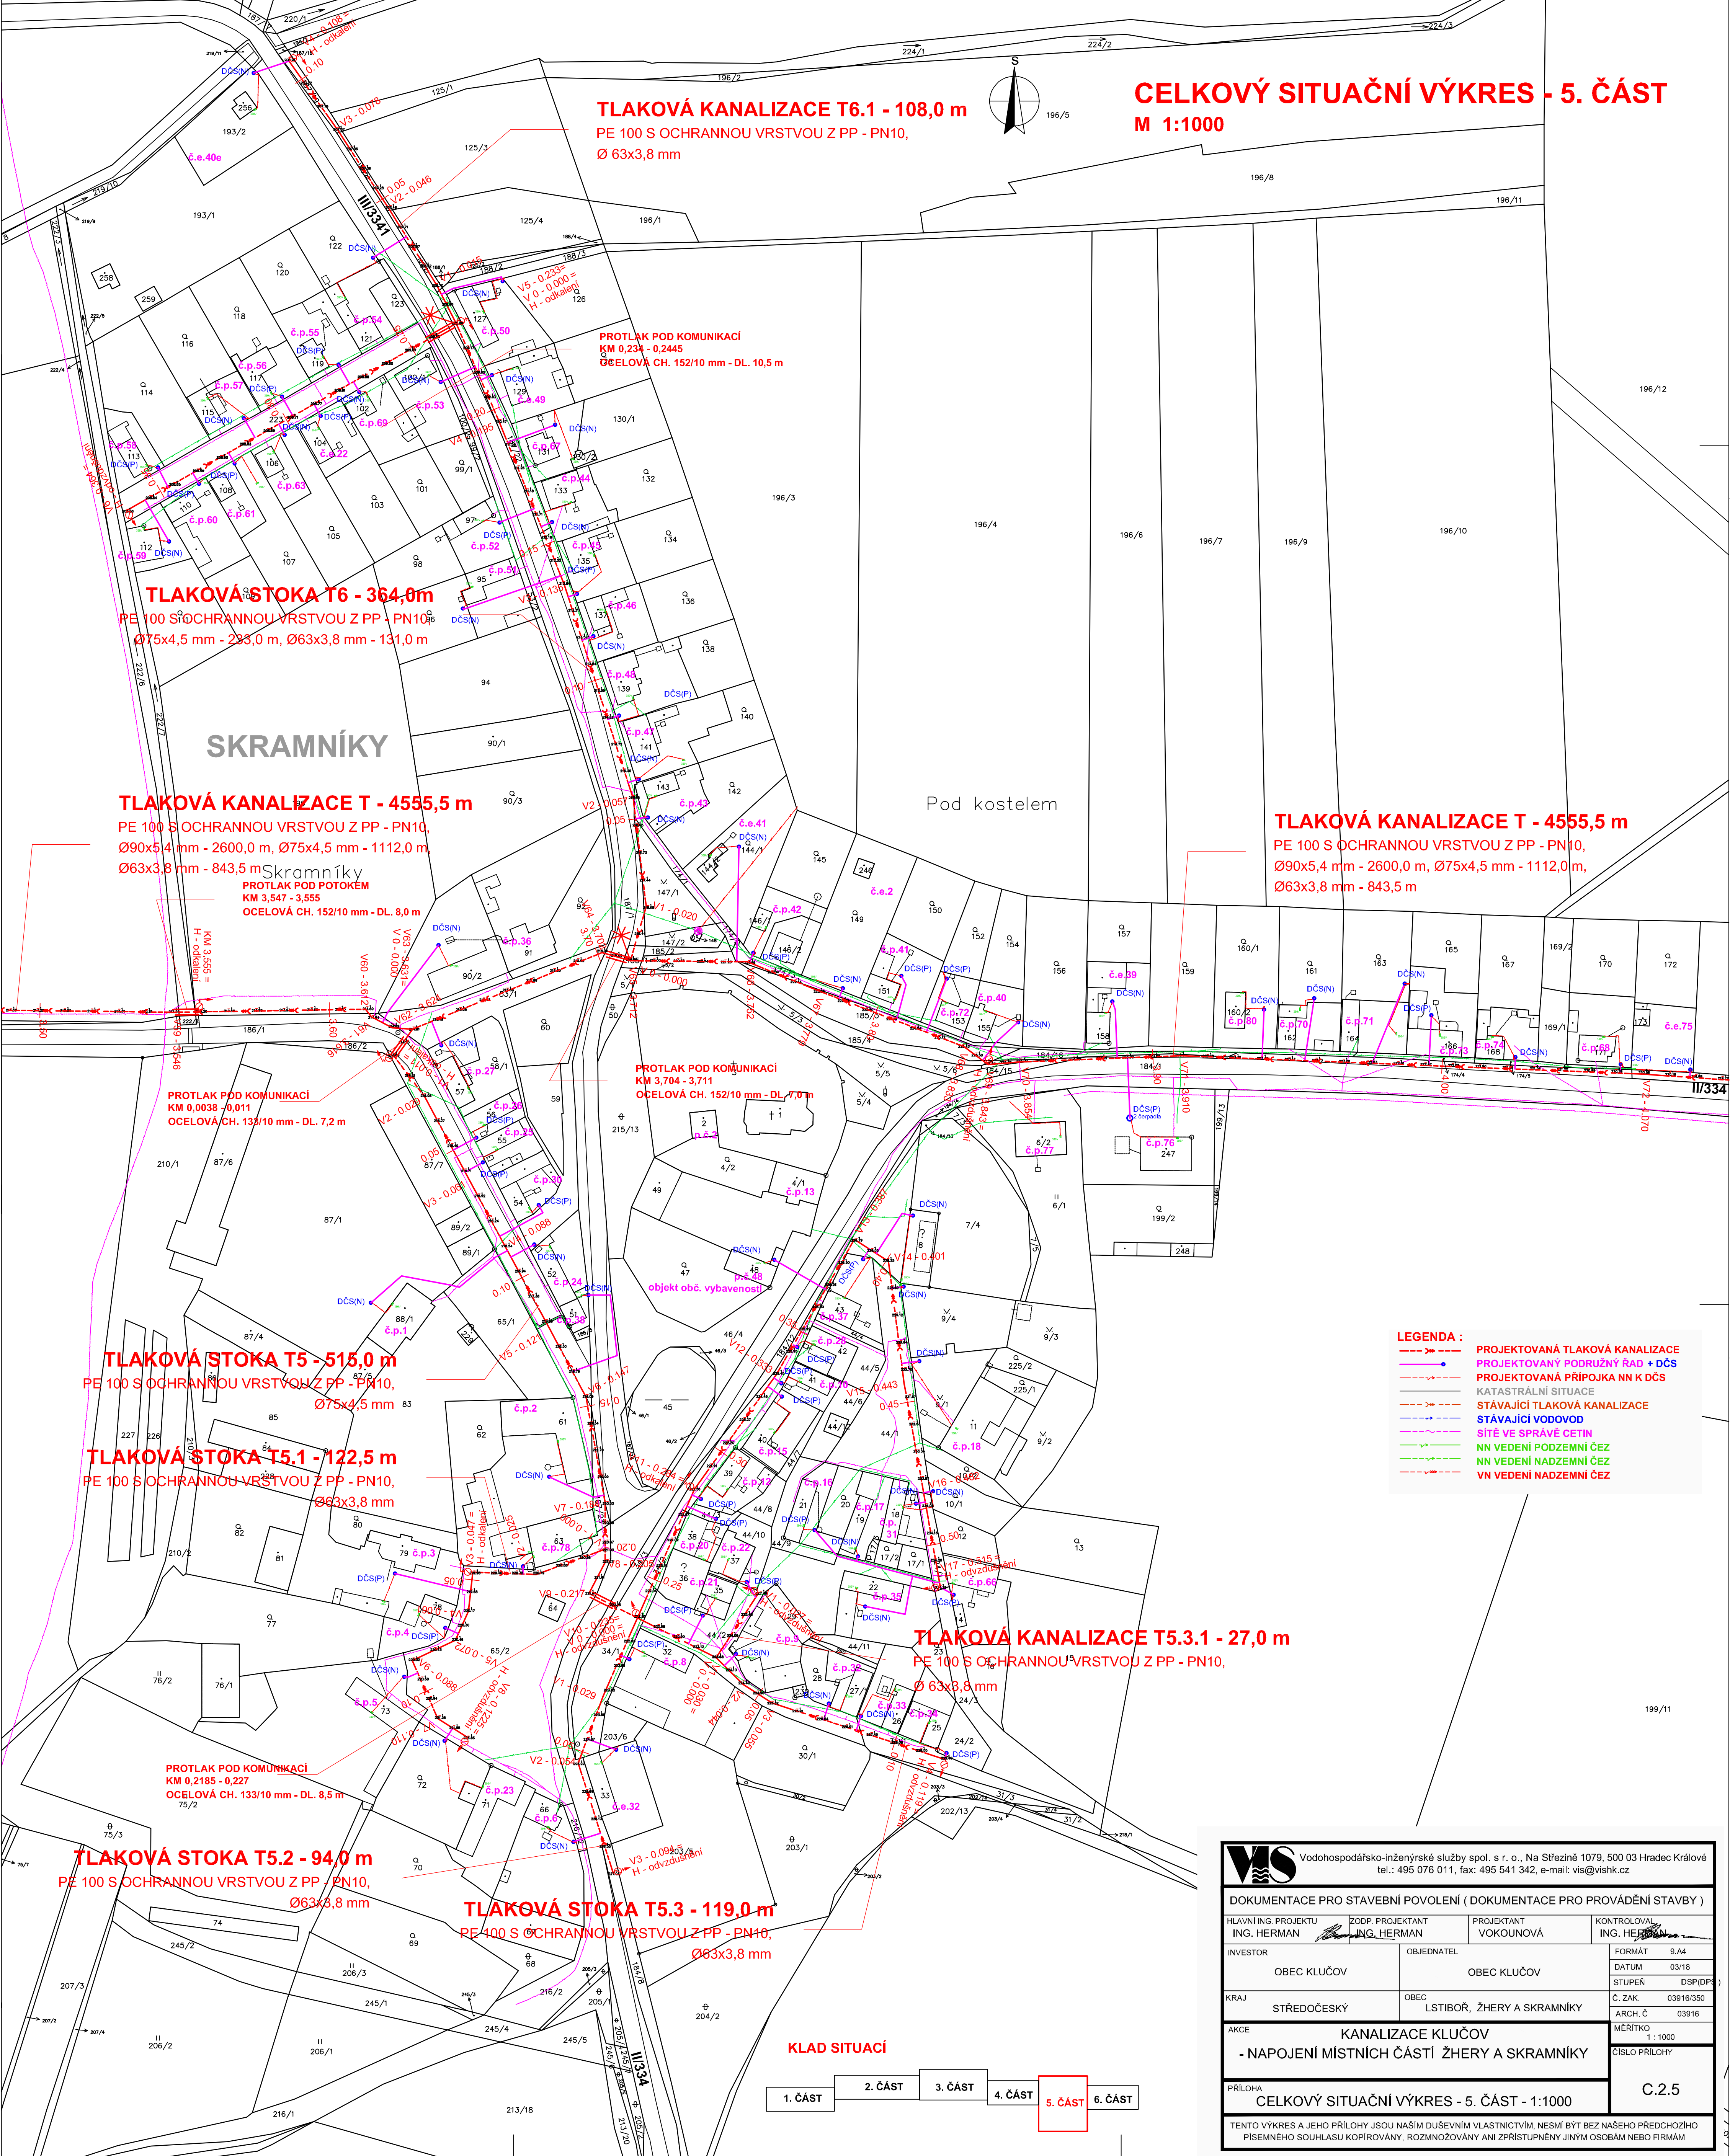


CELKOVÝ SITUAČNÍ VÝKRES - 5. ČÁST
M 1:1000

- LEGENDA :**
- PROJEKTOVANÁ TLAKOVÁ KANALIZACE
 - PROJEKTOVANÝ PODRÚŽNÝ ŘÁD + DČS
 - PROJEKTOVANÁ PŘÍPOJKA NN K DČS
 - KATASTRÁLNÍ SITUACE
 - STÁVAJÍCÍ TLAKOVÁ KANALIZACE
 - STÁVAJÍCÍ VODOVOD
 - SÍTĚ VE SPRÁVĚ CETIN
 - NN VEDENÍ PODZEMNÍ ČEZ
 - NN VEDENÍ NADZEMNÍ ČEZ
 - VN VEDENÍ NADZEMNÍ ČEZ

KLAD SITUACÍ

1. ČÁST 2. ČÁST 3. ČÁST 4. ČÁST **5. ČÁST** 6. ČÁST

		Vodohospodářsko-inženýrské služby spol. s r. o., Na Střežné 1079, 500 03 Hradec Králové tel.: 495 076 011, fax: 495 541 342, e-mail: vis@vishk.cz	
DOKUMENTACE PRO STAVEBNÍ POVOLENÍ (DOKUMENTACE PRO PROVÁDĚNÍ STAVBY)			
HLAVNÍ ING. PROJEKTU ING. HERMAN	ZODP. PROJEKTANT ING. HERMAN	PROJEKTANT VOKOUNOVÁ	KONTROLOVAL ING. HERMAN
INVESTOR OBEC KLUČOV	OBJEDNATEL OBEC KLUČOV		FORMÁT 9.A4
KRAJ STŘEDOČESKÝ	OBEC LSTIBOŘ, ŽHERY A SKRAMNÍKY		DATUM 03/18
AKCE KANALIZACE KLUČOV - NÁPOJENÍ MÍSTNÍCH ČÁSTÍ ŽHERY A SKRAMNÍKY		STUPEŇ DS(PIPS)	
		Č. ZAK. 03916/350	
PŘÍLOHA CELKOVÝ SITUAČNÍ VÝKRES - 5. ČÁST - 1:1000		ARCH. Č 03916	
		MĚŘÍTKO 1 : 1000	
		ČÍSLO PŘÍLOHY	
		C.2.5	
TENTO VÝKRES A JEHO PŘÍLOHY JSOU NAŠIM DUŠEVNÍM VLASTNICTVÍM. NESMÍ BYT BEZ NAŠEHO PŘEDCHOZÍHO PISEMNÉHO SOUHLASU KOPÍROVÁNY, ROZMNOŽOVÁNY ANI ZPŘÍSTUPNĚNY JINÝM OSOBÁM NEBO FIRMÁM			