


KOORDINAČNÍ SITUAČNÍ VÝKRES - 2. ČÁST
 M 1:2000

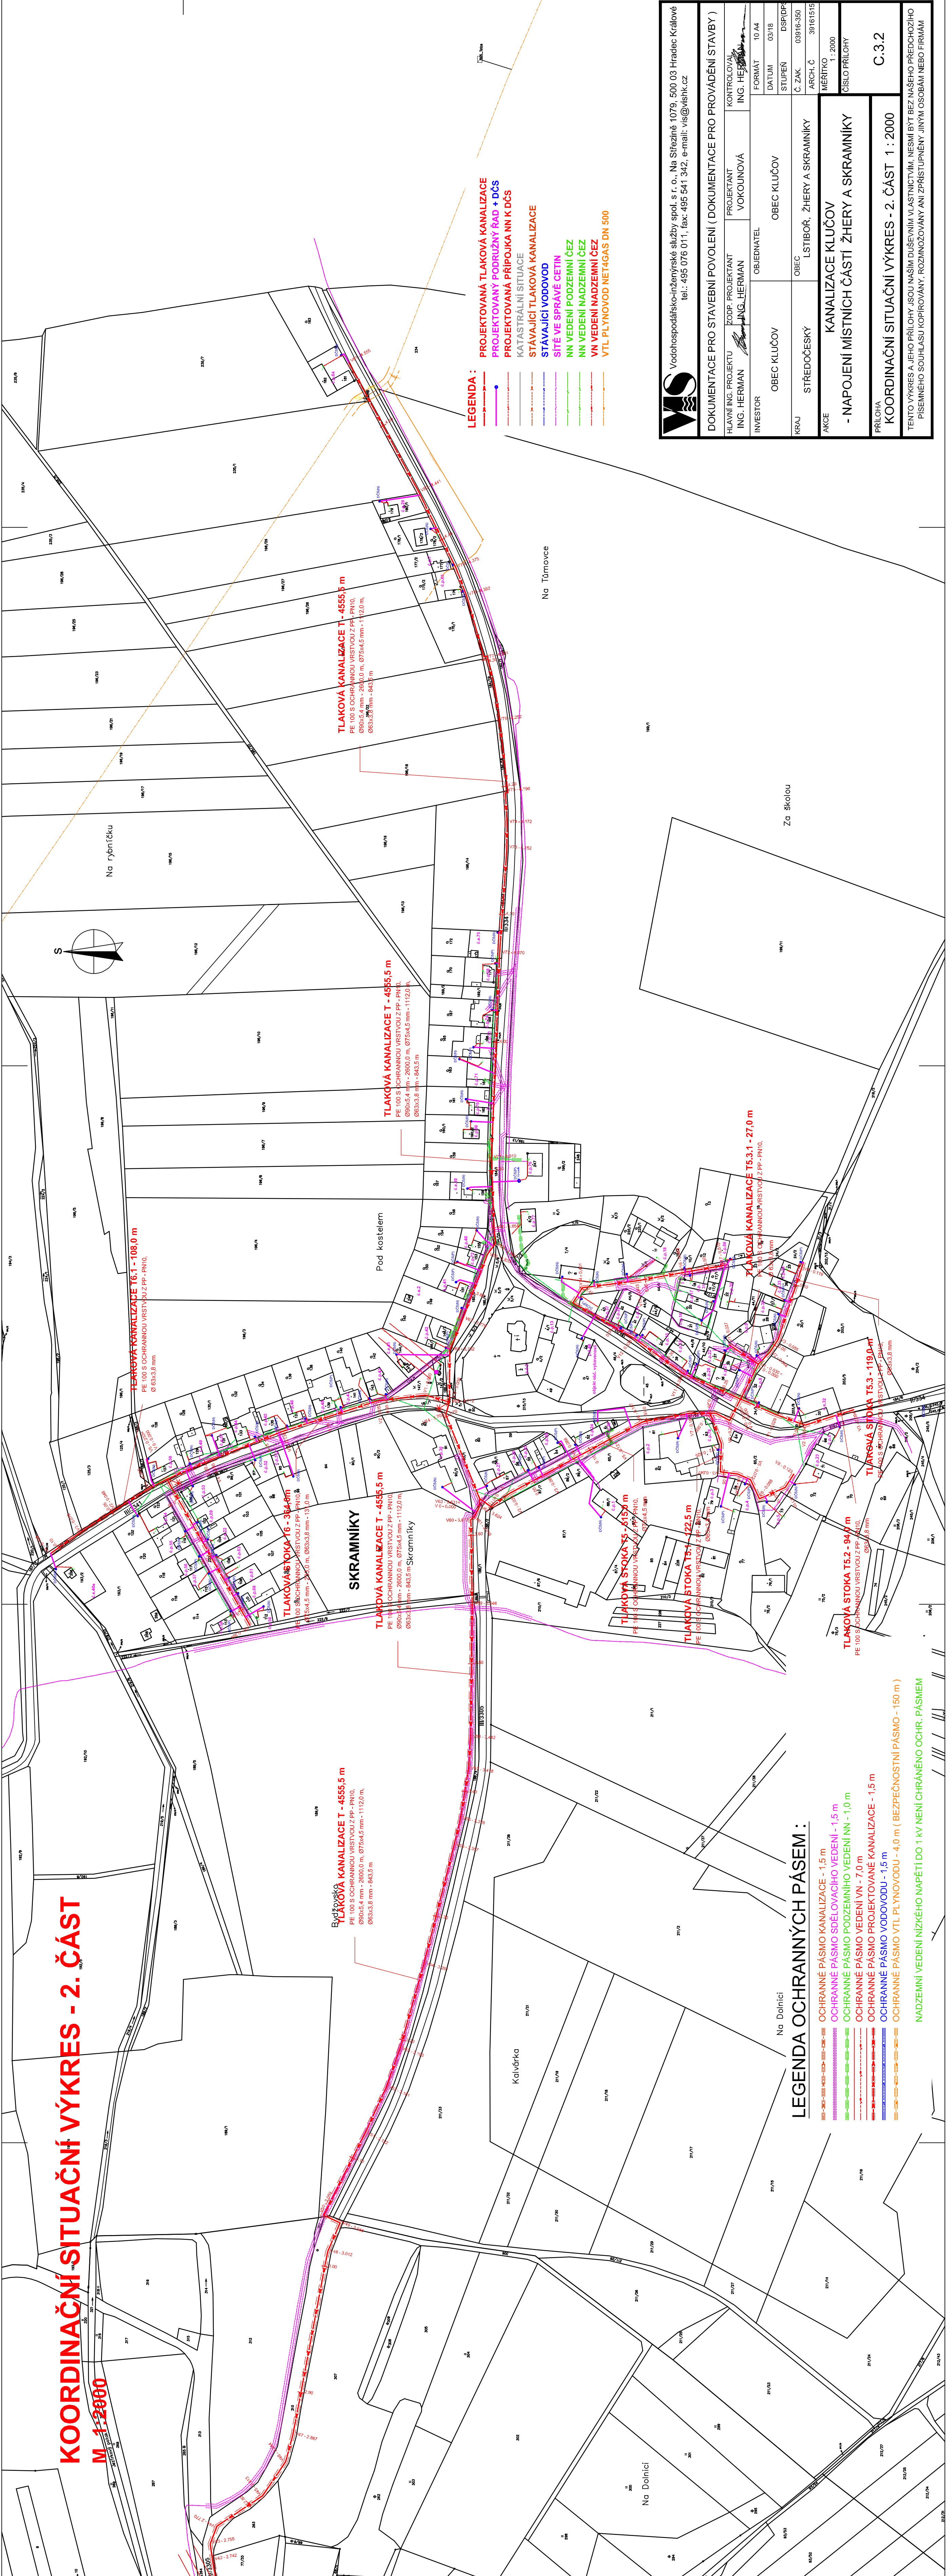

- LEGENDA :
 PROJEKTOVANÁ TLAKOVÁ KANALIZACE
 PROJEKTOVANÝ PODRÚZNÝ RAD + DCS
 PROJEKTOVANÁ PŘIPOJKA NN K DCS
 KATASTRÁLNÍ SITUACE
 STÁVAJÍCÍ TLAKOVÁ KANALIZACE
 STÁVAJÍCÍ VODOVOD
 SÍTĚ VE SPRÁVĚ CETIN
 NN VEDENÍ PODZEMNÍ ČEZ
 NN VEDENÍ NADZEMNÍ ČEZ
 VN VEDENÍ NADZEMNÍ ČEZ
 VTL PLYNOVOD NET4GAS DN 500

Vodohospodářsko-inženýrské služby spol. s r.o., Na Stezíně 1079, 500 03 Hradec Králové
 tel.: 495 076 011, fax: 495 541 342, e-mail: vis@vishk.cz

DOKUMENTACE PRO STAVEBNÍ POVOLENÍ (DOKUMENTACE PRO PROVÁDĚNÍ STAVBY)
 HLAVNÍ ING. PROJEKTU
 ING. HERMAN

ZODP. PROJEKTANT
 JUNG. HERMAN

PROJEKTANT
 VOKOUNOVÁ

KONTROLOVAL
 ING. HERMAN

INVESTOR
 OBEC KLUČOV

OBJEDNATEL
 OBEC KLUČOV

DATUM
 03/18

STUPEŇ
 DSPROF

Č. ZAK.
 03916-350

ARCH. Č.
 39161515

MĚŘÍTKO
 1 : 2000

ČÍSLO PŘÍLOHY
 C.3.2

KRAJ
 STŘEDOČESKÝ

OBEC
 LSTIBOŘ, ŽHERY A SKRAMNÍKY

AKCE
 KANALIZACE KLUČOV
 - NÁPOJENÍ MÍSTNÍCH ČÁSTÍ ŽHERY A SKRAMNÍKY

PŘÍLOHA
 KOORDINAČNÍ SITUAČNÍ VÝKRES - 2. ČÁST 1 : 2000

TENTO VÝKRES A JEHO PŘÍLOHY JSOU NAŠIM DUSEVNÍM VLASTNICTVÍM. NESMÍ BÝT BEZ NAŠEHO PŘEDCHOZÍHO PÍSEMNÉHO SOUHLASU KOPIROVÁNY, ROZMNOŽOVÁNY ANI ZPRÍSTUPNĚNY JINÝMI OSOBAMI NEBO FIRMAMI

LEGENDA OCHRANNÝCH PÁSEM :

- OCHRANNÉ PÁSMO KANALIZACE - 1,5 m
 OCHRANNÉ PÁSMO SDELOVACÍHO VEDENÍ - 1,5 m
 OCHRANNÉ PÁSMO PODZEMNÍHO VEDENÍ NN - 1,0 m
 OCHRANNÉ PÁSMO VEDENÍ VN - 7,0 m
 OCHRANNÉ PÁSMO PROJEKTOVANÉ KANALIZACE - 1,5 m
 OCHRANNÉ PÁSMO VODOVODU - 1,5 m
 OCHRANNÉ PÁSMO VTL PLYNOVODU - 4,0 m (BEZPEČNOSTNÍ PÁSMO - 150 m)
 NADZEMNÍ VEDENÍ NÍZKÉHO NAPĚTÍ DO 1 kV NENÍ CHRÁNĚNO OCHR. PÁSMEM