


ČERPAČÍ STANICE - 1 : 25

ČS VNITŘNÍ Ø 800mm


ŘEZ A - A´

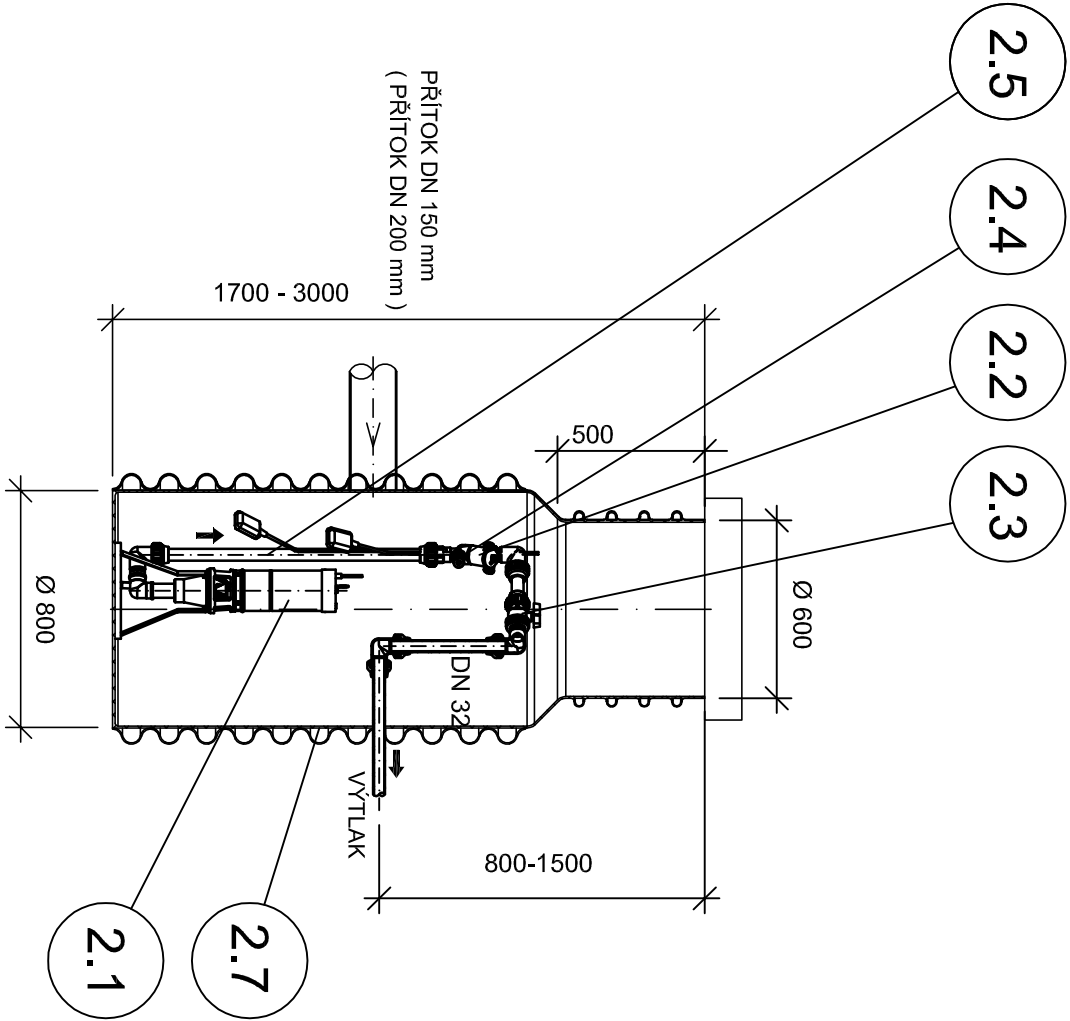

POZNÁMKA:

LEGENDA POZIC VIZ. PŘÍLOHA č. D.2.1 - 02

PŮDORYS

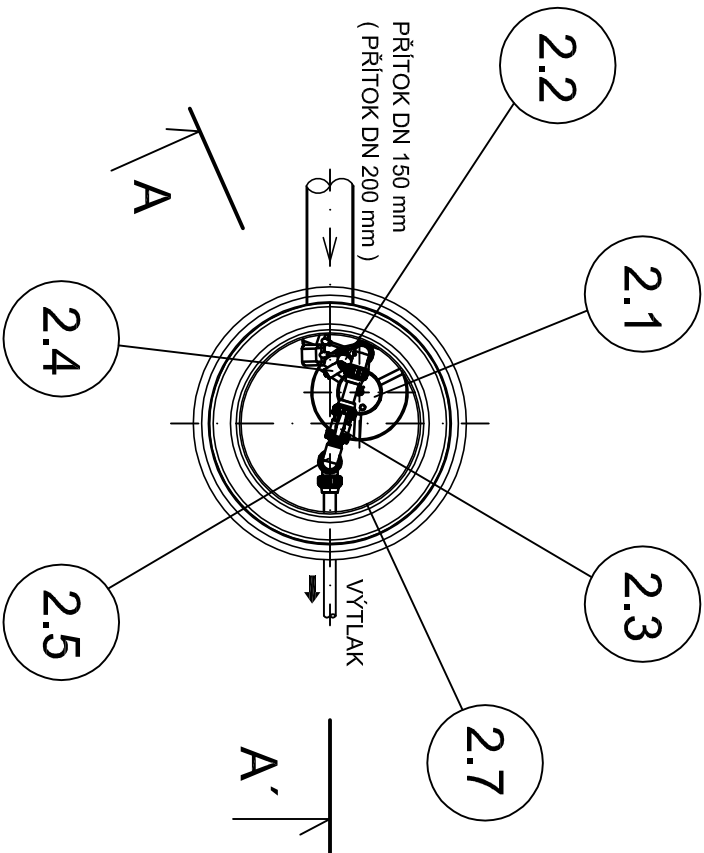

 Vodohospodářsko-inženýrské služby spol. s r. o., Na Sítězině 1079, 500 03 Hradec Králové tel.: 495 076 011, fax: 495 541 342, e-mail: vis@vishk.cz			
DOKUMENTACE PRO STAVEBNÍ POVOLENÍ (DOKUMENTACE PRO PROVÁDĚNÍ STAVBY)			
HLAVNÍ ING. PROJEKTU ING. HERMAN	ZODP. PROJEKTANT ING. HERMAN	PROJEKTANT KOCÁBEK/HYNEK	KONTROLOVAL ING. HERMAN
INVESTOR	OBJEDNATEL		
OBEC KLUČOV	OBEC KLUČOV		
KRAJ	STŘEDOČESKÝ	OBEC LSTIBOŘ, ŽHERY A SKRAMNÍKY	Č. ZAK. 03916-350 ARCH. Č 03916
AKCE	KANALIZACE KLUČOV		MĚŘÍTKO 1 : 25
- NAPOJENÍ MÍSTNÍCH ČÁSTÍ ŽHERY A SKRAMNÍKY			ČÍSLO PŘÍLOHY
PS 02 - DČS SKRAMNÍKY			D.2.1 - 04
PŘÍLOHA	ČS TLAKOVÉ KANALIZACE - SKRAMNÍKY		
TENTO VÝKRES A JEHO PŘÍLOHY JSOU NAŠIM DUŠEVNÍM VLASTNICTVÍM, NESMÍ BÝT BEZ NAŠEHO PŘEDCHOZÍHO PÍSEMNÉHO SOUHLASU KOPÍROVÁNY, ROZMNOŽOVÁNY ANI ZPŘÍSTUPNĚNY JINÝM OSOBÁM NEBO FIRMÁM			