



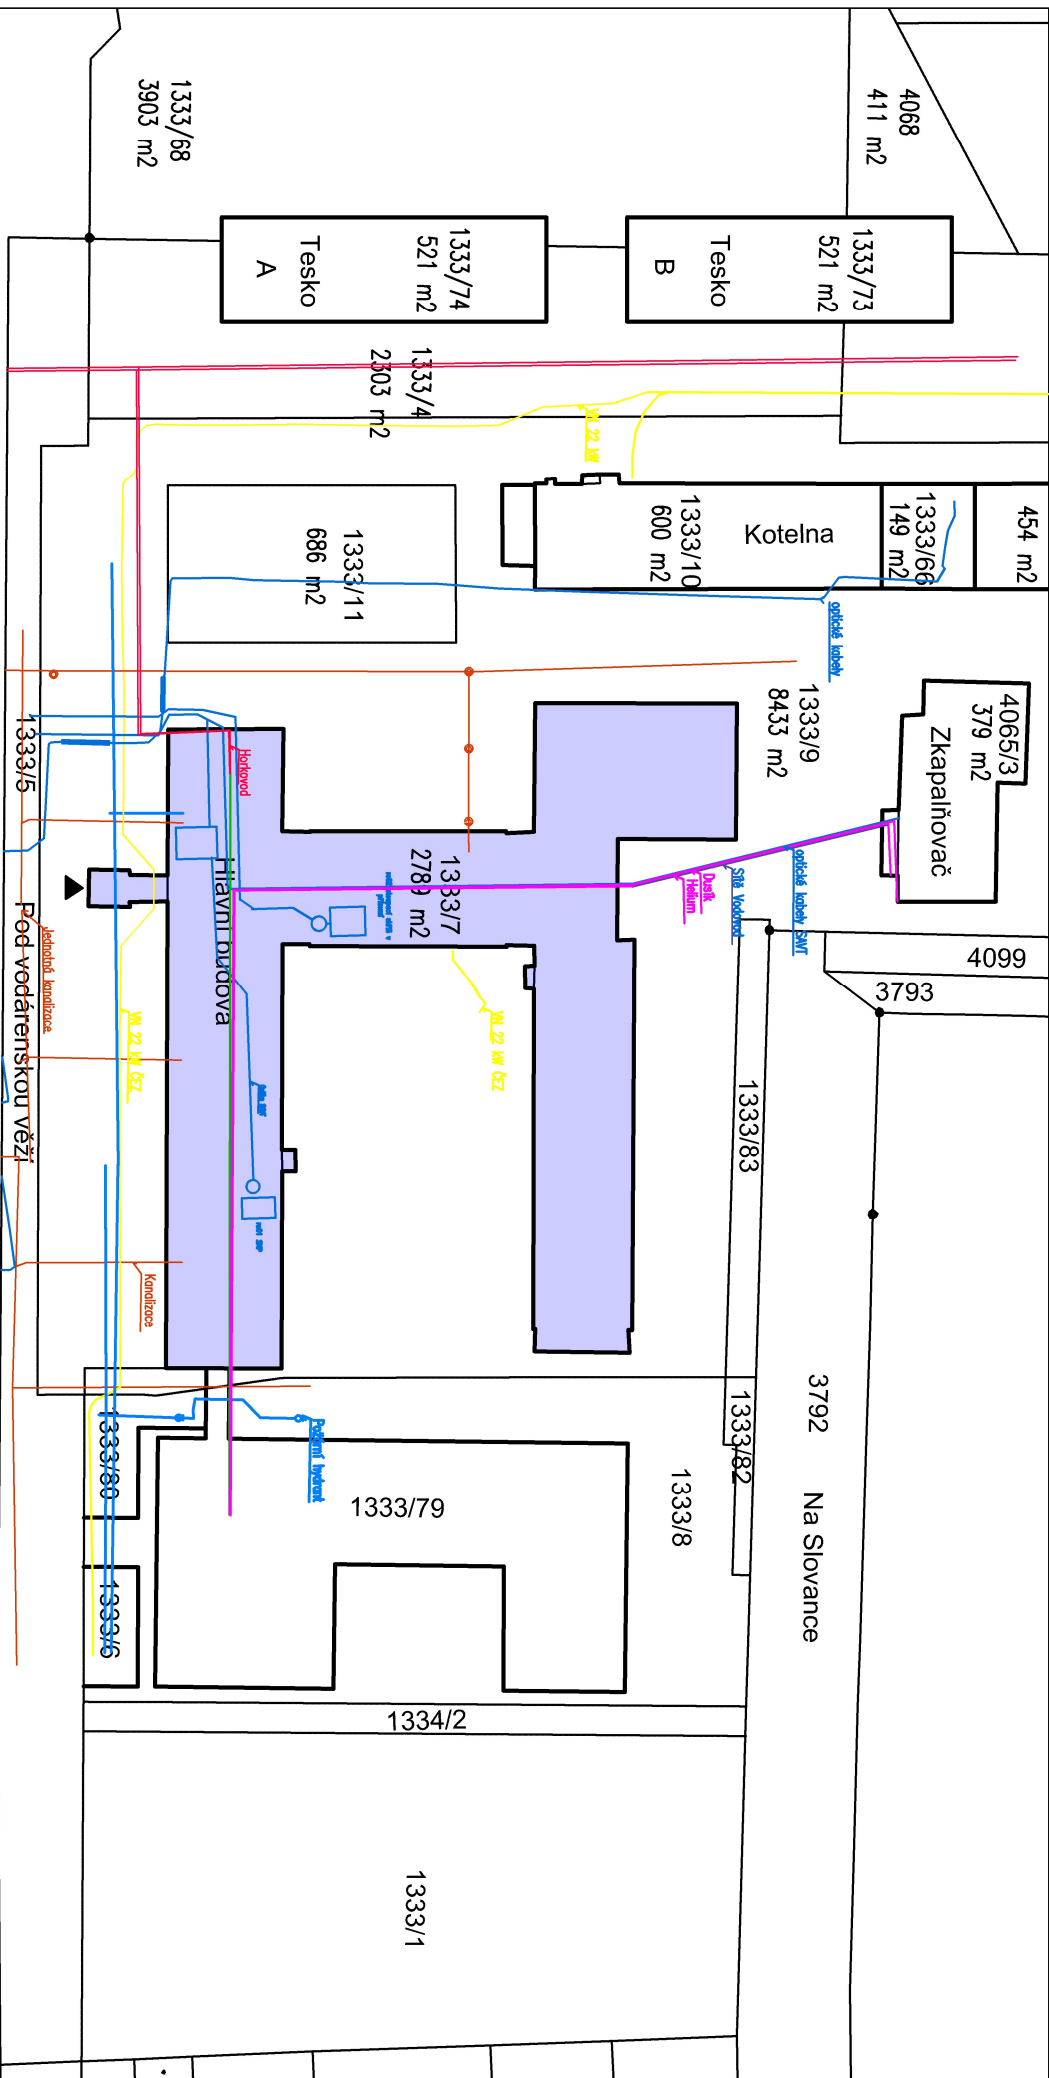

Stávající síť:

- ☐ VN 22 kV
 - ☐ Vodovod
 - ☐ Kanalizace
 - ☐ Duk, Helium
 - ☐ Horkovod
 - ☒ RS01
- ROZVADEČ: STRUKTUROVANÉ KABELAŽE

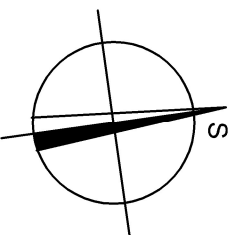

Řešený objekt ▲ Vstup do objektu

Výpracoval:		Ing. Darina Dostálová	
Kontroloval:		Ing. Robert Koska	
Stavebník:		Fyzikální ústav A.V. ČR, v.v.i.	
Místo stavby:		Na Slovance 1999/2, Praha 8	
Stavba:		Formát: A3	
Centrální zdroje a příprava rozvodu plynů		Datum: Červenec 2024	
		Stupeň: DSP	
		Číslo zakázky:	
Obsah:		Měřítko: 1:500	
C. Koordinační situace		Číslo výkresu: 03	