


PŮDORYS 1.NP - SLABOPROUD M 1 : 100

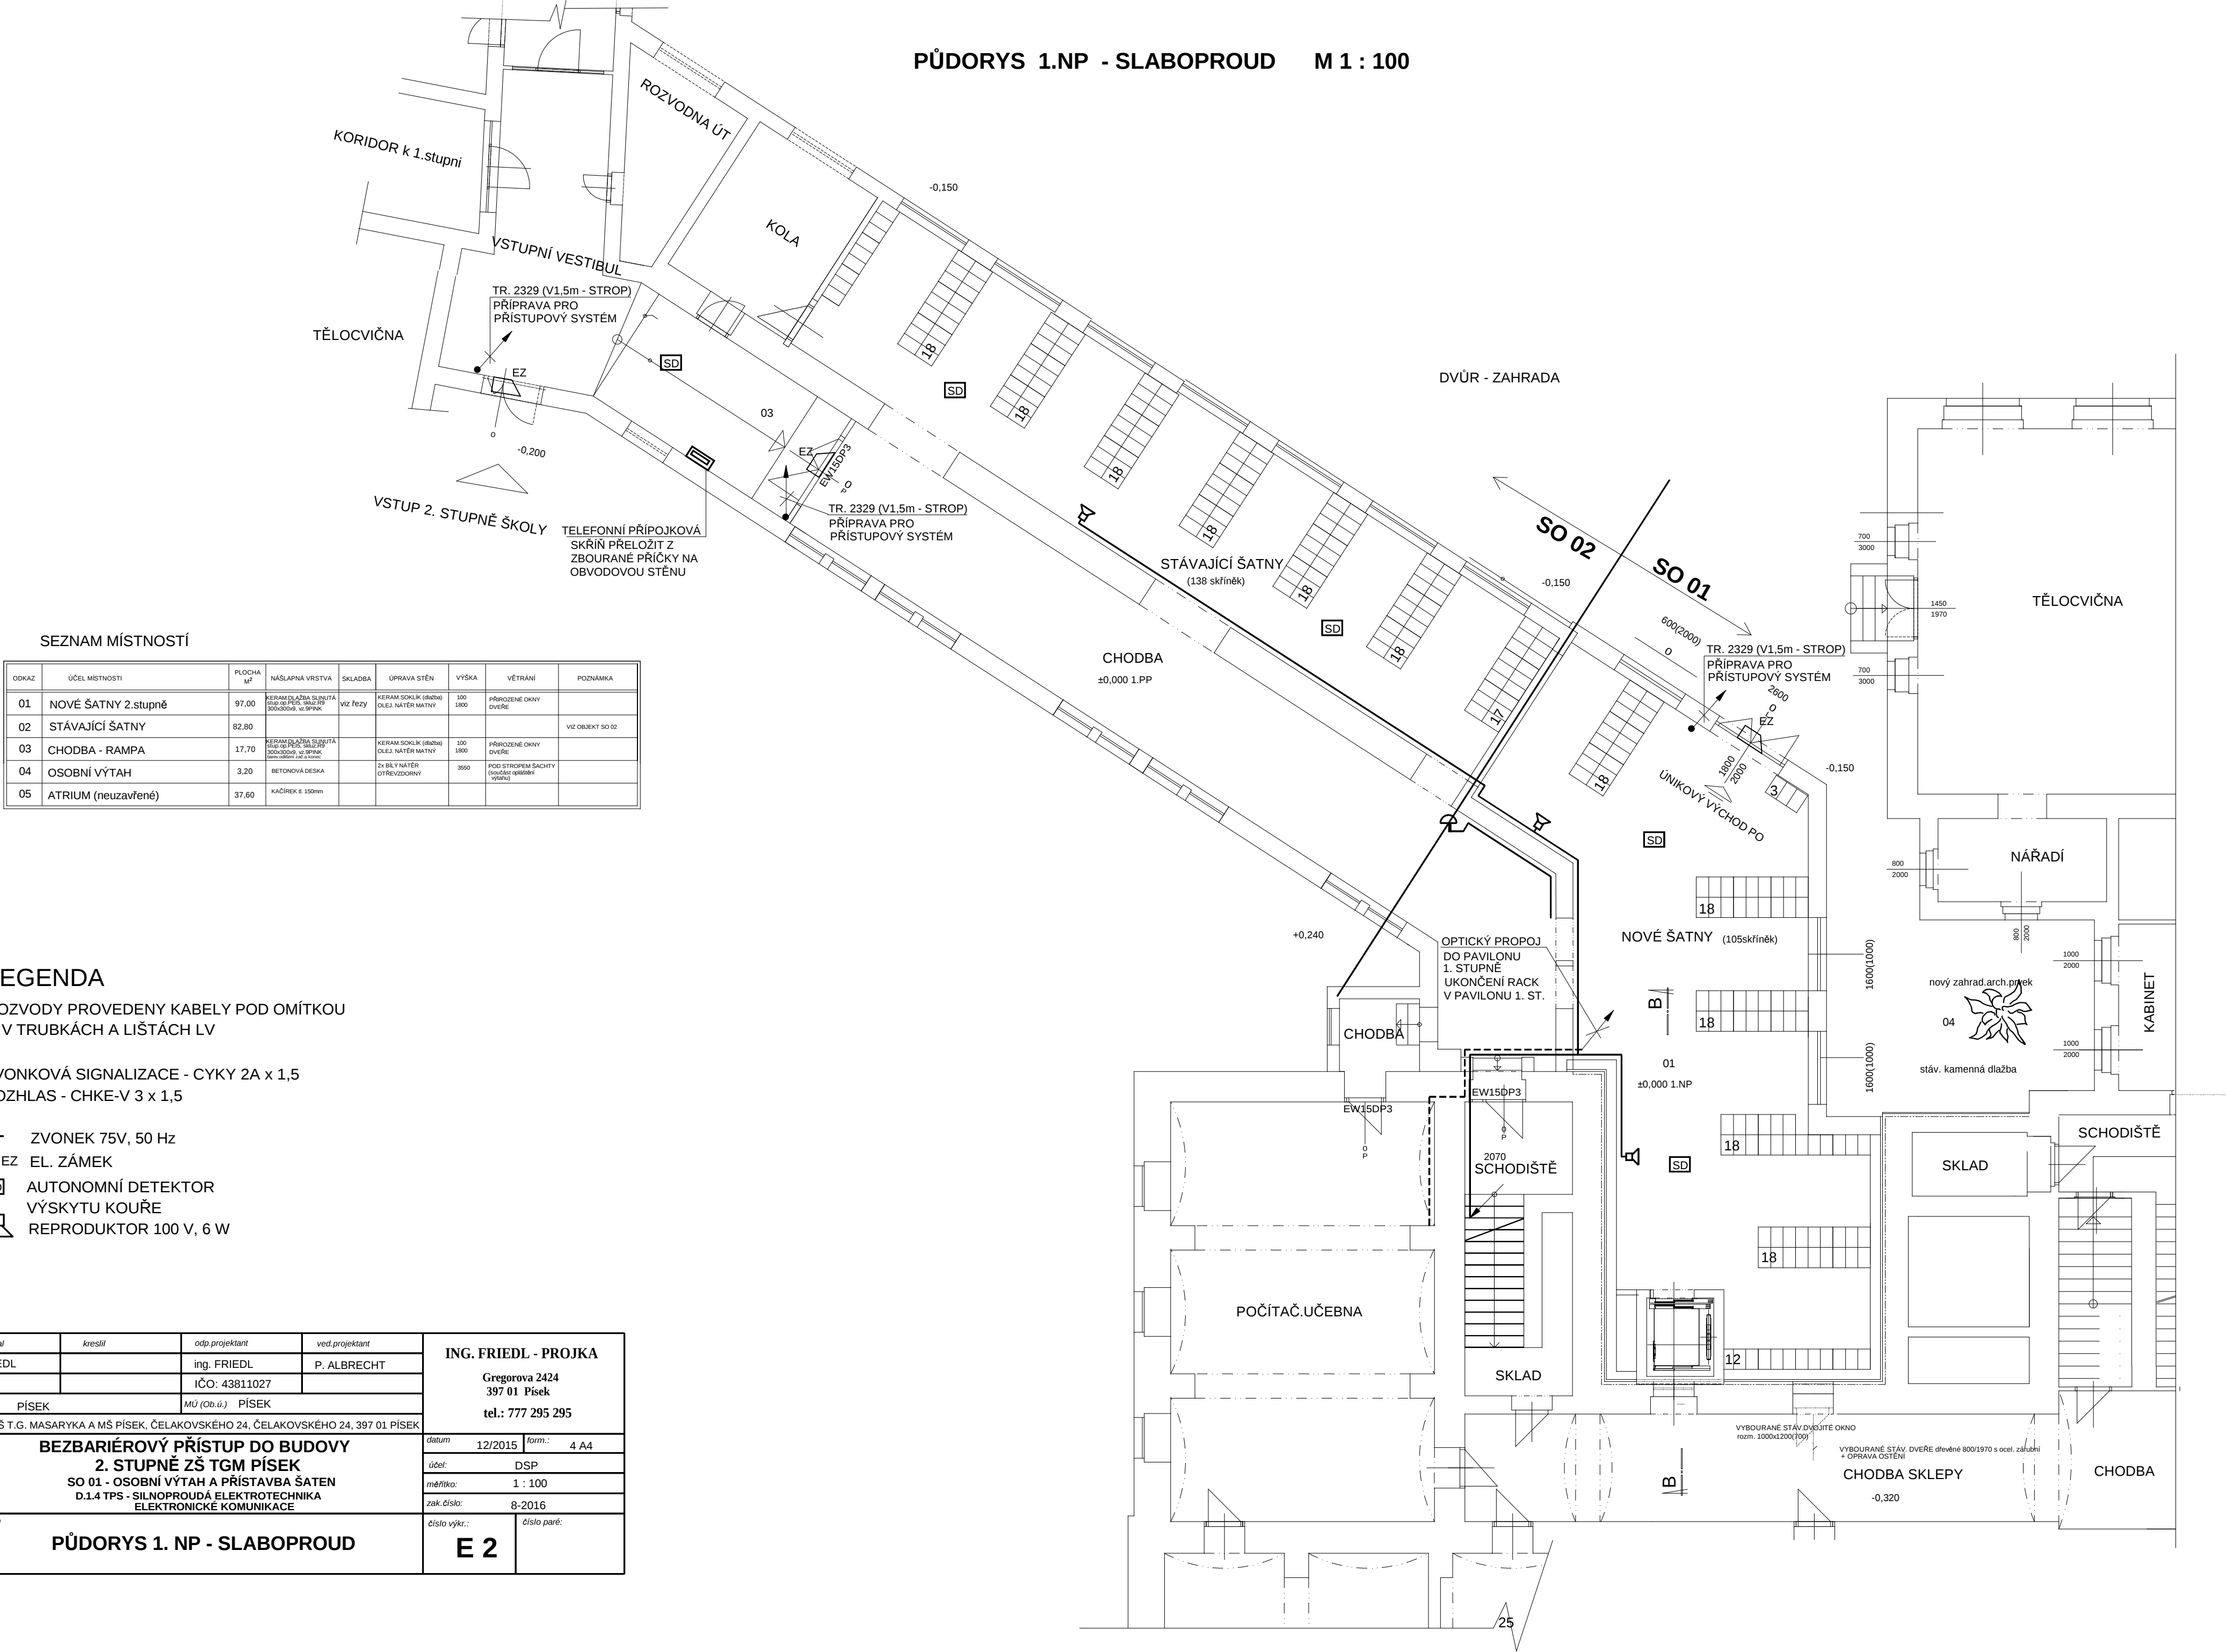

SEZNAM MÍSTNOSTÍ

ODKAZ	ÚČEL MÍSTNOSTI	PLOCHA M ²	NÁŠLAPNÁ VRSTVA	SKLADBA	ÚPRAVA STĚN	VÝŠKA	VĚTRÁNÍ	POZNÁMKA
01	NOVÉ ŠATNY 2.stupně	97,00	KERAM. DLAŽBA OLIVOVÁ	VÍZ FYZY	KERAM. SOKLIK (8x20x)	100	PŘÍROZENÉ OKNY	
02	STÁVAJÍCÍ ŠATNY	82,80			OLEJ. NATĚR MATNÝ	1800		VÍZ OBJEKT SO 02
03	CHODBA - RAMPA	17,70	KERAM. DLAŽBA OLIVOVÁ		KERAM. SOKLIK (8x20x)	100	PŘÍROZENÉ OKNY	
04	OSOBNÍ VÝTAH	3,20	BETONOVÁ DESKA		2x BÍLÝ NATĚR	3500	POD STŘEPEM ŠACHTY	
05	ATRIUM (neuzavřené)	37,60	KACÍREK 8. 150mm		OTŘEVZDOROVÝ		POD STŘEPEM ŠACHTY	

LEGENDA

ROZVODY PROVEDENY KABELY POD OMÍTKOU
A V TRUBKÁCH A LIŠTÁCH LV

ZVONKOVÁ SIGNALIZACE - CYKY 2A x 1,5
ROZHLAS - CHKE-V 3 x 1,5

- ZVONEK 75V, 50 Hz
- EL. ZÁMEK
- AUTONOMNÍ DETEKTOR VÝSKYTU KOUŘE
- REPRODUKTOR 100 V, 6 W

projektoval	kreslil	odp.projektant	ved.projektant	ING. FRIEDL - PROJKA Gregorova 2424 397 01 Písek tel.: 777 295 295
ing. FRIEDL		ing. FRIEDL	P. ALBRECHT	
		IČO: 43811027		
St.Ú	PÍSEK	MÚ (Ob.ú.)	PÍSEK	
investor : ZŠ T.G. MASÁRYKA A MŠ PÍSEK, ČELAKOVSKÉHO 24, 397 01 PÍSEK				
BEZBARiéROVÝ PŘÍSTUP DO BUDOVY 2. STUPNĚ ZŠ TGM PÍSEK SO 01 - OSOBNÍ VÝTAH A PŘÍSTAVBA ŠATEN D.1.4 TPS - SILNOPROUDÁ ELEKTROTECHNIKA ELEKTRONICKÉ KOMUNIKACE				datum 12/2015 form.: 4 A4
				účel: DSP
				měřítko: 1 : 100
				zak. číslo: 8-2016
obsah výkresu				číslo výkr.: E 2 číslo paré:
PŮDORYS 1. NP - SLABOPROUD				