



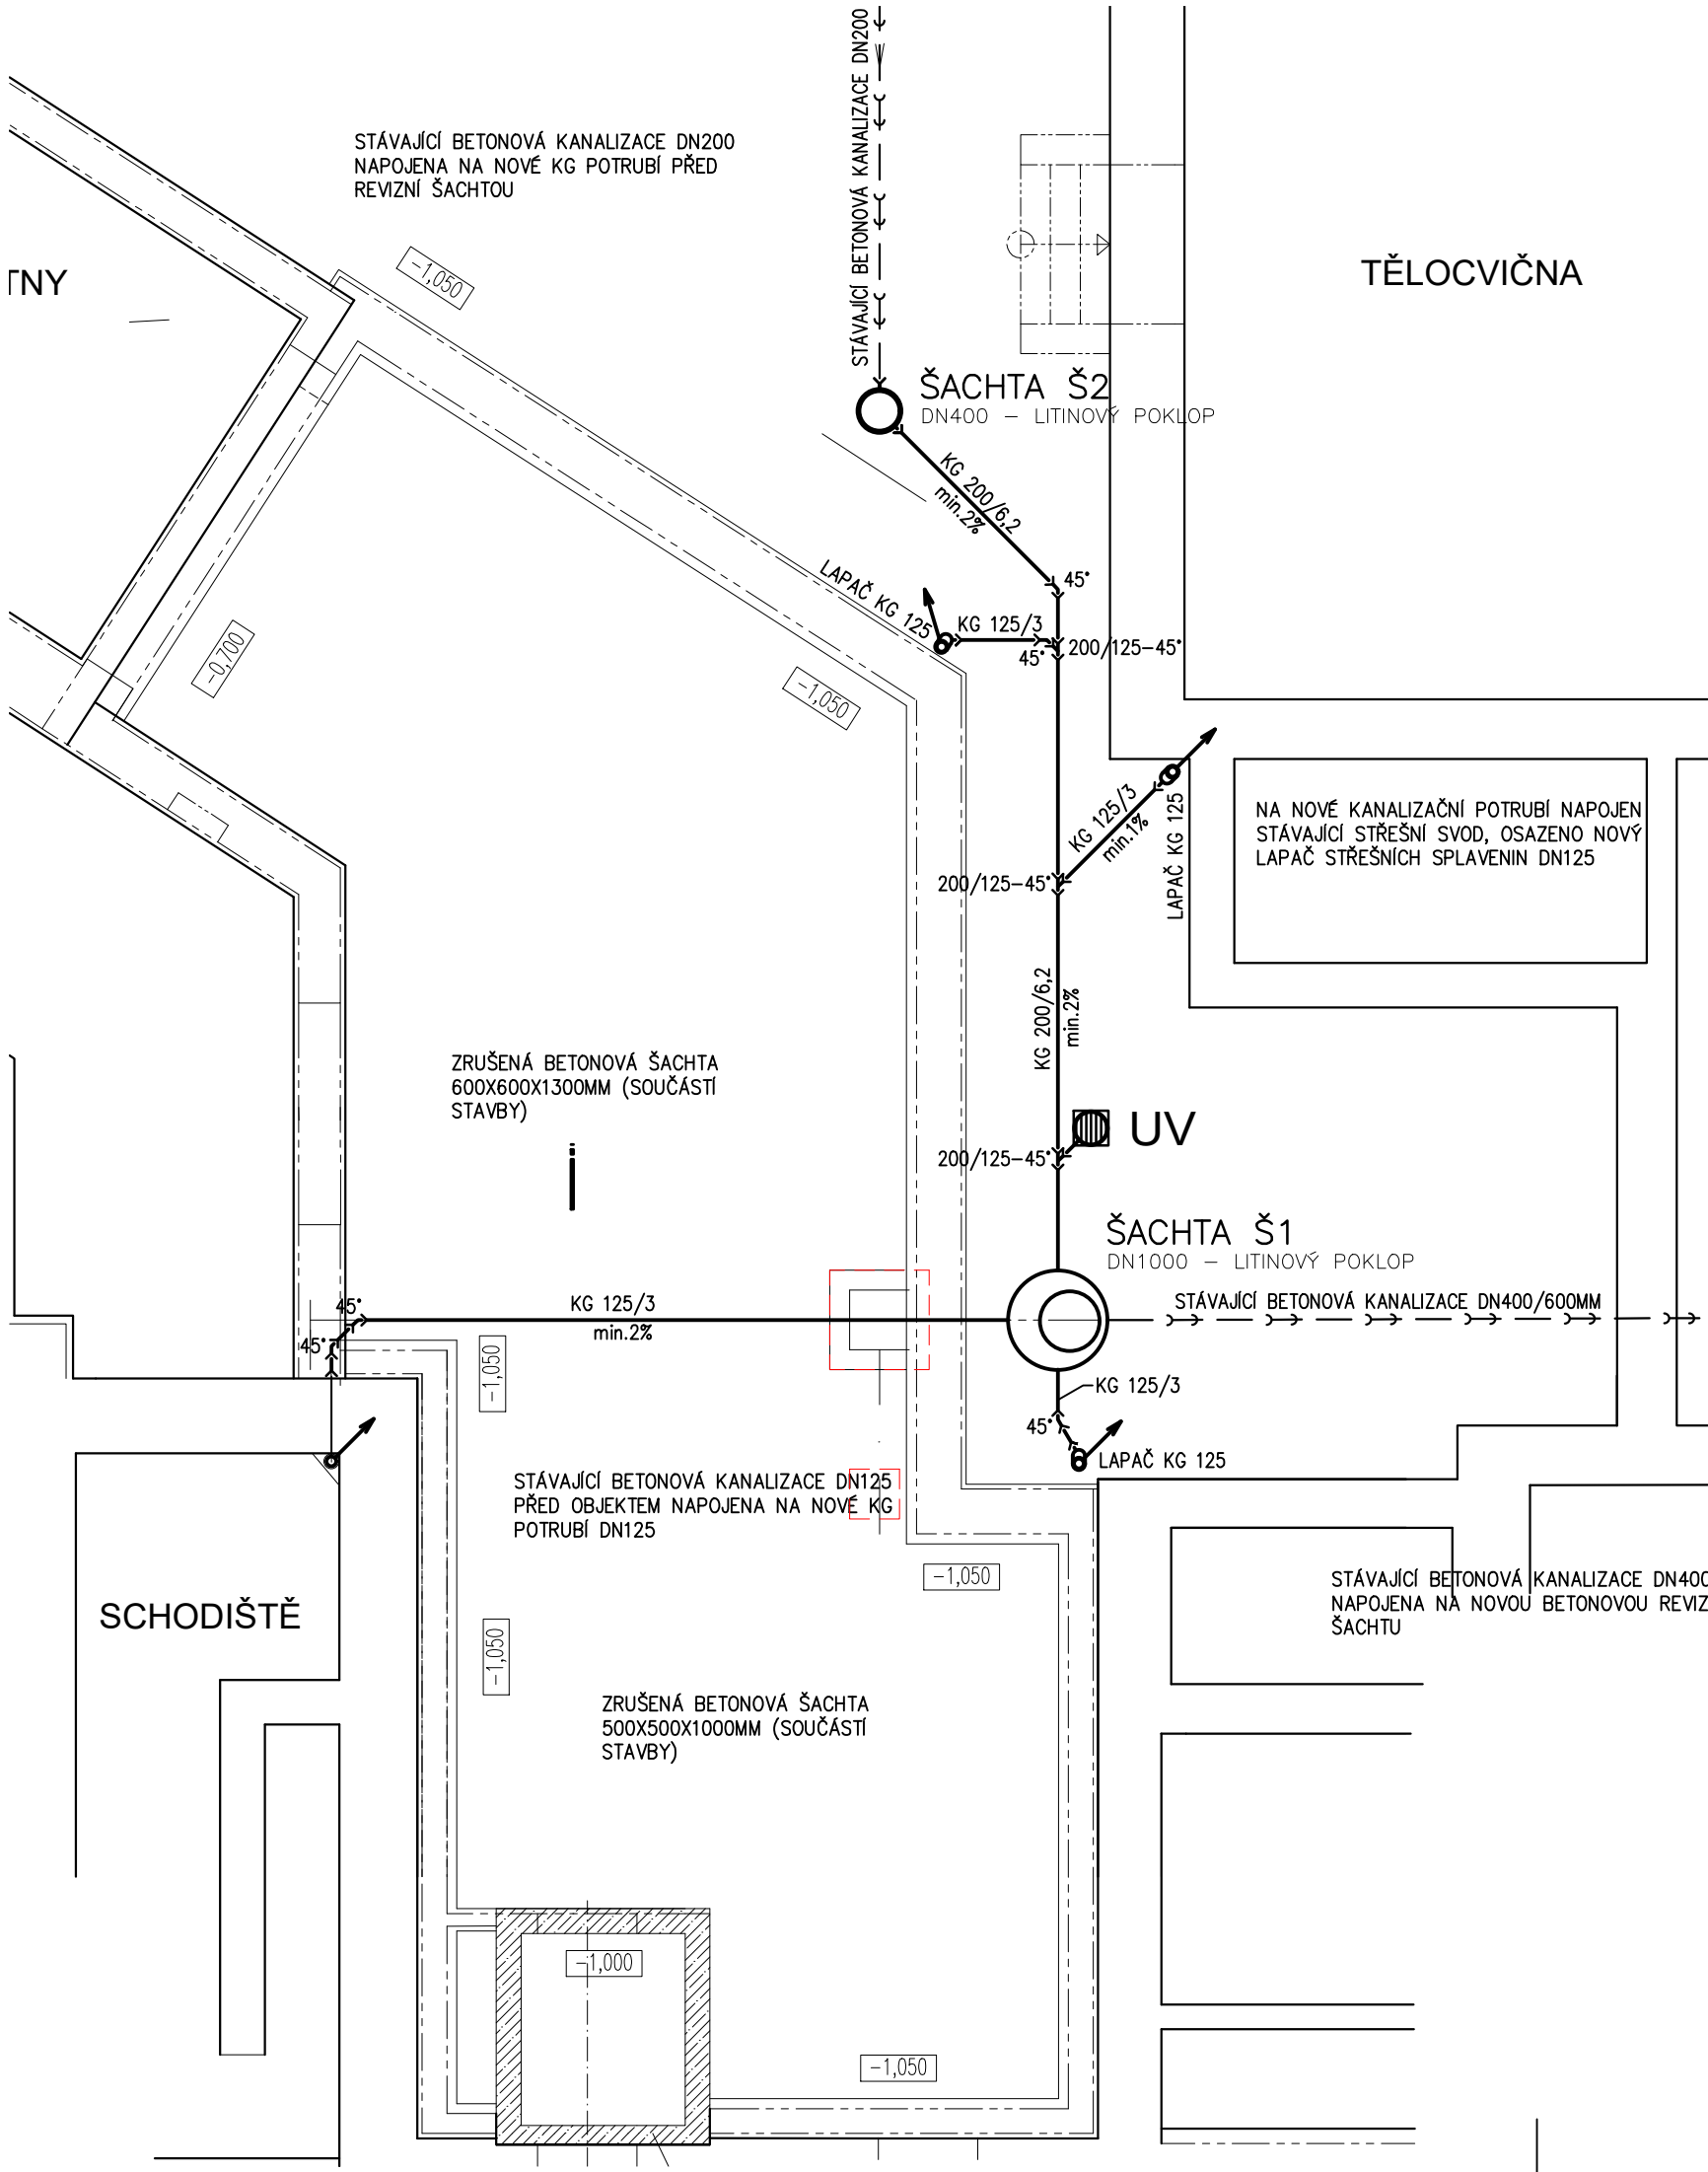

VZOROVÝ ŘEZ ULOŽENÍ KANALIZAČNÍHO POTRUBÍ (PODLE ČSN 73 6203)

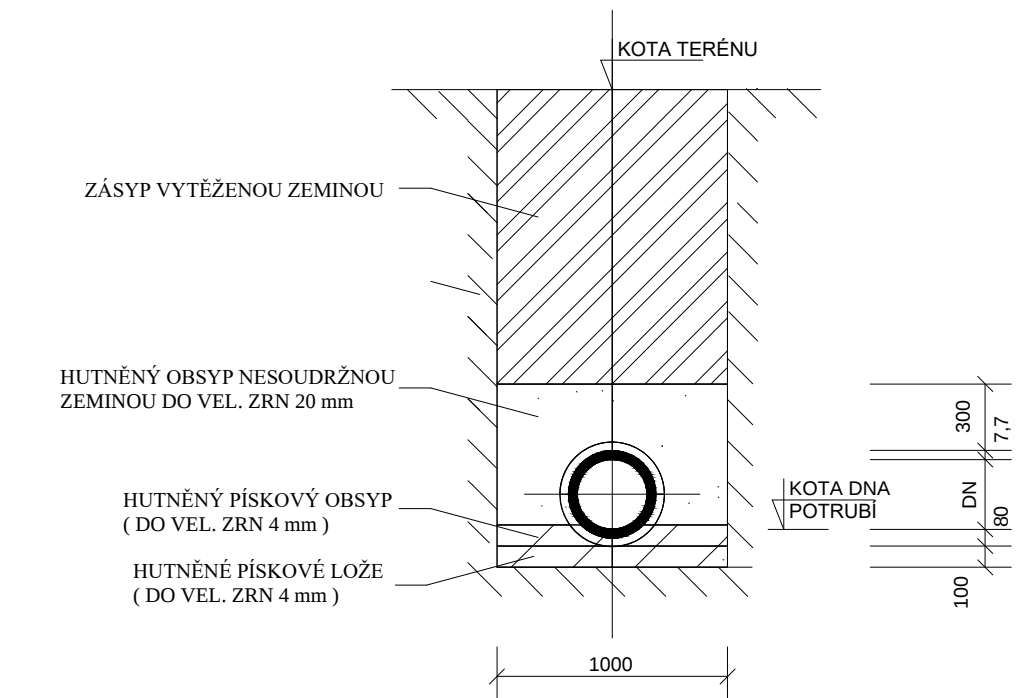

- ## LEGENDA
- → → KANALIZAČNÍ POTRUBÍ KG – NOVÉ
 - ⤵ — STÁVAJÍCÍ KANALIZACE Z BETONOVÉHO POTRUBÍ
 - Š01 NAVRŽENÁ REVIZNÍ ŠACHTA BETONOVÁ DN1000 ZAKONČENÁ LITINOVÝM POKLOPEM 600 MM – B125
 - Š02 NOVÁ REVIZNÍ ŠACHTA PLASTOVÁ DN400 S POKLOPEM 400 MM–12,5T, PŘÍTOK 1x200MM 45°, ODTOK 200 MM

OZ.ZP	POPIS	PŘIPOJENÍ - KANALIZACE
UV	ULIČNÍ VPUST PLASTOVÁ S LITINOVÝM POKLOPEM DN315	VPUST SE ZÁPACHOVOU UZÁVĚRKOU, NAPOJENÍ DN125

- ## POZNÁMKA
- PŘED ZAHÁJENÍM ZEMNÍCH VÝKOPOVÝCH PRACÍ NUTNO ZAJISTIT PŘESNÉ VYTÝČENÍ VEŠKERÝCH STÁVAJÍCÍCH INŽENÝRSKÝCH SÍTÍ JEJICH SPRÁVCI
 - V PRŮBĚHU TĚCHTO PRACÍ NUTNO DODRŽOVAT ČSN 73 6005

Vypracoval: Ing. Michal Albrecht		Odpovědný projektant: Ing. Michal Albrecht	Vedoucí projektant: P. ALBRECHT	Ing. Michal Albrecht Projektová kancelář TZB Neklanova 375, 397 01 Písek Tel. : 777 580 081 E-MAIL: albrecht.tzb@gmail.com IČO: 86910876	
SÚ: Písek					
Investor: Základní škola T.G. Masaryka a Mateřská škola Písek, Čelakovského 24 Čelakovského 24, Písek 39701					
Akce: BEZBARIÉROVÝ PŘÍSTUP DO BUDOVY 2.STUPNĚ ZŠ TGM PÍSEK SO 01 - OSOBNÍ VÝTAH A PŘÍSTAVBA ŠATEN D.1.4. TPS - Zdravotně technické instalace				Datum: 12/2015	Měřítko: 1:75
Obsah: PŮDORYS KANALIZACE				Zakázkové číslo: 006z/2015	Stupeň PD: DPS
				Paré č.	Formát: 2xA4
				Č. výkresu	02