


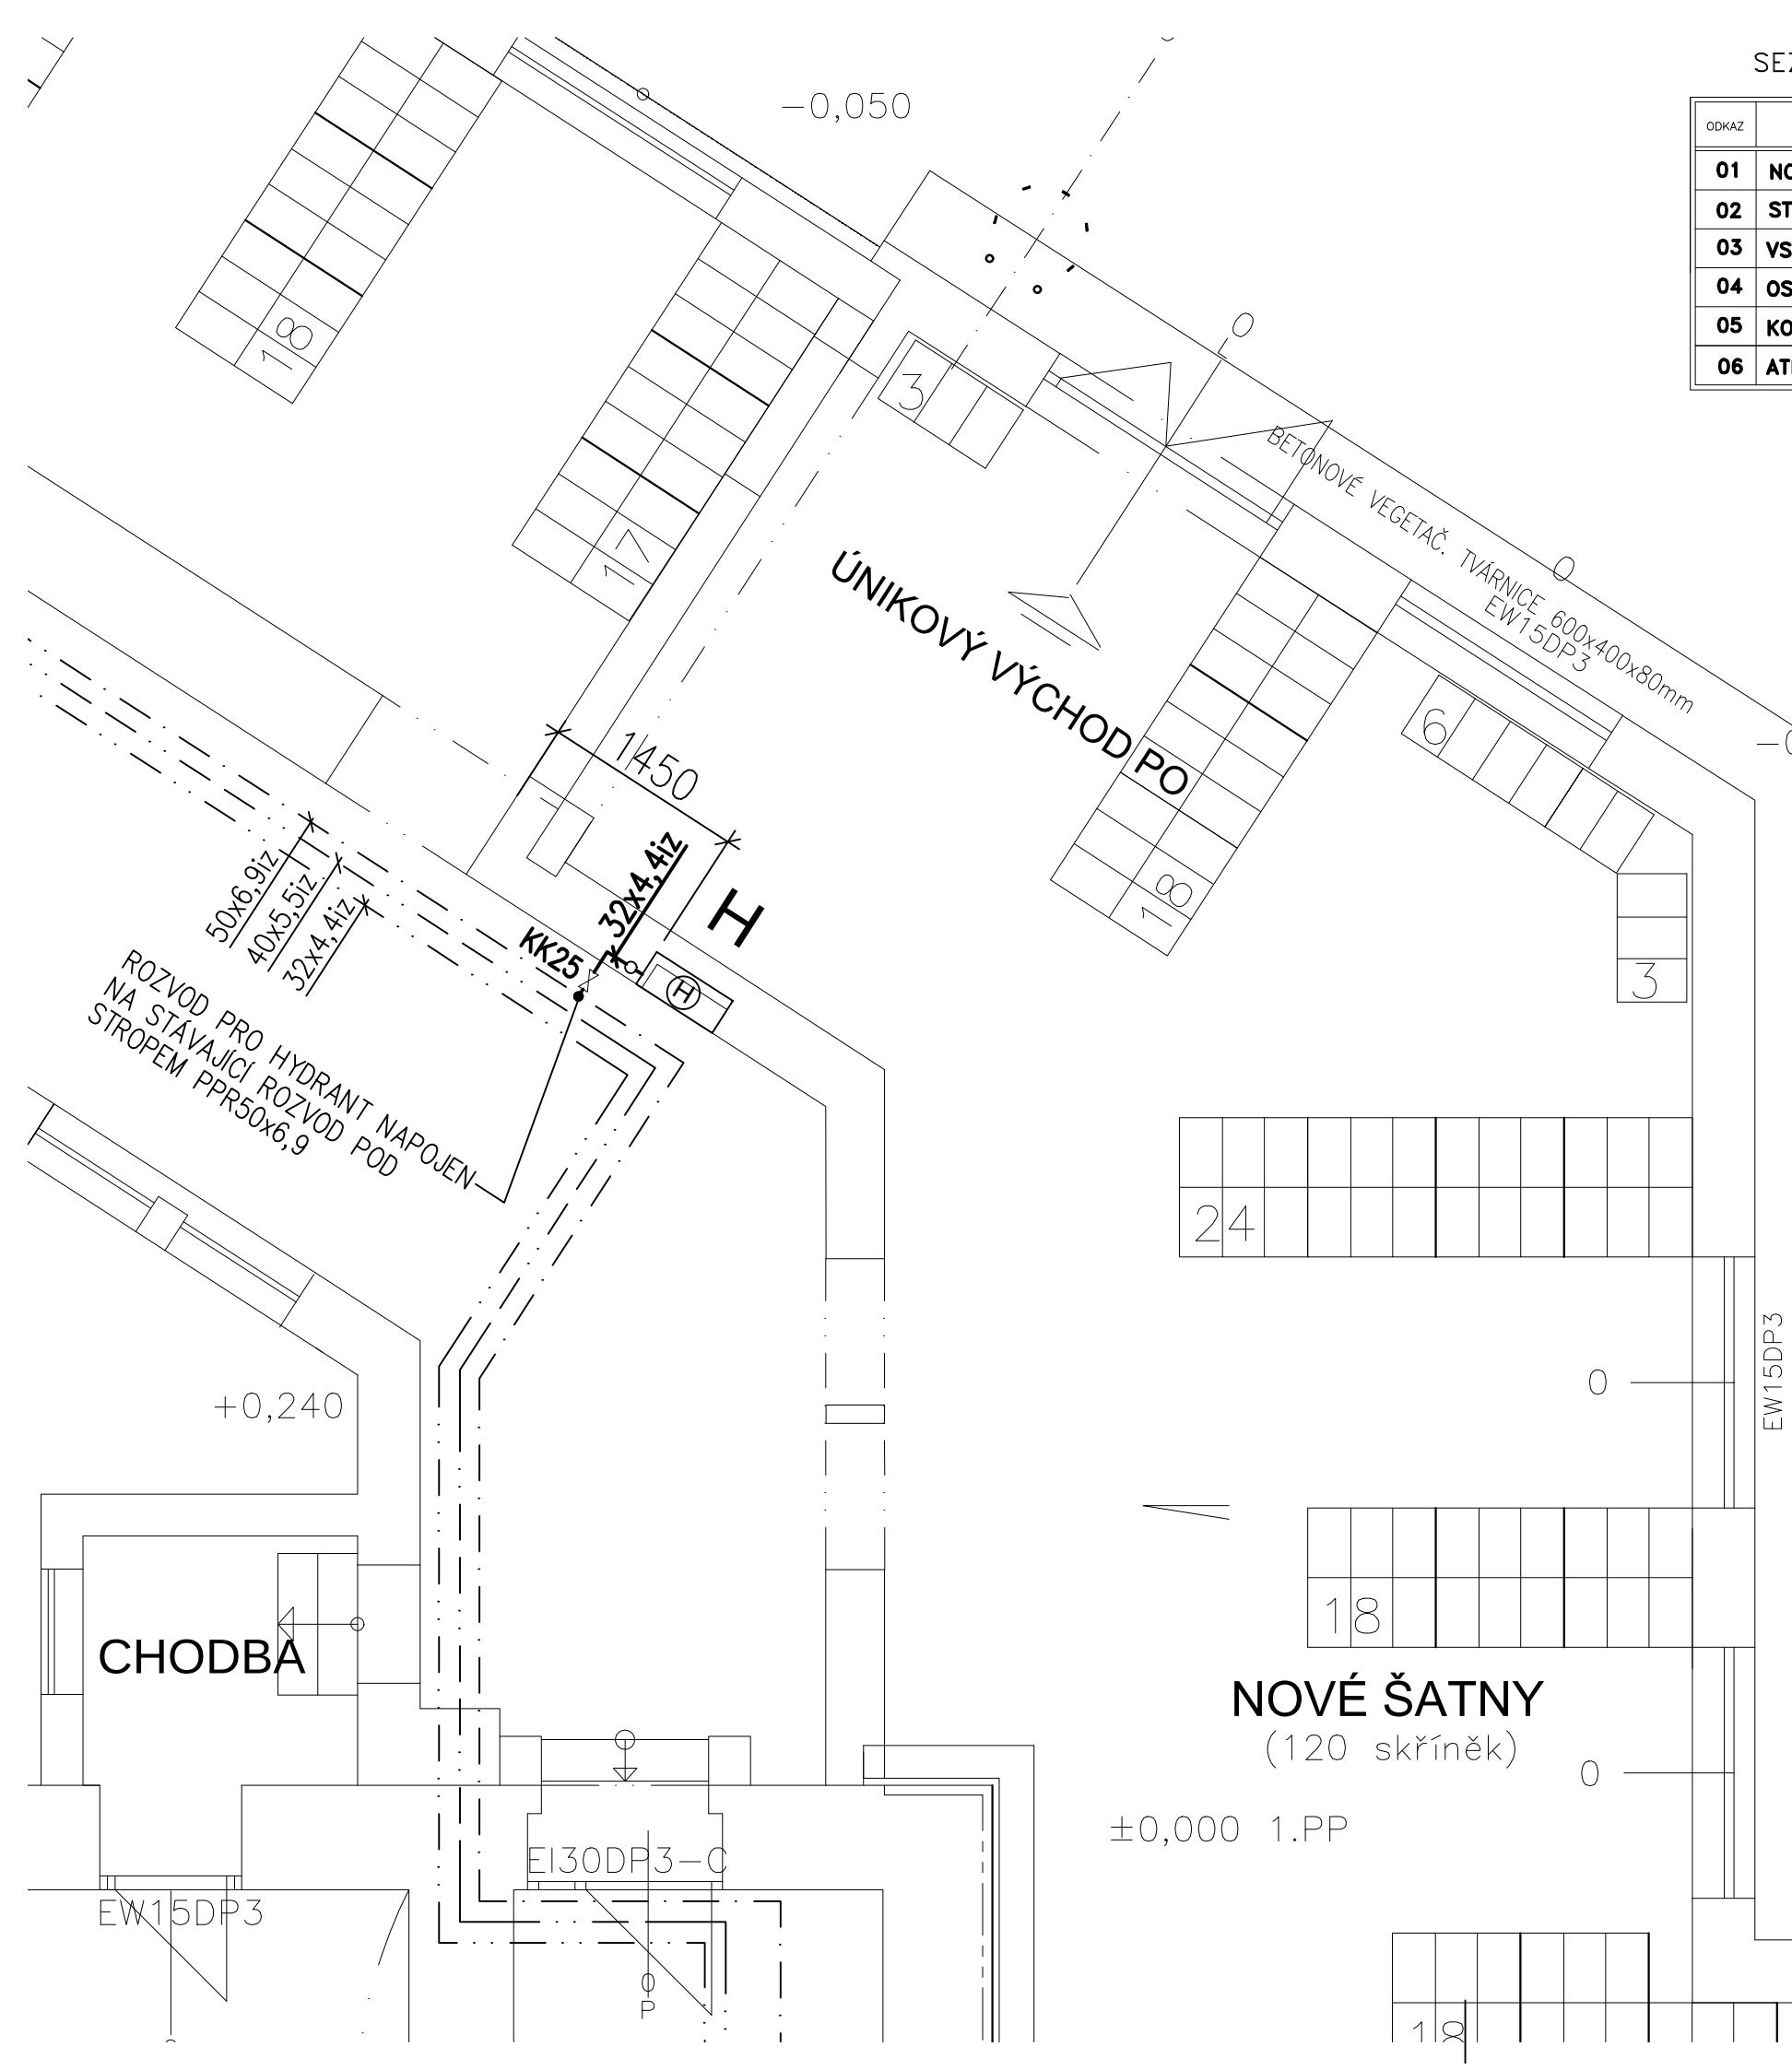

SEZNAM MÍSTNOSTÍ

ODKAZ	ÚČEL MÍSTNOSTI	PLOCHA M ²	NAŠLAPNÁ VRSTVA	SKLADBA	ÚPRAVA STĚN	VÝŠKA	VĚTRÁNÍ	POZNÁMKA
01	NOVÉ ŠATNY 2.stupně	97,00	KERAM.DLAŽBA SLUNĚNÁ stup.op.PE15, skluz.R9 300x300x9, vz.9PINK	viz řezy	KERAM.SOKLIK (dlažba OLEJ. NATĚR MATNÝ	100 1800	PŘIROZENÉ OKNY DVEŘE	
02	STÁVAJÍCÍ ŠATNY	82,80	STÁVAJÍCÍ				PŘIROZENÉ OKNY DVEŘE	VIZ OBJEKT SO 02
03	VSTUPNÍ VESTIBUL- RAMPA	31,30	KERAM.DLAŽBA SLUNĚNÁ stup.op.PE15, skluz.R9 300x300x9, vz.9PINK		KERAM.SOKLIK (dlažba OLEJ. NATĚR MATNÝ	100 1800	PŘIROZENÉ OKNY DVEŘE	9,20m2 ČIST.ROHOŽ 22,10m2 DLAŽBA
04	OSOBNÍ VÝTAH	3,20	BETONOVÁ DESKA		2x BILÝ NATĚR OTŘEVZDORNÝ	3550	POD STROPY ŠACHTY (součástí opláštění výtlahu)	
05	KOLA (Alt. ŠATNA)	14,40	STÁVAJÍCÍ			1800	PŘIROZENÉ OKNY DVEŘE	VIZ OBJEKT SO 02
06	ATRIUM (neuzavřené)	37,60						VIZ TECH. ZPRÁVA

LEGENDA

- . — . — NOVÉ POTRUBÍ ROZVODŮ STUDENÉ VODY – POTRUBÍ PPR
- . — . — STÁVAJÍCÍ POTRUBÍ ROZVODŮ STUDENÉ VODY
- STÁVAJÍCÍ POTRUBÍ ROZVODŮ TEPLÉ VODY
- — — — — STÁVAJÍCÍ POTRUBÍ ROZVODŮ CÍRKULACE TEPLÉ VODY

OZ.Z P	POPIS	PŘIPOJENÍ - KANALIZACE
H	HYDRANTOVÝ SYSTÉM	VYBAVEN TVAROVĚ STÁLÝMI HADICEMI D25, HADICE O DÉLCE 30M, SKŘÍN 650X650X285MM

POTRUBÍ PPR PN 16

16.....16x2,2 50.....50x6,9
20.....20x2,8 63.....63x8,6
25.....25x3,5 75.....75x10,3
32.....32x4,4 90.....90x12,3
40.....40x5,5 110....110x15,1

IZOLACE POTRUBÍ

POTRUBÍ STUDENÉ VODY BUDE IZOLOVÁNO IZOLACÍ tl.15mm

POZNÁMKA

- VEŠKERÉ ROZVODY VODY V OBJEKTU IZOLOVÁNY (VIZ TABULKA)
- MATERIÁL VODOVODNÍHO POTRUBÍ STOUPACÍHO I VODOROVNÉHO A JEDNOTLIVÝCH PŘÍPOJEK K ZAŘÍZOVACÍM PŘEDMĚTŮM BUDE PPR PN16

Vypracoval: Ing. Michal Albrecht		Odpovědný projektant: Ing. Michal Albrecht	Vedoucí projektant: P. ALBRECHT	Ing. Michal Albrecht Projektová kancelář TZB Neklanova 375, 397 01 Písek Tel. : 777 580 081 E-MAIL: albrecht.tzb@gmail.com IČO: 86910876	
SÚ: Písek					
Investor:	Základní škola T.G. Masaryka a Mateřská škola Písek, Čelakovského 24 Čelakovského 24, Písek 39701				
Akce: BEZBARIÉROVÝ PŘÍSTUP DO BUDOVY 2.STUPNĚ ZŠ TGM PÍSEK SO 01 - OSOBNÍ VÝTAH A PŘÍSTAVBA ŠATEN D.1.4. TPS - Zdravotně technické instalace				Datum: 12/2015	Měřítko: 1:75
				Zakázkové číslo: 006z/2015	Stupeň PD: DPS
				Paré č.	Formát: 2xA4
Obsah: PŮDORYS 1.PP - VODOVOD				Č. výkresu	03