


PŮDORYS 1.NP M 1 : 100

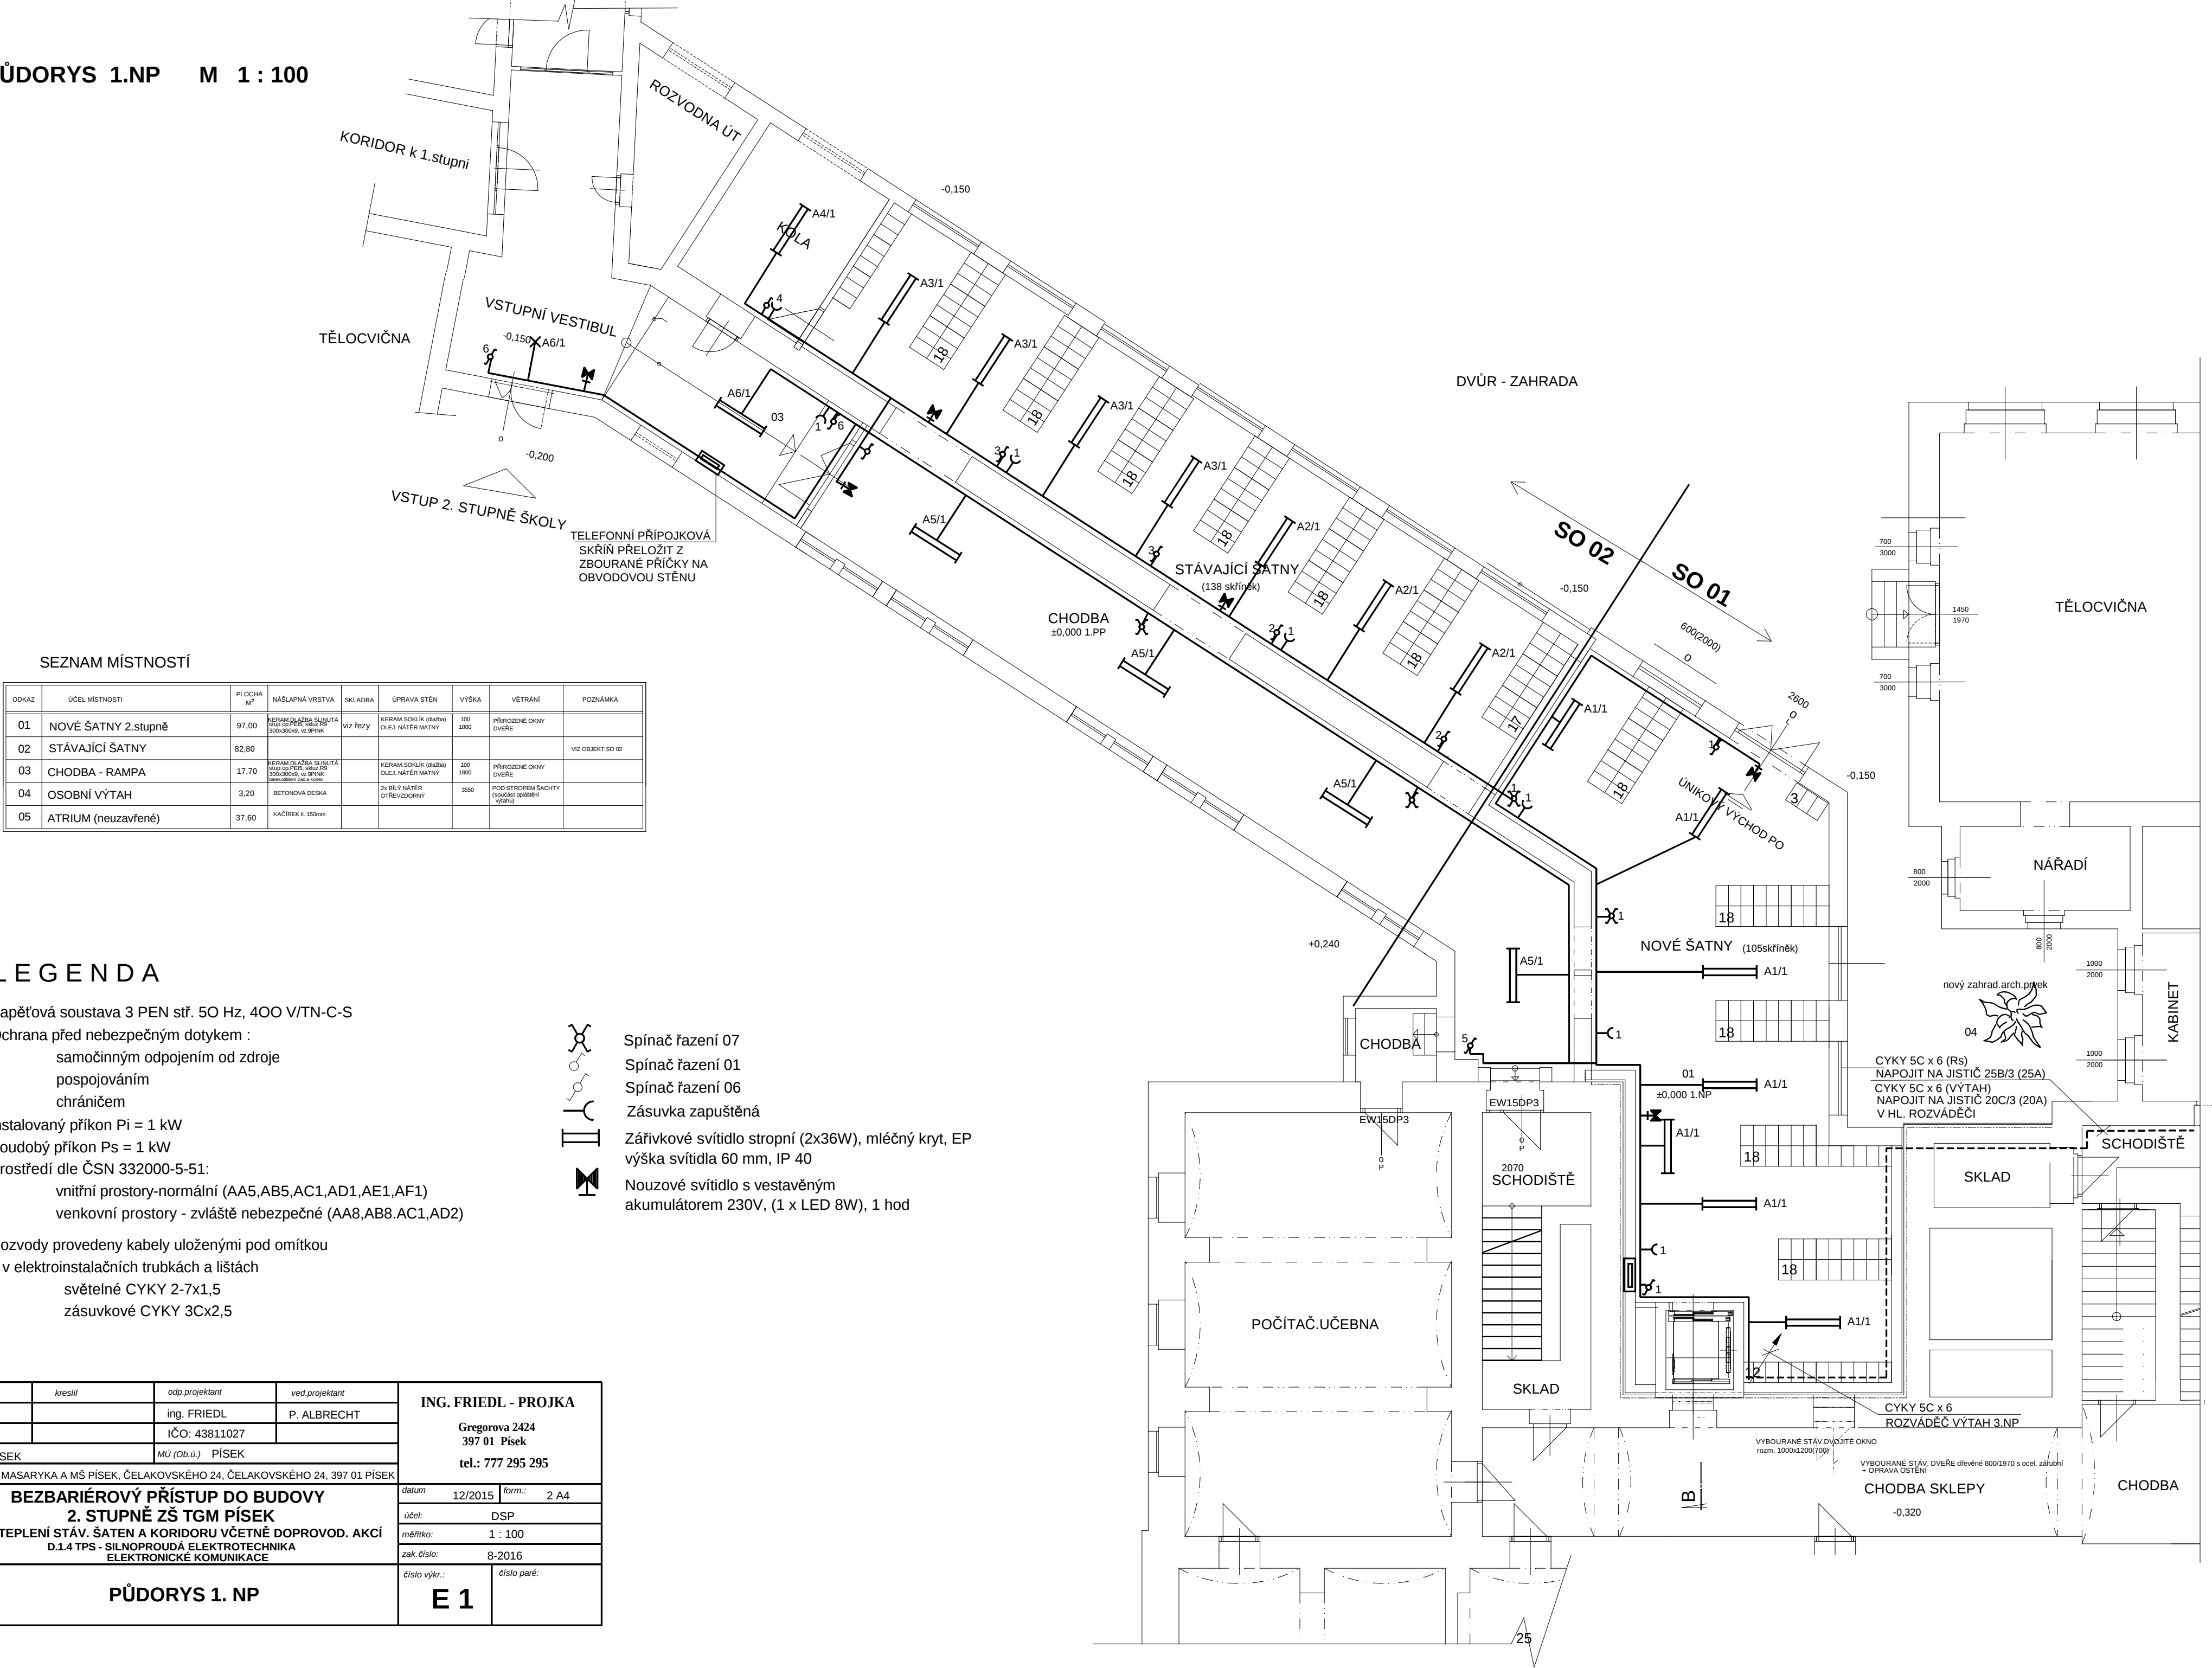

SEZNAM MÍSTNOSTÍ

ODKAZ	ÚČEL MÍSTNOSTI	PLOCHA m²	NAŠLAPNÁ VRSTVA	SKLADBA	ÚPRAVA STĚN	VÝŠKA	VĚTRÁNÍ	POZNÁMKA
01	NOVÉ ŠATNY 2.stupně	97,00	KERAM. PLOCHA SLABOTA 300x300mm, vz. SPRINK.	Viz řezy	KERAM. SKLÍK (oblož.) OLEJ. NÁTĚR MATNÝ	100 1800	PŘÍROZENÉ OKNY DVEŘE	
02	STÁVAJÍCÍ ŠATNY	82,80						VIZ OBJEKT SO 02
03	CHODBA - RAMPA	17,70	KERAM. PLOCHA SLABOTA 300x300mm, vz. SPRINK.		KERAM. SKLÍK (oblož.) OLEJ. NÁTĚR MATNÝ	100 1800	PŘÍROZENÉ OKNY DVEŘE	
04	OSOBNÍ VÝTAH	3,20	BETONOVÁ DESKA		2x BILÝ NÁTĚR OTŘEVZDORNÝ	3650	POD STROPĚM ŠACHTY (podlah. opěrná výška)	
05	ATRIUM (neuzavřené)	37,60	KAČÍREK s. 150mm					

LEGENDA

Napěťová soustava 3 PEN stf. 50 Hz, 400 V/TN-C-S

Ochrana před nebezpečným dotykem :
samočinným odpojením od zdroje
pospojováním
chráničem

Instalovaný příkon Pi = 1 kW

Soudobý příkon Ps = 1 kW

Prostředí dle ČSN 332000-5-51:

- vnitřní prostory-normální (AA5,AB5,AC1,AD1,AE1,AF1)
- venkovní prostory - zvláště nebezpečné (AA8,AB8.AC1,AD2)

Rozvody provedeny kabely uloženými pod omítkou
a v elektroinstalačních trubkách a lištách
světelné CYKY 2-7x1,5
zásuvkové CYKY 3Cx2,5

- Spínač řazení 07
- Spínač řazení 01
- Spínač řazení 06
- Zásuvka zapuštěná
- Zářivkové svítidlo stropní (2x36W), mléčný kryt, EP
výška svítidla 60 mm, IP 40
- Nouzové svítidlo s vestavěným
akumulátorem 230V, (1 x LED 8W), 1 hod

projektoval	kreslil	odp.projektant	ved.projektant	ING. FRIEDL - PROJKA Gregorova 2424 397 01 Písek tel.: 777 295 295	
ing. FRIEDL		ing. FRIEDL	P. ALBRECHT		
SLÚ	PÍSEK	MÚ (Ob.ú.)	PÍSEK	datum 12/2015 form.: 2 A4	
investor : ZŠ T.G. MASARYKA A MŠ PÍSEK, ČELAKOVSKÉHO 24, ČELAKOVSKÉHO 24, 397 01 PÍSEK				účel: DSP	
BEZBARIÉROVÝ PŘÍSTUP DO BUDOVY 2. STUPNĚ ZŠ TGM PÍSEK SO 02 - ZATEPLENÍ STÁV, ŠATEN A KORIDORU VČETNĚ DOPROVOD. AKCÍ D.1.4 TPS - SILNOPROUDÁ ELEKTROTECHNIKA ELEKTRONICKÉ KOMUNIKACE				měřítko: 1 : 100	
				zak. číslo: 8-2016	
				číslo výkr.: E 1	číslo paré:
obsah výkresu PŮDORYS 1. NP					