


Katastrální situace

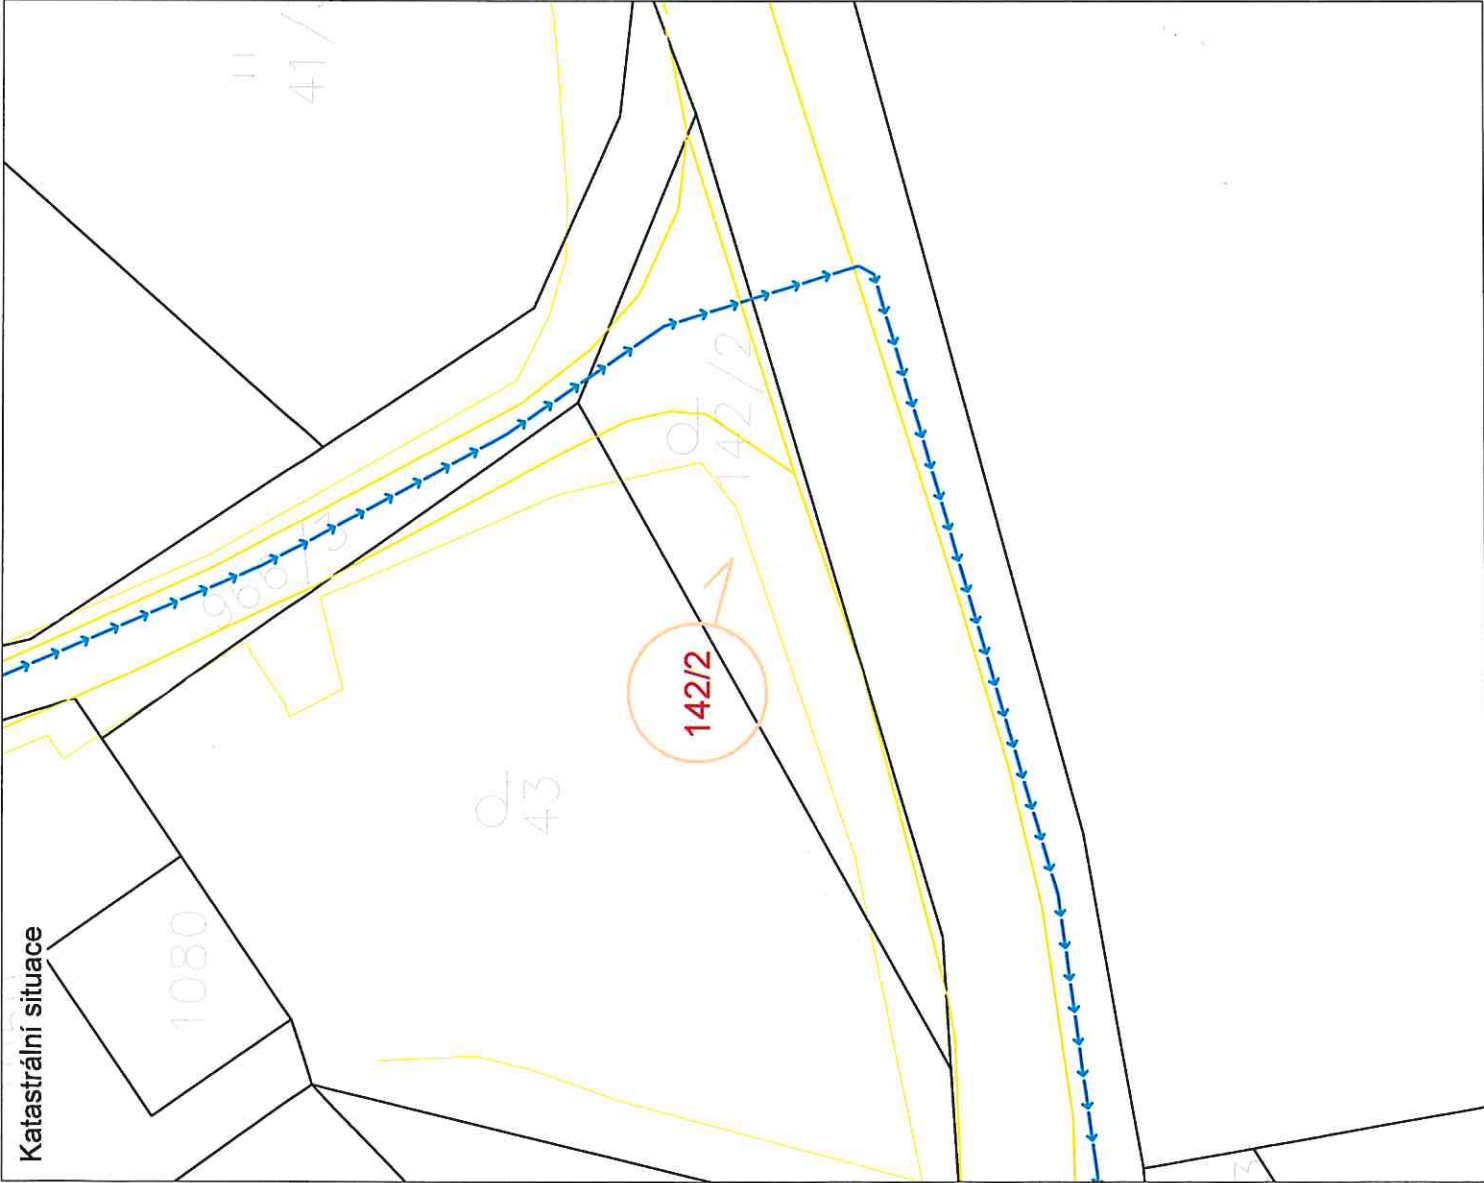

SOUHLAS SPOLUVLASTNÍKA POZEMKU S REALIZACÍ AKCE

STAVBA: VODOVOD A KANALIZACE PŘESTAVKY U ČERČAN

Stavebník / investor: Obec Přestavky u Čerčan  
sídlo: č.p. 48, 257 23 Přestavky u Čerčan  
zastoupený: Janem Mikuladnou, starostou obce  
IČO: 00 23 25 64

Spoluvlastník, Ing. Pavel Sobotka, pozemku parc.č. 142/2 v katastrálním území Přestavky u Čerčan sděluje, že byl seznámen s navrhovaným záměrem "Vodovod a kanalizace Přestavky u Čerčan" a zároveň dává stavebníkovi, obci Přestavky u Čerčan, souhlas spoluvlastníka pozemku s umístěním, povolením a realizací výše citované stavby. Tento souhlas se uděluje dle § 184a stavebního zákona. Spoluvlastník pozemku dále svým podpisem stvrzuje souhlas s dočasným odněmím půdy ze ZPF. Pozemek a trasa vodovodu a kanalizace jsou vyznačeny na snímku katastrální situace, který je nedílnou součástí tohoto souhlasu. Pozemek je dotčen stavbou vodovodu.

V PRAZE Jméno a příjmení: Ing. Pavel Sobotka

dne 3.12.2020 Adresa místa Irvalého bydliště: Krolmusova 498/21, Řepy, 16300 Praha 6

Kontakt: 777 223 119 Datum narození: 22.10.1960

(mobil / e-mail)

Podpis spoluvlastníka:

EVIDOVANÉ ÚDAJE V KATASTRU NEMOVITOSTÍ (zdroj: cuzk.cz)

Parcela KN č.	Výměra parcely [m <sup>2</sup> ]	Druh pozemku	LV	Vlastník	Adresa
142/2	250	zahradka	290	Bandíková Šárka, Ing. Sobotka Pavel, Ing.	Drovná 212/18, Ruzyně, 16100 Praha 6; Krolmusova 498/21, Řepy, 16300 Praha 6

LEGENDA

NAVRHOVANÉ SÍTĚ (IO.) - KANALIZACE:

- SPLAŠKOVÁ GRAVITAČNÍ KANALIZACE
- SPLAŠKOVÁ TLAKOVÁ KANALIZACE
- KANALIZAČNÍ PŘÍPOJKA (VEŘEJNÁ ČÁST)
- KANALIZAČNÍ VÝTLAK
- DEŠŤOVÁ KANALIZACE (PŘELOŽKA)

NAVRHOVANÉ SÍTĚ (IO.) - VODOVOD:

- VODOVODNÍ ZÁSOBNÍ ŘAD
- VODOVODNÍ PŘÍVÁDĚČÍ ŘAD

NAVRHOVANÉ SÍTĚ (IO.) - OSTATNÍ:

- PŘÍPOJKA NN pro ČS

 
KATASTR NEMOVITOSTÍ:

- HRANICE PARCELY

123/1 STAVBOU DOTČENÁ PARCELA

OSTATNÍ - POLOHOVIS:

- SILNICE, CESTA, PLOT, BUDOVA,  
VODNÍ TOK, HRANA POVRCHU



SOUŘADNICOVÝ SYSTÉM JTSK  
VÝŠKOVÝ SYSTÉM BPV

Kreslí: Ing. M. Kříž <i>Kříž</i>	Navrhl: Ing. M. Kříž <i>Kříž</i>	Odpovědný projektant: Ing. Mgr. P. DVORÁK <i>Dvorač</i>	Technická kontrola: Ing. Mgr. P. DVORÁK <i>Dvorač</i>
Kraj: STŘEDOČESKÝ	Obec: PŘESTAVKY U ČERČAN	Soubor: situace_Přestavky.dwg	
Investor: OBEC PŘESTAVKY U ČERČAN	Název stavby: VODOVOD A KANALIZACE PŘESTAVKY U ČERČAN	Formát: 2 A4	Číslo přílohy: -
Část PD:	SOUHLAS VLASTNÍKŮ - MAJETKOPRÁVNÍ SITUACE	Datum: 11/2020	Č. zakázky: 4165/002
Příloha:		Stupeň: DUR	Měřítko: M 1:250
VODOHOSPODÁŘSKÝ ROZPOČET A VÝSTAVBA s.r.o. HROBČENÍ 4 150 56 Praha 5			