


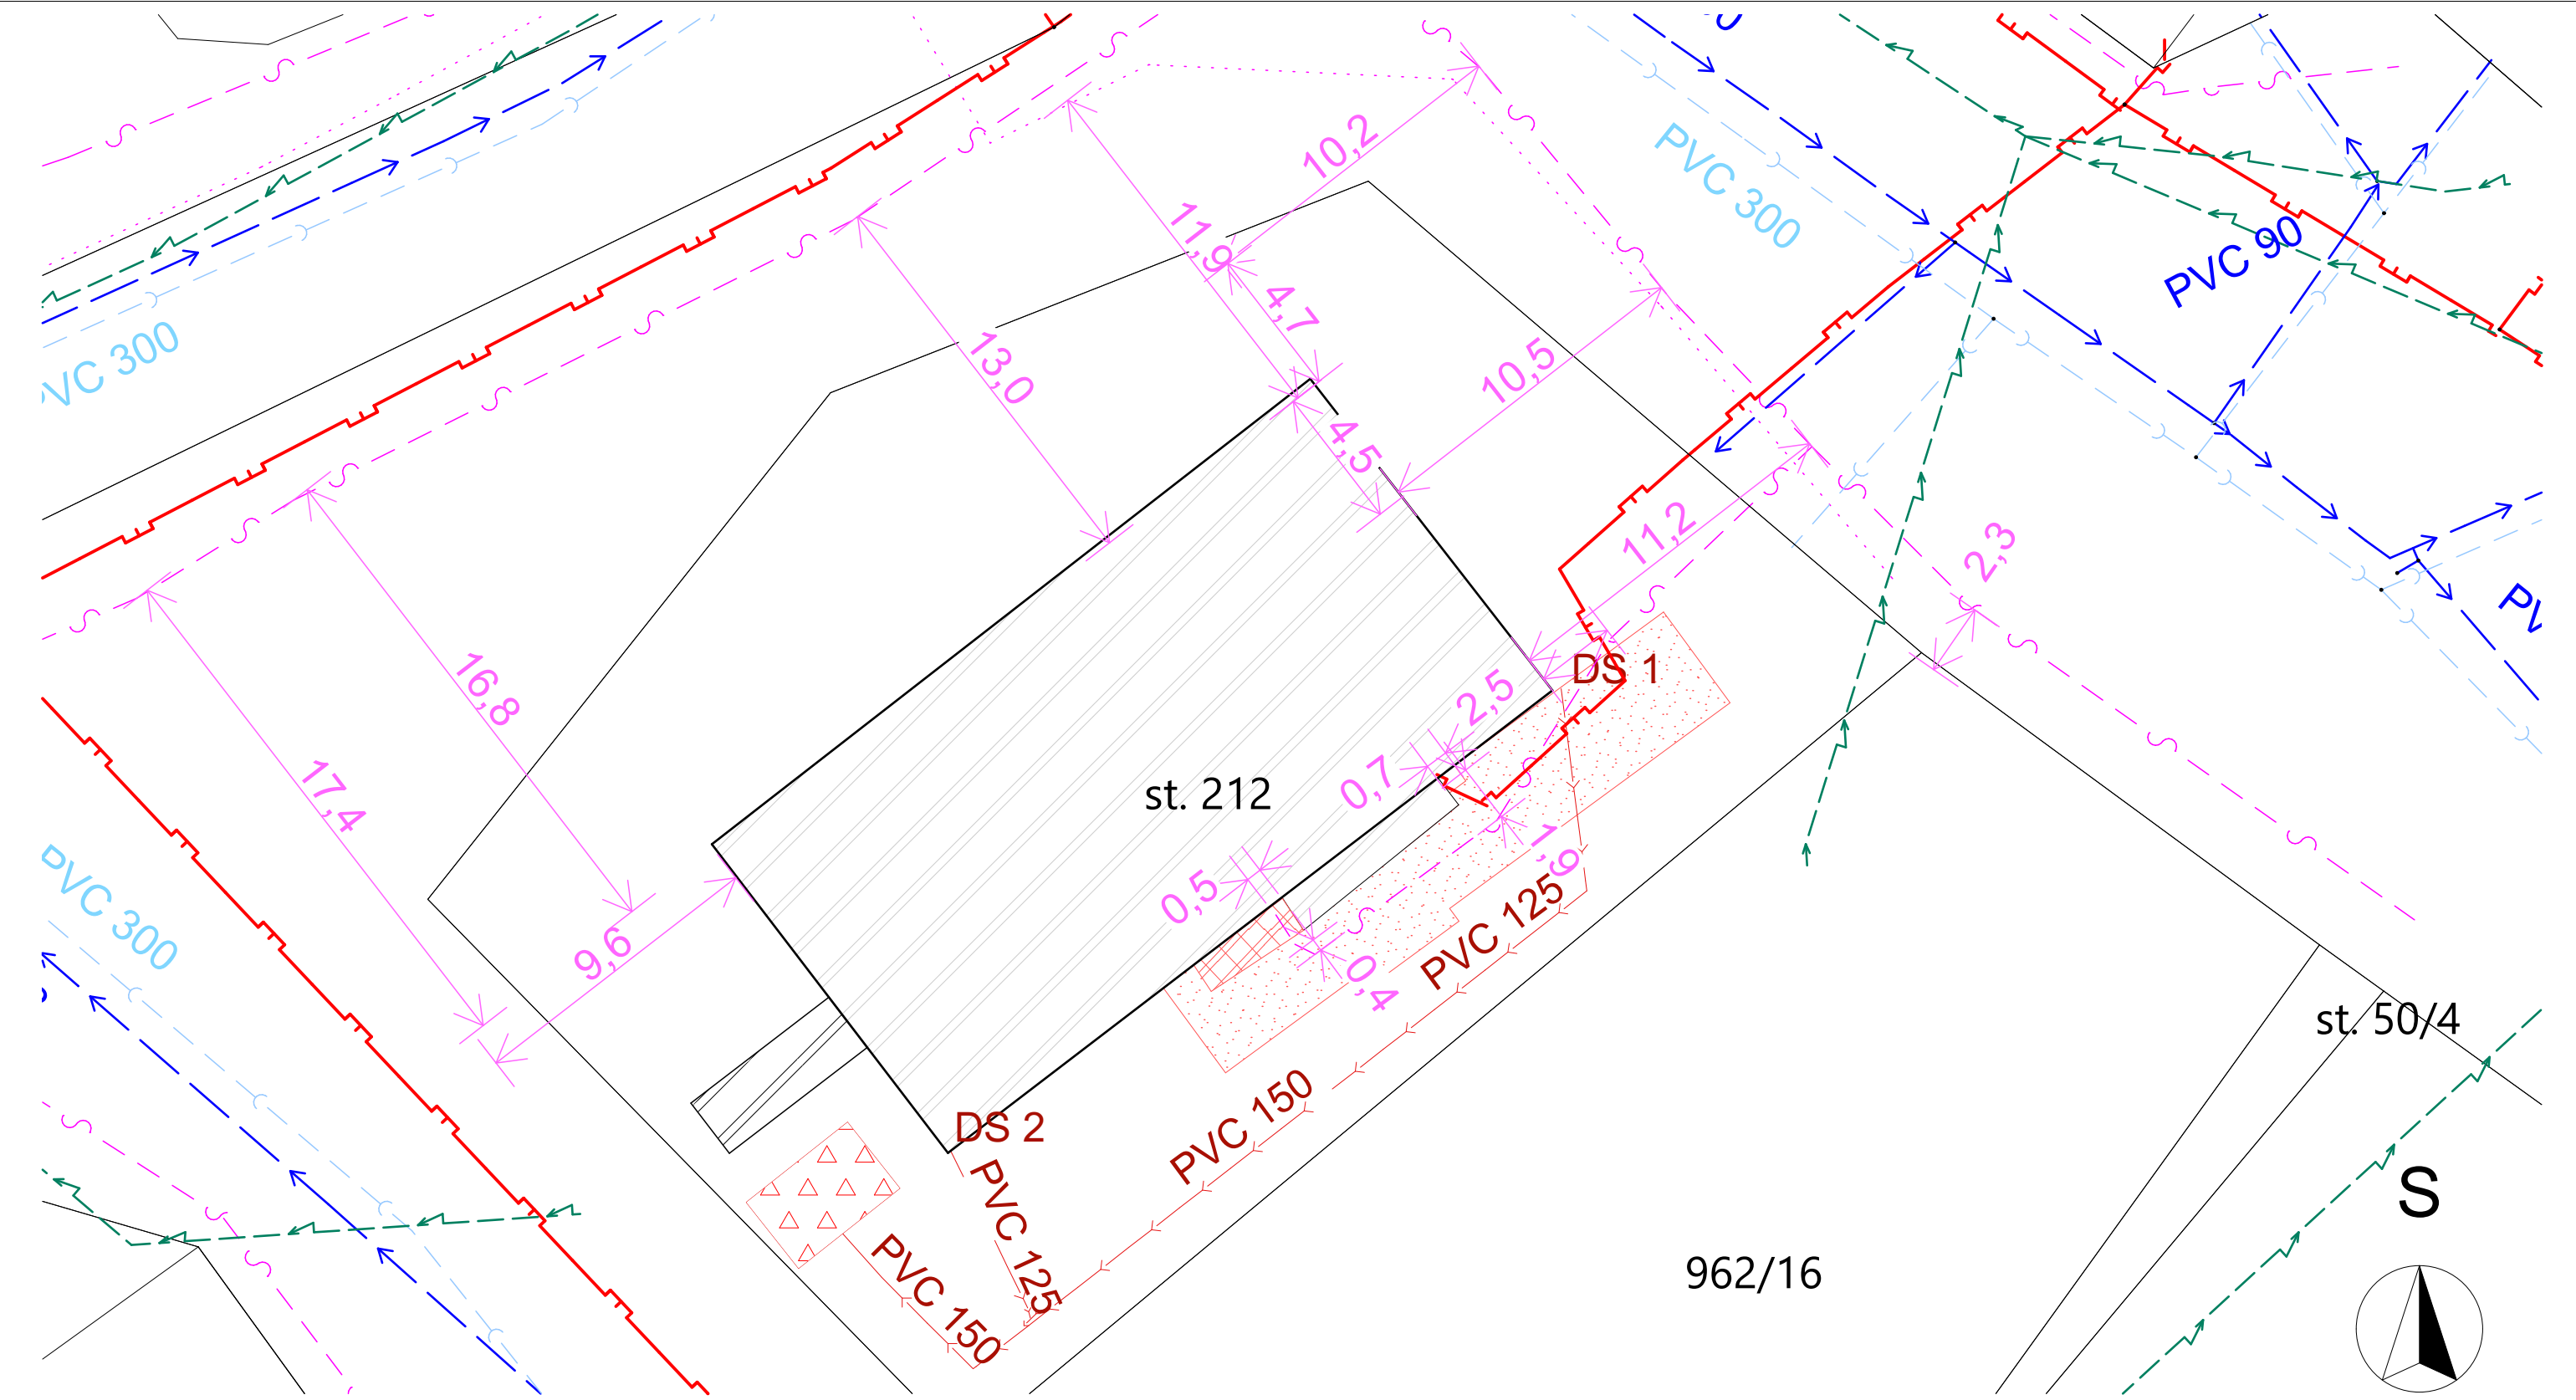

LEGENDA

- SPLAŠKOVÁ VODA
- PITNÁ VODA
- PLYNOVOD STL
- NN DO 1kW
- SDĚLOVACÍ VEDENÍ (CETIN)

- PROSTOR PRO SCHODIŠTĚ - přeložka přípojky pro sdělovací vedení
- STÁVAJÍCÍ OBJEKT
- Betonový jímka pro akumulaci srážkových vod
- Zpevněné plochy

0,000 = 219,41 m n.m., B.p.v. / SOUŘADNICOVÝ SYSTÉM JTSK

VYPRACOVAL	KONTROLOVAL	Klicperova 1541 539 01 Hlinsko www.sonetbuilding.cz		
Kristýna Žáková	Ing. Jaroslav Dvořák			
INVESTOR: Obec Libkovice pod Řípem, Libkovice pod Řípem č. p. 181, 413 01 Roudnice nad Labem			FORMÁT	A3
MÍSTO STAVBY: Libkovice pod Řípem č. p. 37, 413 01 Roudnice nad Labem , parc.č. st. 212, k. ú. Libkovice pod Řípem 682977			DATUM	10/2019
NÁZEV PROJEKTU: „SEN A STAVEBNÍ ÚPRAVY OBJEKTU OBČANSKÉHO VYBAVENÍ, č. p. 37“ (parc.č. st. 212, k.ú. Libkovice pod Řípem 682977, IČ. 00263915)			STUPEŇ	DSP+DPS
			Č. ZAKÁZKY	34/2019
VÝKRES: SITUACE KOORDINAČNÍ			MĚŘÍTKO 1 : 200	Č. VÝKRESU C.3