


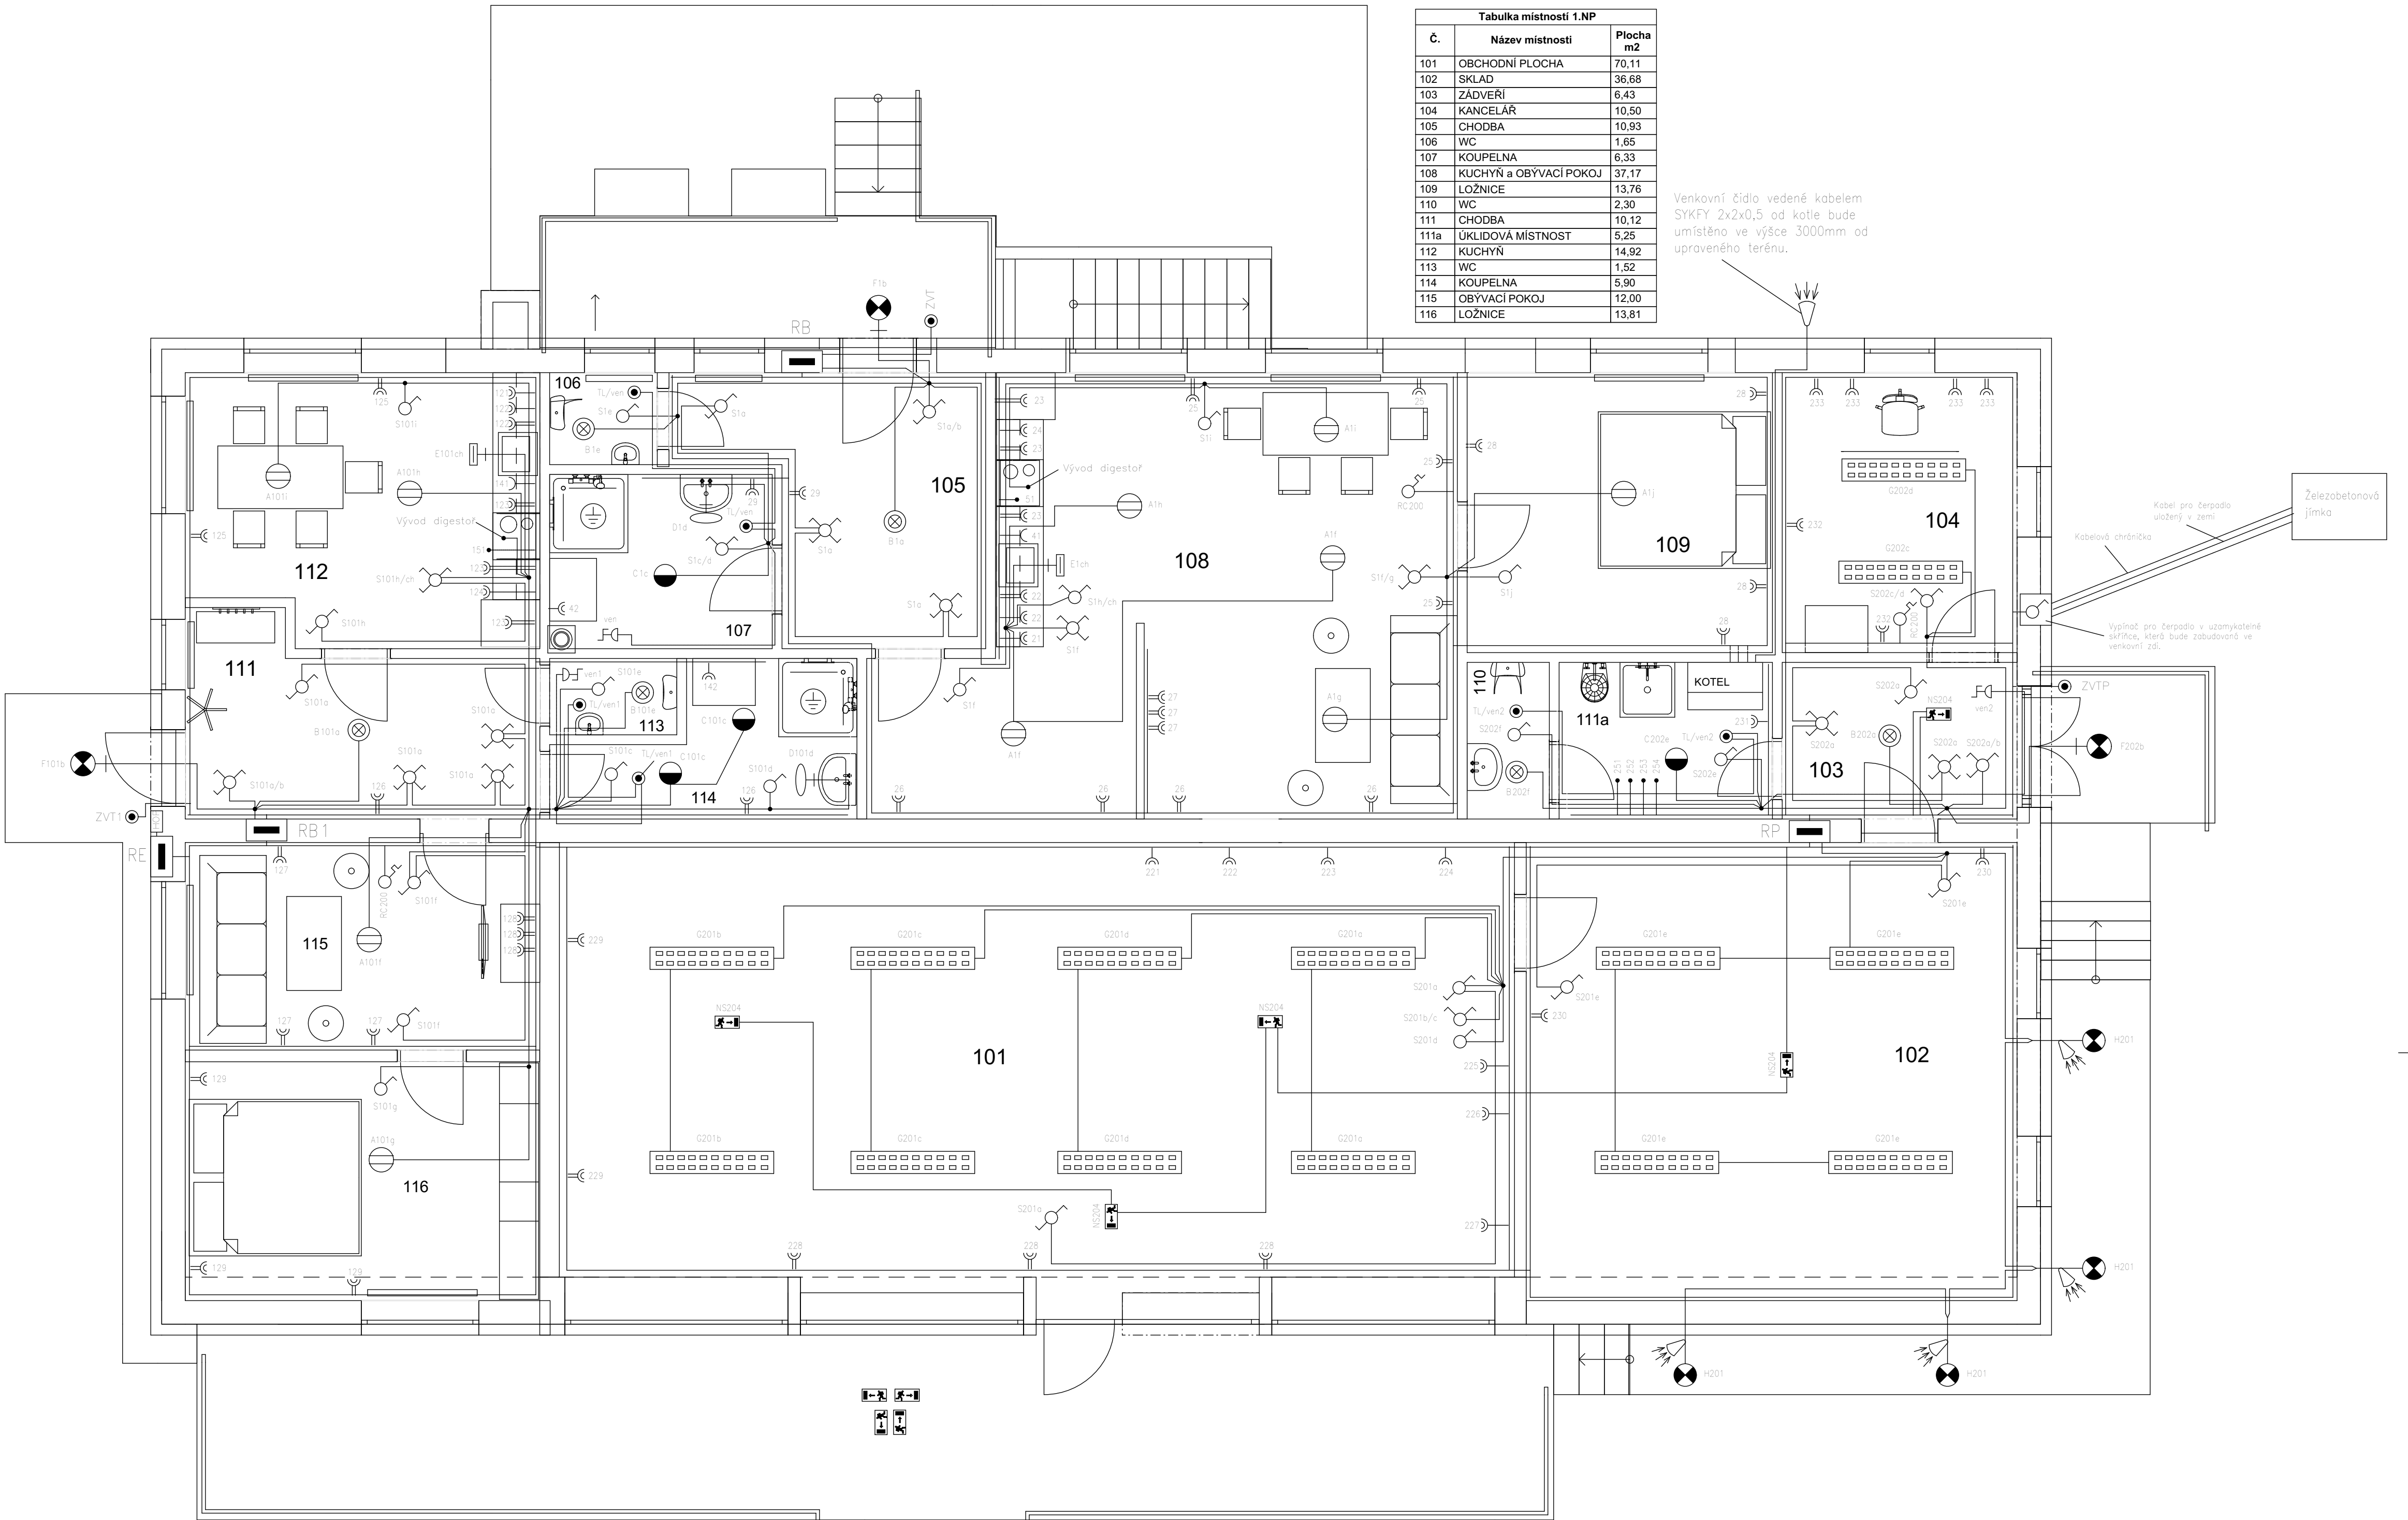

Tabulka místností 1.NP		
Č.	Název místnosti	Plocha m2
101	OBCHODNÍ PLOCHA	70,11
102	SKLAD	36,68
103	ZÁDVEŘÍ	6,43
104	KANCELÁŘ	10,50
105	CHODBA	10,93
106	WC	1,65
107	KOUPELNA	6,33
108	KUCHYŇ a OBÝVACÍ POKOJ	37,17
109	LOŽNICE	13,76
110	WC	2,30
111	CHODBA	10,12
111a	ÚKLIDOVÁ MÍSTNOST	5,25
112	KUCHYŇ	14,92
113	WC	1,52
114	KOUPELNA	5,90
115	OBÝVACÍ POKOJ	12,00
116	LOŽNICE	13,81

Venkovní čidlo vedené kabelem SYKFY 2x2x0,5 od kotle bude umístěno ve výšce 3000mm od upraveného terénu.

Legenda:

- Rozvodná krabice
- Elektrický rozvaděč
- Spínač jednopólový IP20
- Přepínač seriový IP20
- Přepínač střídaný IP20
- Přepínač střídaný dvojitý 6+1 IP20
- Přepínač křížový IP20
- Spínač tlačítkový IP20
- Termostat pokojový
- Zásuvka dvojnásobná IP20
- Zásuvka jednonásobná s víčkem IP44
- Vývod světelný
- Vývod ukončen v rozvodné krabici
- Ventilátor
- Ochranné pospojení
- Skříň hlavního ochranného pospojování

Legenda svítidel:

- A Svítidlo ledkové přisazené 1x16W, IP20
- B Svítidlo ledkové přisazené 1x12W, IP20
- C Svítidlo ledkové přisazené 1x10W, IP44
- D Svítidlo ledkové přisazené 1x9W, IP44
- E Svítidlo nástěnné ledkové 1x10W, IP20
- F Svítidlo ledkové přisazené 1x10W, IP44
- G Svítidlo ledkové přisazené 150cm, 1x60W, IP20
- H Svítidlo ledkové přisazené s čidlem 1x10,5W, IP44
- NS Svítidlo nouzové směrové s piktogramem a vlastním zdrojem LED 3,3W, 3hod, IP65

Byt

V koupelně doporučuji provedení svítidel z izolantu. Vedení bude uloženo pod omítkou. Zásuvky budou instalovány 600mm nad čistou podlahou. Zásuvky v koupelně budou instalovány 1200mm nad čistou podlahou. Zásuvky v kuchyni nad kuchyňskou linkou budou instalovány 200mm nad touto linkou. Zásuvky v kuchyni pro lednici a myčku budou instalovány 300mm nad čistou podlahou. Zásuvky umístěné vedle spínačů budou ve stejné výšce jako spínače. Spínače a tlačítka budou instalovány 1200mm nad čistou podlahou.

Prodejna

Vedení bude uloženo pod omítkou. Zásuvky budou instalovány 600mm nad čistou podlahou. Zásuvky pro chladicí boxy umístí po konzultaci s firmou, která bude dodávat chladicí boxy. Zásuvky umístěné vedle spínačů budou ve stejné výšce jako spínače. Spínače a tlačítka budou instalovány 1200mm nad čistou podlahou.

NAPĚŤOVÁ SOUSTAVA 3PEN,3NPE,1NPE,AC50Hz,3x400/230V/TN-C-S
OCHRANA DLE ČSN 33 2000-4-41 ed.2
ŽIVÝCH ČÁSTÍ – KRYTÍM,IZOLACÍ
NEŽIVÝCH ČÁSTÍ – AUTOMATICKÝM ODPOJENÍM OD ZDROJE
DOPLŇUJÍCÍM OCHRANNÝM POSPOJOVÁNÍM
PROUDOVÝMI CHRÁŇCÍ

VYPRACOVAL	KONTROLOVAL	Klicperova 1541 539 01 Hlinsko www.sonetbuilding.cz IČ: 29007747	
Klabeněš Pavel	Ing. Jaroslav Dvořák		
INVESTOR: Obec Libkovic pod Řípem, Libkovic pod Řípem č. p. 81, 413 01 Roudnice nad Labem			
MÍSTO STAVBY: Libkovic pod Řípem č. p. 37, 413 01 Roudnice nad Labem, par.č. st.212, k.ú. Libkovic pod Řípem 682977			
NÁZEV PROJEKTU: „SNÍŽENÍ ENERGETICKÉ NÁROČNOSTI STAVBY OBČANSKÉHO VÝBAVENÍ“ (parc.č. st. 212, k.ú. Libkovic pod Řípem 682977, IČ. 00263915)			FORMÁT A1
VÝKRES: Elektroinstalace 1.NP			DATUM 10/2019
			STUPEŇ DPS
			Č. ZAKÁZKY 34/2019
			MĚŘÍTKO 1:50
			Č. VÝKRESU D.1.1.4.1-04