


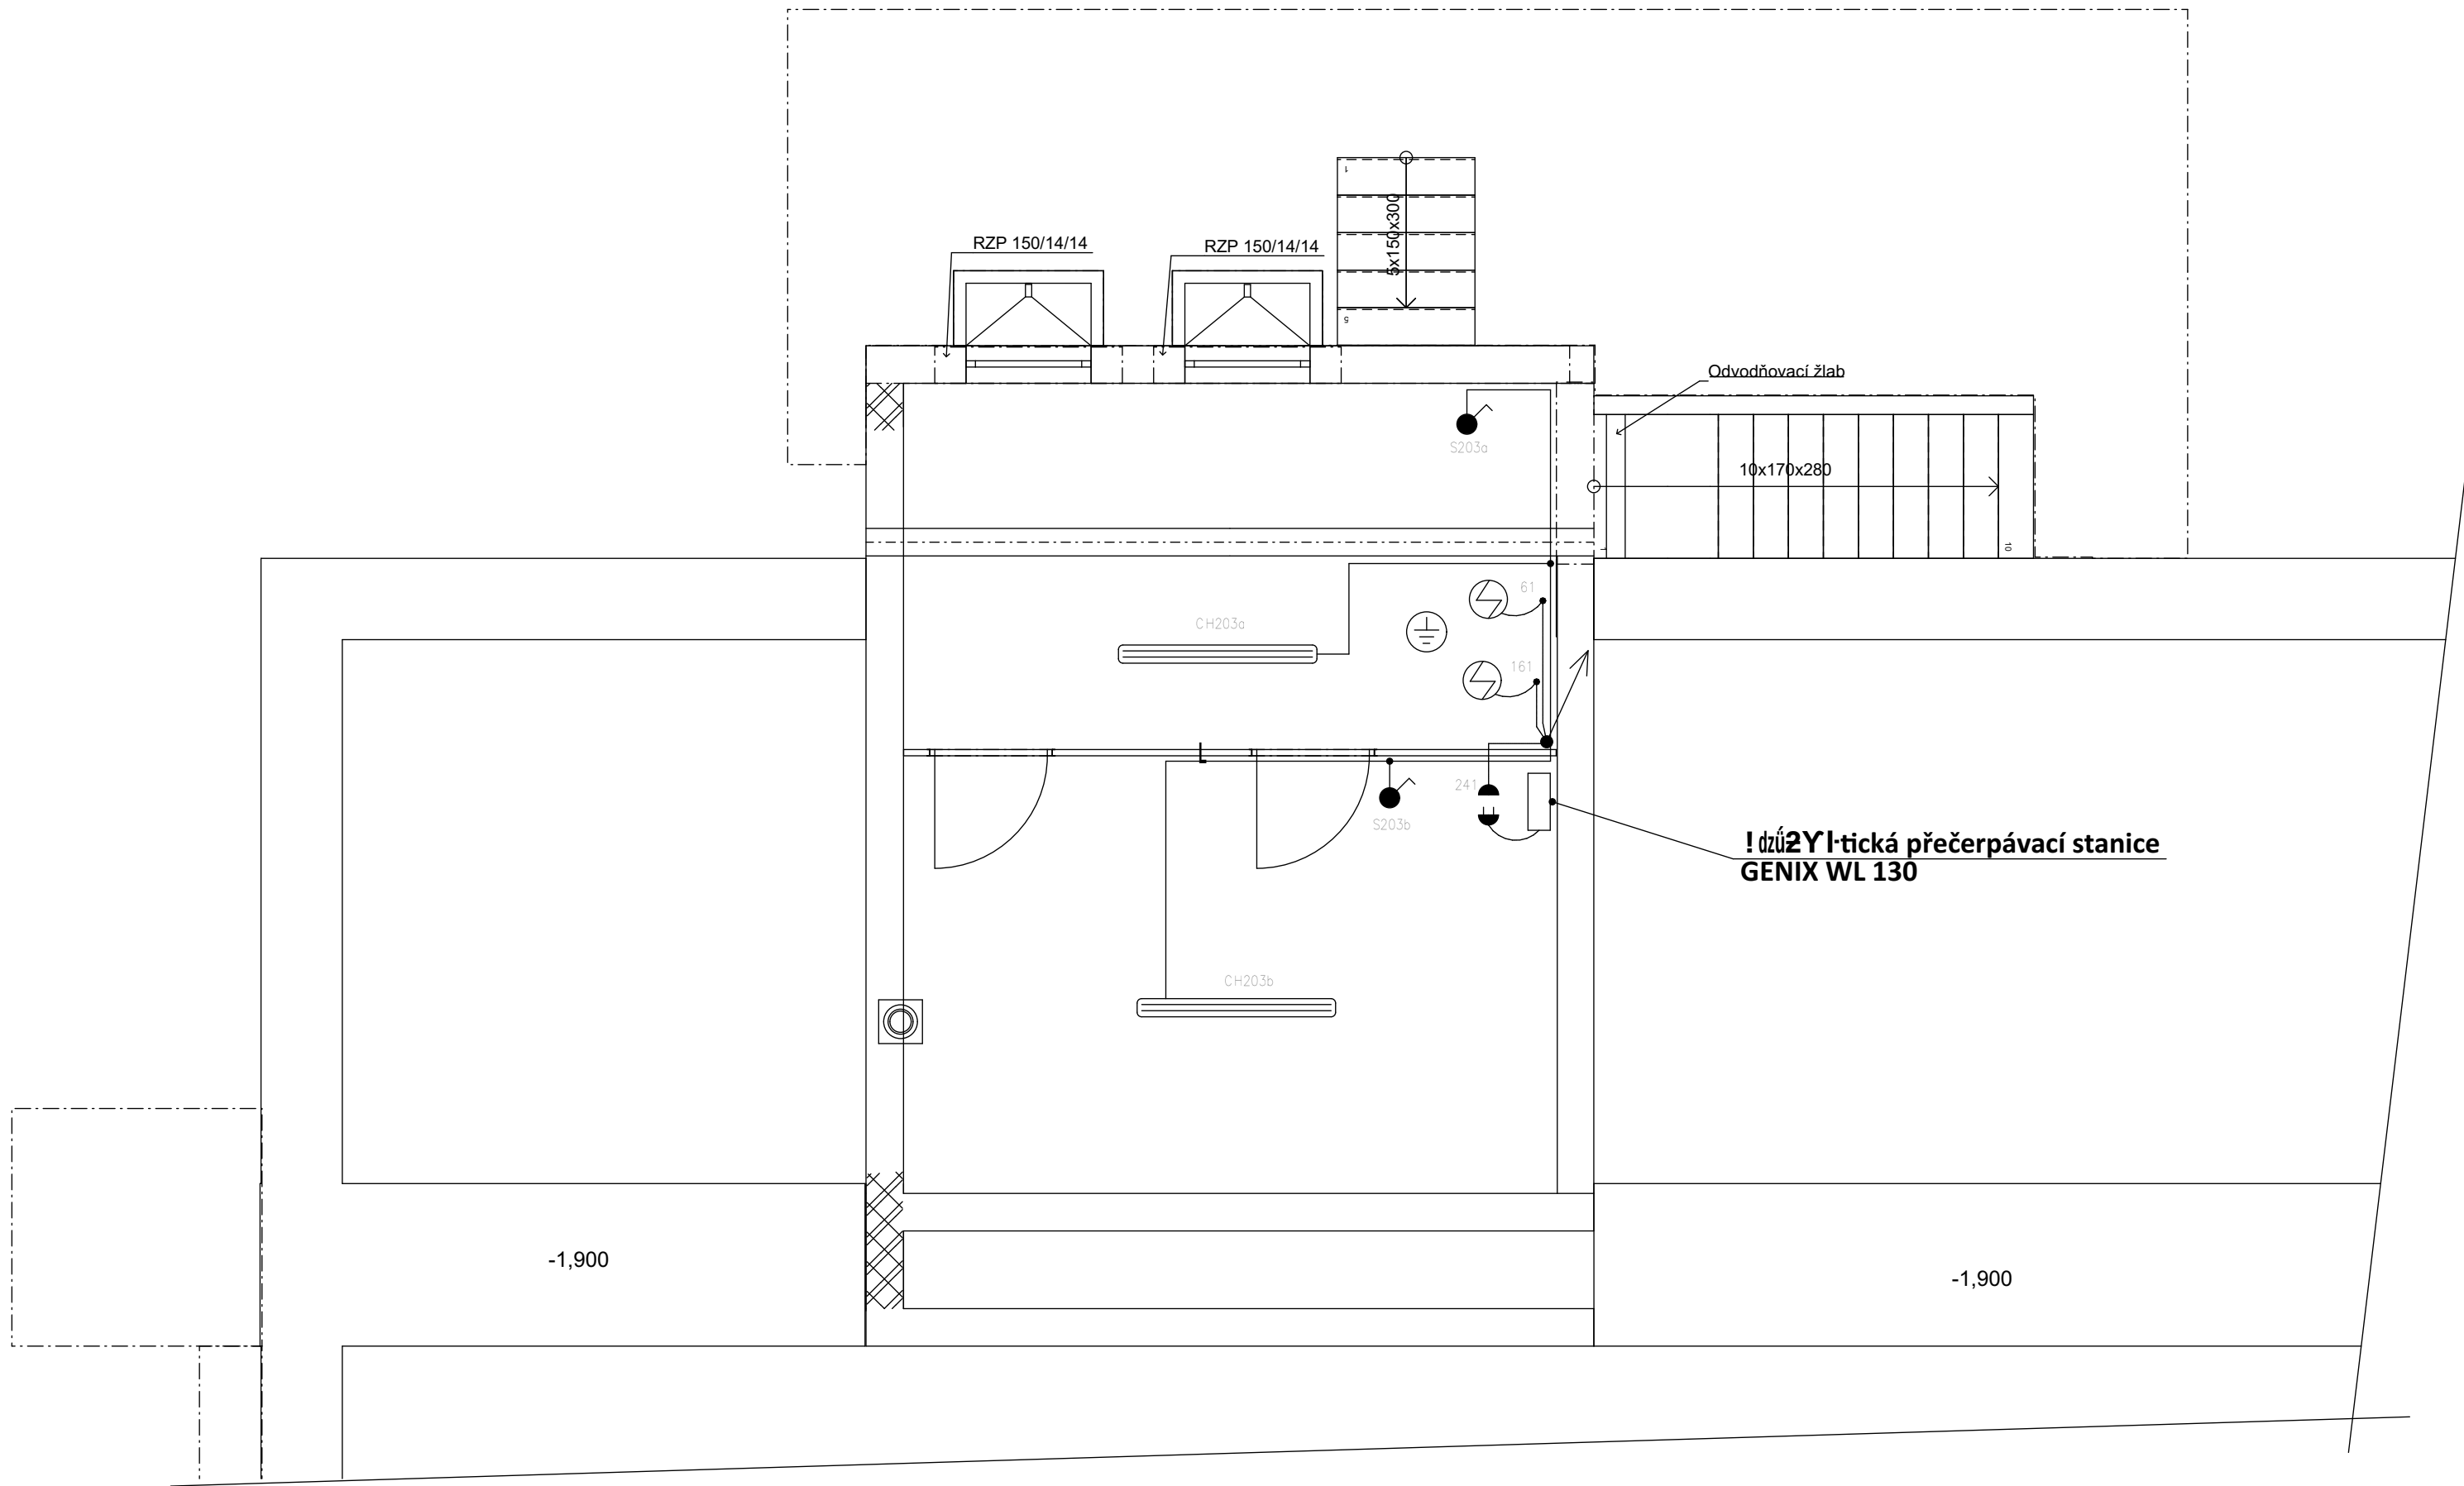

Legenda:

- Rozvodná krabice
- Spínač jednopolový IP44
- Zásuvka jednonásobná s víčkem IP44
- Vývod ukončen v rozvodné krabici
- Ochranné pospojení

Legenda svítidel:

- CH Svítidlo ledkové přisazené 150cm, 1x60W, IP65
- Vedení bude uloženo pod omítkou. Zásuvky budou instalovány 1200mm nad čistou podlahou. Zásuvky umístěné vedle spínačů budou ve stejné výšce jako spínače. Spínače budou instalovány 1200mm nad čistou podlahou.

NAPĚŤOVÁ SOUSTAVA 3NPE,1NPE,AC50Hz,3x400/230V/TN-S
OCHRANA DLE ČSN 33 2000-4-41 ed.2
ŽIVÝCH ČÁSTÍ – KRYTÍM,IZOLACÍ
NEŽIVÝCH ČÁSTÍ – AUTOMATICKÝM ODPOJENÍM OD ZDROJE
DOPLŇUJÍCÍM OCHRANNÝM POSPOJOVÁNÍM
PROUDOVÝMI CHRÁNIČI

VYPRACOVAL	KONTROLOVAL	Klicperova 1541 539 01 Hlinsko www.sonetbuilding.cz IČ: 29007747		
Klabeneš Pavel	Ing. Jaroslav Dvořák			
INVESTOR: Obec Libkovice pod Řípem, Libkovice pod Řípem č. p. 81, 413 01 Roudnice nad Labem				
MÍSTO STAVBY: Libkovice pod Řípem č. p. 37, 413 01 Roudnice nad Labem, par.č. st.212, k.ú. Libkovice pod Řípem 682977				
NÁZEV PROJEKTU:			FORMÁT	A2
„SNÍŽENÍ ENERGETICKÉ NÁROČNOSTI STAVBY OBČANSKÉHO VYBAVENÍ“ (parc.č. st. 212, k.ú. Libkovice pod Řípem 682977, IČ. 00263915)			DATUM	10/2019
			STUPEŇ	DPS
			Č. ZAKÁZKY	34/2019
VÝKRES: Elektroinstalace 1.PP			MĚŘÍTKO 1:50	Č. VÝKRESU D.1.1.4.1-03