


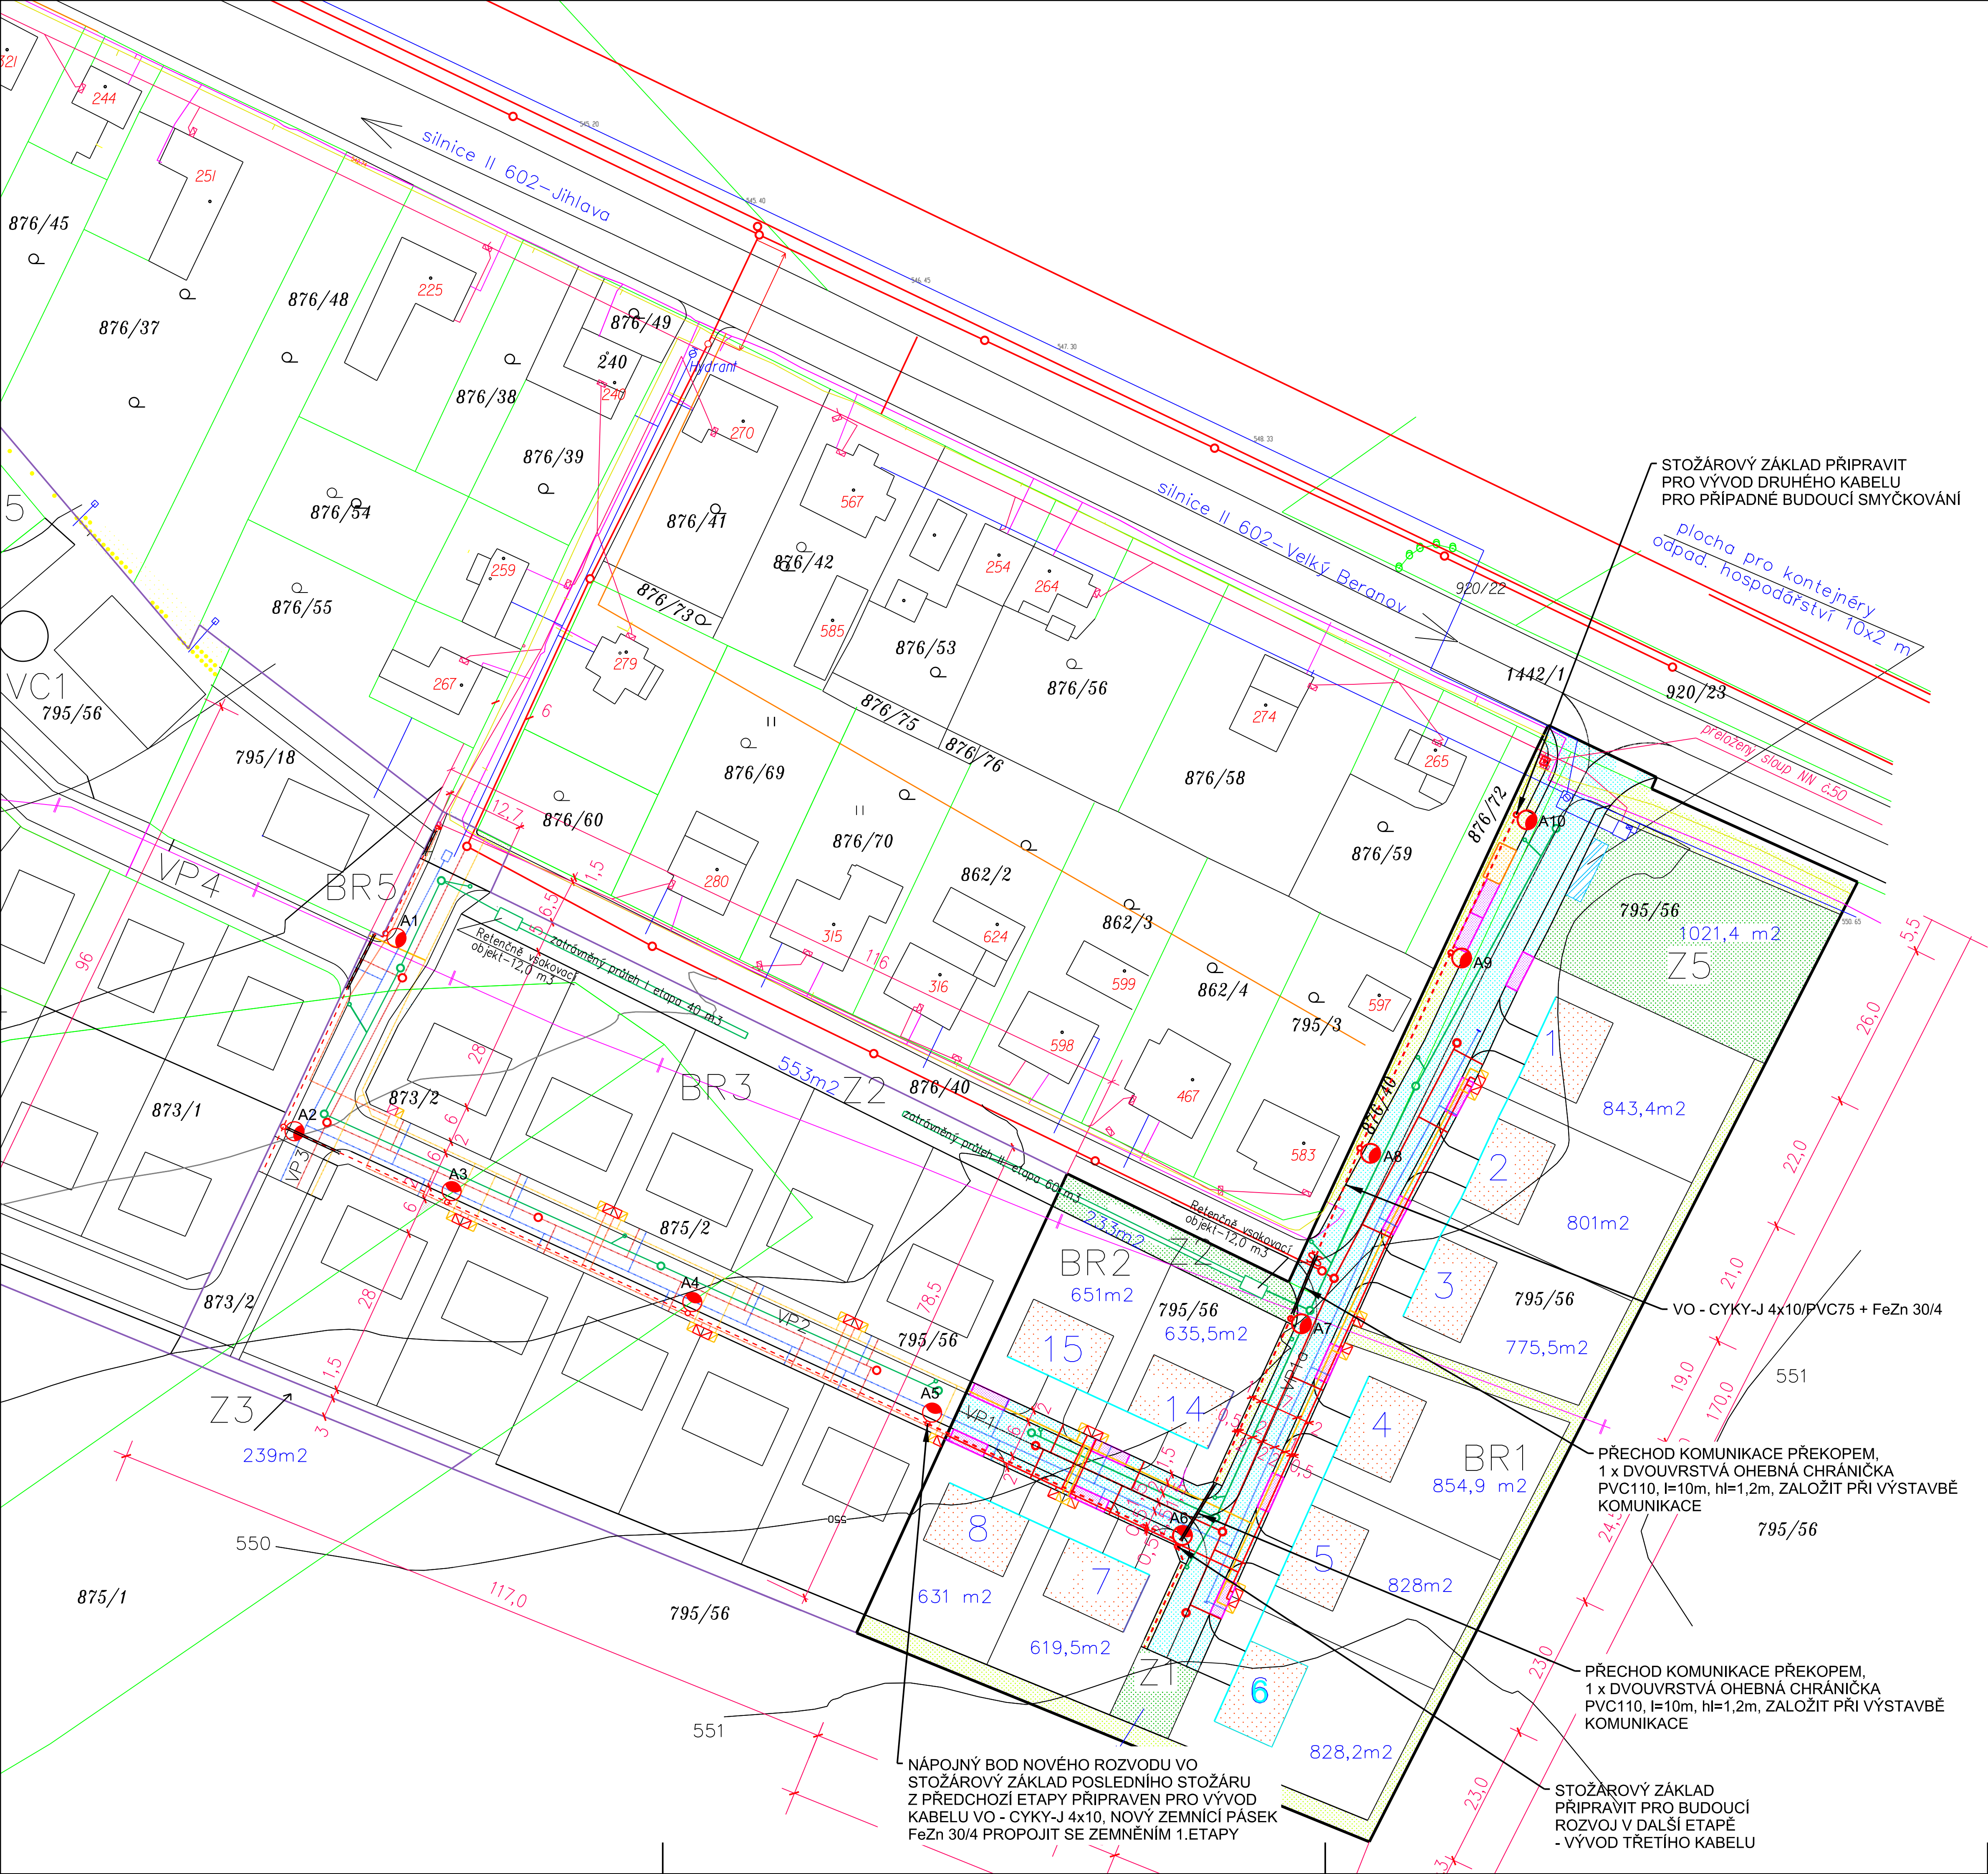

LEGENDA

- KABELY VO - CYKY-J 4x10/PVC75 + FeZn 30/4
- OHEBNÁ DVOUVRSTVÁ CHRÁNIČKA PVC110 V KOMUNIKACI V HLOUBCE 1,2m - ZALOŽIT PŘEKOPEM
- SVÍTIDLO VO NA BÁZI LED DWS 135-5/42W NA8 optika, 4000K, STOŽÁR 6m, BEZ VÝLOŽNÍKU. STOŽÁR ŽÁROVÉ ZINKOVANÝ OD VÝROBCE, ZEMNÍ ČÁST OPATŘIT TERMOPLASTICKÝM POVLAKEM

POZNÁMKA

- PODZEMNÍ SÍTĚ JSOU ZAKRESLENY POUZE INFORMATIVNĚ
- PŘED ZAPOČETÍM ZEMNÍCH PRACÍ JE NUTNO POŽÁDAT SPRÁVCE PODZEMNÍCH SÍTÍ O JEJICH VYTÝČENÍ DETEKTOREM NEBO Z DOKUMENTACE.
- KABELY VO BUDOU ULOŽENY V ZEMI, V SAMOSTATNÉM VÝKOPU V HLOUBCE 70 cm V OHEBNÉ CHRÁNIČCE PVC 75, NA LOŽE Z PROSÁTÉ ZEMINY tl=10cm, OBSYPÁNY PROSÁTOU ZEMINOU A OZNAČENY VÝSTRAŽNOU FÓLIÍ
- POD NOVOU KOMUNIKACÍ ULOŽIT KABELY VO V OHEBNÉ DVOUVRSTVÉ CHRÁNIČCE PVC110 V hl=1,2m, CHRÁNIČKU ZALOŽIT PŘI VÝSTAVBĚ KOMUNIKACE
- STOŽÁRY BUDOU OPATŘENY ŽÁROVÝM ZINKOVÁNÍM OD VÝROBCE, ZEMNÍ ČÁST BUDE OPATŘENA PLASTOVÝM NÁVLEKEM (NÁSTRÍKEM)

Rozvodná soustava VO: 3+PEN, 50Hz, 230/400V / TN-C
Ochrana PND VO: automatickým odpojením v síti TN, dle ČSN 33 2000-4-41 ed.2



Zodp. proj.: Ing. Zbyněk Pecina		Ing. Zbyněk Pecina Projektování el. zařízení Fügnerova 8, Jihlava mobil: 608 76 95 44 mail: zbyndapecina@seznam.cz
Akce: IS a komunikace pro 10RD na p.č.795/56 876/40 a 1442/1, k.ú.Velký Beranov - 2 ETAPA		
Veřejné osvětlení		
Investor: Obec Velký Beranov, Velký Beranov 58, 588 21		
Výkres: SITUACE - ROZVOD VO		
Stupeň: DUR		
Datum: prosinec 2017		Číslo zakázky: a832017
Formát: 8x4A		
Měřítko: 1:500		
Kopie č.: 401		Výtisk č.: 401