


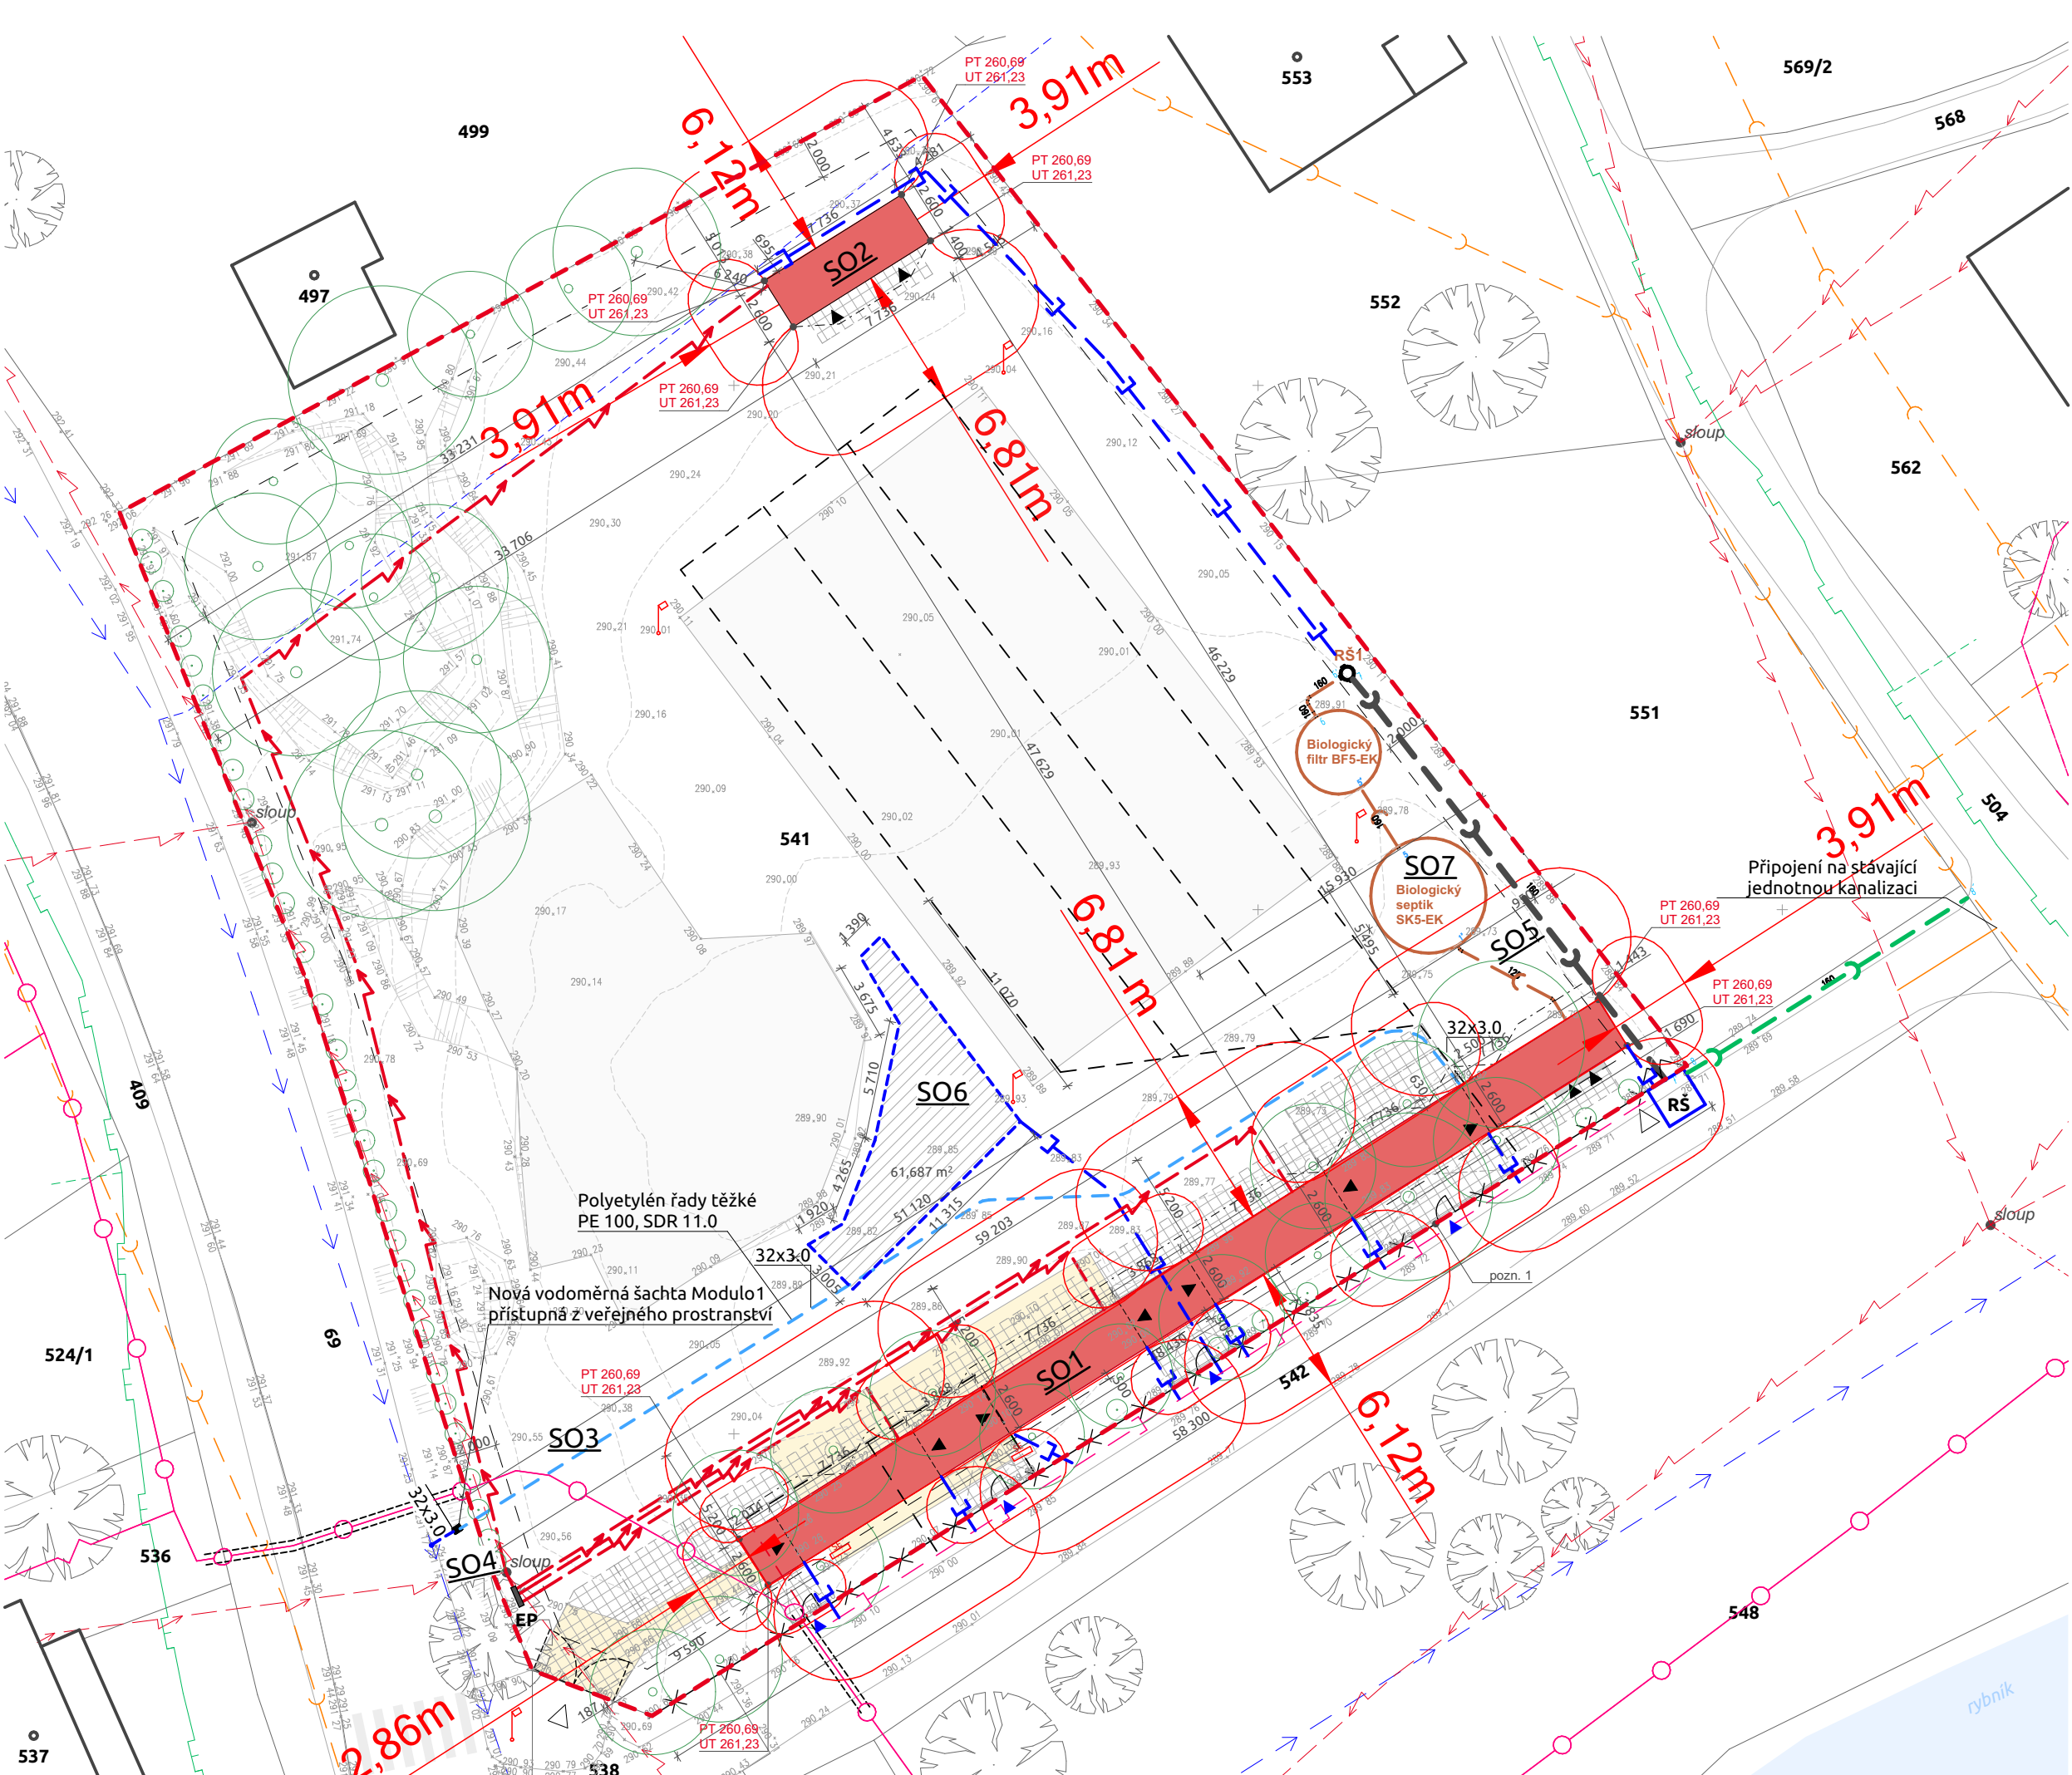

LEGENDA

STÁVAJÍCÍ SÍTĚ A PŘÍPOJKY

- nadzemní vedení NN do 1kV (ČEZ)
- podzemní vedení NN do 1kV (ČEZ)
- plynovod STL (Gas Net)
- zaměřený průběh optického kabelu (CETIN)
- nadzemní sítě (CETIN)
- zaměřený průběh metalického kabelu (CETIN)
- kolektor, kabelovod
- vodovod DN 80 GGG (SmVaK)
- stoka jednotné kanalizace
- stávající kanalizační přípojka DN150
- stávající kanalizační přípojka DN200
- stávající odvodňovací systém, při realizaci nutno ověřit skutečné umístění a zkoordinovat nové stavební práce, aby nedošlo k poškození

NOVÉ SÍTĚ A PŘÍPOJKY

- nová přípojka vody De32, PE100 SDR 11, délka 1,5m
- vnější rozvod vnitřní vody De32, PE100 SDR 11, délka 56,5 m
- vnější rozvod vnitřní elektrické sítě
- vnější rozvod kanalizace KG DN160
- sdužená kanalizační svod KG DN160, délka 24,6 m
- dešťová kanalizační přípojka KG DN150

- Biologický filtr BF5-EK, EO 18-22, průměr 2000mm
V případě, že bude investor požadovat pojízdný filtr, bude upraven dle instrukcí výrobce
- 3 komorový septik SE5-EK, EO 18-22, průměr 2750mm
V případě, že bude investor požadovat pojízdný septik, bude upraven dle instrukcí výrobce
- revizní šachta průměr 1000 - pojízdná zatížení 12,5 t
- Retenční nádrž 4 m3 pojízdná max. zatížení 3,5t, objem bude upraven na základě požadavků správce kanalizace vypouštění jednotné kanalizace (l/s)
- odvodněná plocha 61,687 m²

Obestavěný prostor objektu (+kryté průchody): z toho:	445,95 m ³ 384,53 m ³ 61,42 m ³
Zastavěná plocha objektu (§ 2 odst. 7 stavebního zákona): z toho:	146,03 m ² 125,92 m ² 20,11 m ²
Zpevněné plochy (§8 vyhl.č.268/2009sb): z toho:	244,30 m ² 235,59m ² 8,71m ²
Celková odvodněná plocha ze střech: z toho:	192,87 m ² 166,64 m ² 26,23 m ²

POZNÁMKA
pozn. 1 - podrobný popis oplocení se nachází v části **D.1.1.8 Výkres oplocení**

DALŠÍ ZNAČENÍ

- stávající vnější oplocení pozemku
- hranice parcel
- stávající objekty
- hranice řešeného území, parc.č. 541
- požární nebezpečný prostor
- komunikace
- vstup do areálu
- nové vstupy do areálu
- vstupy do objektu
- odstupová vzdálenost od hranice pozemku
- stávající vegetace
- stávající vegetace (mimo řešené území)
- stávající zpevněné plochy
- terén (vrstevnice a svahy)
- odstraňované zpevněné plochy
- stožáry, sloupky
- RŠ retenční šachta
- SE stávající elektro pilíř
- EP úprava stávajícího elektro pilíře

ZNAČENÍ NOVÝCH PLOCH / NOVÝCH STAVEBNÍCH OBJEKTŮ

- SO1 - multifunkční objekt
- SO2 - sklad
- zpevněné plochy - retenční dlaždice 200x200 mm

- SO3 vodovodní přípojka
- SO4 přípojka elektro NN (není předmětem řešení, jedná se o stavbu společnosti ČEZ, a.s.)
- SO5 přípojka splaškové kanalizace
- SO6 dešťová kanalizace a odvodnění (umístění drenážního potrubí mezi hřišti bude nutné koordinovat při realizaci)
- SO7 tříkomorový septik s 2.stupněm čištění (biologický filtr)

PROJEKT
Centrum volného času Olbramice
ADRESA
Katastrální území: Olbramice parc.č.: 541
STAVEBNÍK
Obec Olbramice
NÁVRH
POLYCHROME - architektonická platforma s.r.o. Tomáš Čech, Ing. arch. Roman Osíka
STUPEŇ PROJEKTU
DSP - společný územní souhlas a souhlas s provedením ohlášeného stavebního záměru



ČÁST PROJEKTU
Situační výkresy
ZODPOVĚDNÝ PROJEKTANT
Ing. arch. Roman Osíka
POZNÁMKA
projektová dokumentace je vyhotovená pro účely stavebního povolení a nenahrazuje prováděcí dokumentaci
VYPRACOVAL
POLYCHROME - architektonická platforma s.r.o. Tomáš Čech, Ing. arch. Roman Osíka, Ing. arch. Nikola Holášková
VÝKRES
situace - koordinační
ČÍSLO VÝKRESU
C.3
DATUM
01.11.2024
FORMÁT
630x297
MĚŘÍTKO
1:300
PARÉ Č.