


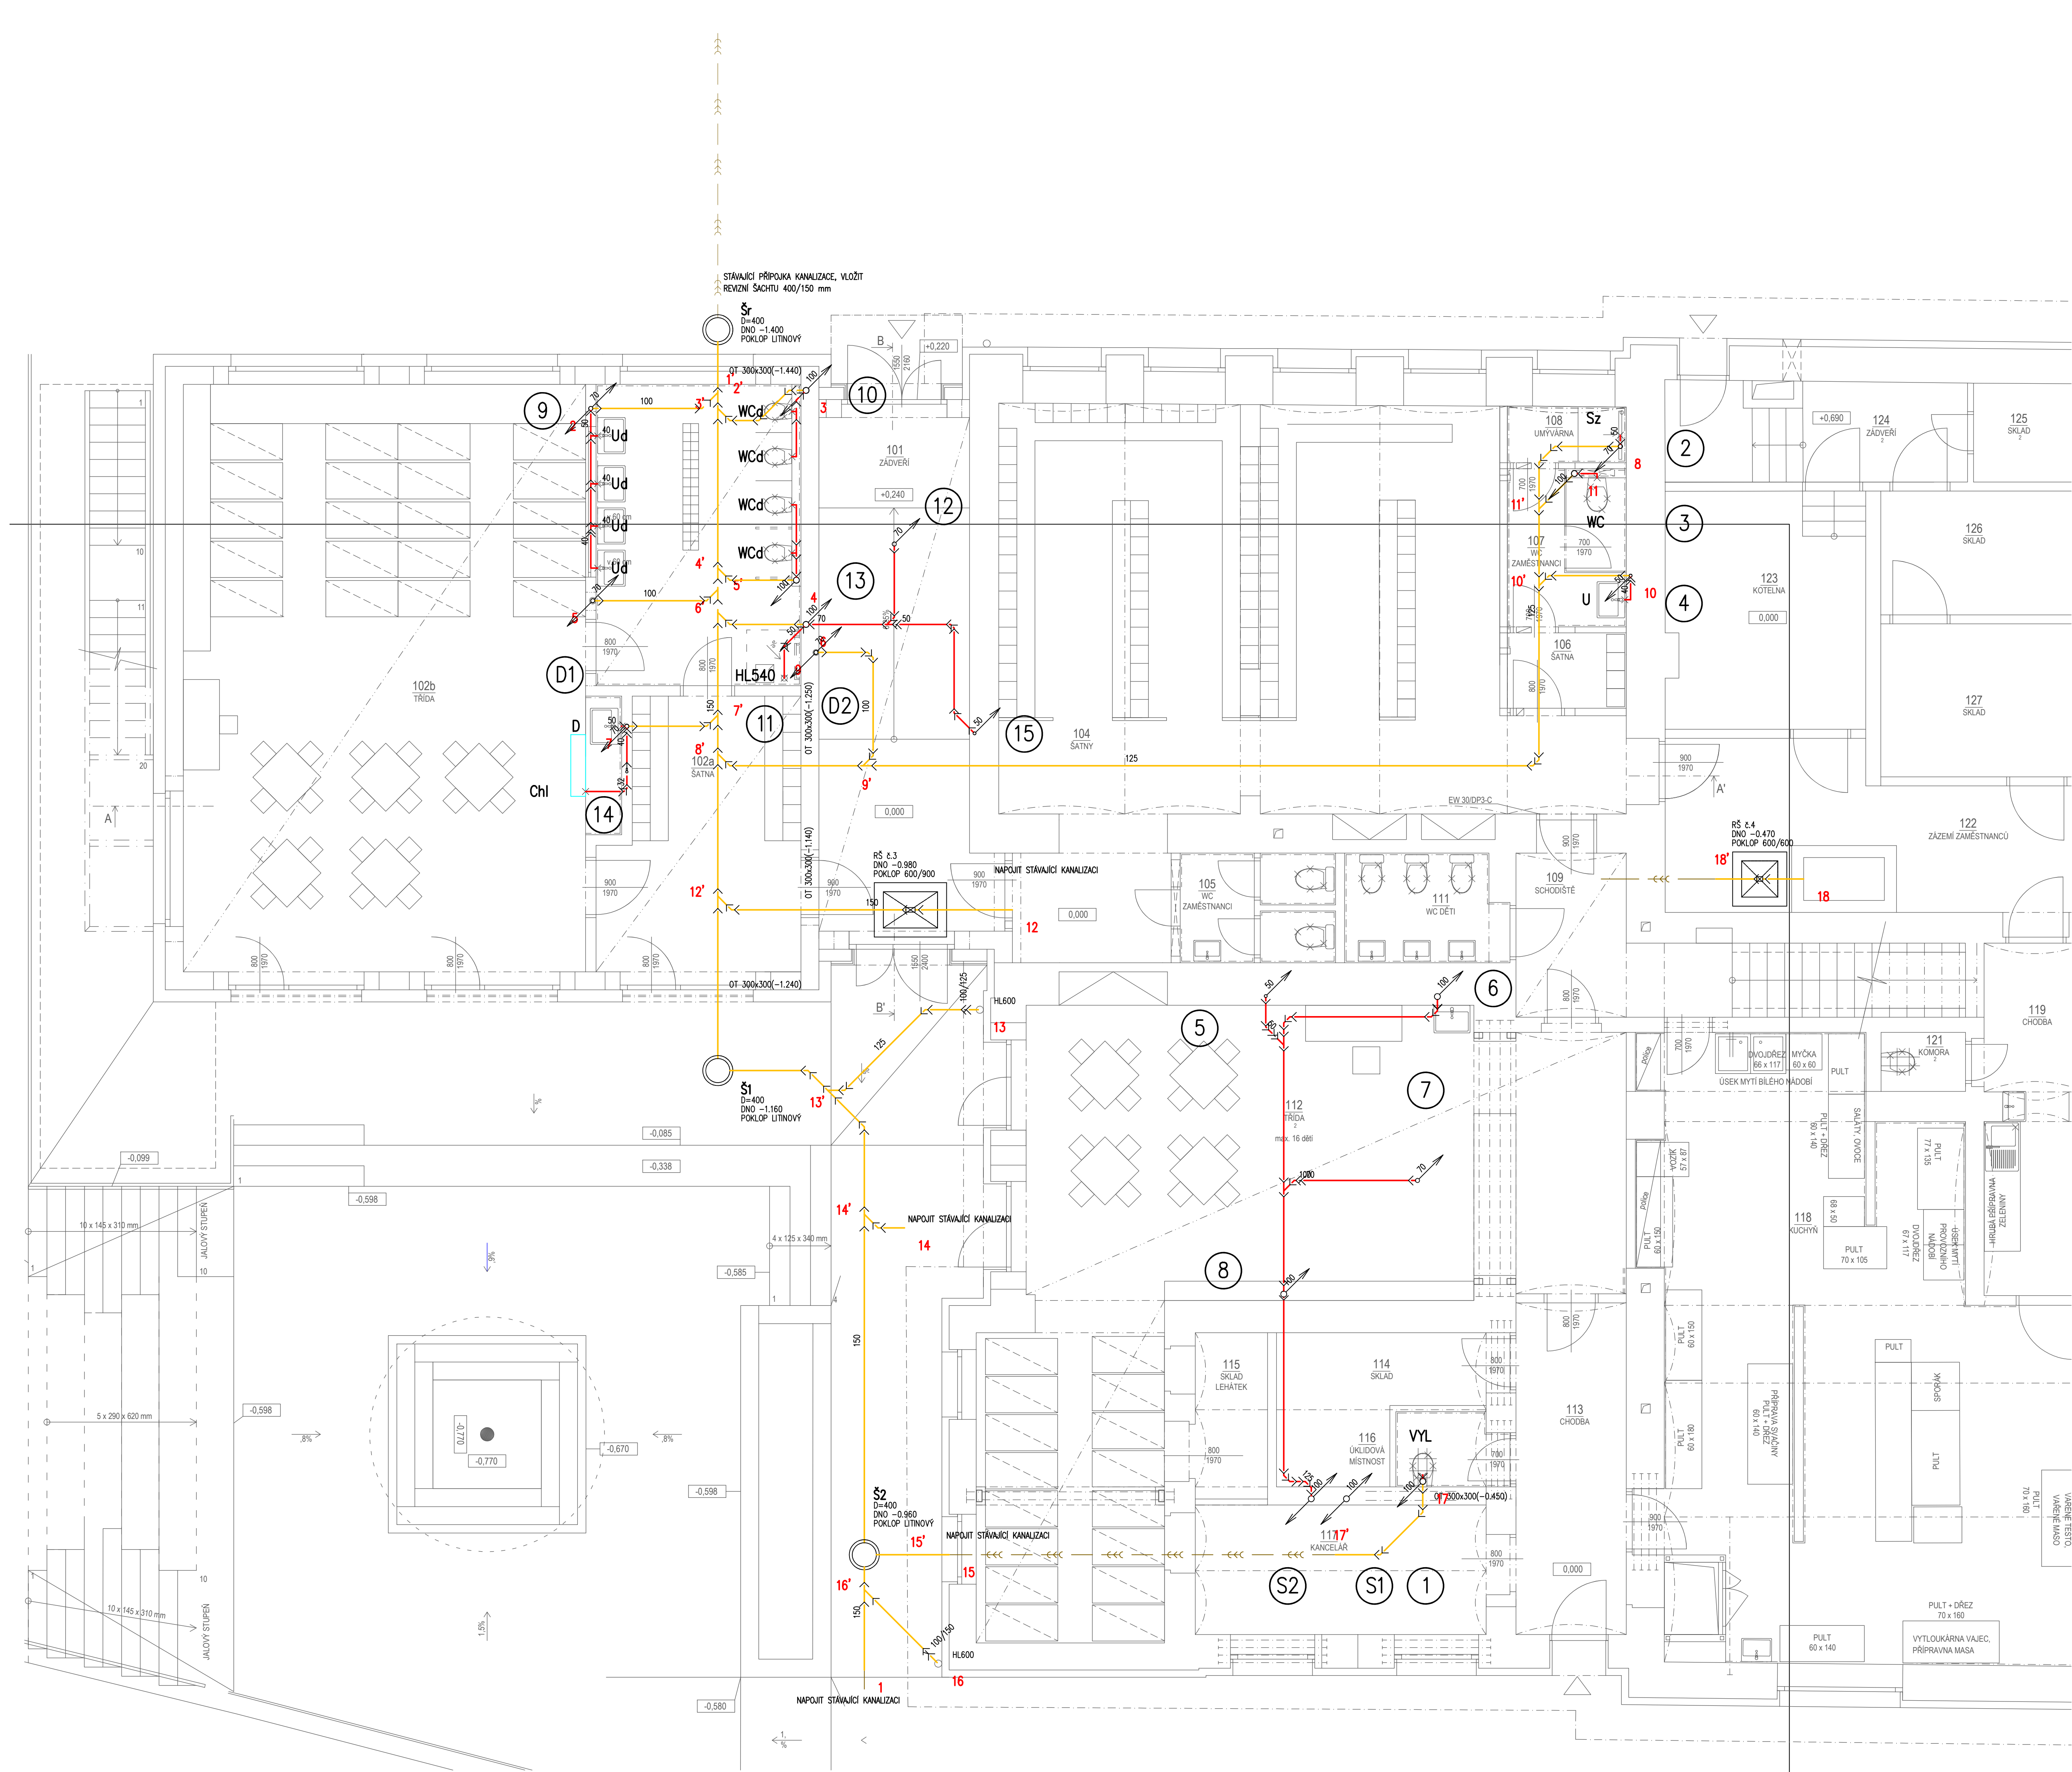

Č. M.	ÚČEL MÍSTNOSTI	PLOCHA [m²]
101	ZÁDVEŘÍ	####
102a	ŠATNA	####
102b	TRÍDA	####
103	WC DĚTI	####
104	ŠATNA	####
105	WC ZAMĚSTNANCI	####
106	ŠATNA ZAMĚSTNANCI	####
107	WC ZAMĚSTNANCI	####
108	UMÝVÁRNA	####
109	SCHODIŠTĚ	####
111	WC DĚTI	####
112	TRÍDA	####
113	CHODBA	####
114	SKLAD	####
115	SKLAD LEHÁTEK	####
116	ÚKLADOVÁ MÍSTNOST	####
117	KANCELÁŘ	####
118	KUCHYŇ	####
119	CHODBA	####
121	KOMORA	####
122	ZÁZEMÍ ZAMĚSTNANCŮ	####
123	KOTELNA	####
124	ZÁDVEŘÍ	####
125	SKLAD	####
126	SKLAD	####
127	SKLAD	####

DŘEVĚNÝ OBKLAD DO VÝŠKY 1100 mm
KERAMICKÝ SOKL 90 mm

Pozn.:
Veškeré trasy potrubí je zapotřebí na stavbě ověřit, případně upravit dle situace na stavbě. Zvláště je nutné na stavbě ověřit koordinaci s ostatními instalacemi a stávajícím skrytým potrubím, které bude dále využíváno.

INVESTOR: OBC BLUČINA, NÁMĚSTÍ SVOBODY 119, 664 56, BLUČINA, IČ. 002 81 611		
STAVEBNÍ ÚPRAVY A PŘÍSTAVBA MŠ BLUČINA		
STUPEŇ: DOKUMENTACE PRO PROVEDENÍ STAVBY		
AUTOR:	MARTIN HUDEC, MARCHD ING. ARCH. JANA HOTAŘOVÁ ING. ARCH. JIŘÍ HÚŠKE	FIRMA: MY3 architekti s.r.o. IČ: 072 13 263 VROUČKOVÁ 1040 18944 602 00 BRNO
	ČÁST: D.1.4.1 ZDRAVOTNÉ TECHNICKÉ INSTALACE	
VEDOUcí PROJEKTANT: ING. ARCH. JIŘÍ HÚŠKE		STAVEBNÍ OBJEKT: SO 01
ZODPOVĚDNÝ PROJEKTANT: ING. PAVEL STAVJANK		FIRMA:
VYPRACOVAL: ING. PAVEL STAVJANK		ING. PAVEL STAVJANK IČ: 40456439 MAJALDENKY 13 638 00 BRNO
KONTROLOVAL: ING. ARCH. JIŘÍ HÚŠKE		DATUM: DUBEN 2021
NÁZEV VÝKRESU:		MĚŘÍTKO: 1:50
KANALIZACE - PŮDORYS 1.NP		PARÉ:
		ČÍSLO VÝKRESU: D.1.4.1.03