


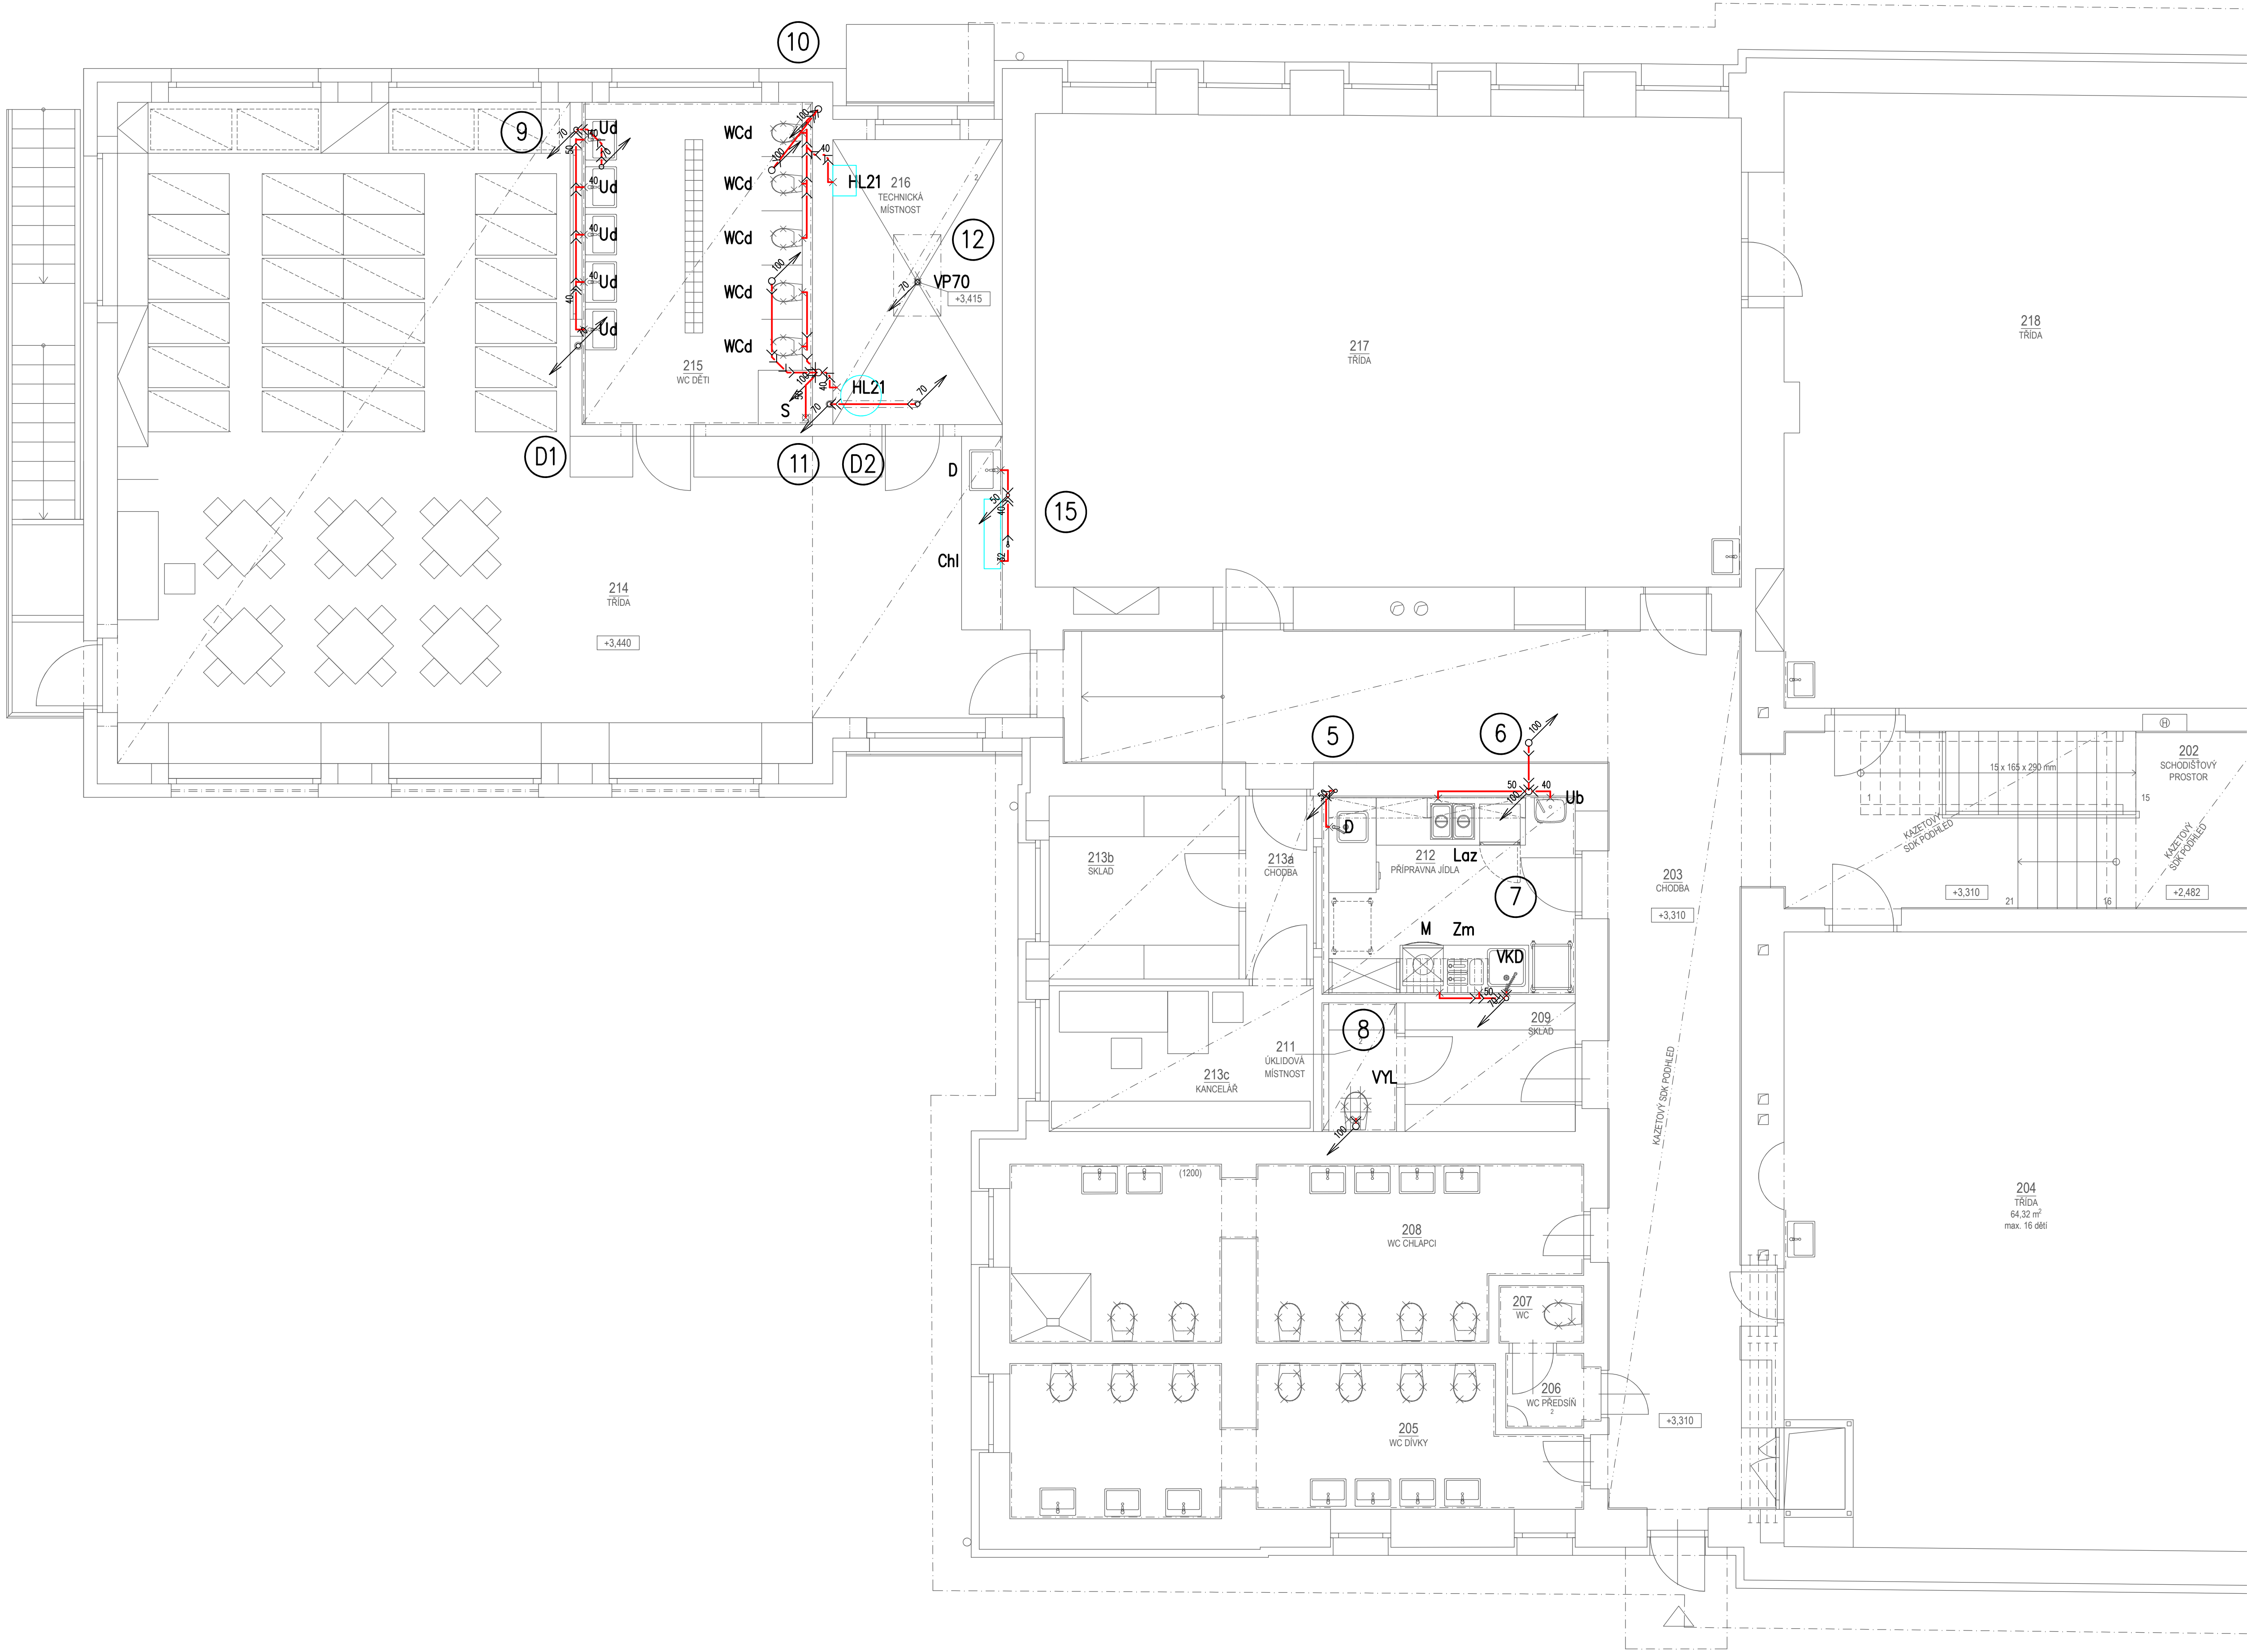

LEGENDA MÍSTNOSTÍ		
Č. M.	ÚČEL MÍSTNOSTI	PLOCHA [m²]
201	ZADVEŘÍ	5,93
202	SCHODISTOVÝ PROSTOR	20,49
203	CHODBA	44,47
204	TŘÍDA	64,32
205	WC DÍVKY	16,63
206	WC PŘEDSÍŇ	1,47
207	WC ZAMĚSTNANCI	1,06
208	WC CHLAPCI	20,06
209	SKLAD	4,77
211	ÚKLIDOVÁ MÍSTNOST	###
212	PŘÍPRAVNÁ JÍDLA	10,63
213a	CHODBA	2,70
213b	SKLAD	7,56
213c	KANCELÁŘ	8,38
214	TŘÍDA	96,20
215	WC DĚTI	16,15
216	TECHNICKÁ MÍSTNOST	10,50
217	TŘÍDA	72,41
218	TŘÍDA	64,53

Pozn.:
Veškeré trasy potrubí je zapotřebí na stavbě ověřit, případně upravit dle situace na stavbě. Zvláště je nutné na stavbě ověřit koordinaci s ostatními instalacemi a stávajícím skrytým potrubím, které bude dále využíváno.

INVESTOR: OBEC BLUČINA, NÁMĚSTÍ SVOBODY 119, 664 56, BLUČINA, IČ: 002 81 611		
STAVEBNÍ ÚPRAVY A PŘÍSTAVBA MŠ BLUČINA		
STUPEŇ: DOKUMENTACE PRO PROVEDENÍ STAVBY		
AUTOR:	MARTIN HUDEC, MARCHO ING. ARCH. JANA HOTÁŘOVÁ ING. ARCH. JIRÍ HUŠKÉ	FIRMA: MY3 architekti s.r.o. IČ: 072 13 263 VROUČKOVÁ SAD 18944 602 00 BRNO
ČÁST: D.1.4.1 ZDRAVOTNÉ TECHNICKÉ INSTALACE	STAVEBNÍ OBJEKT: SO 01	
VEDOUcí PROJEKTANT: ING. ARCH. JIRÍ HUŠKÉ	FIRMA: ING. PAVEL STAVJANK IČ: 40456439 MAJDALENY 13 638 01 BRNO	
ZODPOVĚDNÝ PROJEKTANT: ING. PAVEL STAVJANK		
VYPRACOVAL: ING. PAVEL STAVJANK		
KONTROLOVAL: ING. ARCH. JIRÍ HUŠKÉ		
NÁZEV VÝKRESU:	DATUM: DUBEN 2021	
	MĚŘÍTKO: 1:50	
KANALIZACE - PŮDORYS 2.NP	PARÉ:	ČÍSLO VÝKRESU: D.1.4.1.04