

SEZNAM DOTČENÝCH POZEMKŮ

p.č.	výměra [m ²]	druh pozemku	vlastnické právo
194	1955	ostatní plocha	Obec Blučina, nám. Svobody 119, 66456 Blučina
226	918	zastavěná plocha a nádvoří	Obec Blučina, nám. Svobody 119, 66456 Blučina
227	907	ostatní plocha	Obec Blučina, nám. Svobody 119, 66456 Blučina
327	605	ostatní plocha	Obec Blučina, nám. Svobody 119, 66456 Blučina
1150	2012	ostatní plocha	Jihomoravský kraj, Žerotínovo náměstí 449/3, Veveří, 60200 Brno

LEGENDA STAVEBNÍCH A INŽENÝRSKÝCH OBJEKTŮ

SO 01A	MATERSKÁ ŠKOLA
SO 01B	PŘÍSTAVBA MATERSKÉ ŠKOLY
SO 02	VENKOVNÍ PROSTORY AREÁLU MŠ
SO 03	PARKOVACÍ STÁNÍ A CHODNÍK


LEGENDA ZNAČENÍ	
	STÁVAJÍCÍ OBJEKT V ŘEŠENÉM ÚZEMÍ
	NOVÉ NAVRŽENÝ OBJEKT V ŘEŠENÉM ÚZEMÍ
	STÁVAJÍCÍ OBJEKTY MIMO ŘEŠENÉ ÚZEMÍ
	ZNAČENÍ ŘEŠENÉHO ÚZEMÍ
	HRANICE PARCEL/BUDOV DLE KATASTRU NEMOVITOSTÍ
	ZAMĚŘENÍ
	DRÁTĚNÝ PLOT
	SVAHOVÁNÍ
	VSTUPY/VJEZDY DLE ZAMĚŘENÍ
	POŽÁRNÉ NEBEZPEČNÝ PROSTOR
	HYDRANT
	STROMY K ZACHOVÁNÍ
	STROMY KE ZKÁCENÍ BEZ POVOLENÍ

	KANALIZACE SPLAŠKOVÁ
	KANALIZACE JEDNOTNÁ
	VODOVOD
	SÍLOVÉ VEDENÍ NN
	NÍZKOTLAKÝ PLYNOVOD
	SĐELOVACÍ KABEL

OCHRANNÁ PÁSMATA STÁVAJÍCÍCH A NAVRŽENÝCH INŽENÝRSKÝCH SÍTÍ V ŘEŠENÉM ÚZEMÍ

OCHRANNÁ PÁSMATA JSOU VYMEZENA VODROVNINOU VZDÁLENOSTÍ OD VNĚJŠÍHO LÍCE STĚNY POTRUBÍ, KABELU NEBO KANALIZAČNÍ STOKY NA KAŽDOU STRANU.

	VODOVODNÍ ŘÁD O PRŮMĚRU DO 500 mm = 1,5 m
	KANALIZAČNÍ STOKA O PRŮMĚRU DO 500 mm = 1,5 m
	KANALIZAČNÍ STOKA O PRŮMĚRU NAD 500 mm = 2,5 m
	NÍZKOTLAKÝ A STŘEDOTLAKÝ PLYNOVOD A PLYNOVODNÍ PŘÍPOJKY V ZASTAVĚNÉM ÚZEMÍ OBCE = 1,0 m
	PODZEMNÍHO VEDENÍ ELEKTRICKÉHO NAPĚTÍ DO 110 kV A NADZEMNÍHO VEDENÍ DO 35 kV = 1,0 m
	PODZEMNÍHO VEDENÍ SĐELOVACÍCH KABELŮ = 1,0 m

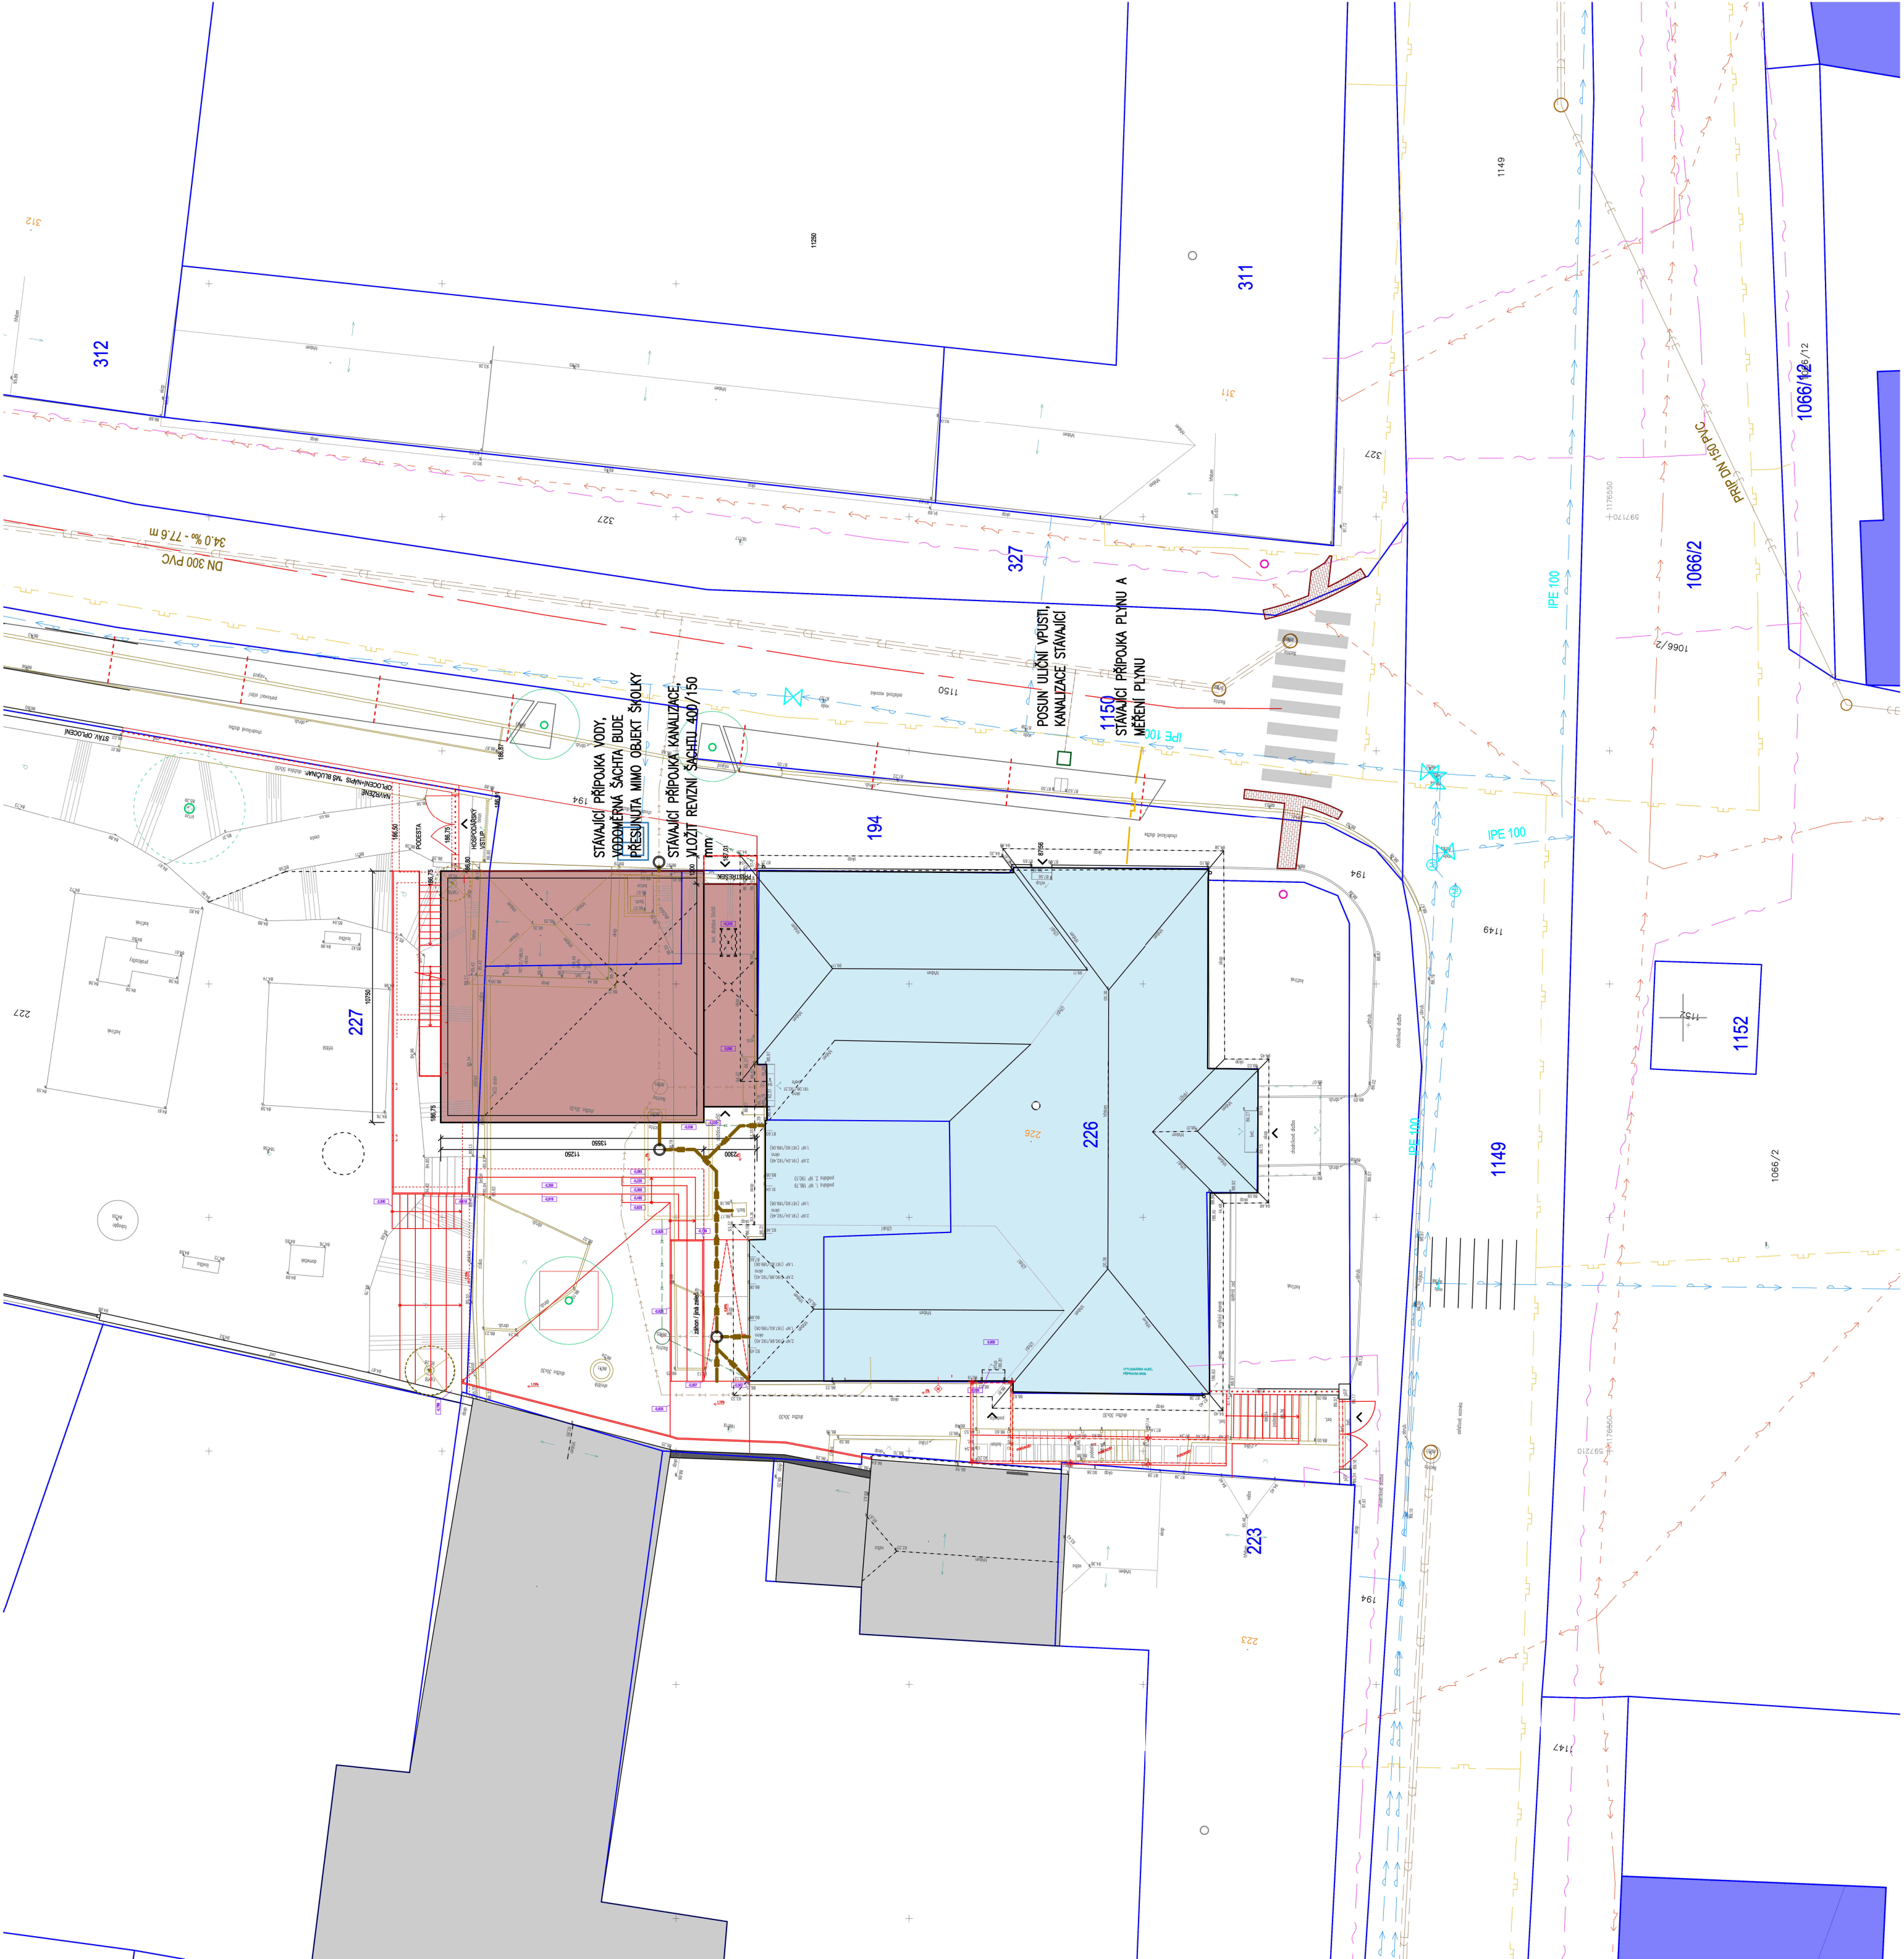

INVESTOR:	OBEC BLUČINA, NÁMĚSTÍ SVOBODY 119, 664 56, BLUČINA, IČ: 002 81 811
STAVEBNÍ ÚPRAVY A PŘÍSTAVBA MŠ BLUČINA	
STUPEŇ:	DOKUMENTACE PRO PROVEDENÍ STAVBY
AUTOR:	FIRMA: MARTIN HUDEC, MARCHO ING. ARCH. JANA HOTAŘOVÁ ING. ARCH. JIŘÍ HUŠKÉ
ČÁST:	STAVEBNÍ OBJEKT: SO 01
D.1.4.1 ZDRAVOTNĚ TECHNICKÉ INSTALACE	
VEDOUcí PROJEKTANT:	ING. ARCH. JIŘÍ HUŠKÉ
ZODPOVĚDNÝ PROJEKTANT:	ING. PAVEL STAVJANÍK
VYPRACOVAL:	ING. PAVEL STAVJANÍK
KONTROLOVAL:	ING. ARCH. JIŘÍ HUŠKÉ
NÁZEV VÝKRESU:	DATUM: DUBEN 2021
SITUACE	
MĚŘÍTKO: 1:200	
ČÍSLO VÝKRESU: D.1.4.1.02	