


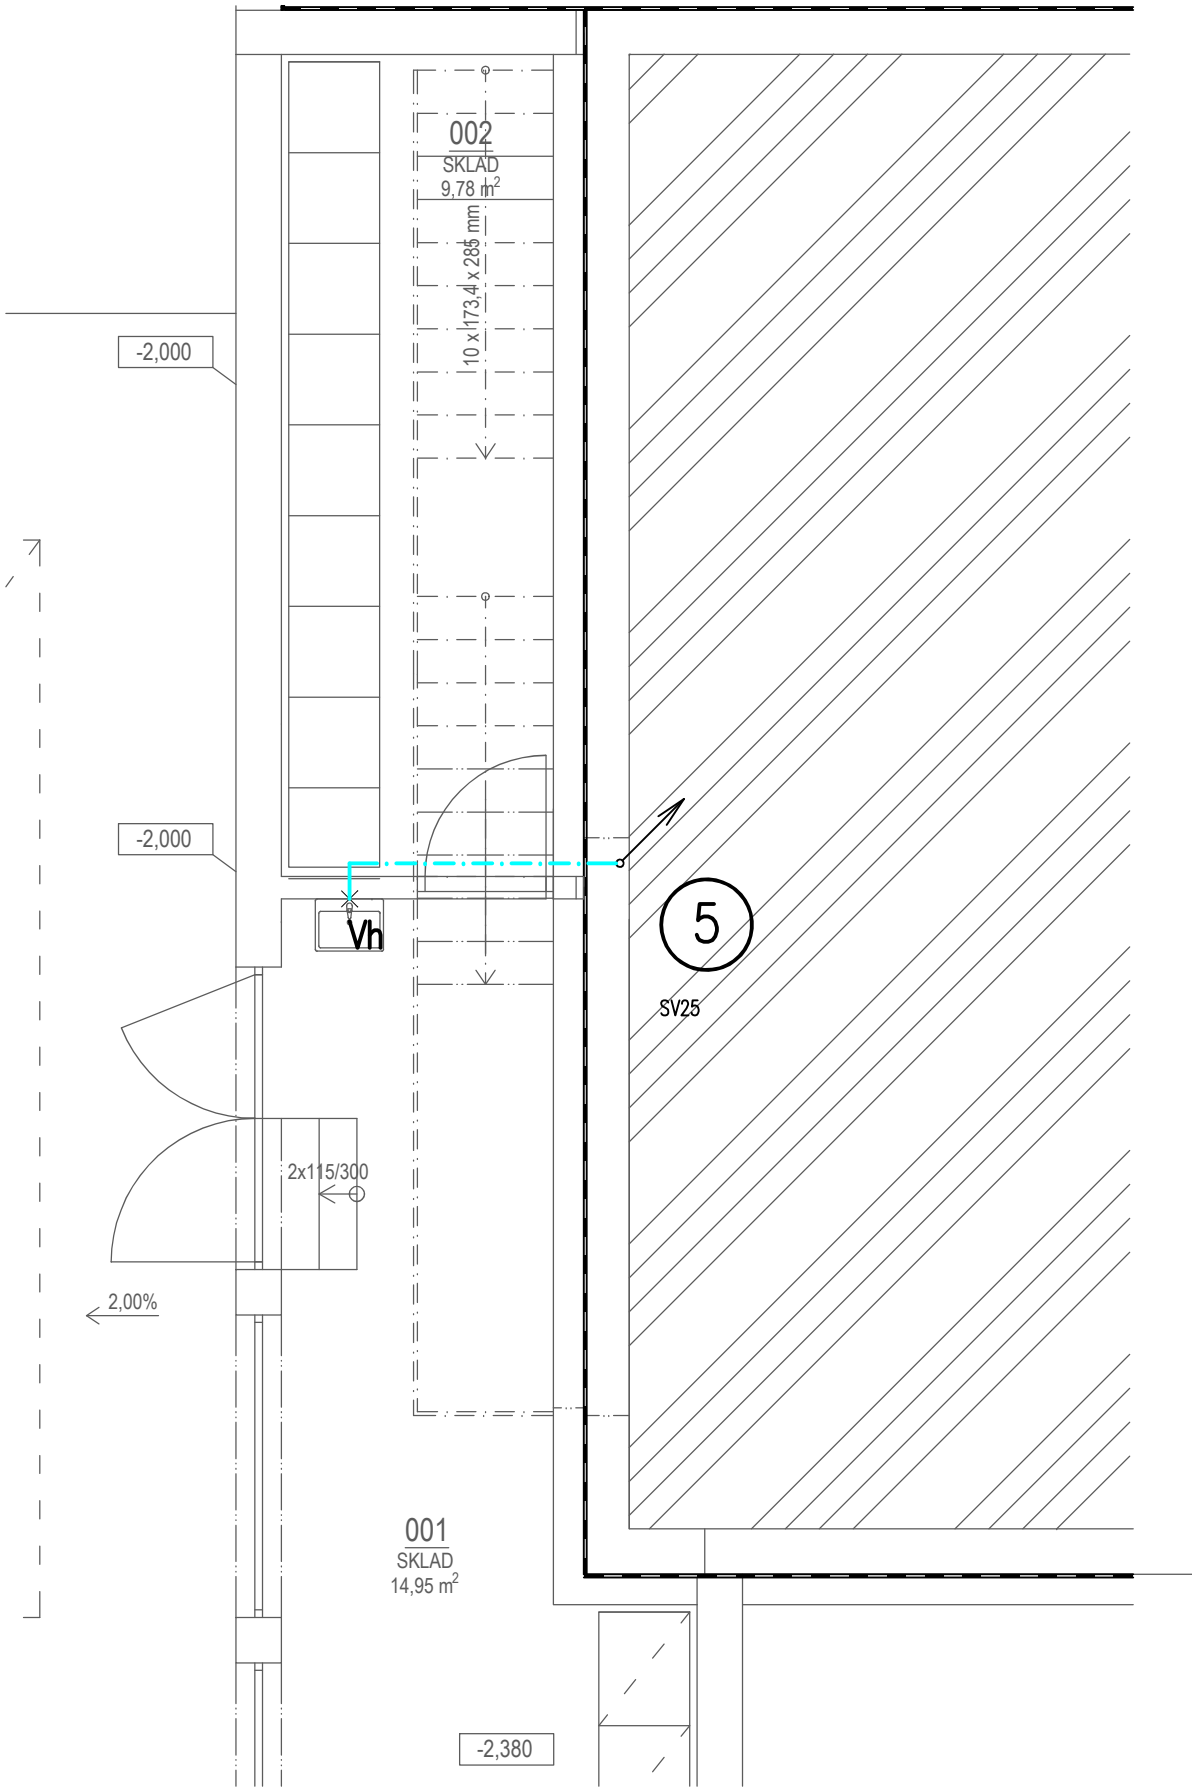

Pozn.:
Veškeré trasy potrubí je zapotřebí na stavbě ověřit, případně upravit dle situace na stavbě. Zvláště je nutné na stavbě ověřit koordinaci s ostatními instalacemi a stávajícím skrytým potrubím, které bude dále využíváno.

LEGENDA MÍSTNOSTÍ

Č. M.	ÚČEL MÍSTNOSTI	PLOCHA [m²]	PODLAHA / SKLADBA		POVRCHOVÁ ÚPRAVA STĚN / SKLADBA		POVRCHOVÁ ÚPRAVA STROPU / SKLADBA		SVĚTLÁ VÝŠKA [m]
001	SKLAD	14.9500	BETON. DLAŽBA DO ŠTĚRKU		POHLED BETON/KZS		POHLED BETON		2.0550
002	SKLAD	9.7800	BETON. DLAŽBA DO ŠTĚRKU		POHLED BETON/KZS		POHLED BETON		2.0550

DŘEVĚNÝ OBKLAD DO VÝŠKY 1100 mm

KERAMICKÝ SOKL 90 mm

LEGENDA – POTRUBÍ

	STUDENÁ VODA–MLCP VÍCEVRSTVÉ PEX–AL LISOVANÉ SPOJE PN20
	TEPLÁ VODA–MLCP VÍCEVRSTVÉ PEX–AL LISOVANÉ SPOJE PN20
	CIRKULACE–MLCP VÍCEVRSTVÉ PEX–AL LISOVANÉ SPOJE PN20
	POŽÁRNÍ VODA–OCEL POZINKOVANÁ

INVESTOR: OBEC BLUČINA, NÁMĚSTÍ SVOBODY 119, 664 56, BLUČINA, IČ: 002 81 611			
STAVEBNÍ ÚPRAVY A PŘÍSTAVBA MŠ BLUČINA			
STUPEŇ:		DOKUMENTACE PRO PROVEDENÍ STAVBY	
AUTOŘI:		FIRMA:	
MARTIN HUDEC, MARCHD ING. ARCH. JANA HOTAŘOVÁ ING. ARCH. JIŘÍ HUŠKE		MY3 architekti s.r.o. IČ: 072 13 263 VRCHLICKÉHO SAD 1894/4 602 00 BRNO	
ČÁST:		STAVEBNÍ OBJEKT:	
D.1.4.1 ZDRAVOTNĚ TECHNICKÉ INSTALACE		SO 01	
VEDOUCÍ PROJEKTANT: ING. ARCH. JIŘÍ HUŠKE		FIRMA:	
ZODPOVĚDNÝ PROJEKTANT: ING. PAVEL STAVJANÍK		ING. PAVEL STAVJANÍK	
VYPRACOVALI: ING. PAVEL STAVJANÍK		IČ: 40456439	
KONTROLOVAL: ING. ARCH. JIŘÍ HUŠKE		MAJDALENKY 13	
		638 00 BRNO	
NÁZEV VÝKRESU:		DATUM: DUBEN 2021	
		MĚŘÍTKO: 1:50	
VODOVOD - PŮDORYS 1.PP		PARÉ:	ČÍSLO VÝKRESU: D.1.4.1.05