


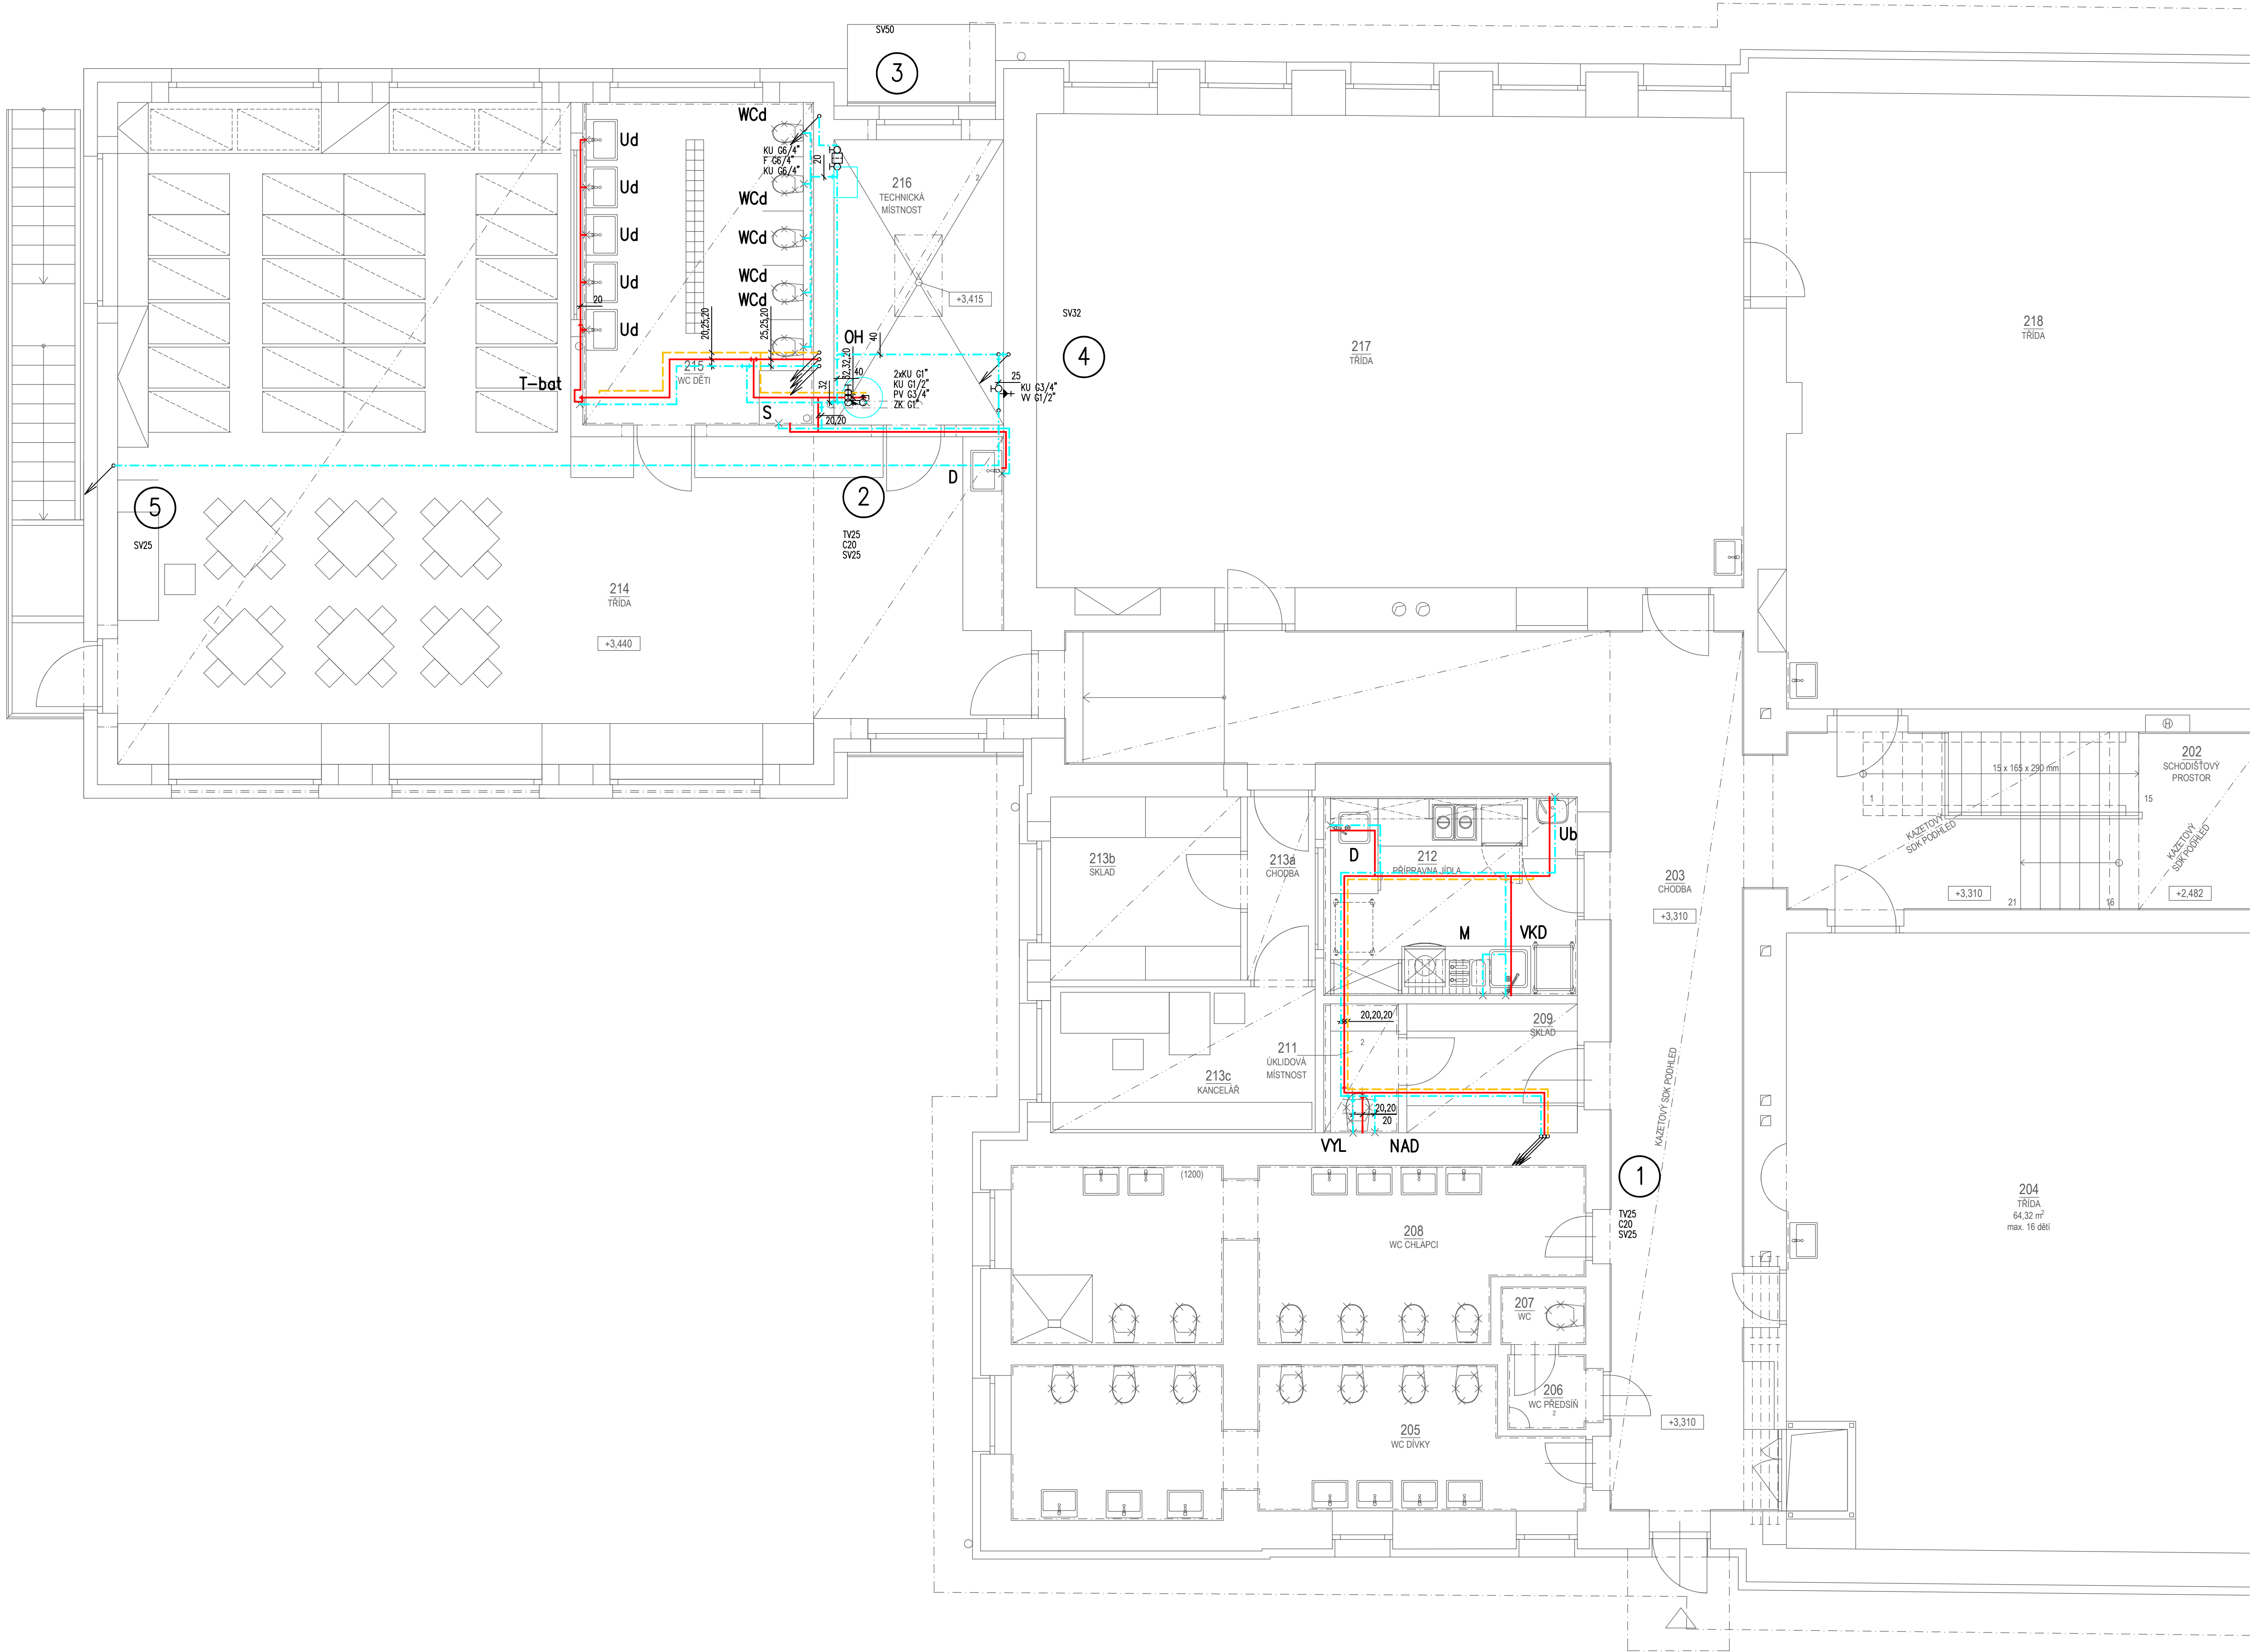

LEGENDA MÍSTNOSTÍ		
Č. M.	ÚČEL MÍSTNOSTI	PLOCHA [m²]
201	ZADVEŘÍ	5,93
202	SCHODISTOVÝ PROSTOR	20,49
203	CHODBA	44,47
204	TRÍDA	64,32
205	WC DÍVKY	16,63
206	WC PŘEDSÍŇ	1,47
207	WC ZAMĚSTNANCI	1,06
208	WC CHLAPCI	20,06
209	SKLAD	4,77
211	ÚKLIDOVÁ MÍSTNOST	###
212	PŘÍPRAVNA JÍDLA	10,63
213a	CHODBA	2,70
213b	SKLAD	7,56
213c	KANCELÁŘ	8,38
214	TRÍDA	96,20
215	WC DĚTI	16,15
216	TECHNICKÁ MÍSTNOST	10,50
217	TRÍDA	72,41
218	TRÍDA	64,53

Pozn.:
Veškeré trasy potrubí je zapotřebí na stavbě ověřit, případně upravit dle situace na stavbě. Zvláště je nutné na stavbě ověřit koordinaci s ostatními instalacemi a stávajícím skrytým potrubím, které bude dále využíváno.

LEGENDA – POTRUBÍ	
---	STUDENÁ VODA–MLCP VICEVRSTVÉ PEX–AL LISOVANÉ SPOJE PN20
---	TEPLÁ VODA–MLCP VICEVRSTVÉ PEX–AL LISOVANÉ SPOJE PN20
---	CIRKULACE–MLCP VICEVRSTVÉ PEX–AL LISOVANÉ SPOJE PN20
---	POŽÁRNÍ VODA–OČEL POŽNÍKOVANÁ

INVESTOR: OBEC BLUČINA, NÁMĚSTÍ SVOBODY 119, 664 06, BLUČINA, IČ. 002 81 611		
STAVEBNÍ ÚPRAVY A PŘÍSTAVBA MŠ BLUČINA		
STUPĚŇ: DOKUMENTACE PRO PROVEDENÍ STAVBY		
AUTOR: MARTIN HUDEC, MARCHO ING. ARCH. JANA HOTAROVA ING. ARCH. JIRÍ HUŠKE		FIRMA: MY3 architekti s.r.o. IČ: 072 13 263 VROUČKOVÁNÍ SAD 18944 602 00 BRNO
ČÁST: D.1.4.1 ZDRAVOTNÉ TECHNICKÉ INSTALACE		STAVEBNÍ OBJEKT: SO 01
VEDOUcí PROJEKTANT: ING. ARCH. JIRÍ HUŠKE		FIRMA: ING. PAVEL STAVJANK IČ. 40456439 MAJDALENKY 13 638 00 BRNO
ZODPOVĚDNÝ PROJEKTANT: ING. PAVEL STAVJANK		
VYPRACOVAL: ING. PAVEL STAVJANK		
KONTROLOVAL: ING. ARCH. JIRÍ HUŠKE		
NÁZEV VÝKRESU:		DATUM: DUBEN 2021
		MĚŘÍTKO: 1:50
VODOVOD - PŮDORYS 2.NP		PARÉ: ČÍSLO VÝKRESU: D.1.4.1.07