


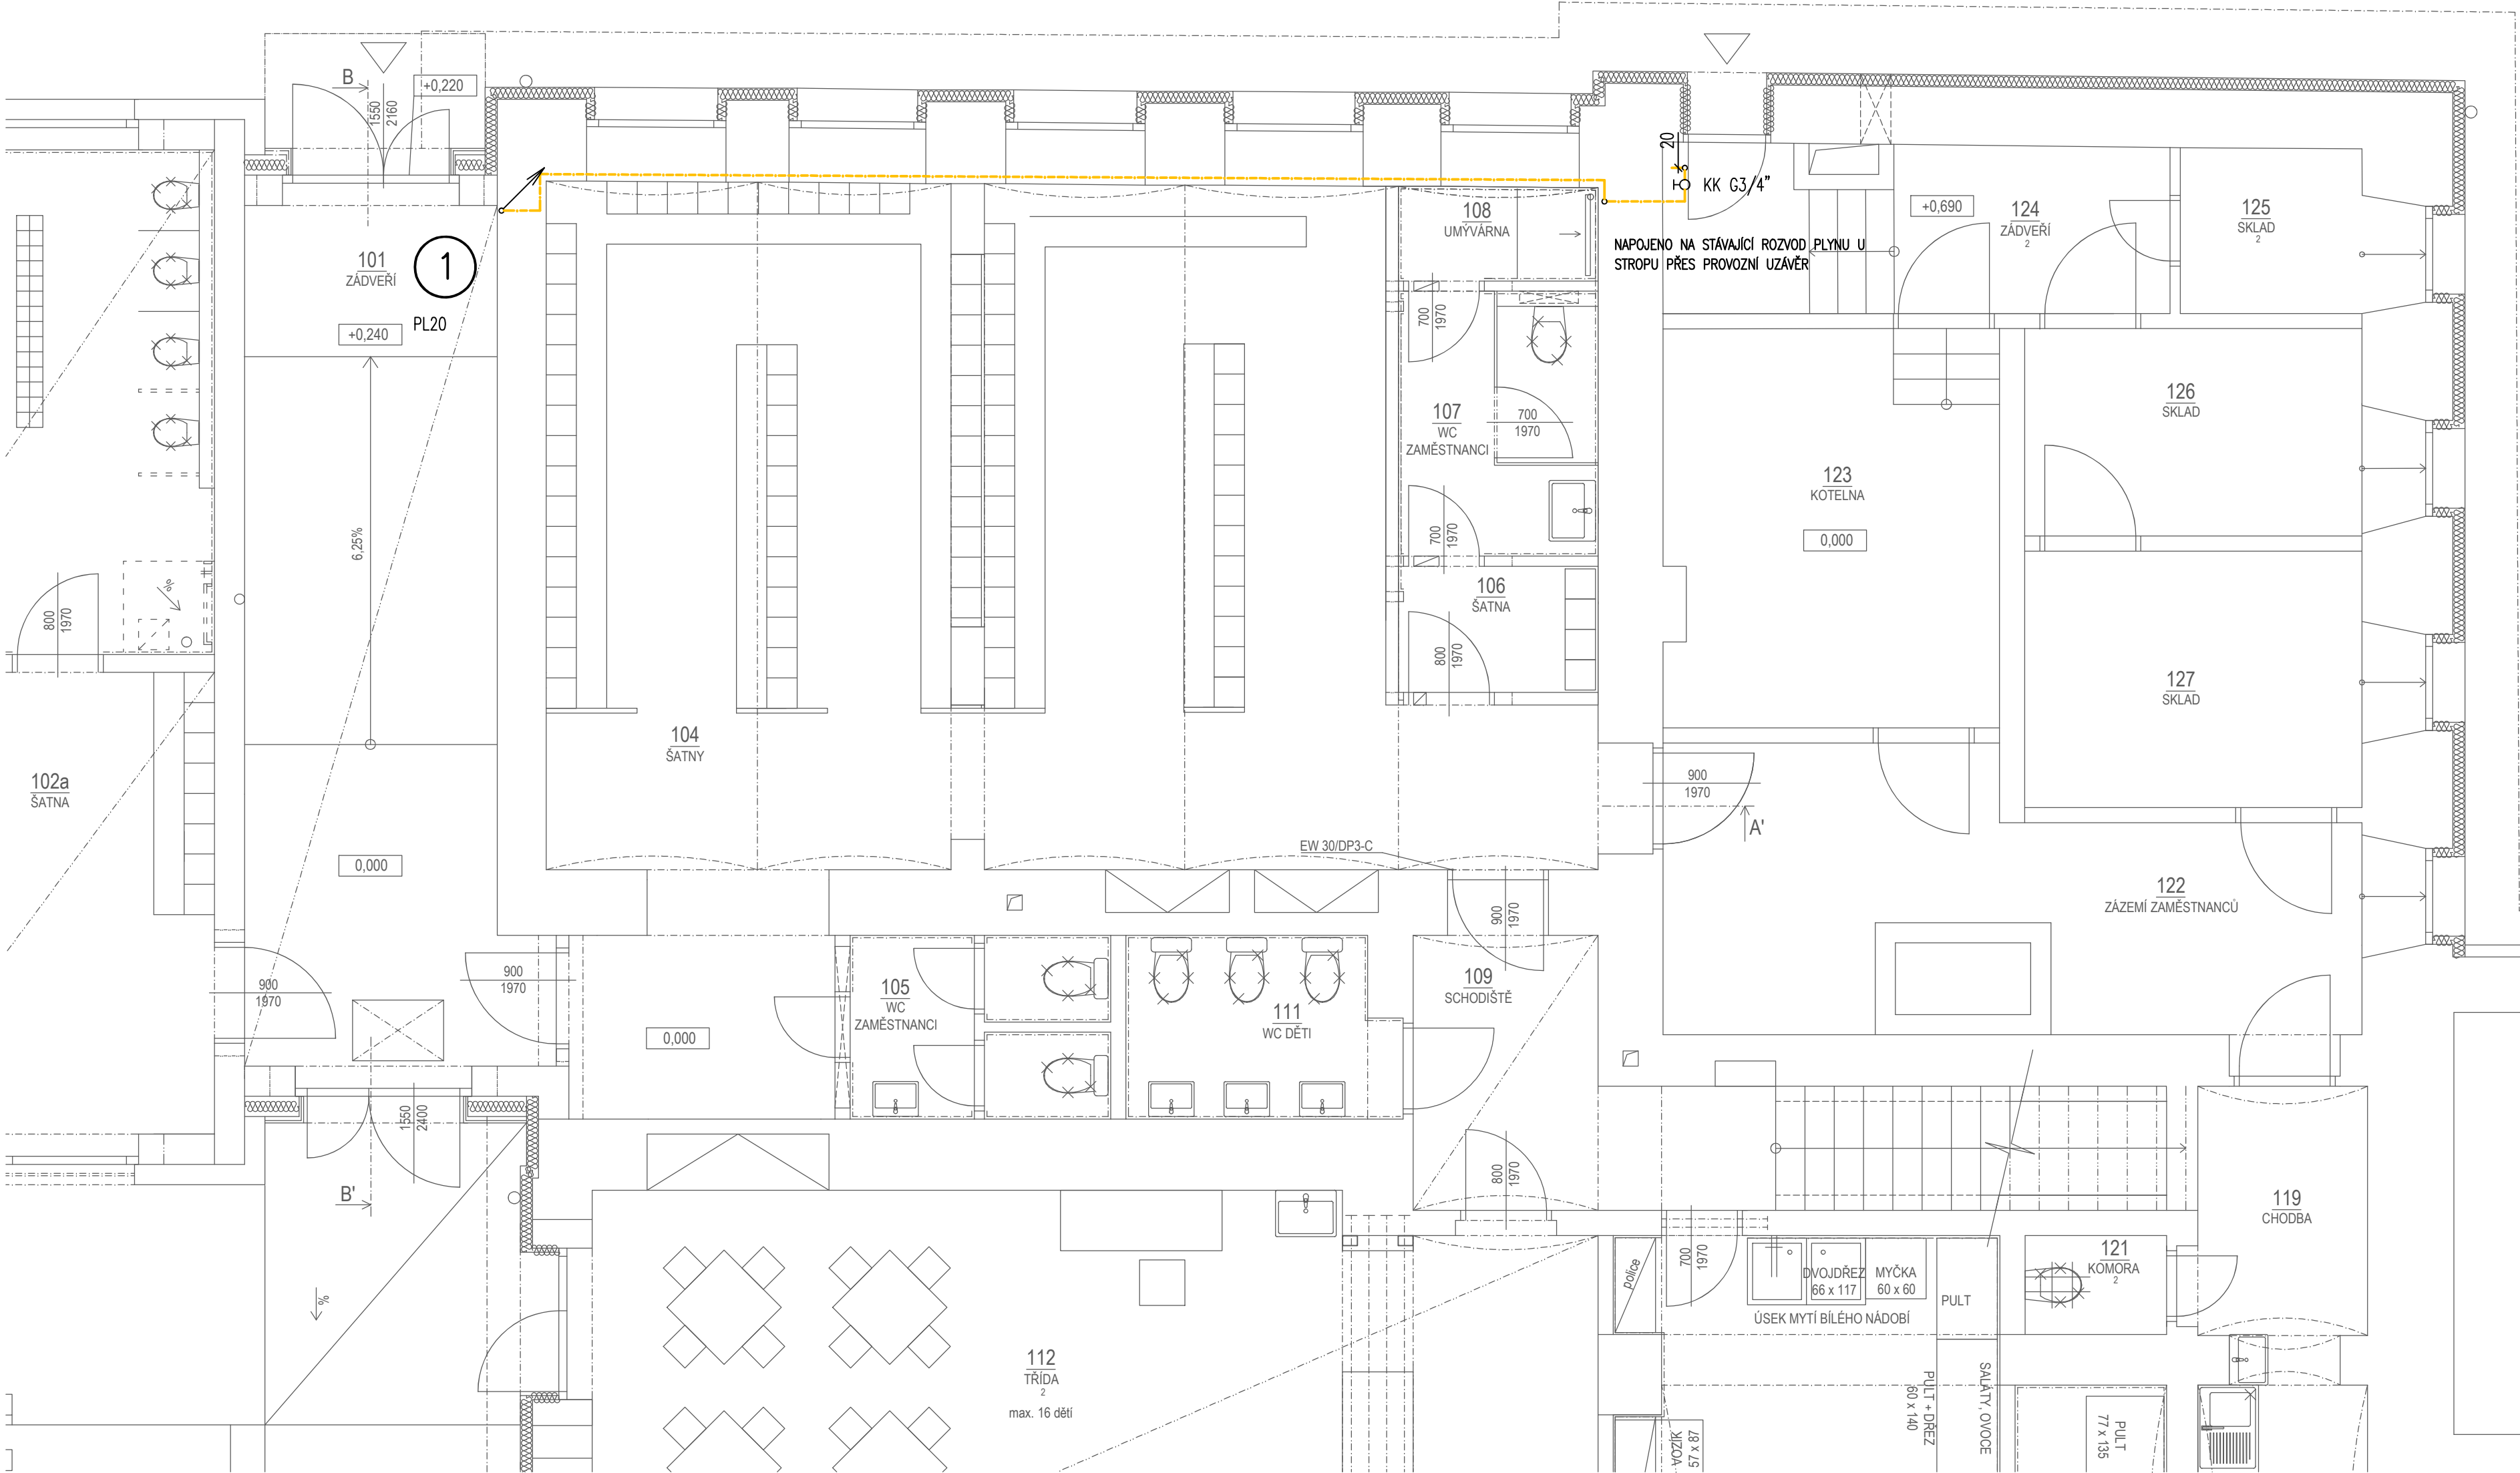

LEGENDA MÍSTNOSTÍ

Č. M.	ÚČEL MÍSTNOSTI	PLOCHA [m²]
101	ZÁDVEŘÍ	####
102a	ŠATNA	####
102b	TRÍDA	####
103	WC DĚTI	####
104	ŠATNA	####
105	WC ZAMĚSTNANCI	####
106	ŠATNA ZAMĚSTNANCI	####
107	WC ZAMĚSTNANCI	####
108	UMYVÁRNA	####
109	SCHODIŠTĚ	####
111	WC DĚTI	####
112	TRÍDA	####
113	CHODBA	####
114	SKLAD	####
115	SKLAD LEHÁTEK	####
116	ÚKLIDOVÁ MÍSTNOST	####
117	KANCELÁŘ	####
118	KUCHYŇ	####
119	CHODBA	####
121	KOMORA	####
122	ZÁZEMÍ ZAMĚSTNANCŮ	####
123	KOTELNA	####
124	ZÁDVEŘÍ	####
125	SKLAD	####
126	SKLAD	####
127	SKLAD	####

DŘEVĚNÝ OBKLAD DO VÝŠKY 1100 mm
KERAMICKÝ SOKL 90 mm

Pozn.:
Veškeré trasy potrubí je zapotřebí na stavbě ověřit, případně upravit dle situace na stavbě. Zvláště je nutné na stavbě ověřit koordinaci s ostatními instalacemi a stávajícím skrytým potrubím, které bude dále využíváno.

INVESTOR: OBEC BLUČINA, NÁMĚSTÍ SVOBODY 119, 664 56, BLUČINA, IČ: 002 81 611		
STAVEBNÍ ÚPRAVY A PŘÍSTAVBA MŠ BLUČINA		
STUPEŇ: DOKUMENTACE PRO PROVEDENÍ STAVBY		
AUTOŘI: MARTIN HUDEC, MARCHD ING. ARCH. JANA HOTAŘOVÁ ING. ARCH. JIŘÍ HUŠKE		FIRMA: MY3 architekti s.r.o. IČ: 072 13 263 VRCHLICKÉHO ŠAD 1894/4 602 00 BRNO
ČÁST: D.1.4.2 PLYNOVÁ ZAŘÍZENÍ		STAVEBNÍ OBJEKT: SO 01
VEDOUČÍ PROJEKTANT: ING. ARCH. JIŘÍ HUŠKE		FIRMA:
ZODPOVĚDNÝ PROJEKTANT: ING. PAVEL STAVJANÍK		ING. PAVEL STAVJANÍK
VYPRACOVAL: ING. PAVEL STAVJANÍK		IČ: 40456439
KONTROLOVAL: ING. ARCH. JIŘÍ HUŠKE		MAJDALENY 13
NÁZEV VÝKRESU:		638 00 BRNO
DATUM: DUBEN 2021		
MĚŘÍTKO: 1:50		
PARÉ:		ČÍSLO VÝKRESU:
PLYNOVOD - PŮDORYS 1.NP		D.1.4.2.02