


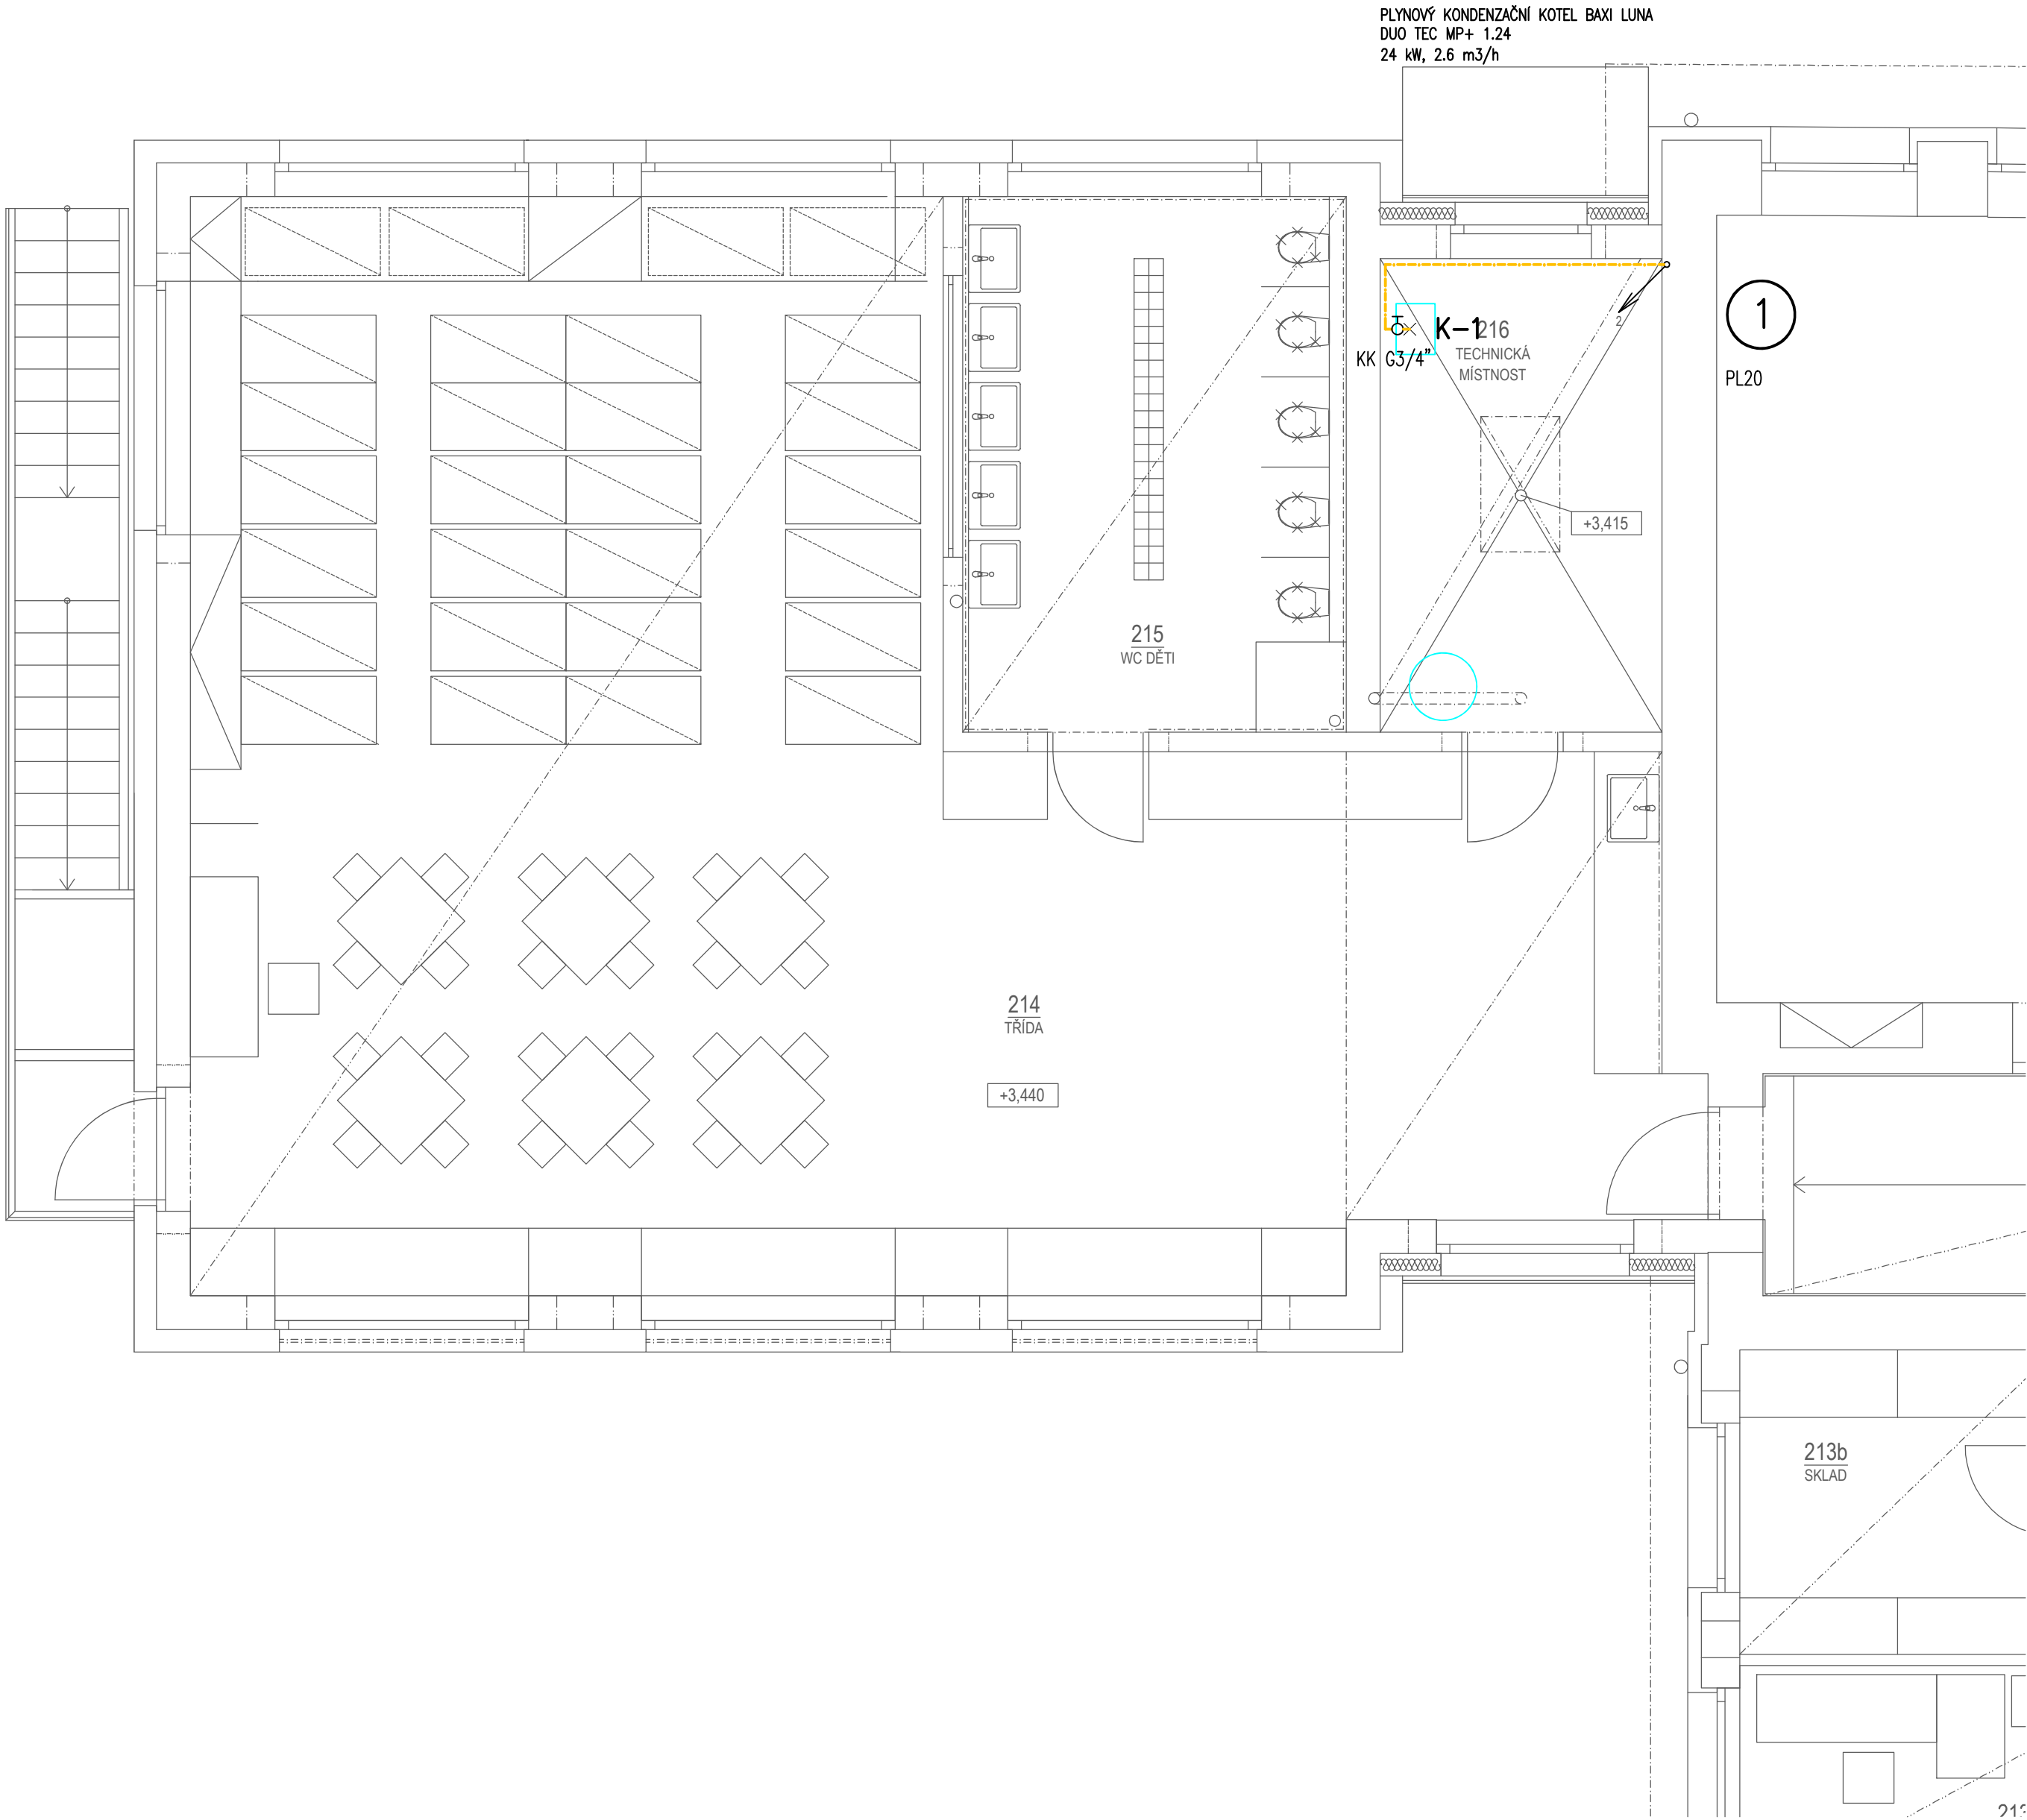

Pozn.:
Veškeré trasy potrubí je zapotřebí na stavbě ověřit, případně upravit dle situace na stavbě. Zvláště je nutné na stavbě ověřit koordinaci s ostatními instalacemi a stávajícím skrytým potrubím, které bude dále využíváno.

LEGENDA MÍSTNOSTÍ

Č. M.	ÚČEL MÍSTNOSTI	PLOCHA [m²]
201	ZÁDVEŘÍ	5,93
202	SCHODIŠŤOVÝ PROSTOR	20,49
203	CHODBA	44,47
204	TŘÍDA	64,32
205	WC DÍVKY	16,63
206	WC PŘEDSÍŇ	1,47
207	WC ZAMĚŠTNANCI	1,06
208	WC CHLAPCI	20,06
209	SKLAD	4,77
211	ÚKLIDOVÁ MÍSTNOST	####
212	PŘÍPRAVNA JIDLA	10,63
213a	CHODBA	2,70
213b	SKLAD	7,56
213c	KANCELÁŘ	8,38
214	TŘÍDA	96,20
215	WC DĚTI	16,15
216	TECHNICKÁ MÍSTNOST	10,50
217	TŘÍDA	72,41
218	TŘÍDA	64,53

INVESTOR: OBEC BLUČINA, NÁMĚSTÍ SVOBODY 119, 664 56, BLUČINA, IČ: 002 81 611		
STAVEBNÍ ÚPRAVY A PŘÍSTAVBA MŠ BLUČINA		
STUPEŇ: DOKUMENTACE PRO PROVEDENÍ STAVBY		
AUTOR: MARTIN HUDEC, MARCHD ING. ARCH. JANA HOTAŘOVÁ ING. ARCH. JIŘÍ HUŠKE		FIRMA: MY3 architekti s.r.o. IČ: 072 13 263 VRCHLICKÉHO ŠAD 1894/4 602 00 BRNO
ČÁST: D.1.4.2 PLYNOVÁ ZAŘÍZENÍ		STAVEBNÍ OBJEKT: SO 01
VEDOUČÍ PROJEKTANT: ING. ARCH. JIŘÍ HUŠKE		FIRMA: ING. PAVEL STAVJANÍK IČ: 40456439 MAJDALENKY 13 638 00 BRNO
ZODPOVĚDNÝ PROJEKTANT: ING. PAVEL STAVJANÍK		
VYPRACOVAL: ING. PAVEL STAVJANÍK		
KONTROLOVAL: ING. ARCH. JIŘÍ HUŠKE		
NÁZEV VÝKRESU:		DATUM: DUBEN 2021
		MĚŘÍTKO: 1:50
PLYNOVOD - PŮDORYS 2.NP		PARÉ: ČÍSLO VÝKRESU: D.1.4.2.03