


LEGENDA MÍSTNOSTI		
Č. M.	ÚČEL MÍSTNOSTI	PLOCH A [m²]
201	ZADVĚŘÍ	####
202	SCHODISTOVÝ PROSTOR	####
203	CHODBA	####
204	TRIDA	64.32
205	WC DIVKY	####
206	WC PŘEDSÍŇ	####
207	WC ZAMĚSTNANCŮ	####
208	WC CHLAPCI	####
209	SKLAD	####
211	OKLADOVÁ MÍSTNOST	####
212	PŘÍPRAVNA JÍDLA	####
213	CHODBA	####
215	WC DĚTI	####
216	TECHNICKÁ MÍSTNOST	####
217	TRIDA	####
218	TRIDA	####

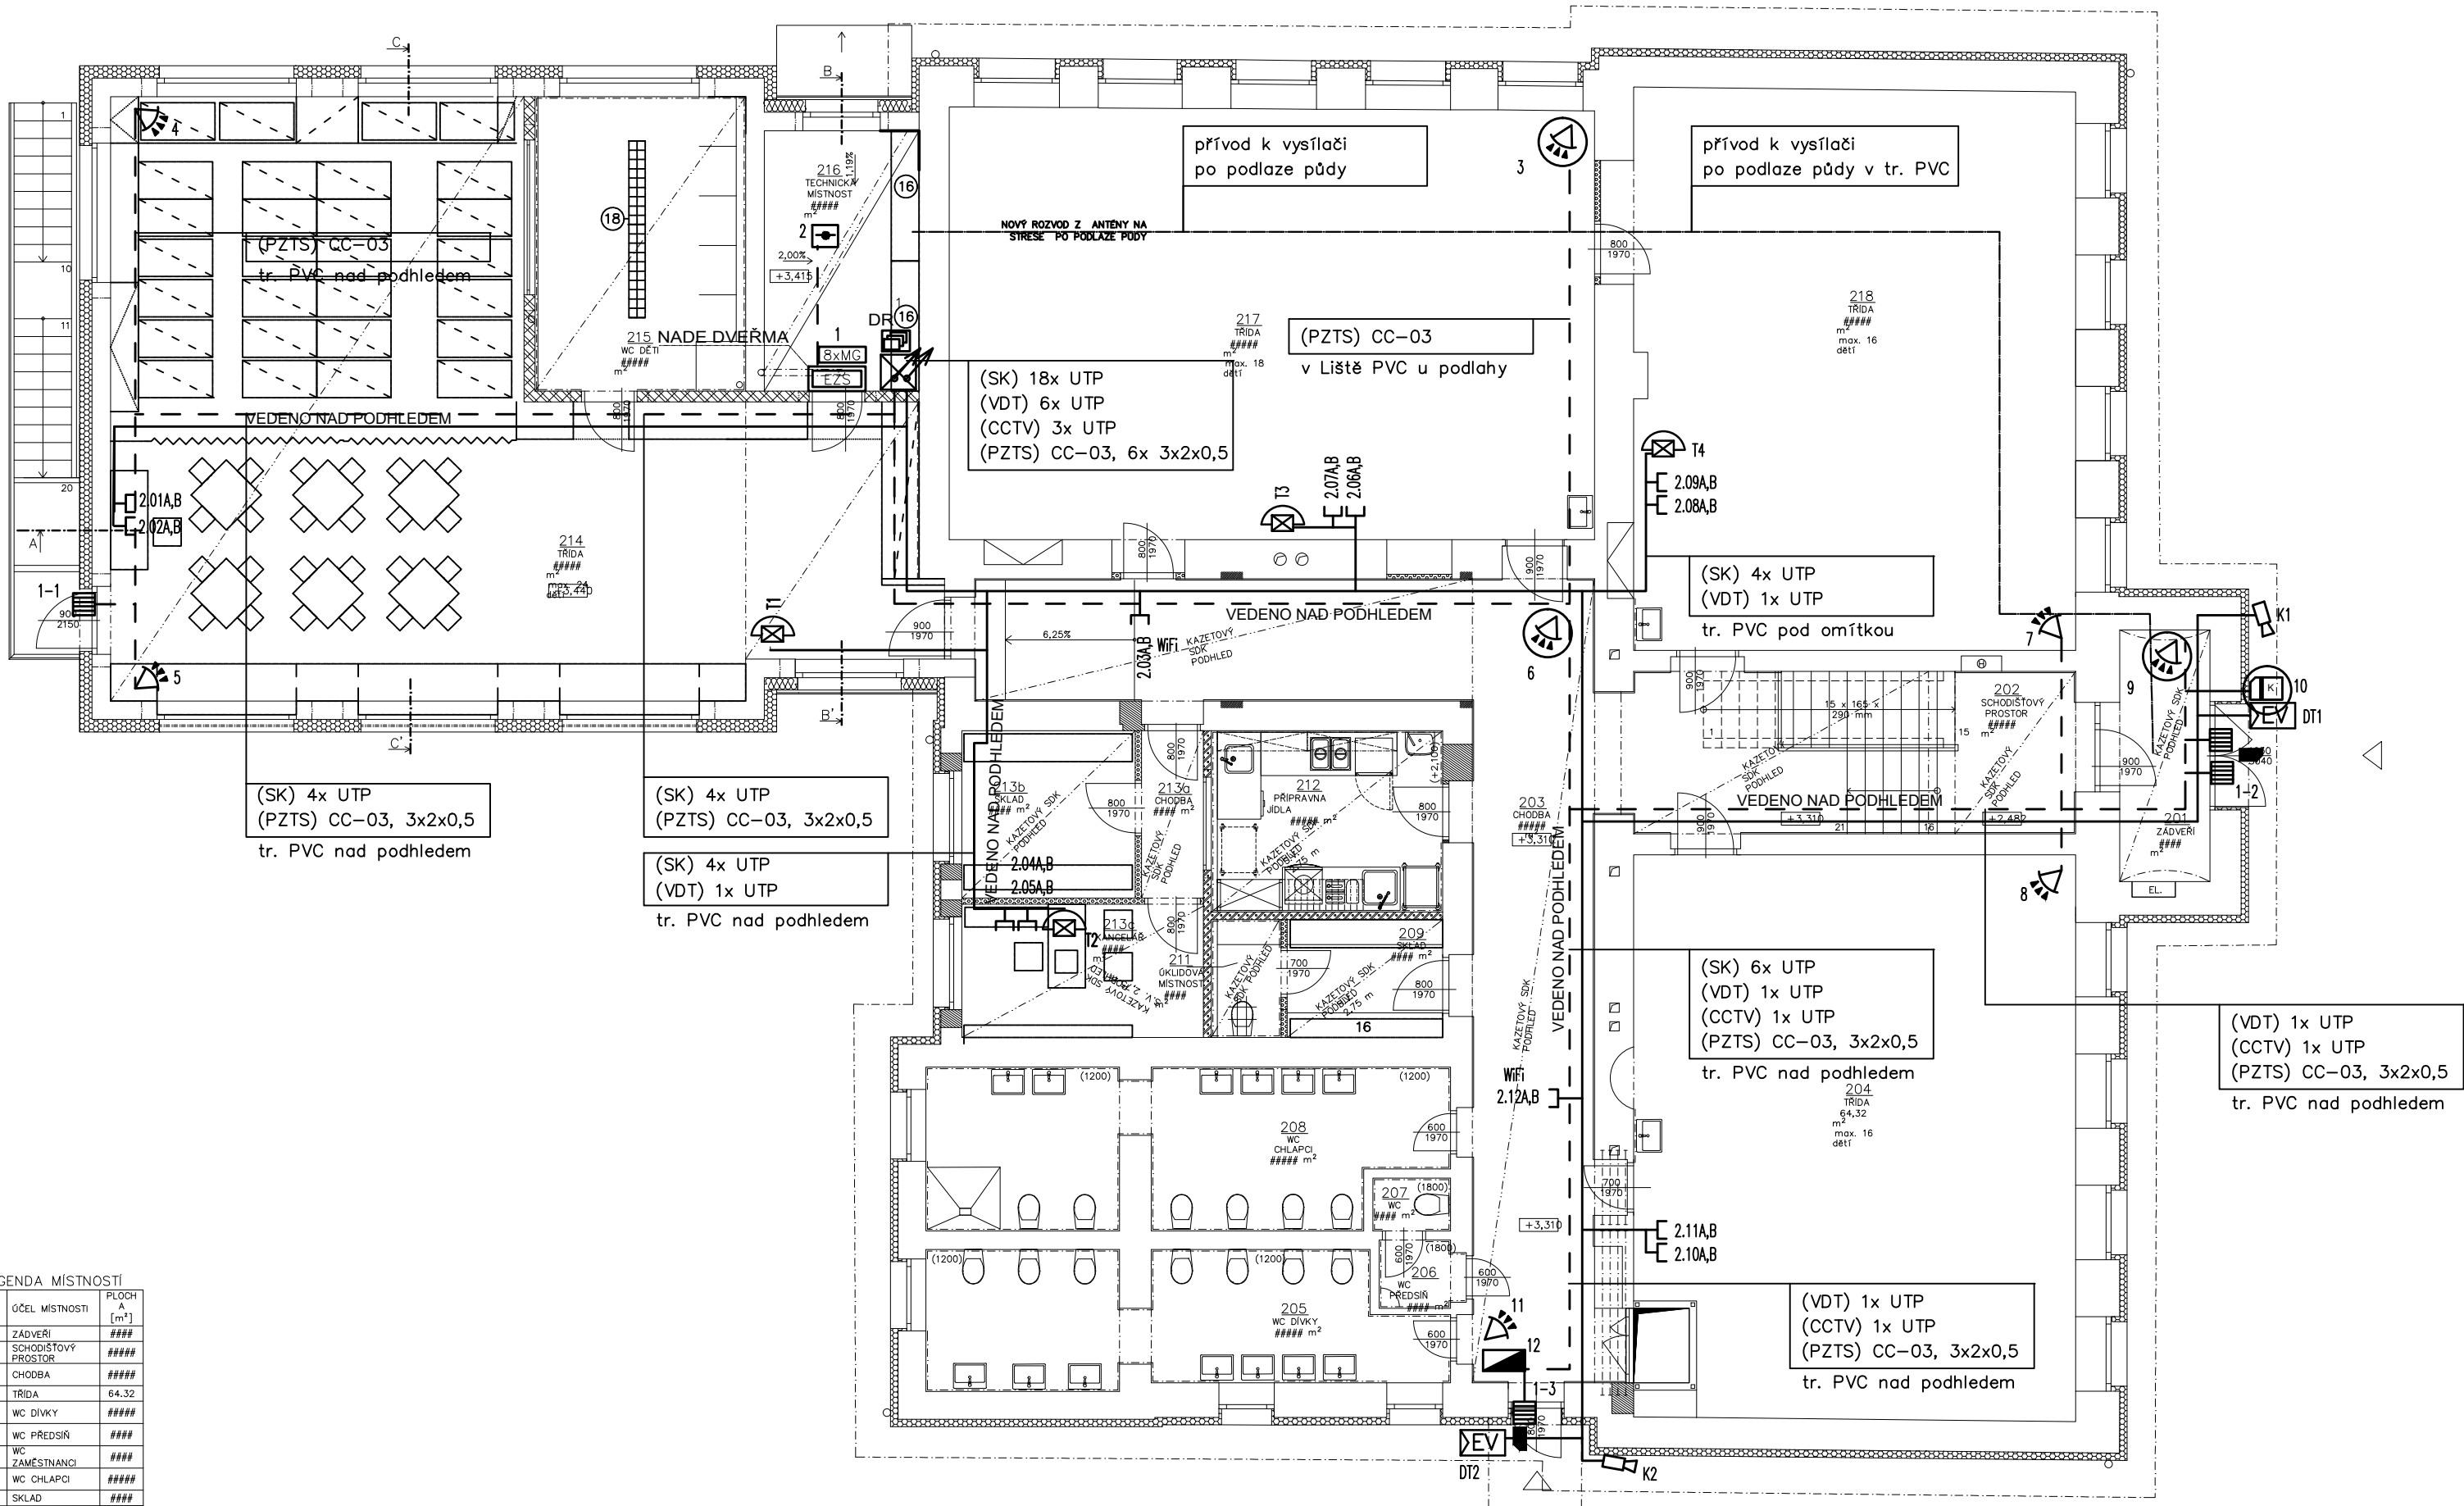


LEGENDA ZNAČEK

EZS	ÚSTŘEDNA EZS
12V	POSÍLOVÝ ZDROJ 12V + AKU
	OVLÁDACÍ KLÁVESNICE
K	ČTEČKA RFID VČETNĚ DV. MODULU
	INFRAPASIVNÍ PROSTOROVÉ ČIDLO / STÁVAJÍCÍ
	MAGNETICKÝ KONTAKT
	AKUSTICKO-OPTICKÁ SIGNALIZACE
	POŽÁRNÍ ČIDLO TEPLOTNÍ / KOUŘOVÉ

CCTV	ZÁZNAMOVÉ ZAŘÍZENÍ
	MONITOR
	KAMERA VNITŘNÍ/OTOČNÁ
LAN	DATOVÝ ROZVÁDĚČ
	ZÁSUVKA 2xRJ45
IP VDT	PANEL INTERKOMU IP
	IP TELEFON
	EL. ZÁMEK

POZNÁMKA

ZNAČENÍ DATOVÝCH ZÁSUIVEK

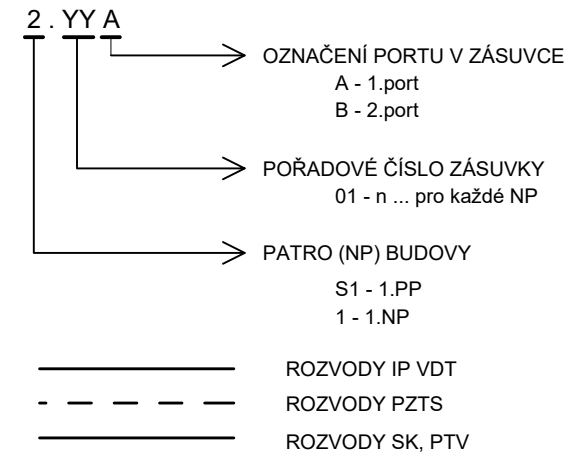

UMÍSTĚNÍ ČIDEL PZTS - ČIDLA PIR 220cm OD ÚROVNĚ PODLAHY
AUDIODETEKTORY NA STROPĚ
MAGNETICKÉ KONTAKTY - HORNÍ RÁM DVEŘÍ
KLÁVESNICE 140cm OD ÚROVNĚ PODLAHY
POŽÁRNÍ DETEKTORY NA STROPĚ
ZÁSUVKY SK BUDOU UMÍSTĚNY DLE ZÁSUIVEK NN
KABELÁŽ BUDE ULOŽENA POD OMÍTKOU V EL. TRUBKÁCH PVC
STOUPACÍ TRASA

INVESTOR: OBEC BLUČINA, NÁMĚSTÍ SVOBODY 119, 664 56, BLUČINA, IČ: 002 81 611	
STAVEBNÍ ÚPRAVY A PŘÍSTAVBA MŠ BLUČINA	
STUPEŇ: DOKUMENTACE PRO PROVÁDĚNÍ STAVBY	
AUTOŘI: MARTIN HUDEC, MARCHD ING. ARCH. JANA HOTAŘOVÁ ING. ARCH. JIŘÍ HUŠKE	GENERÁLNÍ PROJEKTANT: MY3 architekti s.r.o. IČ: 072 13 263 VRCHLICKÉHO SAD 1894/4 602 00 BRNO
ČÁST: D.1.4.7 SLABOPROUDÁ ELEKTROTECHNIKA	
STAVEBNÍ OBJEKT: 01	
VEDOUCÍ PROJEKTANT: ING. ARCH. JIŘÍ HUŠKE	FIRMA: JOSEF LOUB
ZODPOVĚDNÝ PROJEKTANT: VÍT NEBENFÜHR	BOŽENY NĚMCOVÉ 270
VYPRACOVALI: BC. VÍT NEBENFÜHR	679 02 RÁJEC JESTŘEBÍ
KONTROLOVAL: JOSEF LOUB	tel.: +420 605 562 508
NÁZEV VÝKRESU:	
DATUM: DUBEN 2021	
MĚŘÍTKO: 1:100	
PARÉ:	ČÍSLO VÝKRESU: D.1.4.7.02
PŮDORYS 2.NP – SLP	