




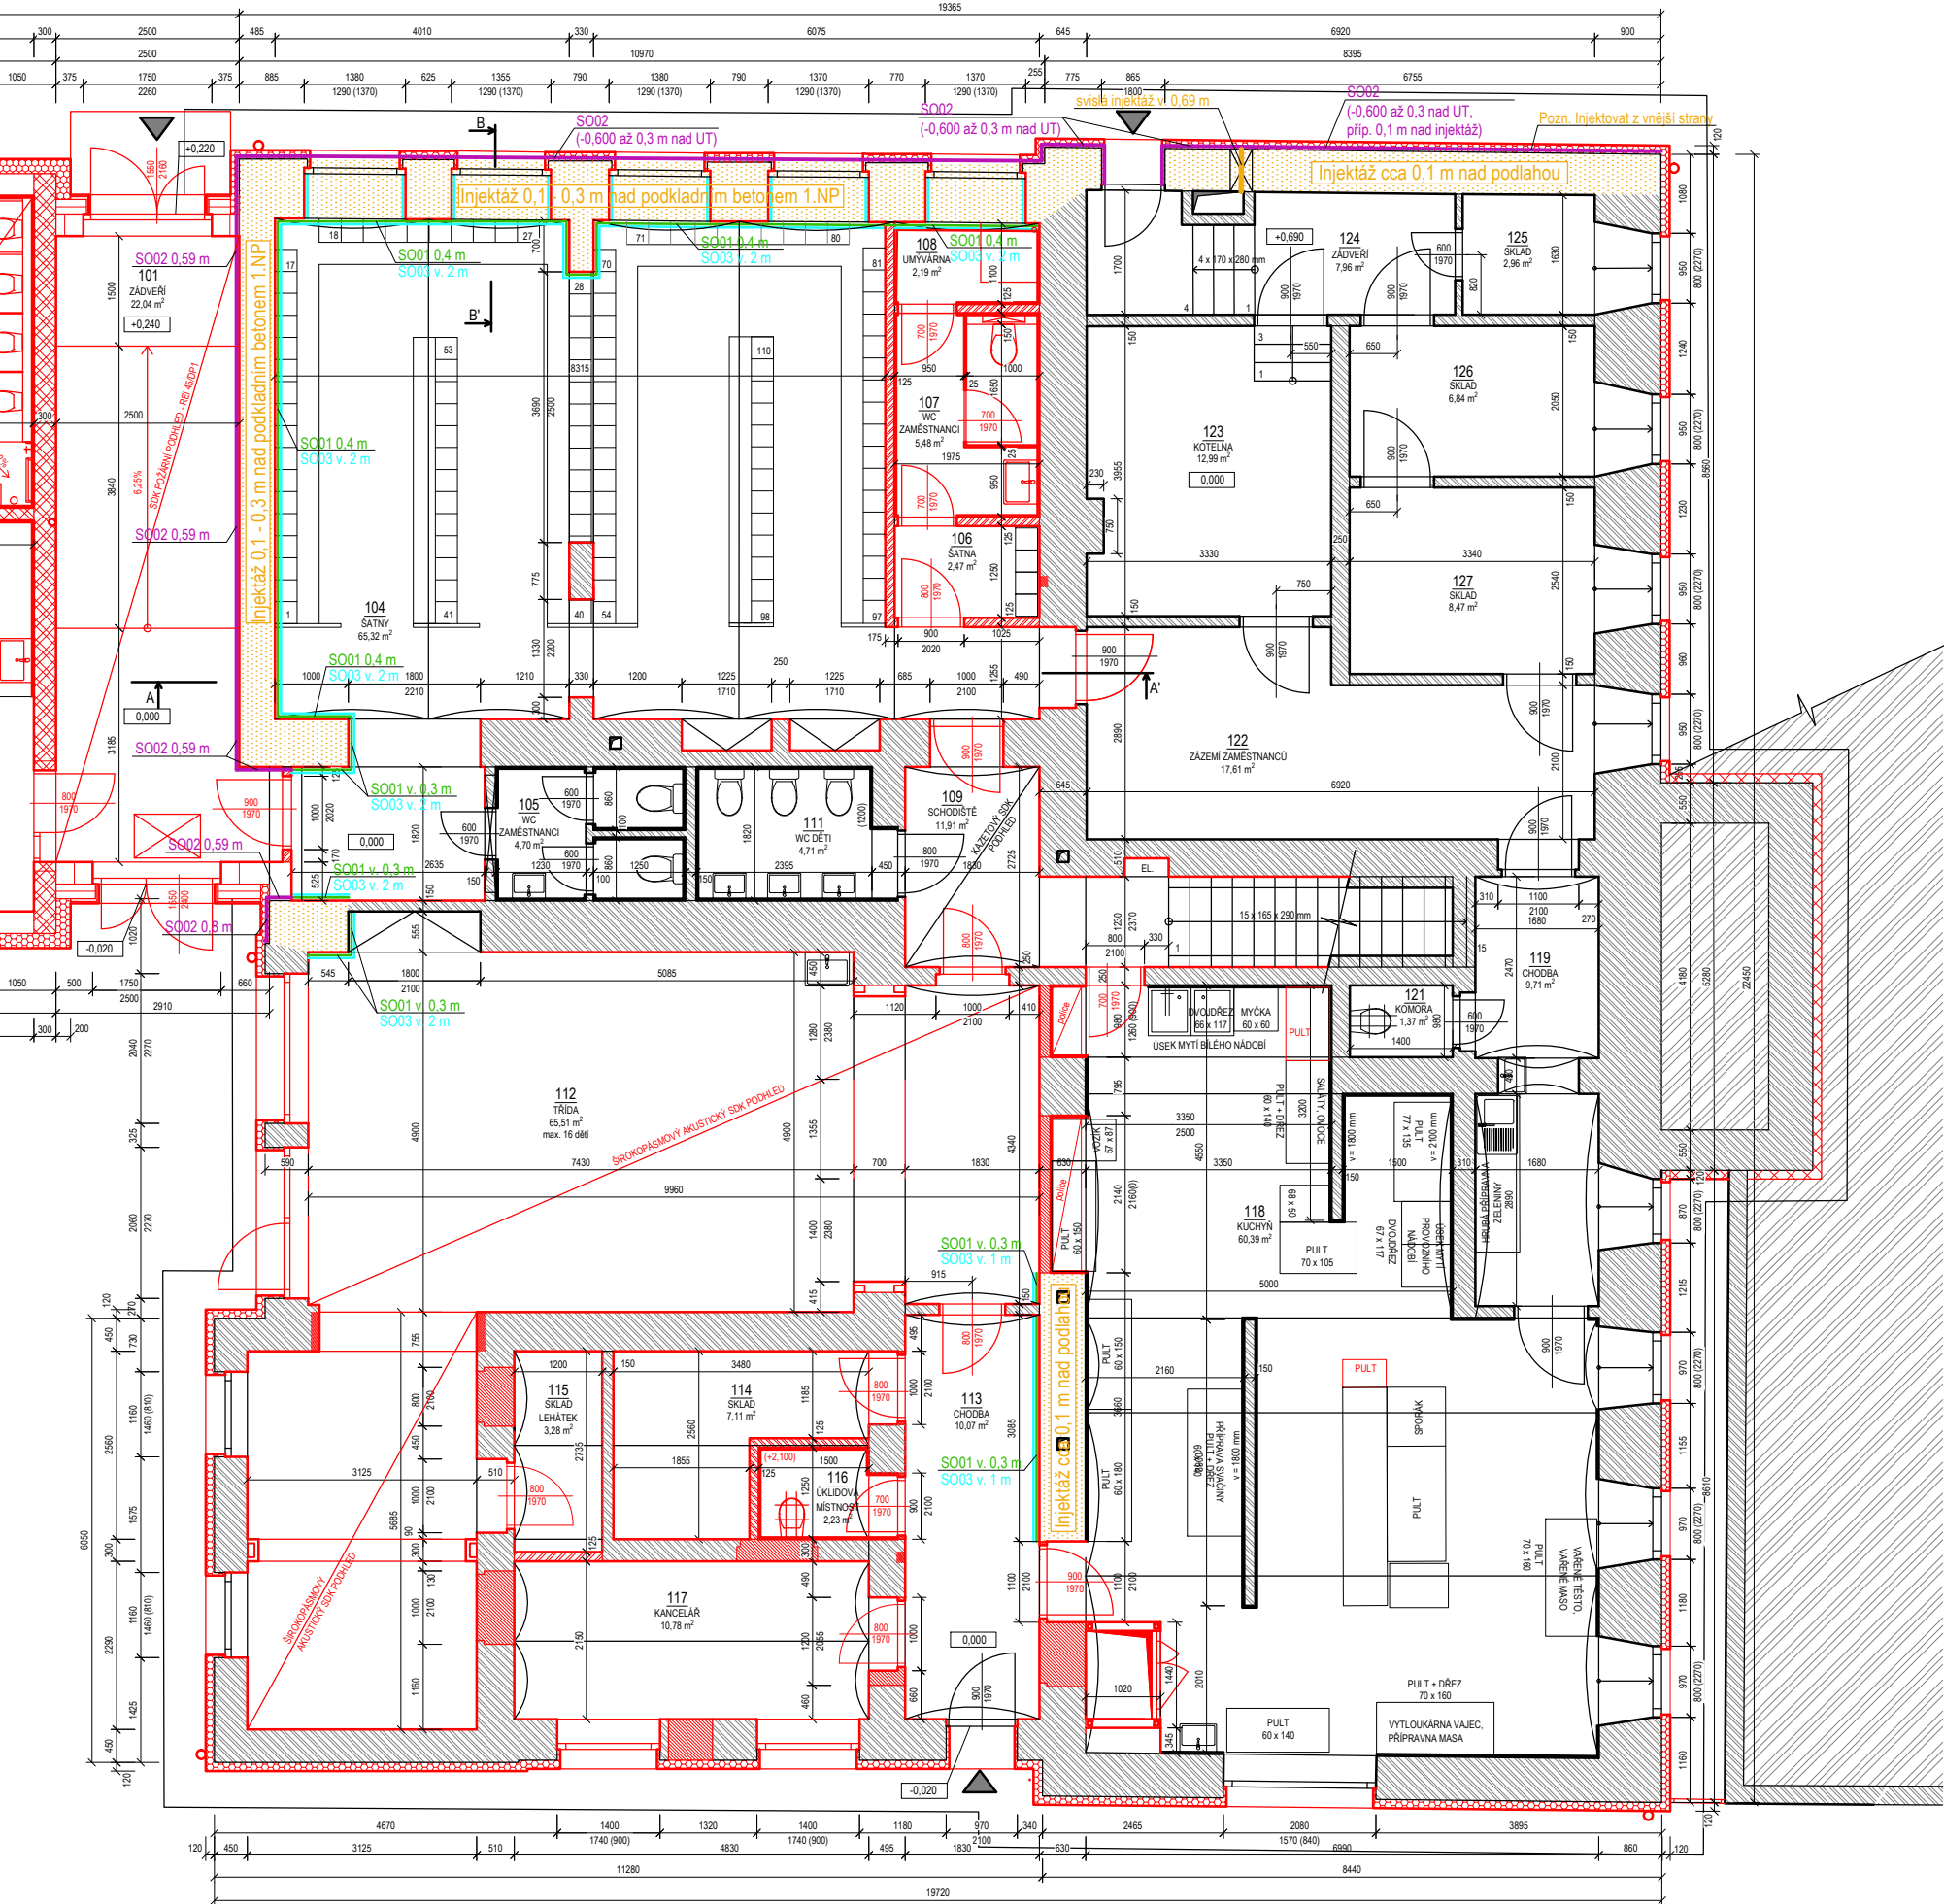

ŘEZ A-A'

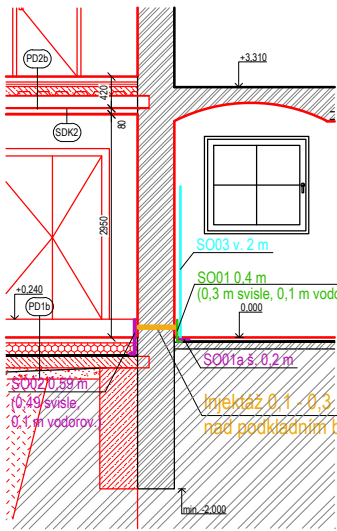

ŘEZ B-B'

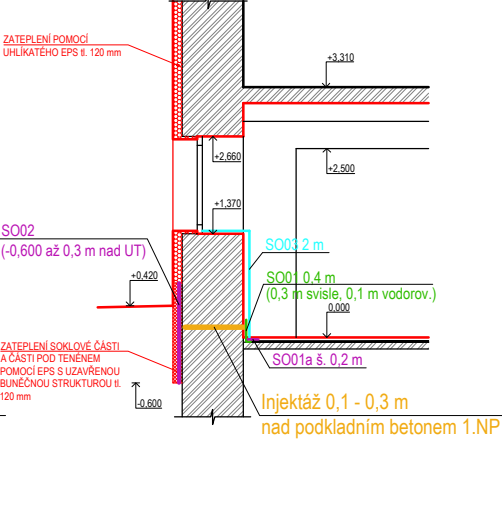

LEGENDA ČAR, ŠRAF A BAREVNÉHO ROZLIŠENÍ:

- VNITŘNÍ SVISLÝ MINERÁLNÍ SOLÍM ODOLNÝ HI SYSTÉM
- SANAČNÍ OMÍTKOVÝ SYSTÉM HYDROFOBIZOVANÝ
- VNĚJŠÍ SVISLÝ HI SYSTÉM, PŘETŘENÍ SPOJE SVISLÉ HI STĚRKY A ASFALTOVÉHO PÁSU
- TLAKOVÁ INJEKTÁŽ ZDIVA TEKUTÝM 100 % SILOXANOVÝM MIKROEMULZNÍM KONCENTRÁTEM, SPOTŘEBA 2 kg/m² 0,1 - 0,3 m nad podkladním betonem 1.NP (m. 104, 108) cca 0,1 m nad podlahou (ostatní - bez bourání podlahy)

INVESTOR: OBEC BLUČINA, NÁMĚSTÍ SVOBODY 119, 664 56, BLUČINA, IČ: 002 81 611	
STAVEBNÍ ÚPRAVY A PŘÍSTAVBA MŠ BLUČINA	
STUPEŇ: DOKUMENTACE PRO PROVÁDĚNÍ STAVBY	
AUTOŘI: MARTIN HUDEC, MARCHD ING. ARCH. JANA HOTAROVÁ ING. ARCH. JIŘÍ HUŠKE	GENERÁLNÍ PROJEKTANT: MY3 architekti s.r.o. IČ: 072 13 263 VRCHLICKÉHO SAD 1894/4 602 00 BRNO
ČÁST: D.1.4.8 SANAČNÍ OPATŘENÍ	STAVEBNÍ OBJEKT: SO 01A, SO 01B
VEDOUCÍ PROJEKTANT: ING. ARCH. JIŘÍ HUŠKE	FIRMA: Remmers s.r.o. IČ: 25643011 MODLETICE 141 251 01 MODLETICE
ZODPOVĚDNÝ PROJEKTANT: LENKA POLÁKOVÁ	
VYPRACOVALI: ING. ERIKA KRATOCHVÍLOVÁ	
KONTOLOVAL: LENKA POLÁKOVÁ	
NÁZEV VÝKRESU:	DATUM: ÚNOR 2021
	MĚŘÍTKO: 1:100
	PARÉ:
	ČÍSLO VÝKRESU: D.1.4.8.02

PŮDORYS 1.NP, DÍLČÍ ŘEZY A-A', B-B'